



TAMPAS PRÉ-MOLDADAS
ESCALA: 1/25

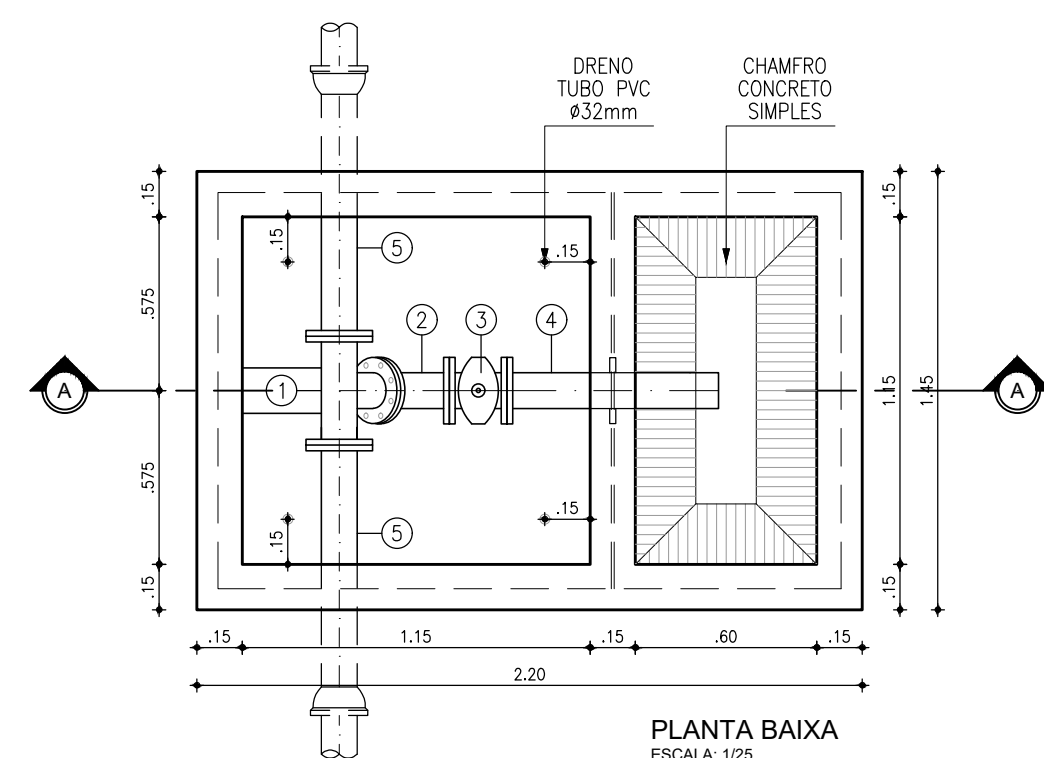


PLANTA BAIXA
ESCALA: 1/25

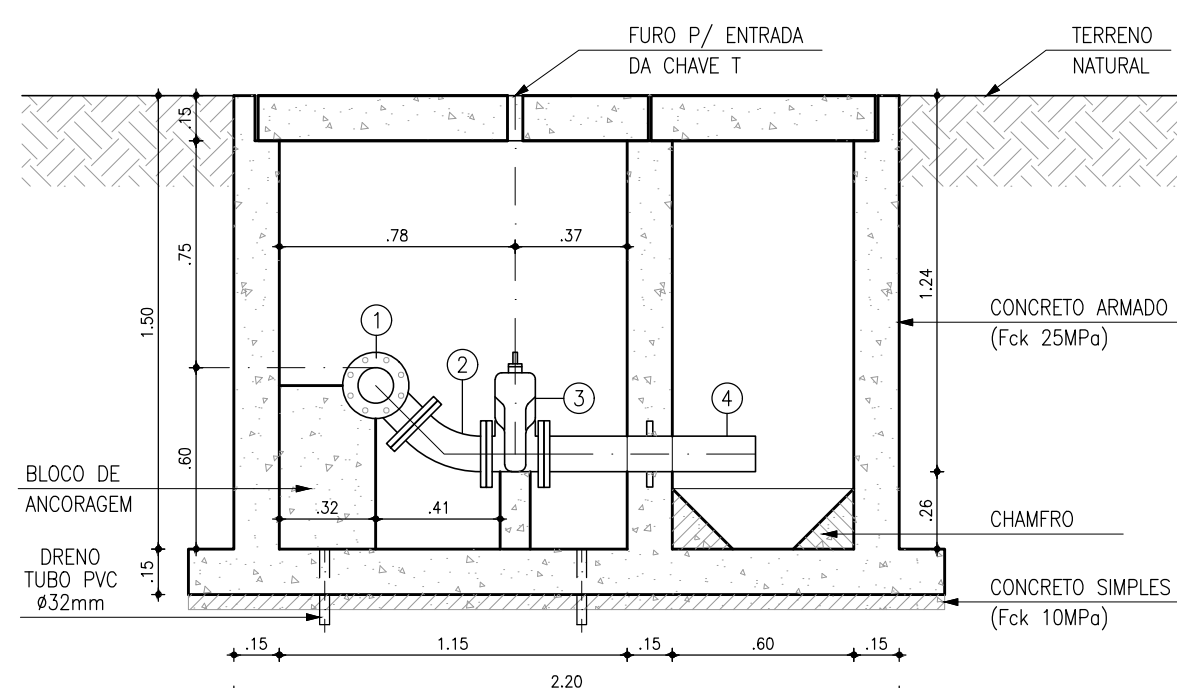


CORTE AA: CAIXA
ESCALA: 1/25

1 CX. DE DESCARDA (DN100 x DN100)
ESCALA: 1:25


| RELAÇÃO DE MATERIAIS | | | | |
|----------------------|--|----------|-----------|-------|
| ITEM | DISCRIMINAÇÃO | MATERIAL | DIAM (mm) | QUANT |
| 1 | TÉ C/ FLANGES | FoFo | 100x100 | 1 |
| 2 | CURVA 45o C/ FLANGES | FoFo | 100 | 1 |
| 3 | REGISTRO DE GAVETA C/ FLANGES E CABEÇOTE | FoFo | 100 | 1 |
| 4 | EXTREMIDADE COM ABA DE VEDAÇÃO | FoFo | 100 | 1 |
| 5 | TUBO C/ BOLSA/FLANGE, L=0,80m | FoFo | 100 | 2 |

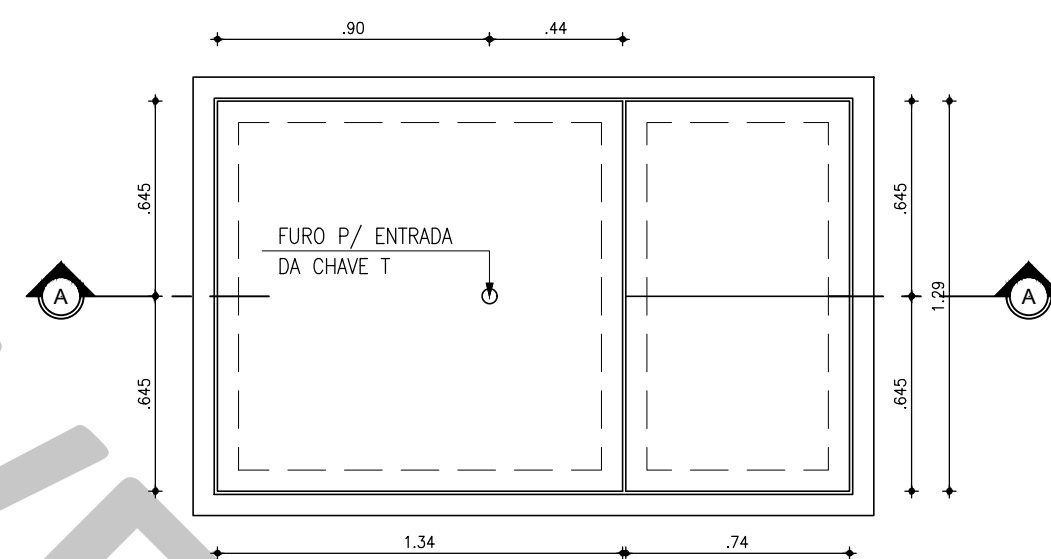

TAMPAS PRÉ-MOLDADAS
ESCALA: 1/25

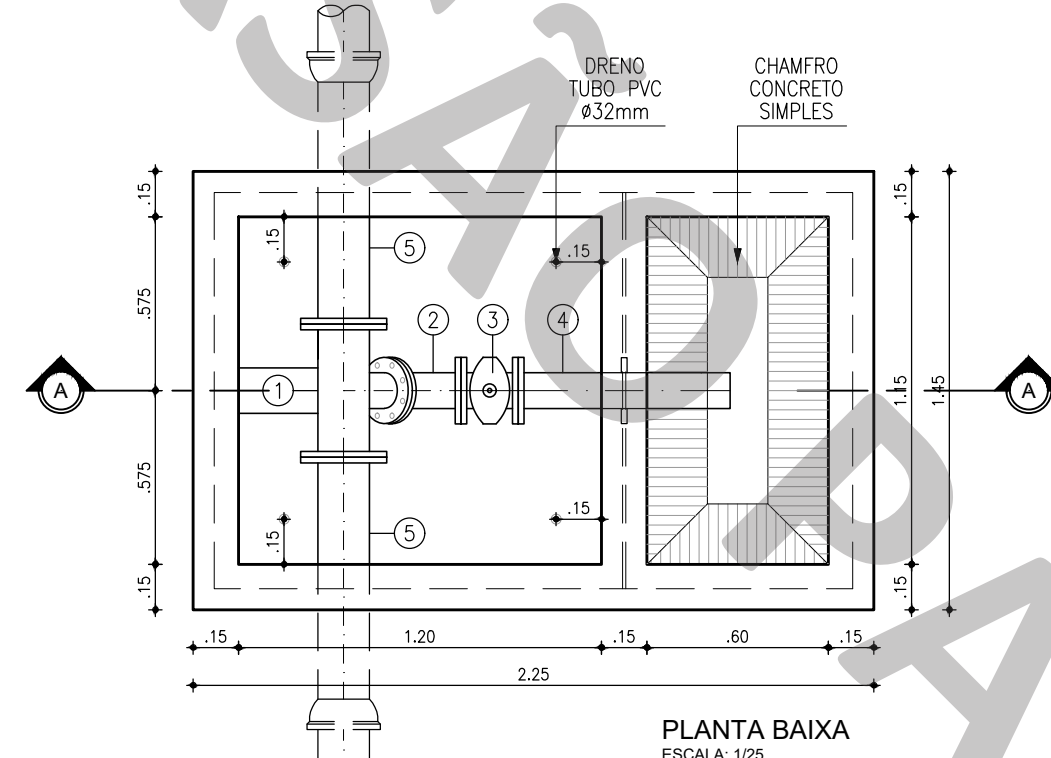


PLANTA BAIXA
ESCALA: 1/25

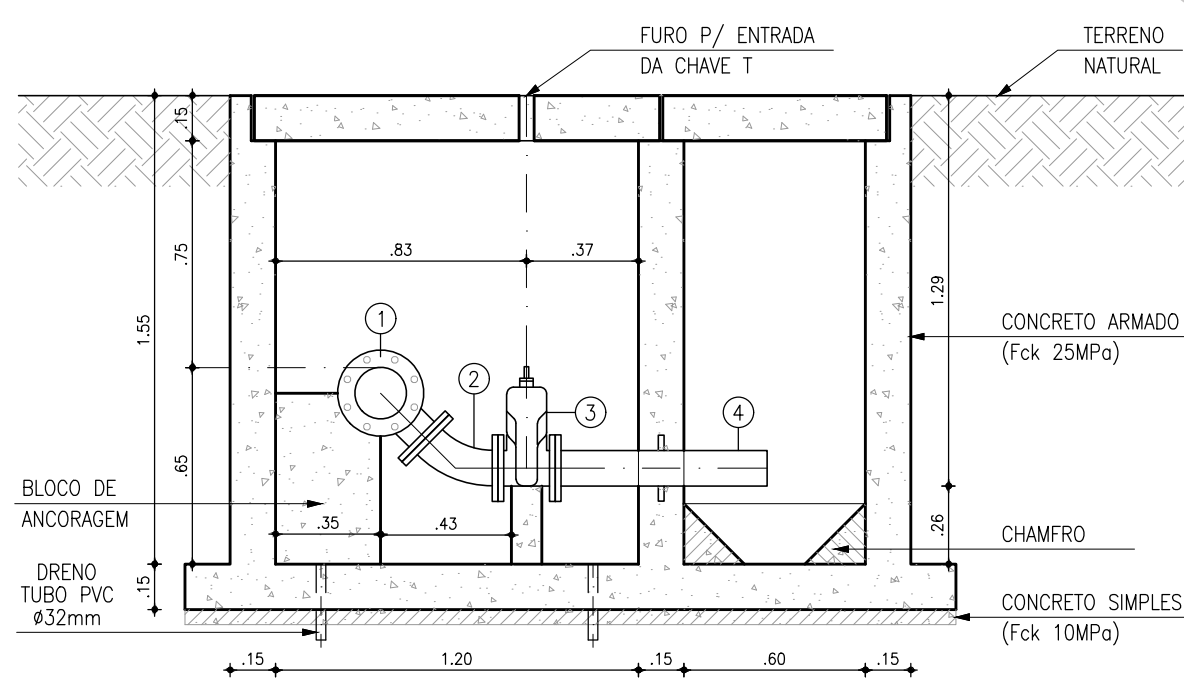


CORTE AA: CAIXA
ESCALA: 1/25

1 CX. DE DESCARDA (DN150 x DN100)
ESCALA: 1:25


| RELAÇÃO DE MATERIAIS | | | | |
|----------------------|--|----------|-----------|-------|
| ITEM | DISCRIMINAÇÃO | MATERIAL | DIAM (mm) | QUANT |
| 1 | TÉ C/ FLANGES | FoFo | 150x100 | 1 |
| 2 | CURVA 45o C/ FLANGES | FoFo | 100 | 1 |
| 3 | REGISTRO DE GAVETA C/ FLANGES E CABEÇOTE | FoFo | 100 | 1 |
| 4 | EXTREMIDADE COM ABA DE VEDAÇÃO | FoFo | 100 | 1 |
| 5 | TUBO C/ BOLSA/FLANGE, L=0,80m | FoFo | 150 | 2 |

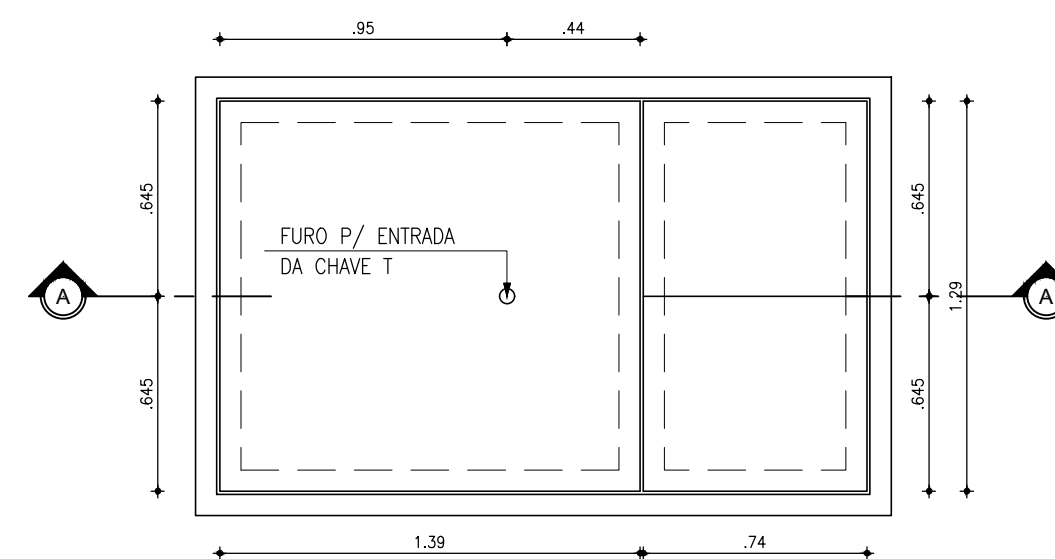

TAMPAS PRÉ-MOLDADAS
ESCALA: 1/25

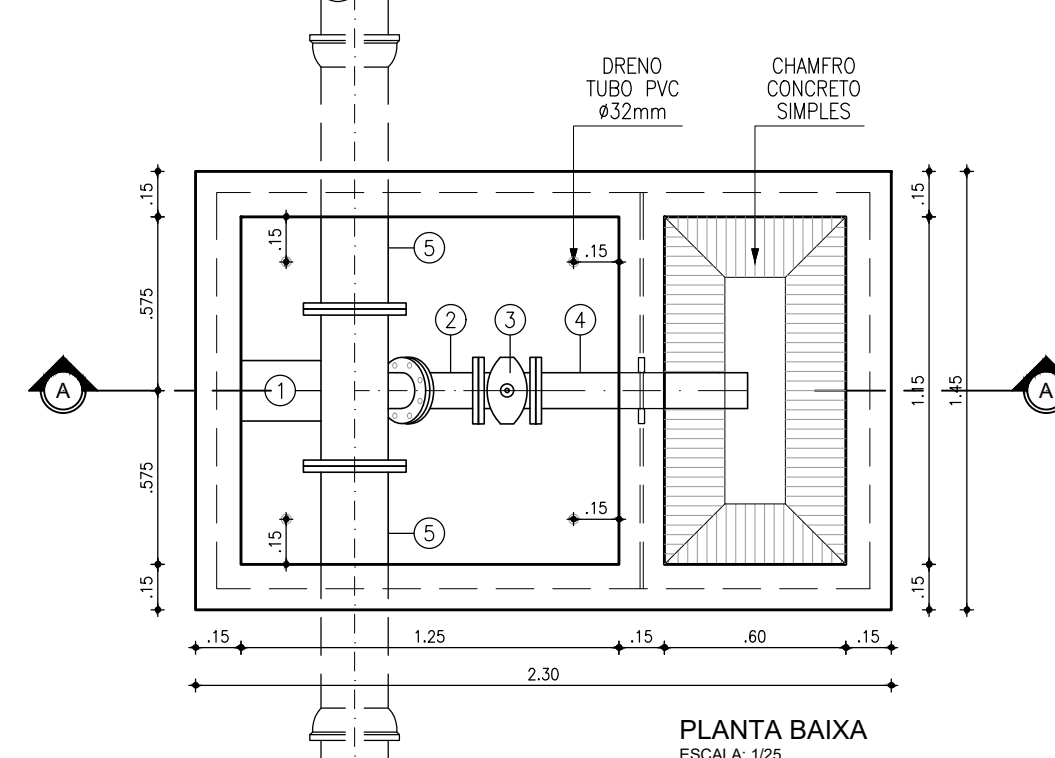

PLANTA BAIXA
ESCALA: 1/25

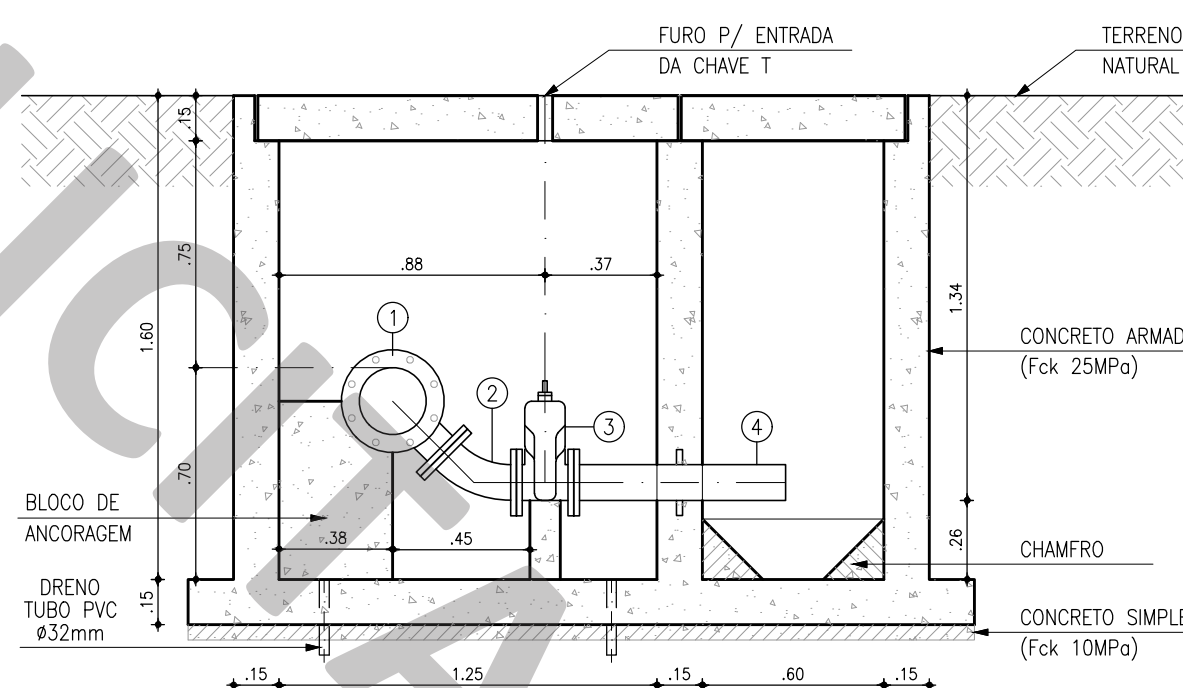


CORTE AA: CAIXA
ESCALA: 1/25

1 CX. DE DESCARDA (DN200 x DN100)
ESCALA: 1:25

| RELAÇÃO DE MATERIAIS | | | | |
|----------------------|--|----------|-----------|-------|
| ITEM | DISCRIMINAÇÃO | MATERIAL | DIAM (mm) | QUANT |
| 1 | TÉ C/ FLANGES | FoFo | 200x100 | 1 |
| 2 | CURVA 45o C/ FLANGES | FoFo | 100 | 1 |
| 3 | REGISTRO DE GAVETA C/ FLANGES E CABEÇOTE | FoFo | 100 | 1 |
| 4 | EXTREMIDADE COM ABA DE VEDAÇÃO | FoFo | 100 | 1 |
| 5 | TUBO C/ BOLSA/FLANGE, L=0,80m | FoFo | 200 | 2 |

| REVISÃO | | | |
|---------|-----------|------|-----------|
| Nº | DESCRIÇÃO | DATA | PROJETADO |
| 01 | 01/01 | | |

| | | | | |
|---|--|--|----------------|---------------------|
|  | COMPANHIA DE ÁGUA E ESGOTO DO CEARÁ DIRETORIA DE ENGENHARIA GERÊNCIA DE PROJETOS DE ENGENHARIA | | DESENHO 001 | FRANCHA Nº 01/01 |
| | SISTEMA DE ESGOTAMENTO SANITÁRIO PROJETO BÁSICO | | | |
| | CAIXA DE DESCARDA MODELOS: DN100x100, DN150x100, DN200x100 | | | |

| | | | |
|--------------|--|--|------------------|
| GERÊNCIA: | ENGº ALINE MARTINS BRITO | | |
| COORDENAÇÃO: | ENGº JORGE HUMBERTO LEAL DE SÁBIO / ENGº ANTÔNIO AGNALDO ARAÚJO MENDES | | |
| PROJETO: | ENGº LEONARDO CARVALHO DE SOUSA RNP 061.186.371-5 | | |
| DESENHO: | KATYA / LEONARDO | | ESCALA: INDICADA |
| ARQUIVO: | SES LR Descarga R01.dwg | | DATA: AGO/2021 |