



1 CORTE K-K
ESCALA: 1/50

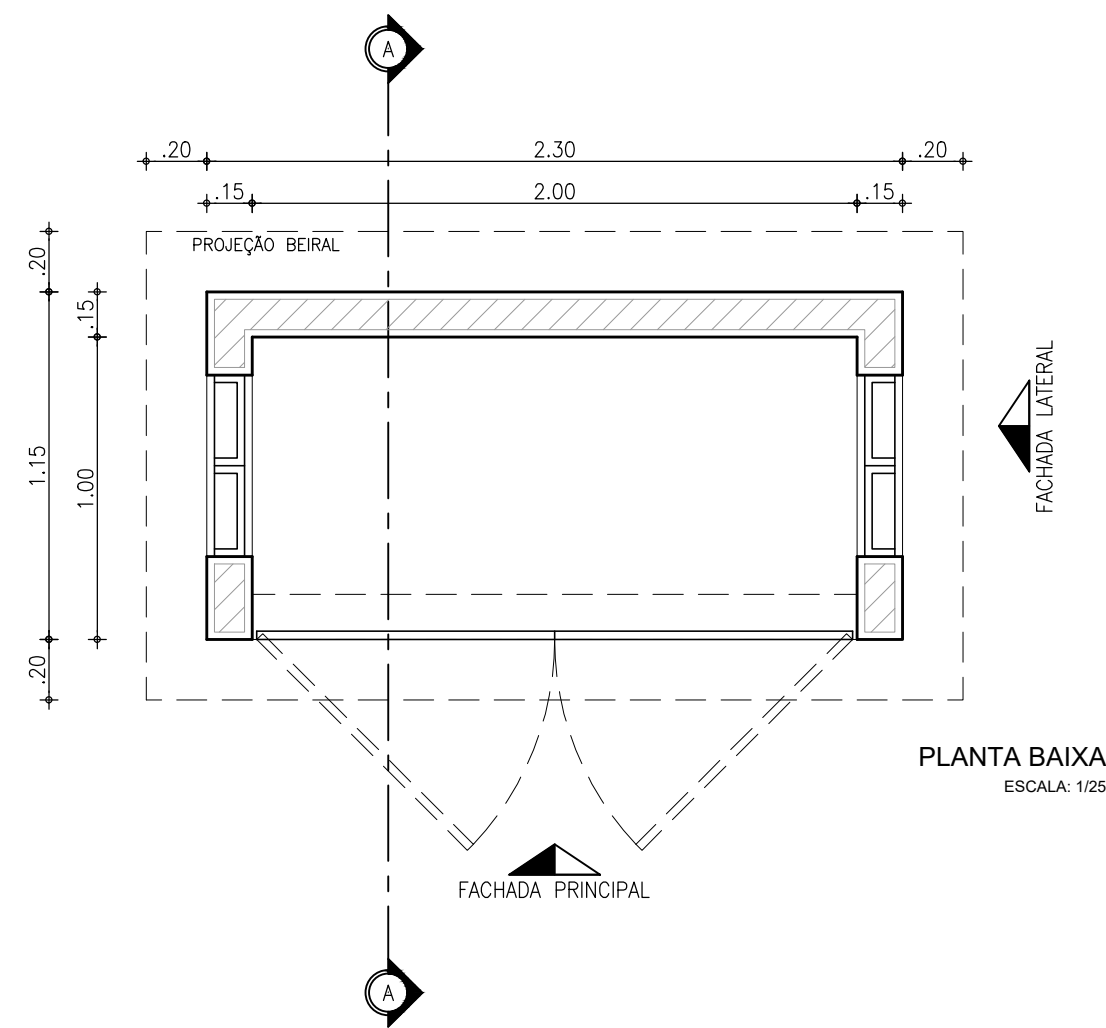

PLANTA BAIXA
ESCALA: 1/25

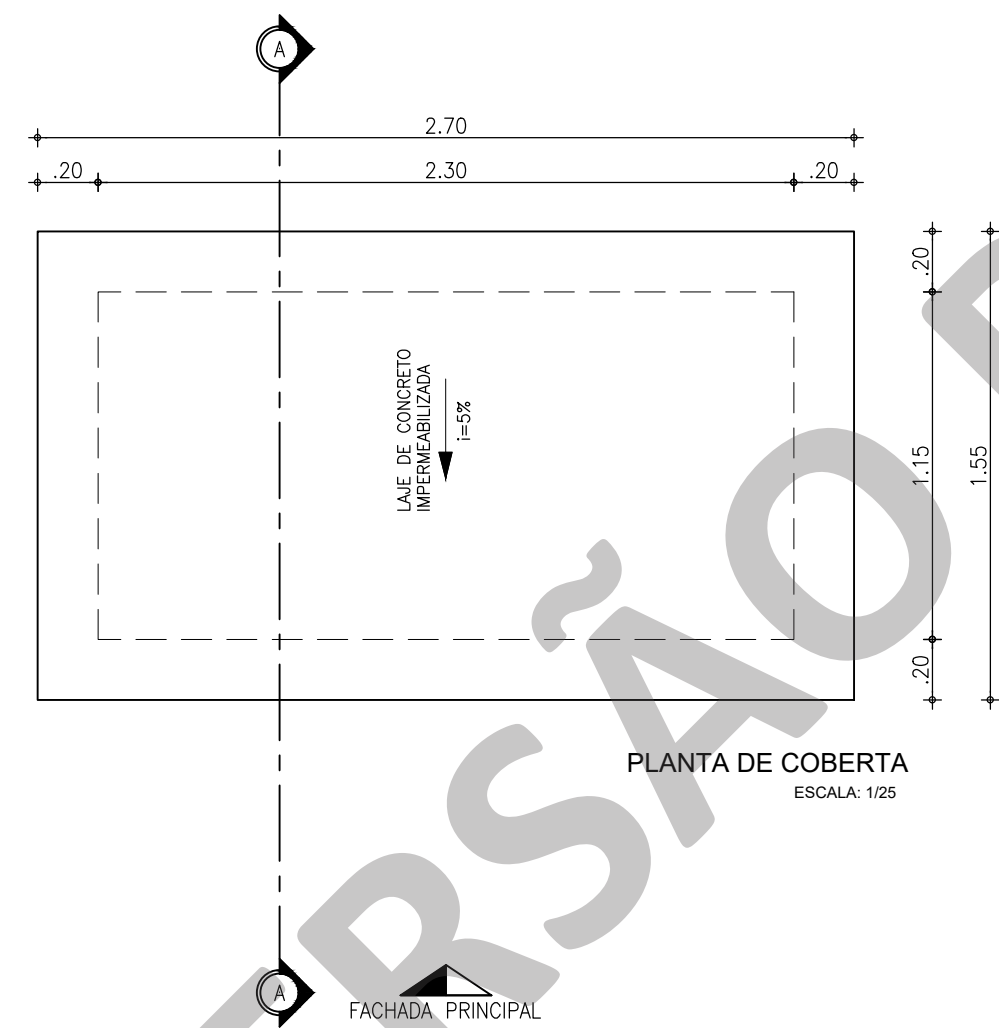


PLANTA DE COBERTA
ESCALA: 1/25


QUADRO DE REVESTIMENTOS	
PISOS:	
1	PISO CIMENTADO
PAREDES:	
1	CAIXÃO EM TRÊS DEMÃOS NA COR BRANCA
TETOS:	
1	LAJE MACIÇA C/ CAIXÃO EM TRÊS DEMÃOS NA COR BRANCA
PAREDES EXTERNAS:	
	CAIXÃO EM TRÊS DEMÃOS NA COR BRANCA

QUADRO DE ESQUADRIAS		
Nº	DISCRIMINAÇÃO	QUANT.
PORTAS		
P1	PORTA EM CHAPA METÁLICA 1.00x1.70m (DE ABRIR)	01
OBS.: UTILIZAR FERROLHO COM CADEADO EMBUTIDO		
ELEMENTOS VAZADOS (CONCRETO)		
C1	ALVENARIA DE ELEMENTO VAZADO DE CONCRETO (TIPO PESTANA) 0.60x1.10/0.60m	02


OBSERVAÇÕES:
1- O NÍVEL ZERO CORRESPONDE AO NÍVEL DO PAVIMENTO DA ELEVATÓRIA.

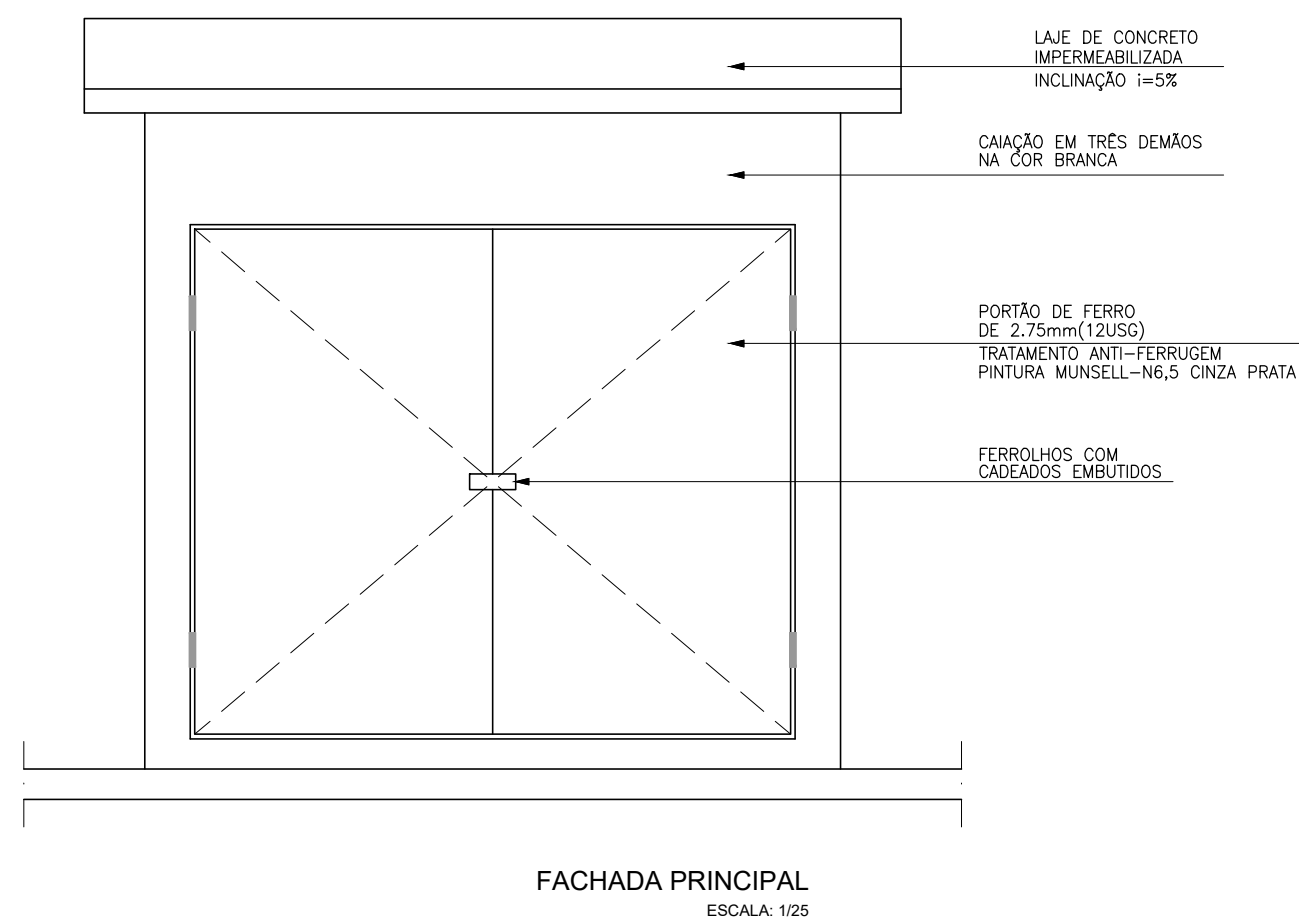

FACHADA PRINCIPAL
ESCALA: 1/25

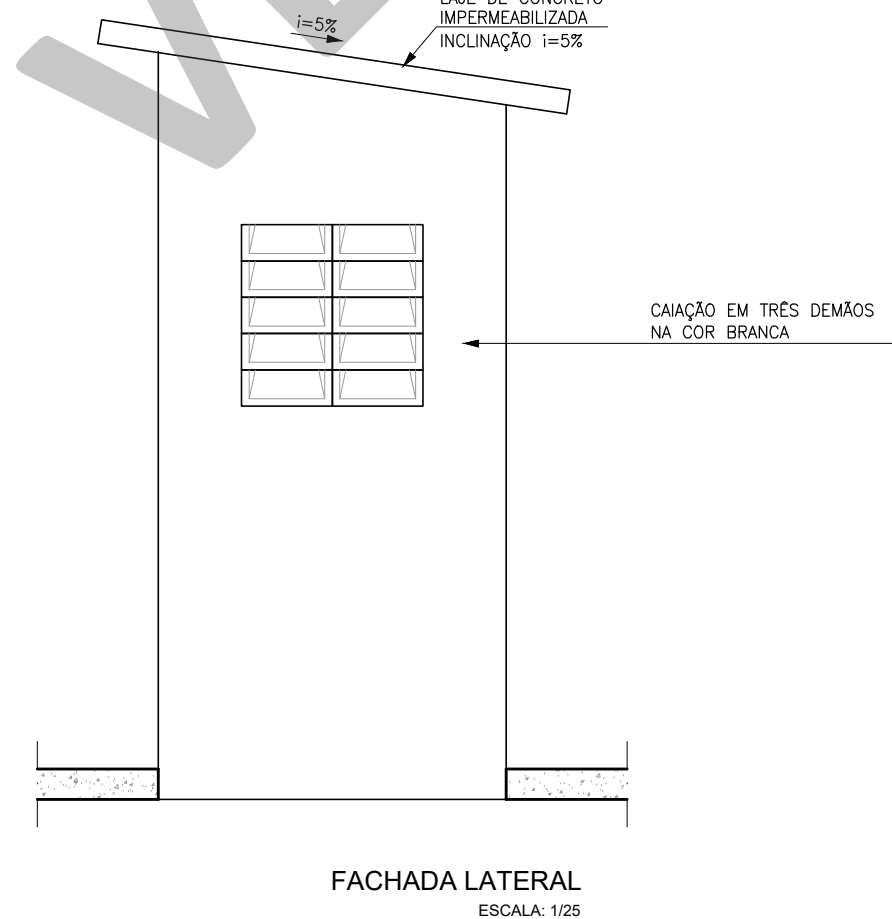

FACHADA LATERAL
ESCALA: 1/25

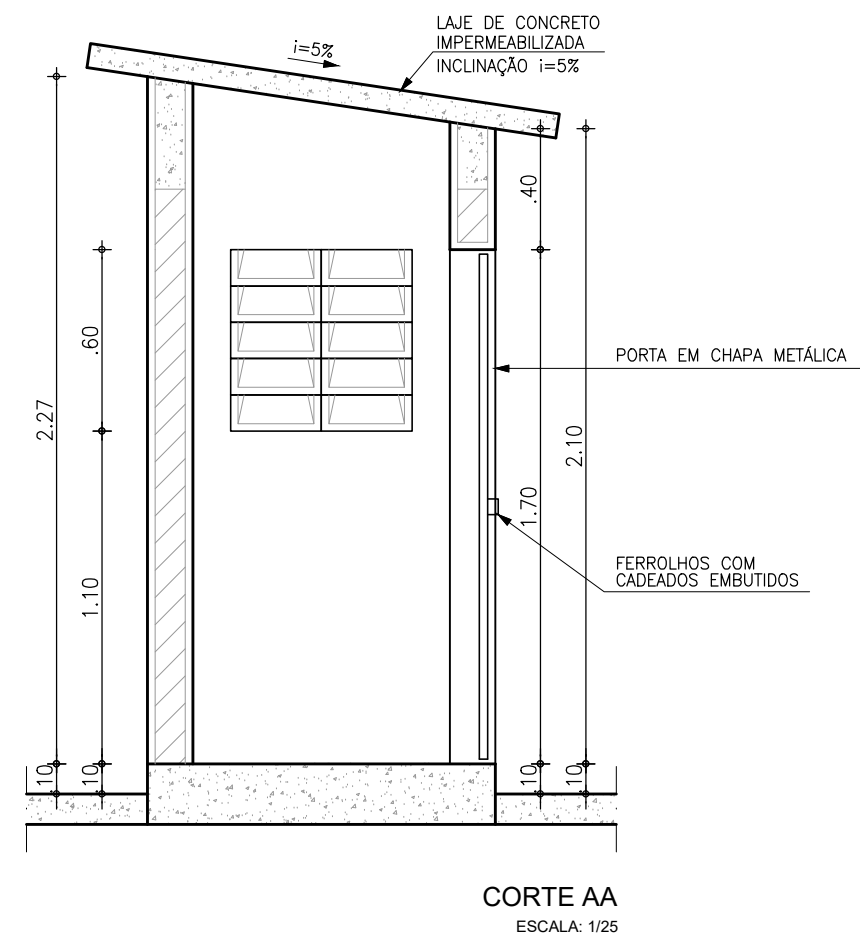

CORTE AA
ESCALA: 1/25

2 DETALHE: CASA DE COMANDO
ESCALA: 1/25

Nº	DESCRIÇÃO	DATA	PROJETADO
			DESENHADO
REVISÃO			
COMPANHIA DE ÁGUA E ESGOTO DO CEARÁ		DESENHO	PRANCHAS Nº
DIRETORIA DE ENGENHARIA		01	10/10
GERÊNCIA DE PROJETOS DE ENGENHARIA			
SISTEMA DE ESGOTAMENTO SANITÁRIO			
PROJETO BÁSICO			
ESTAÇÃO ELEVATÓRIA DE ESGOTO			
MODELO MECANIZADA TIPO 01			
CORTE K-K E DETALHE CASA DE COMANDO			
GERÊNCIA:	ENGº ALINE MARTINS BRITO		
COORDENAÇÃO:	ENGº JORGE HUMBERTO LEAL DE SABOIA / ENGº ANTÔNIO AGNALDO ARAÚJO MENDES		
PROJETO:	ENGº LEONARDO CARVALHO DE SOUSA RNP 061.186.371-5		
DESENHO:	KATYA ALMEIDA	ESCALA:	INDICADA
ARQUIVO:	SES EEE Mecanizada Modelo 01 R0 ARQ.dwg	DATA:	AGO/2021