




PLANTA BAIXA
Escala: 1/25

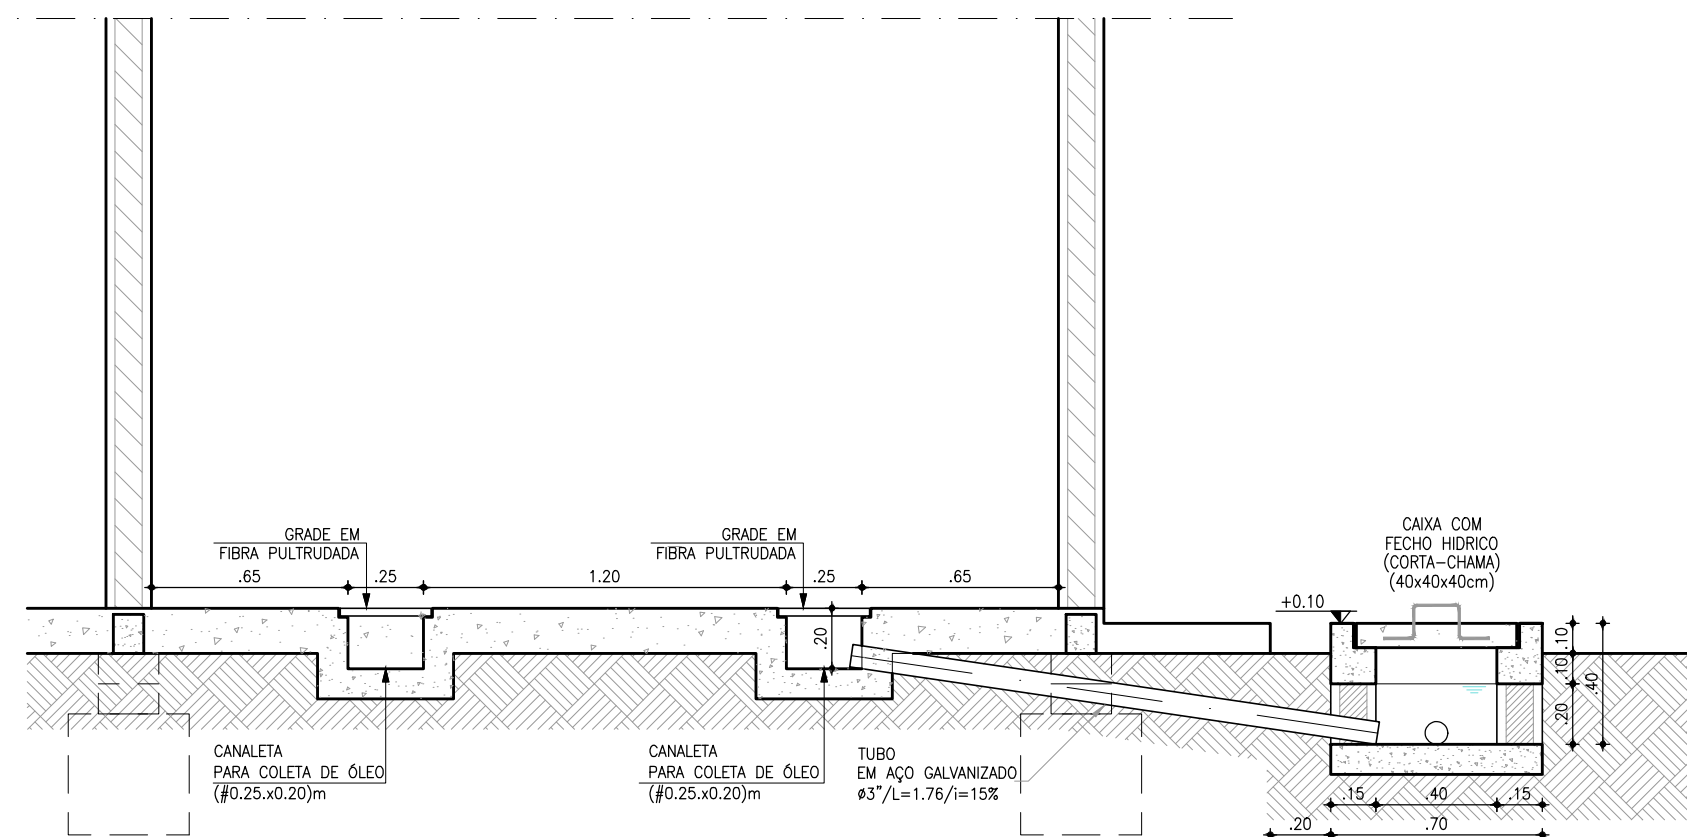


CORTE G-G
Escala: 1/25

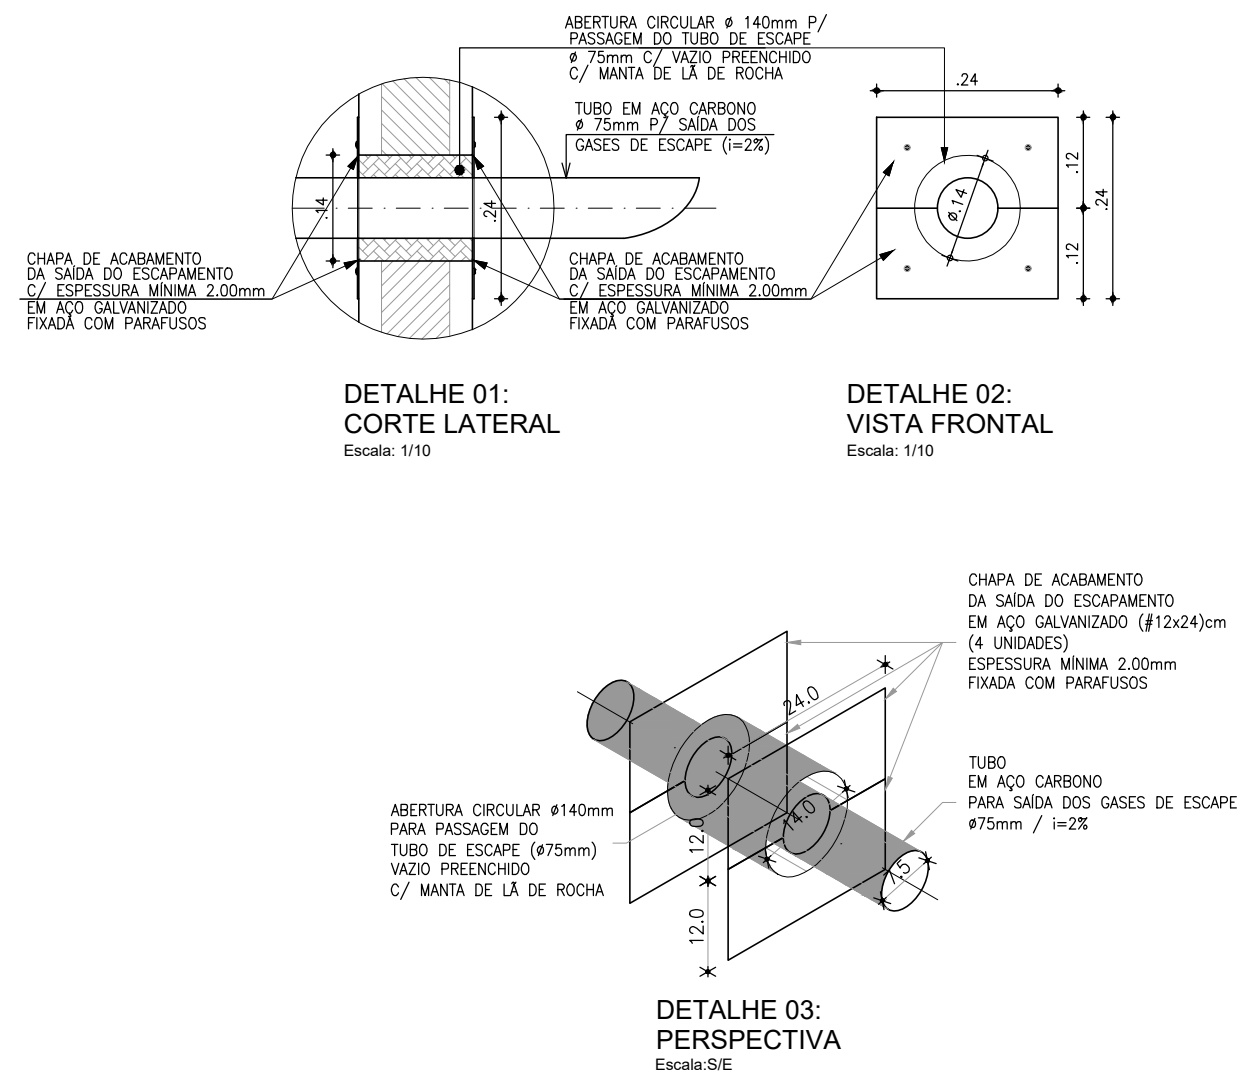

2 CHAPA DE ACABAMENTO (CHAPA DE AÇO)
ESCALA: 1:10

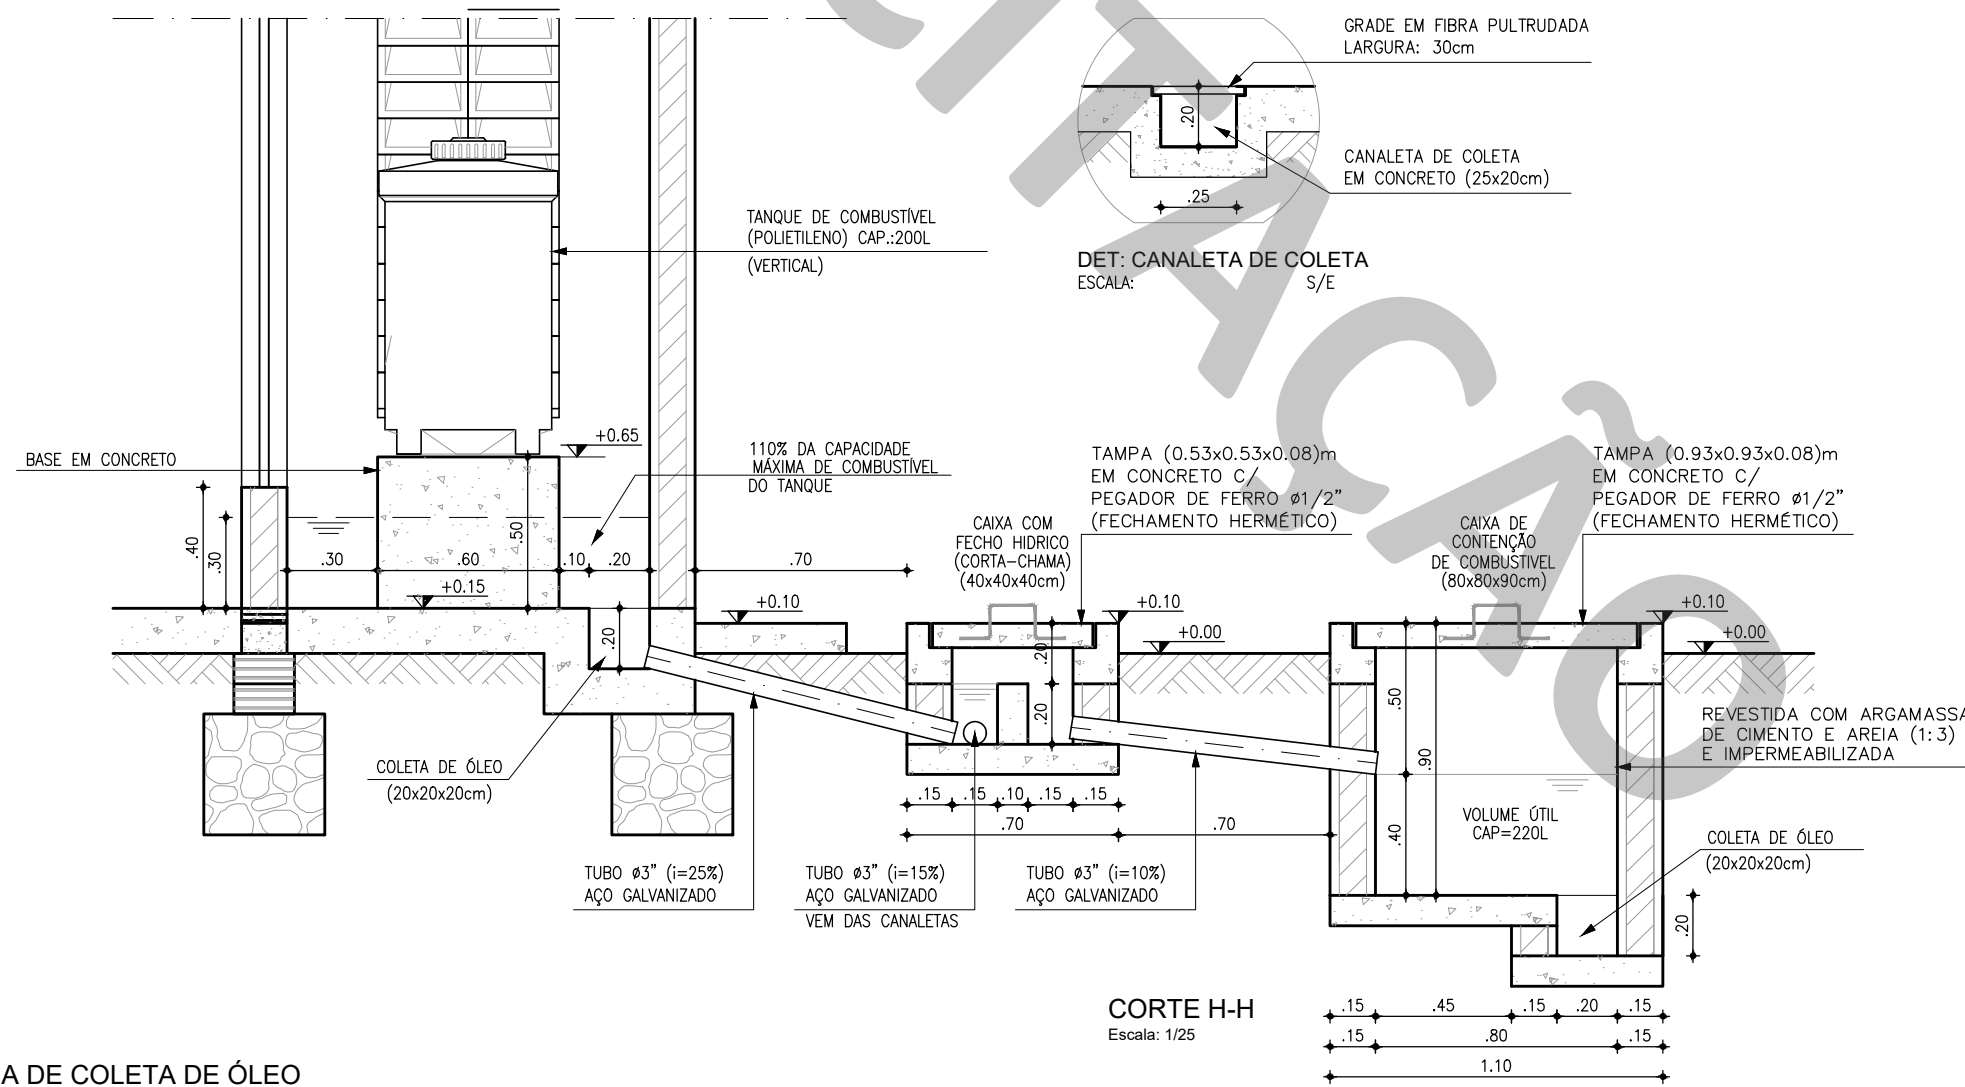

1 SISTEMA DE COLETA DE ÓLEO
DETALHES DAS CANELETAS
ESCALA: 1:25

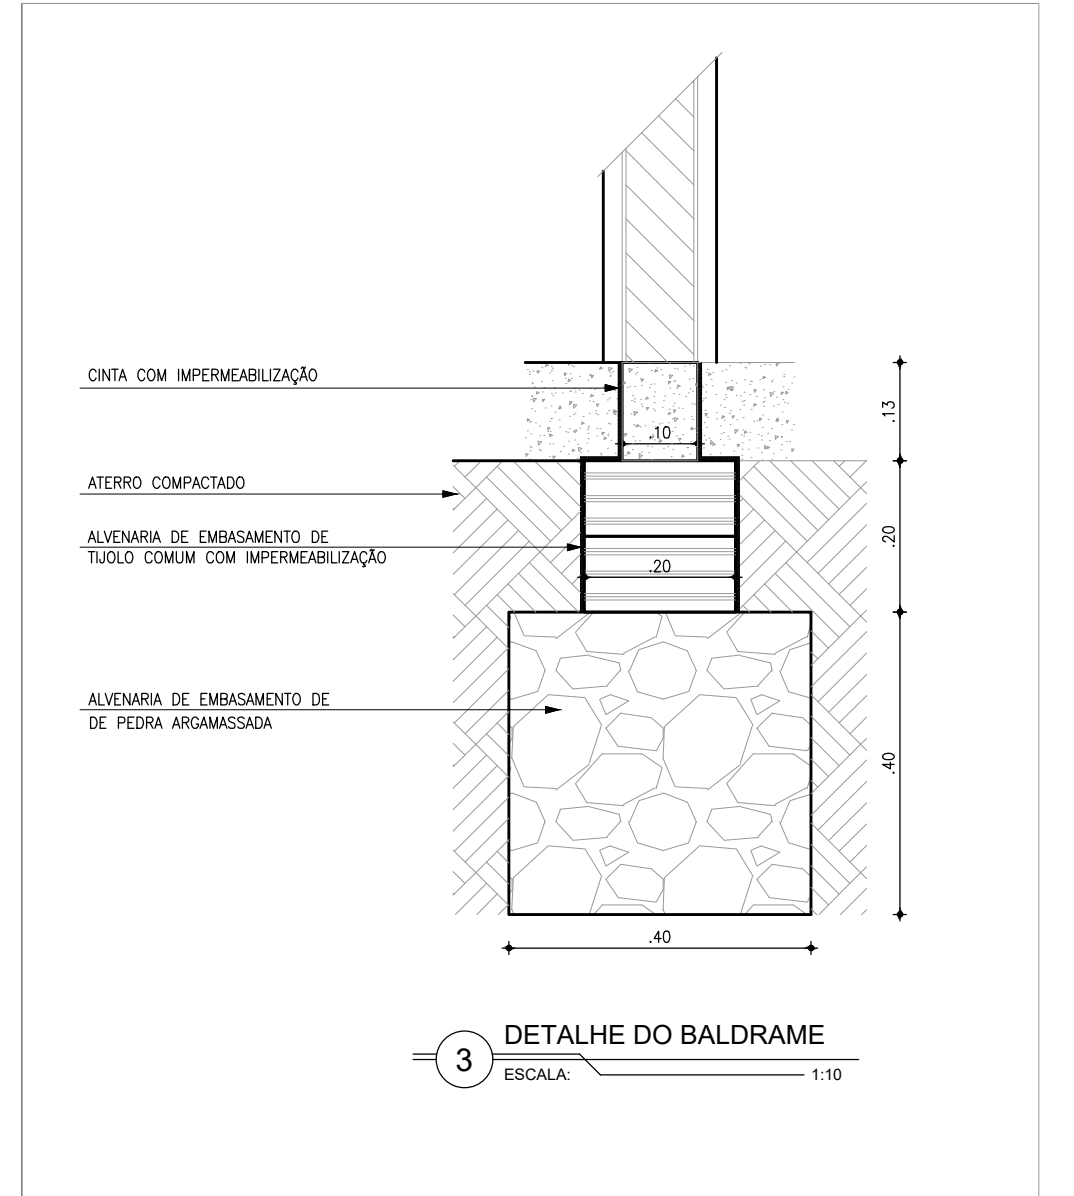

3 DETALHE DO BALDRAME
ESCALA: 1:10

Nº	DESCRIÇÃO	DATA	PROJETADO	DESENHADO
REVISÃO				
COMPANHIA DE ÁGUA E ESGOTO DO CEARÁ DIRETORIA DE ENGENHARIA GERÊNCIA DE PROJETOS DE ENGENHARIA			DESENHO 01	FRANCHA Nº 04/07
SISTEMA DE ESGOTAMENTO SANITÁRIO				
PROJETO BÁSICO				
CASA DE OPERAÇÃO P/ ETE Q=10L/s SISTEMA DE COLETA DE ÓLEO E DETALHE:CHAPA E BALDRAME				
GERÊNCIA:	ENGº RAUL MARCHESI DE CAMARGO NEVES			
COORDENAÇÃO:	ENGº JORGE HUMBERTO LEAL DE SABOIA			
PROJETO:	ENGº LEONARDO CARVALHO DE SOUSA RNP 061.186.371-5			
DESENHO:	KATYA ALMEIDA			ESCALA: INDICADA
ARQUIVO:	SES ETE Casa De Operação Q10L ARQ R1.dwg			DATA: JUN/2022