


2 CORTINA VERDE: DISPOSIÇÃO DAS MUDAS - VISTA

ESCALA:

1:50

CAMADA	ESPÉCIE / GÊNERO	DIMENSÕES MÉDIAS (m)		AFASTAMENTO (m)	
		ALTURA	COPA (º)	ENTRE CAMADAS	ENTRE ESPÉCIMES
1	SABIA (MIMOSA CAESALPINEAFOLIA)	H1 ≥ 4	–	1.0	1.5
2	AROEIRA (MYRACRODRUON URUNDEUVA)	H2 = H1+2	–	3.0	3.0
3	EUCALIPTO (EUCALYPTUS GRANDIS)	H3 = H2+2	–	3.0	6.0

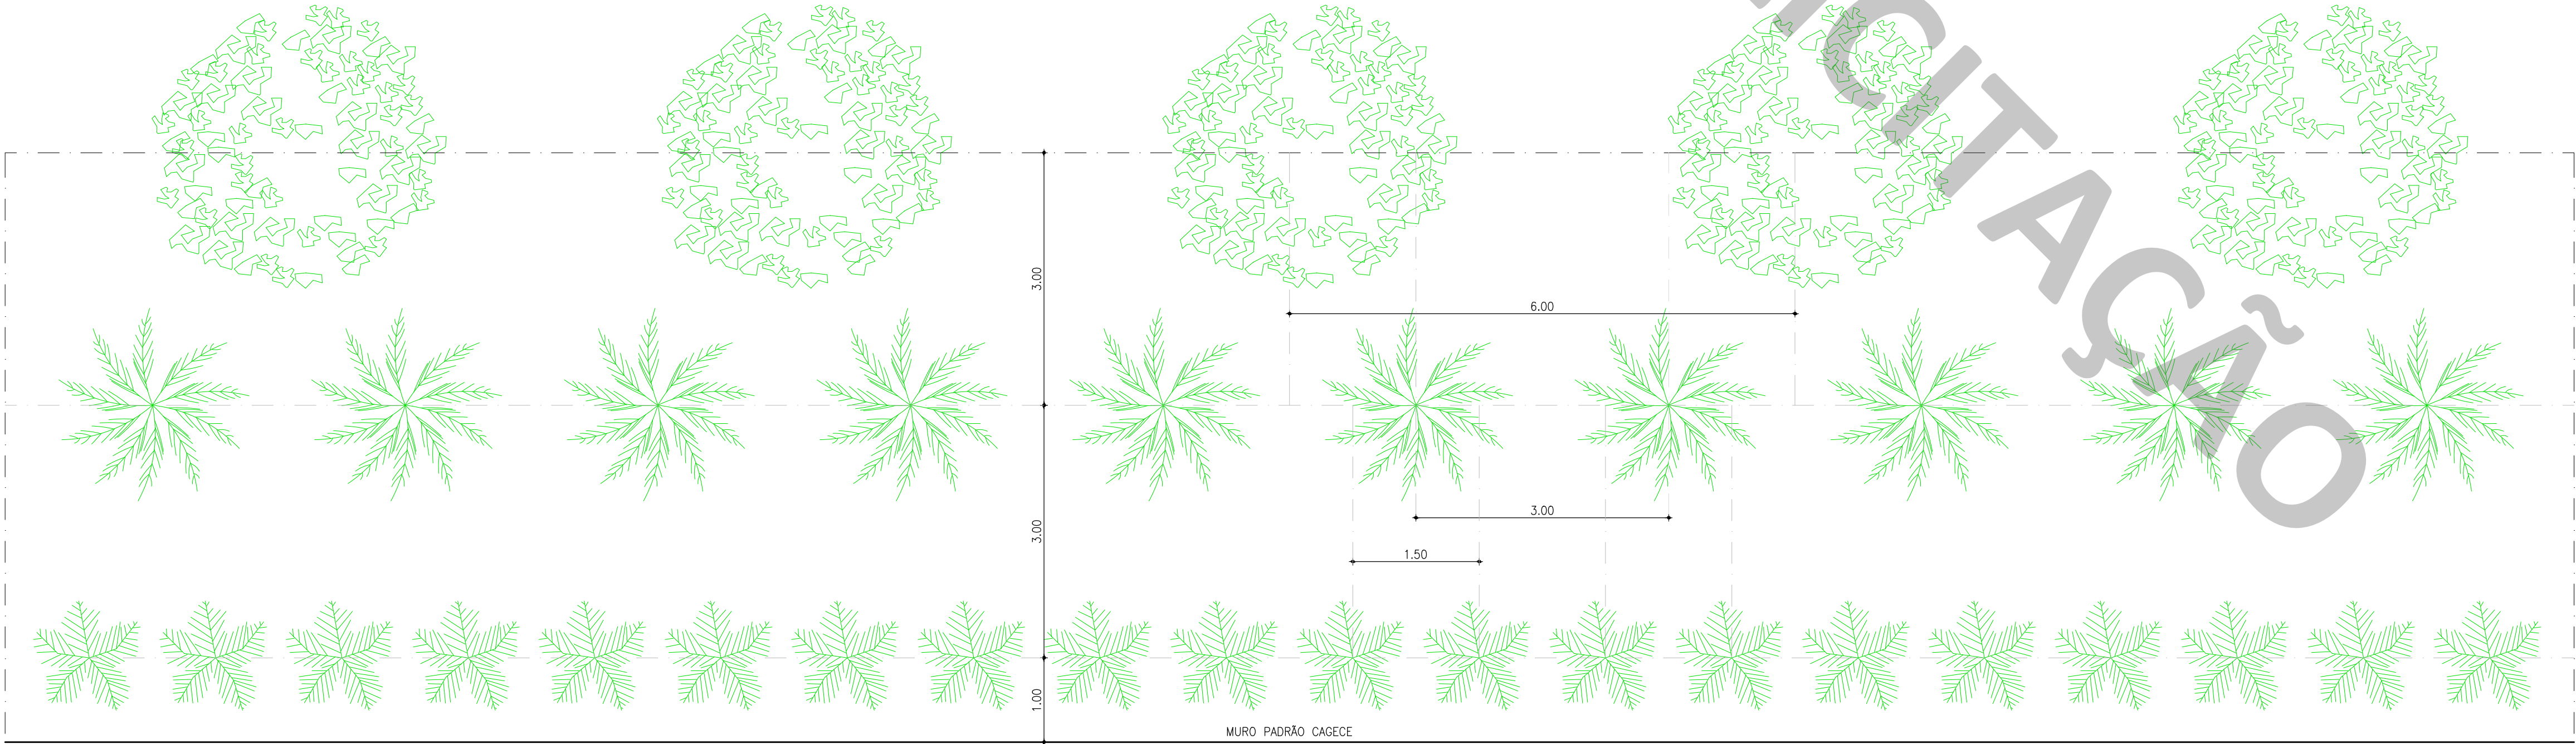

1 CORTINA VERDE: DISPOSIÇÃO DAS MUDAS - PLANTA BAIXA

ESCALA:

1:50


LEGENDA



EUCALIPTO (EUCALYPTUS GRANDIS)



AROEIRA (MYRACRODRUON URUNDEUVA)

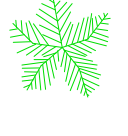

SABIA (MIMOSA CAESALPINEAFOLIA)

Nº	DESCRIÇÃO	DATA	PROJETADO

REVISÃO			

COMPANHIA DE ÁGUA E ESGOTO DO CEARÁ  
DIRETORIA DE ENGENHARIA  
GERÊNCIA DE PROJETOS DE ENGENHARIA

DESENHO  
001

FRANCHA Nº  
02/02

SISTEMA DE ESGOTAMENTO SANITÁRIO DE FORTALEZA - CE  
MODELO DE REFERÊNCIA

ESTÇÃO DE TRATAMENTO DE ESGOTO  
DETALHES DA CORTINA VERDE

GERÊNCIA:	ENGº RAUL MARCHESI DE CAMARGO NEVES		
COORDENAÇÃO:	ENGº JORGE HUMBERTO LEAL DE SABOIA		
PROJETO:	ENGº LEONARDO CARVALHO DE SOUSA		
DESENHO:	KATYA ALMEIDA	ESCALA:	INDICADA
ARQUIVO:	SES ETE Layout R1.dwg	DATA:	NOV/2022