



PLANTA BAIXA
Escala: 1/25

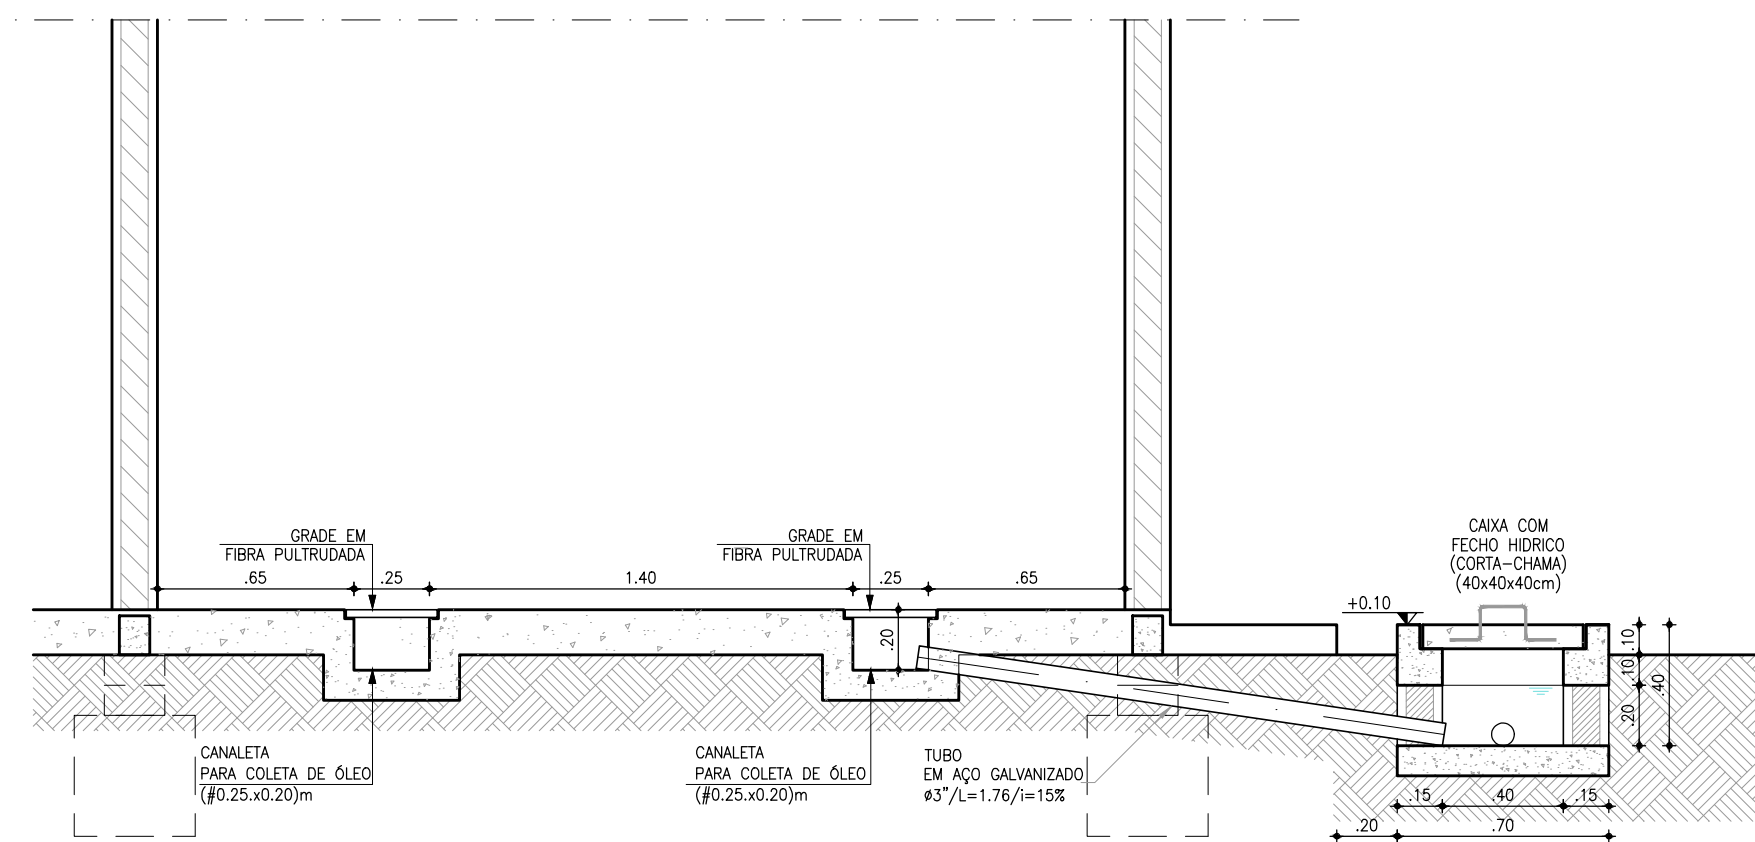


CORTE G-G
Escala: 1/25

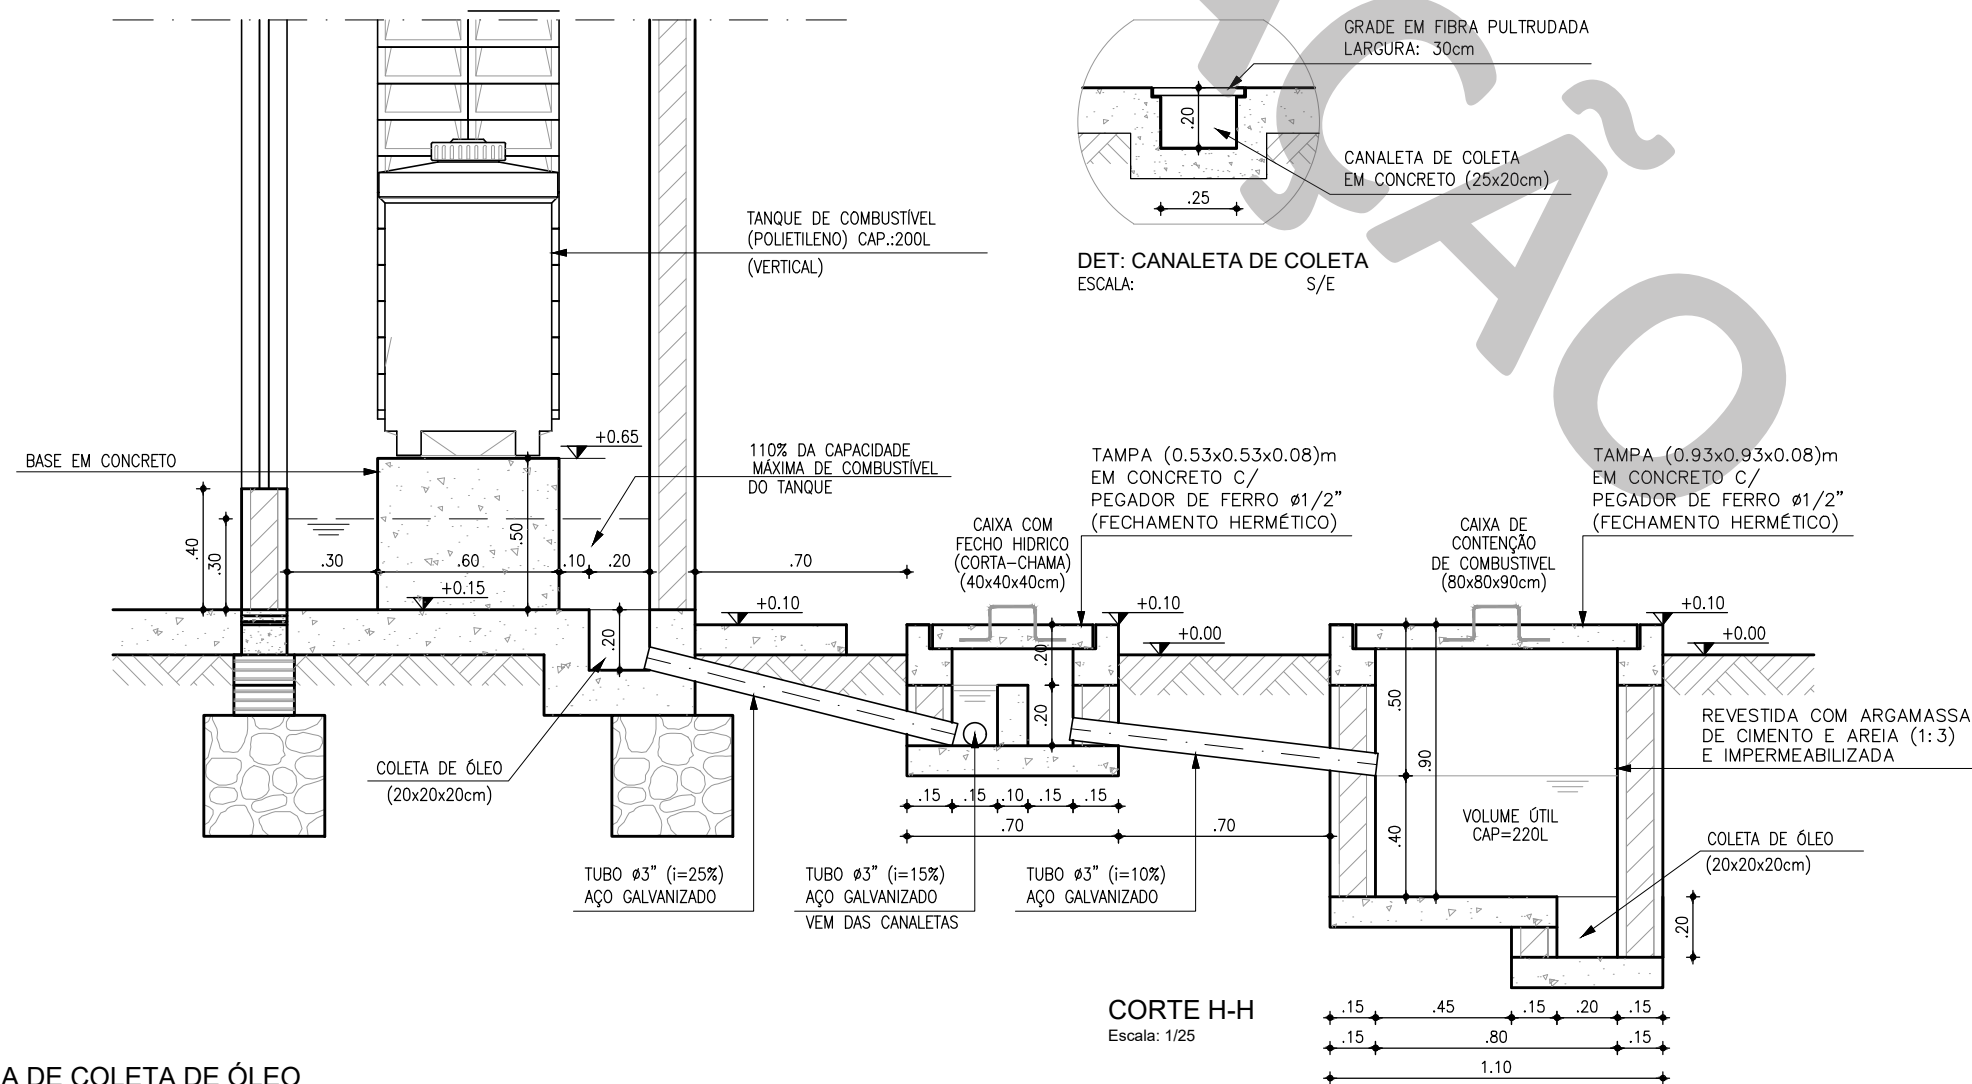


CORTE H-H
Escala: 1/25

SISTEMA DE COLETA DE ÓLEO
DETALHES DAS CANALETAS
1 ESCALA: 1:25

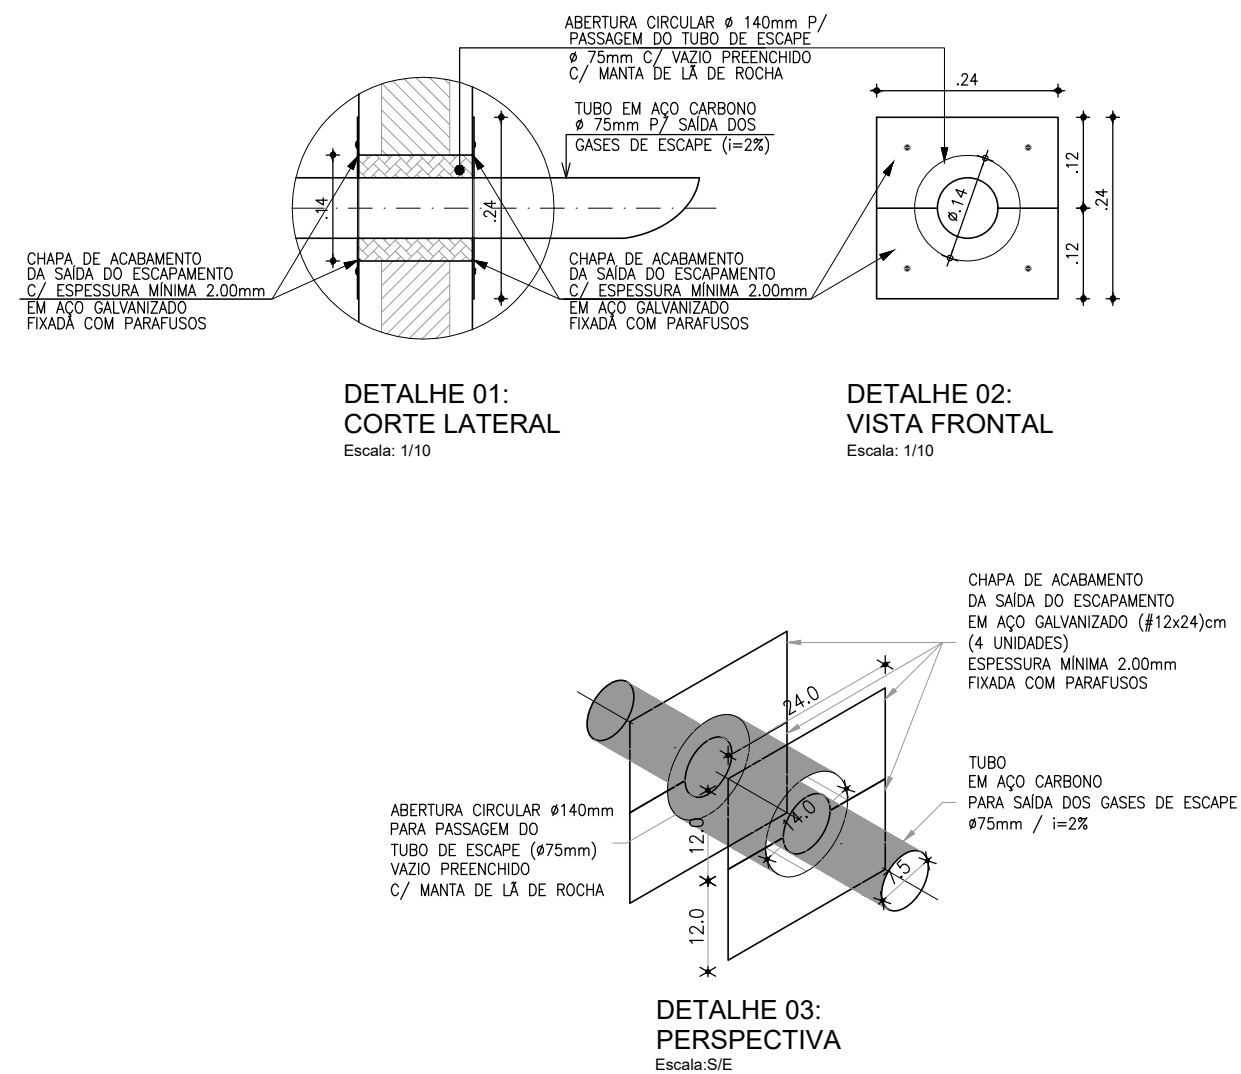

2 CHAPA DE ACABAMENTO (CHAPA DE AÇO)
ESCALA: 1:10

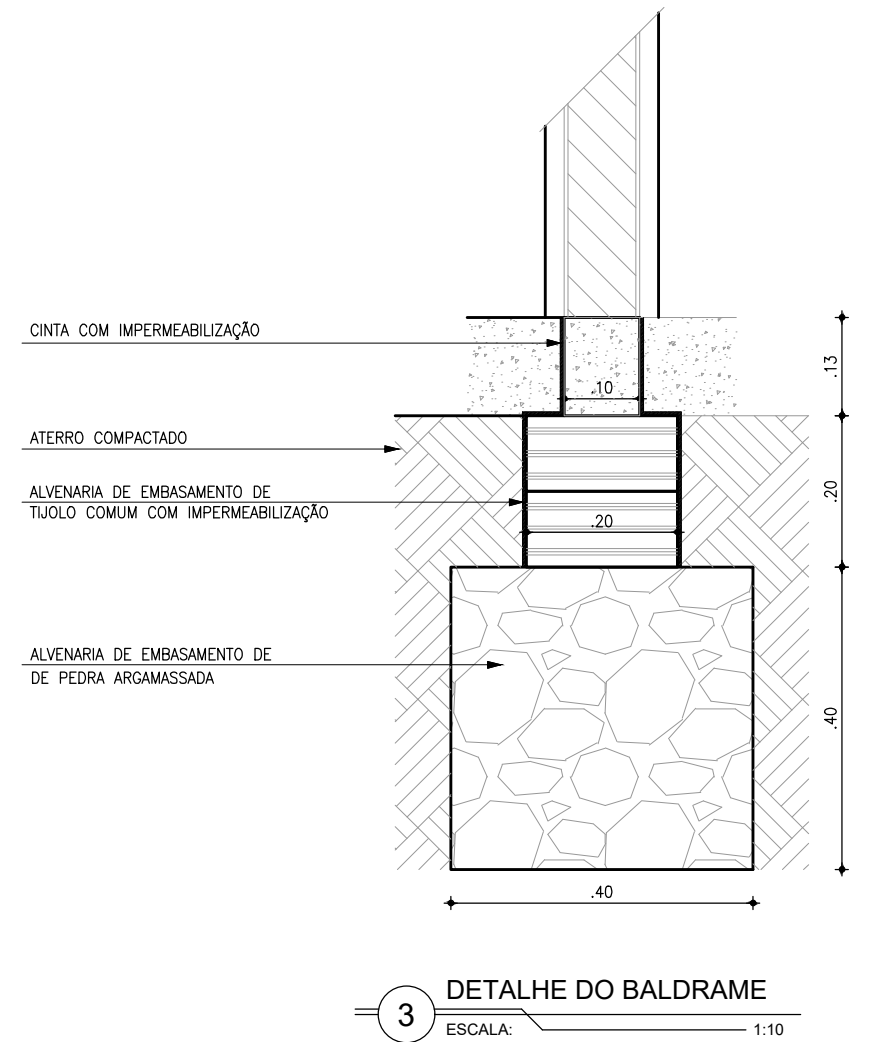

3 DETALHE DO BALDRAME
ESCALA: 1:10

Nº	DESCRIÇÃO	DATA	PROJETADO	DESENHADO
R E V I S ã O				
COMPANHIA DE ÁGUA E ESGOTO DO CEARÁ DIRETORIA DE ENGENHARIA GERÊNCIA DE PROJETOS DE ENGENHARIA			DESENHO 01	PRANCHA Nº 04/07
SISTEMA DE ESGOTAMENTO SANITÁRIO				
PROJETO BÁSICO				
CASA DE OPERAÇÃO P/ ETE Q=40L/s SISTEMA DE COLETA DE ÓLEO E DETALHE:CHAPA E BALDRAME				

 Cagece	
--	--

GERÊNCIA:	ENGº RAUL MARCHESI DE CAMARGO NEVES		
COORDENAÇÃO:	ENGº JORGE HUMBERTO LEAL DE SABOIA		
PROJETO:	ENGº LEONARDO CARVALHO DE SOUSA RNP 061.186.371-5		
DESENHO:	KATYA ALMEIDA	ESCALA:	INDICADA
ARQUIVO:	SES ETE Casa De Operação Q40L ARQ R1.dwg		DATA: JUN/2022