

LEGENDA:

CORTE


ATERRO

SEÇÕES TRANSVERSAIS

ESCALA: 1/500

PLANTA BAIXA COM HIPSOMETRIAS

ESCALA: 1/1.000

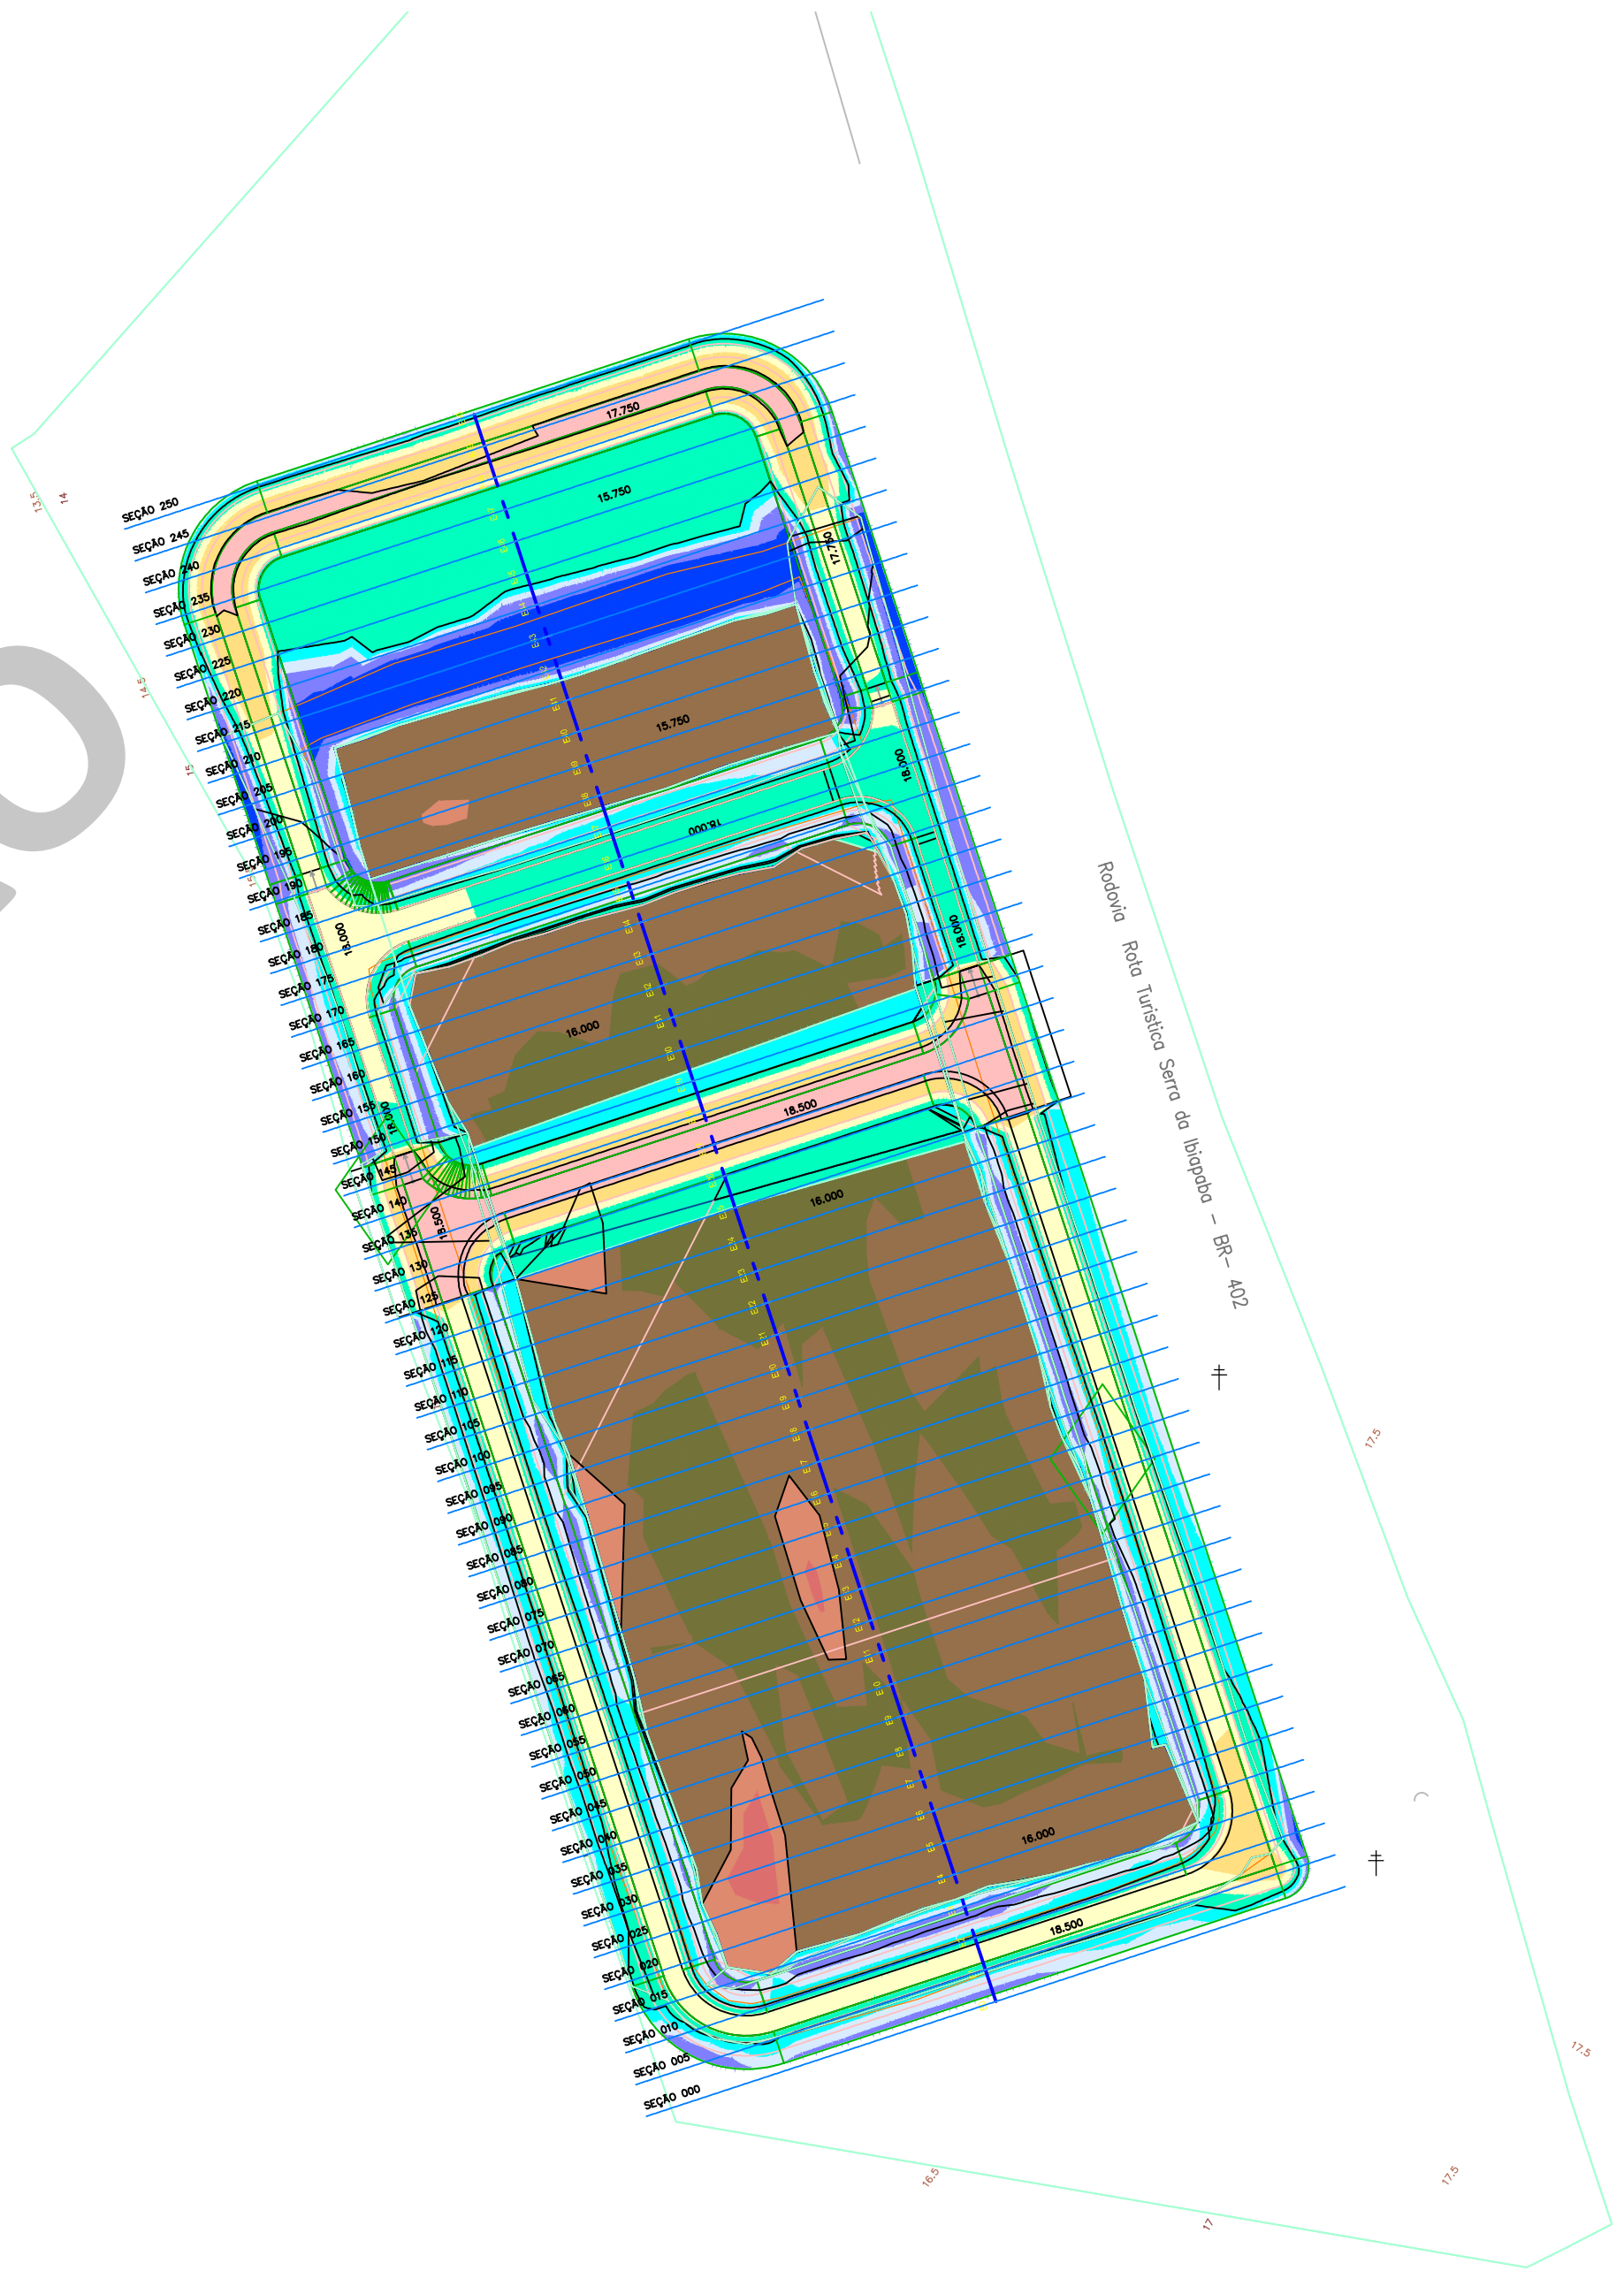

N°	DESCRIÇÃO	DATA	PROJETADO	DESENHADO
REVISÃO				



COMPANHIA DE ÁGUA E ESGOTO DO CEARÁ
DIRETORIA DE ENGENHARIA
GERÊNCIA DE PROJETOS DE ENGENHARIA

DESENHO
08

PRANCHA Nº
03/03

SISTEMA DE ESGOTAMENTO SANITÁRIO

PROJETO BÁSICO

ÁREA DA ETE
MODELO DE MOVIMENTAÇÃO DE TERRA
SEÇÕES TRANSVERSAIS E QUADRO DE VOLUMES

GERÊNCIA:	ENG° ALINE MARTINS BRITO		
COORDENAÇÃO:	ENG° JORGE HUMBERTO LEAL DE SÁBIOA / ENG° ANTÔNIO AGNALDO ARAÚJO MENDES		
PROJETO:	ENG° LEONARDO CARVALHO DE SOUSA RNP 061.186.371-5		
DESENHO:	PAULO HELANO PINHEIRO VERAS	ESCALA:	INDICADA
ARQUIVO:	08_SES_ETE_Lagoa_Movimento de Terra.dwg	DATA:	AGO/2021