




1 VISTA SUPERIOR: PLANO 2-2
ESCALA: 1/50

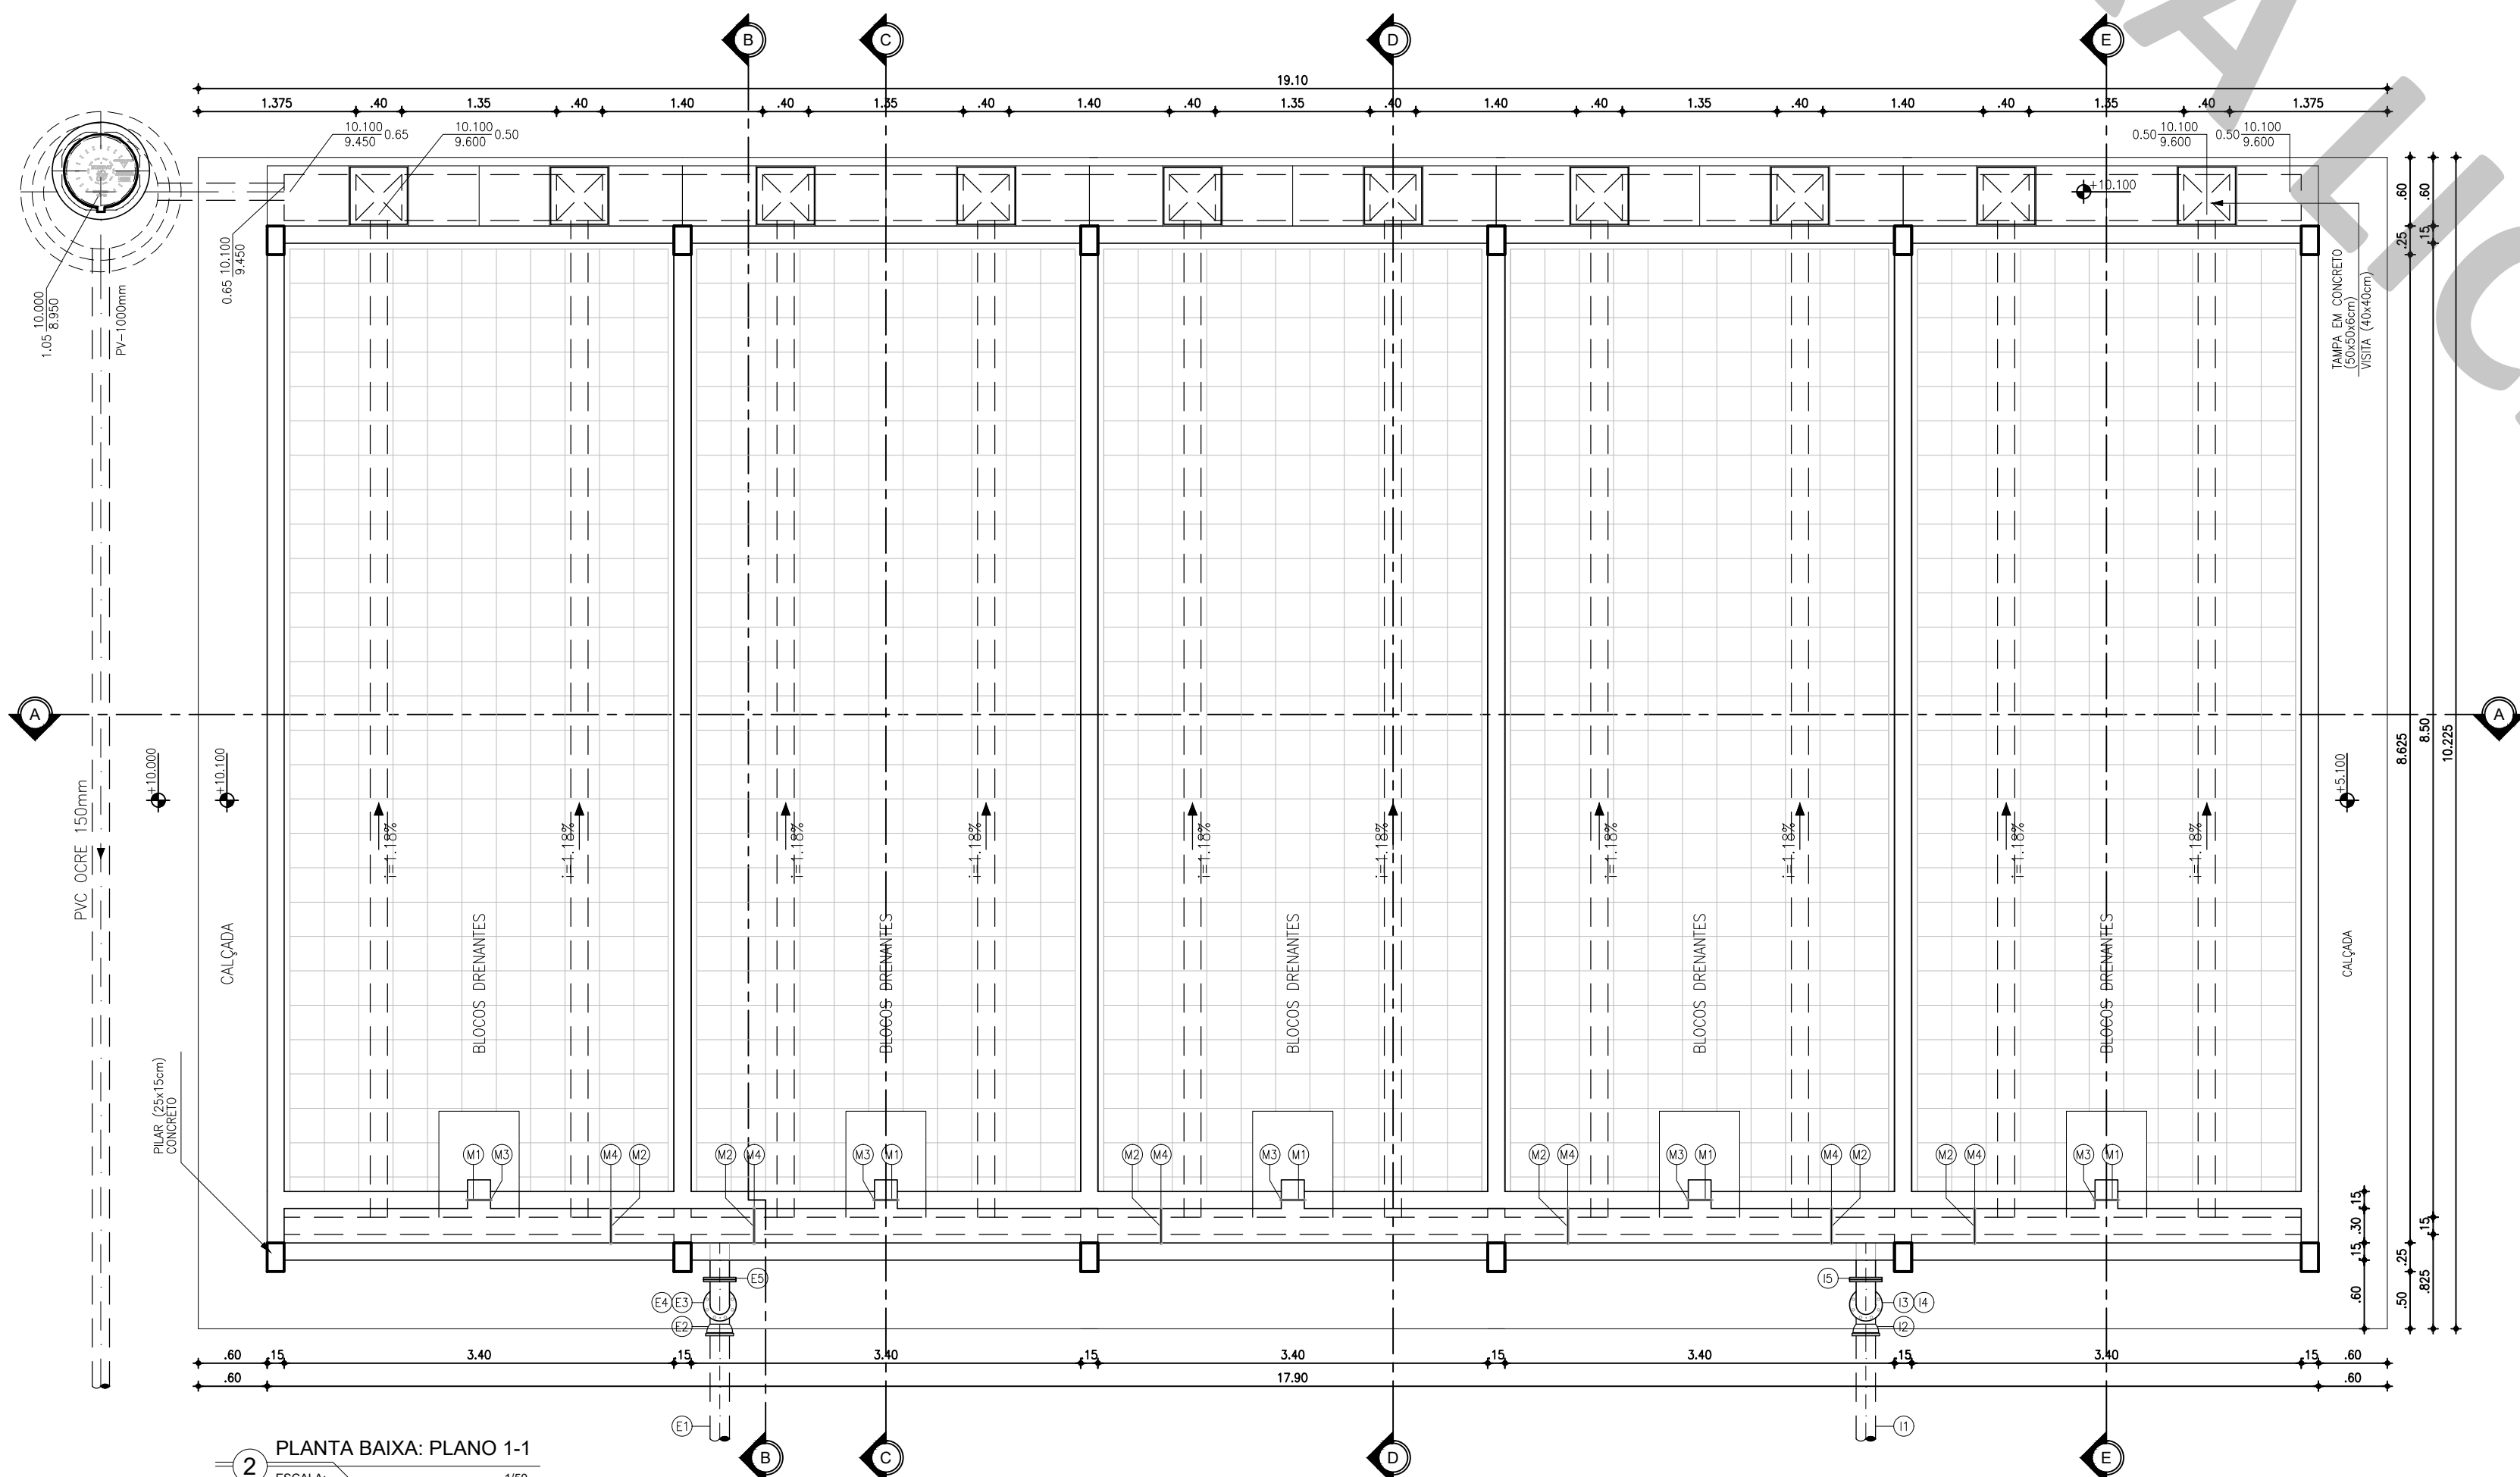


2 PLANTA BAIXA: PLANO 1-1
ESCALA: 1/50

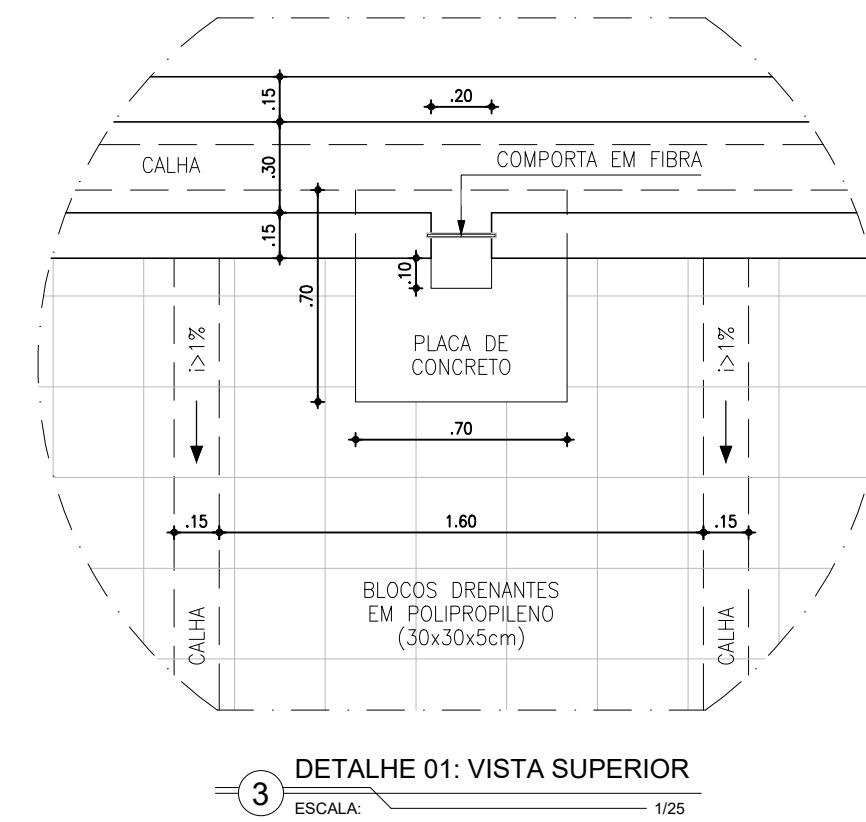


3 DETALHE 01: VISTA SUPERIOR
ESCALA: 1/25

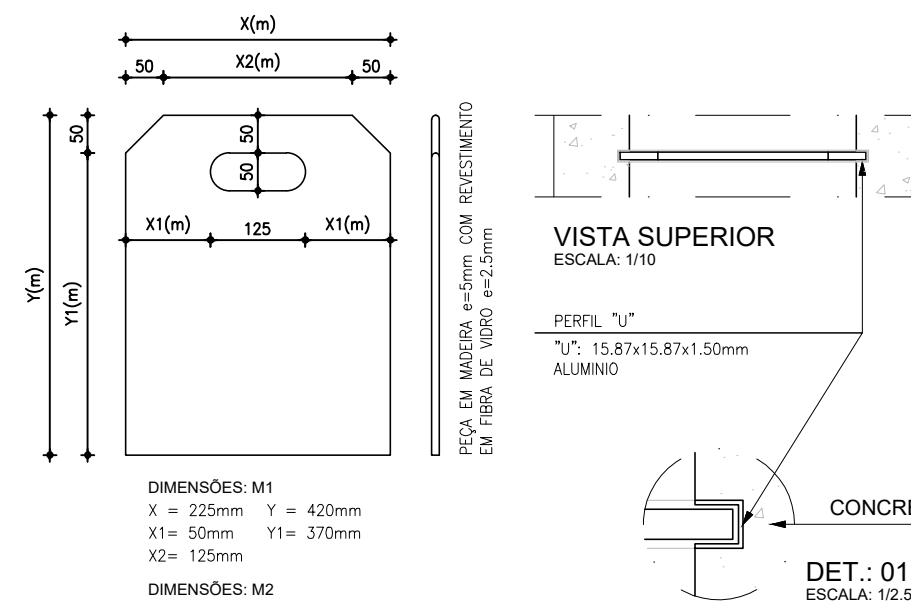

VISTA FRONTAL
ESCALA: 1/10

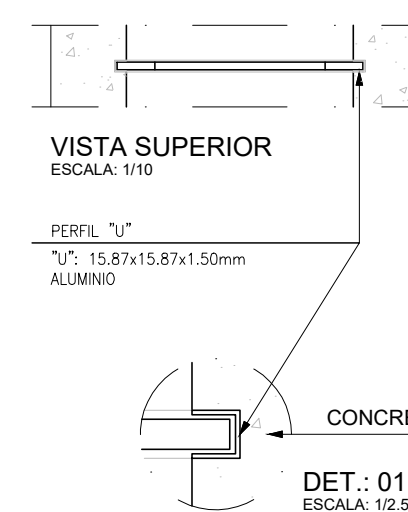


4 DETALHE DO STOP-LOG
ESCALA: 1/10

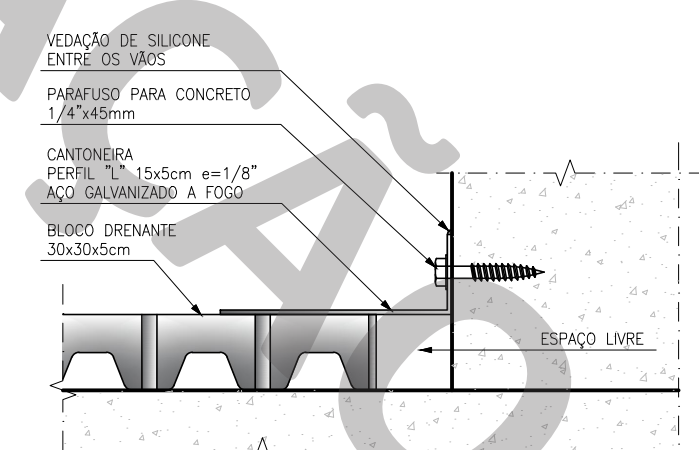


5 DETALHE DE FIXAÇÃO DA CANTONEIRA
ESCALA: 1/5

LISTA DE PEÇAS				
Nº	DESCRIÇÃO	MATERIAL	QUANT.	DN(%)
CONEXÃO CALHA	E1 TUBO COM PONTA/BOLSA, L=5,00m	DEFP	1	150
	E2 CURVA 90º COM BOLSAS	FP	1	150
	E3 TUBO COM FLANGE/PONTA, L=1,50m	FP	1	150
	E4 CURVA 90º COM FLANGES	FP	1	150
	E5 TUBO COM FLANGE/PONTA, L=0,35m	FP	1	150
CONEXÃO C/2	I1 TUBO COM PONTA/BOLSA, L=5,00m	DEFP	1	150
	I2 CURVA 90º COM BOLSAS	FP	1	150
	I3 TUBO COM FLANGE/PONTA, L=0,95m	FP	1	150
	I4 CURVA 90º COM FLANGES	FP	1	150
	I5 TUBO COM FLANGE/PONTA, L=0,35m	FP	1	150
STOP-LOG	M1 STOP-LOG: FIBRA DE VIDRO, DIMENSÕES: LxHx225x420mm, Esp:10mm	PRPV	5	-
	M2 STOP-LOG: FIBRA DE VIDRO, DIMENSÕES: LxHx325x420mm, Esp:10mm	PRPV	6	-
	M3 ENCAIXE: PERFIL "U", 15,87x15,87x1,50mm, L=0,87m	ALUMINIO	1	-
	M4 ENCAIXE: PERFIL "U", 15,87x15,87x1,50mm, L=0,97m	ALUMINIO	1	-

OBSERVAÇÃO:
1. TODAS AS DIMENSÕES DOS ELEMENTOS DE COBERTA DEVEM SER CONFIRMADAS/DIMENSIONADAS NO PROJETO ESTRUTURAL.
2. PINTURA DEVERÁ SER APLICADO TUBO PREPARADOR NOS OS ELEMENTOS EM AÇO GALVANIZADOS, QUE SERÃO PINTADOS COM TINTA ESMALTE PU ACRÍLICO (BRANCO), DEBEMOS, CONFORME O FABRICANTE.

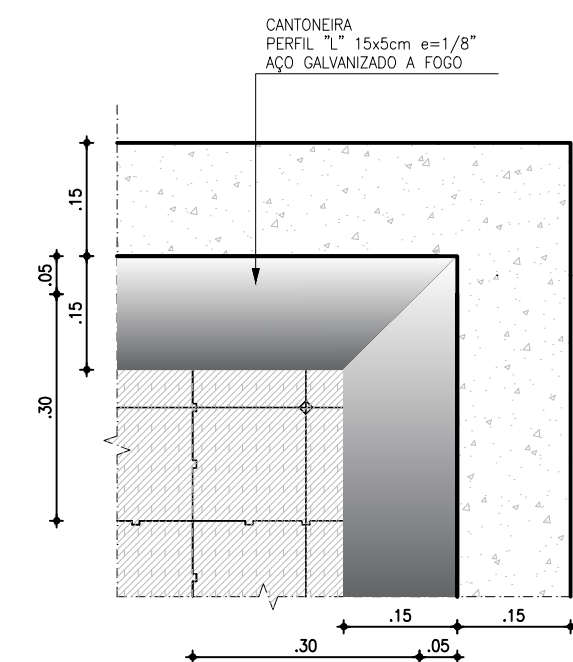

DETALHE DE FIXAÇÃO DO BLOCO DRENANTE E CANTONEIRAS (vista superior)
ESCALA: 1/10

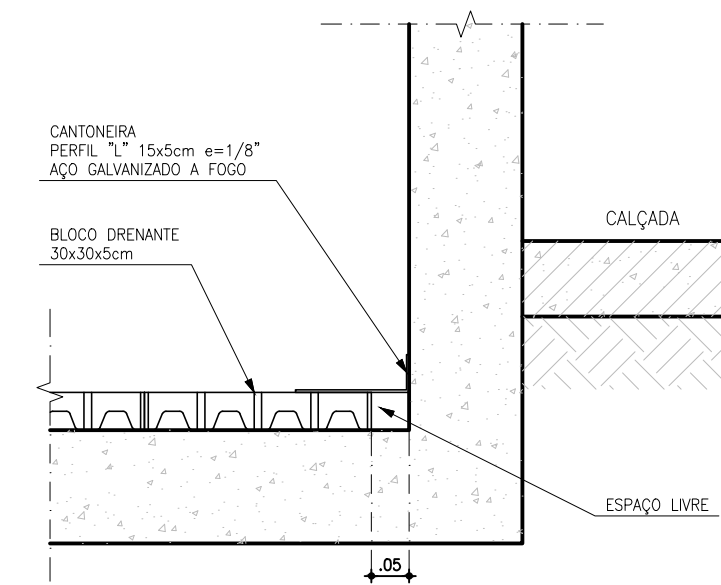

DETALHE DE FIXAÇÃO DO BLOCO DRENANTE E CANTONEIRAS (vista lateral)
ESCALA: 1/10

6 DETALHE DE FIXAÇÃO DO BLOCO DRENANTE
ESCALA: 1/10

REVISÃO			
Nº	DESCRIÇÃO	DATA	PROJETADO
1	MODELO 01	AGO/2020	DESENHADO
COMPANHIA DE ÁGUA E ESGOTO DO CEARÁ DIRETORIA DE ENGENHARIA GERÊNCIA DE PROJETOS DE ENGENHARIA			
SISTEMA DE ESGOTAMENTO SANITÁRIO			
PROJETO BÁSICO			
MODELO T2.1: LEITO DE SECAGEM PLANO 1-1, PLANO 2-2 E DETALHES DO LEITO			
DESENHO:	KATYA / LEONARDO	ESCALA:	INDICADA
ARQUIVO:	SES ETE Leito De Secagem T2.1 R3.dwg	DATA:	AGO/2021



DESENHO	PRANCHA Nº
001	01/02