



SIMBOLOGIA E ALTURA PONTOS

	CHUVEIRO	- ALTURA 2.10m - DO PISO PRONTO
	FILTRO	- ALTURA 1.50m - DO PISO PRONTO
	LAVATÓRIO	- ALTURA 0.60m - DO PISO PRONTO
	DUCHINHA	- ALTURA 0.60m - DO PISO PRONTO
	CA. ACOPLADA	- ALTURA 0.20m - DO PISO PRONTO
	TANQUE	- ALTURA 1.10m - DO PISO PRONTO
	PIA DE COZINHA	- ALTURA 1.10m - DO PISO PRONTO
	COTOVELO	
	TÊ	
	REDUÇÃO	
	REGISTRO DE GAVETA	- ALTURA 1.80m/0.40m - DO PISO PRONTO
	REGISTRO DE PRESSÃO	- ALTURA 1.10m - DO PISO PRONTO
	TUBULAÇÃO DE ÁGUA FRIA EMBUTIDA NA ALVENARIA	
	TUBULAÇÃO DE ÁGUA FRIA NO PISO	
	TUBULAÇÃO DE ÁGUA FRIA APARENTE SOBRE A LAJE DE FORRO.	


OBS.: DEVERÁ POSSUIR NO MÍNIMO DUAS TORNEIRAS DE JARDIM, UMA NA FRENTE E OUTRA NO JARDIM DOS FUNDOS.

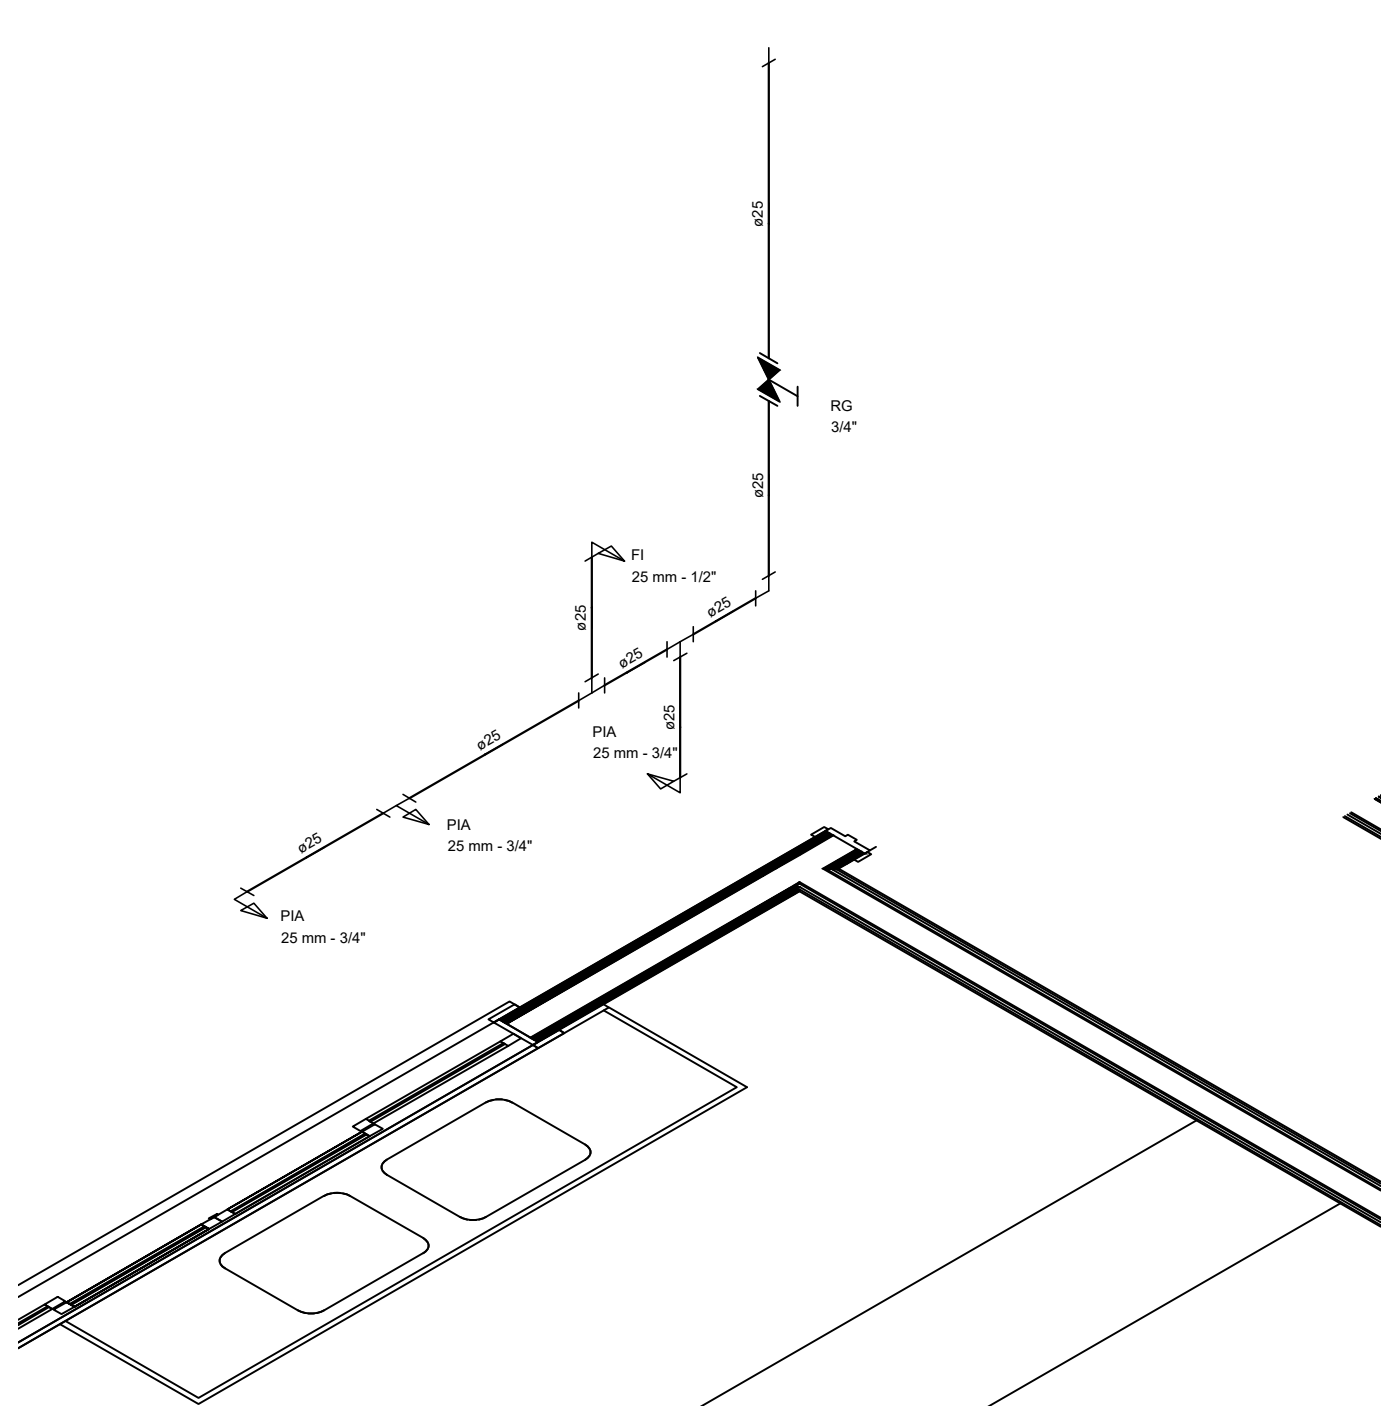


Detalhe H1
escala 1:25

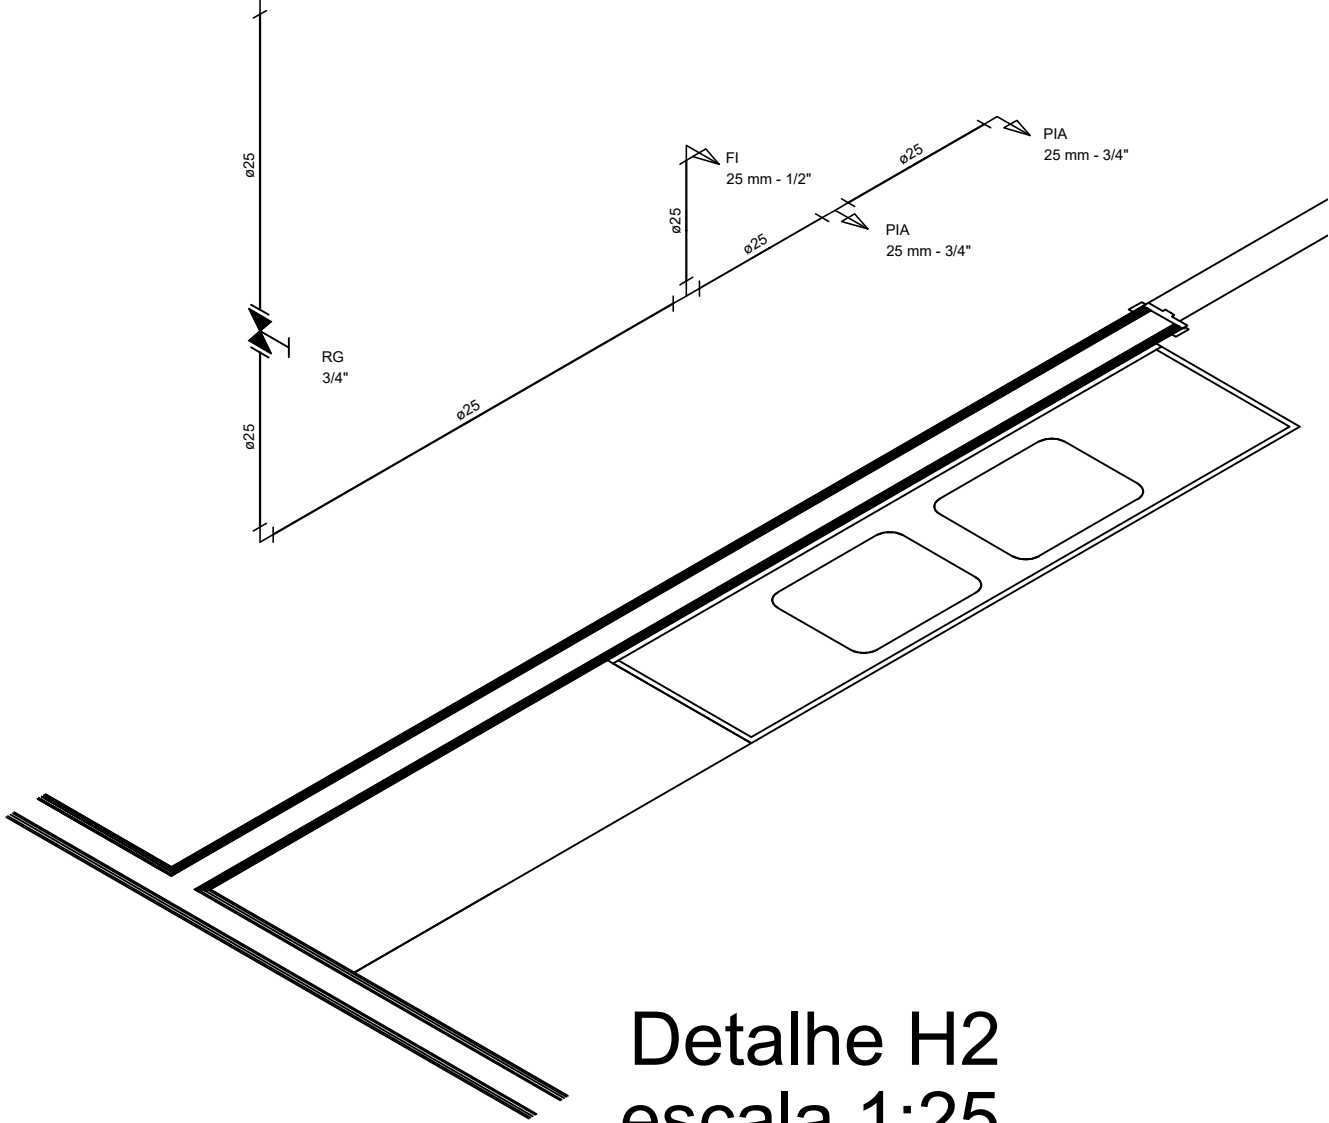


Detalhe H2
escala 1:25

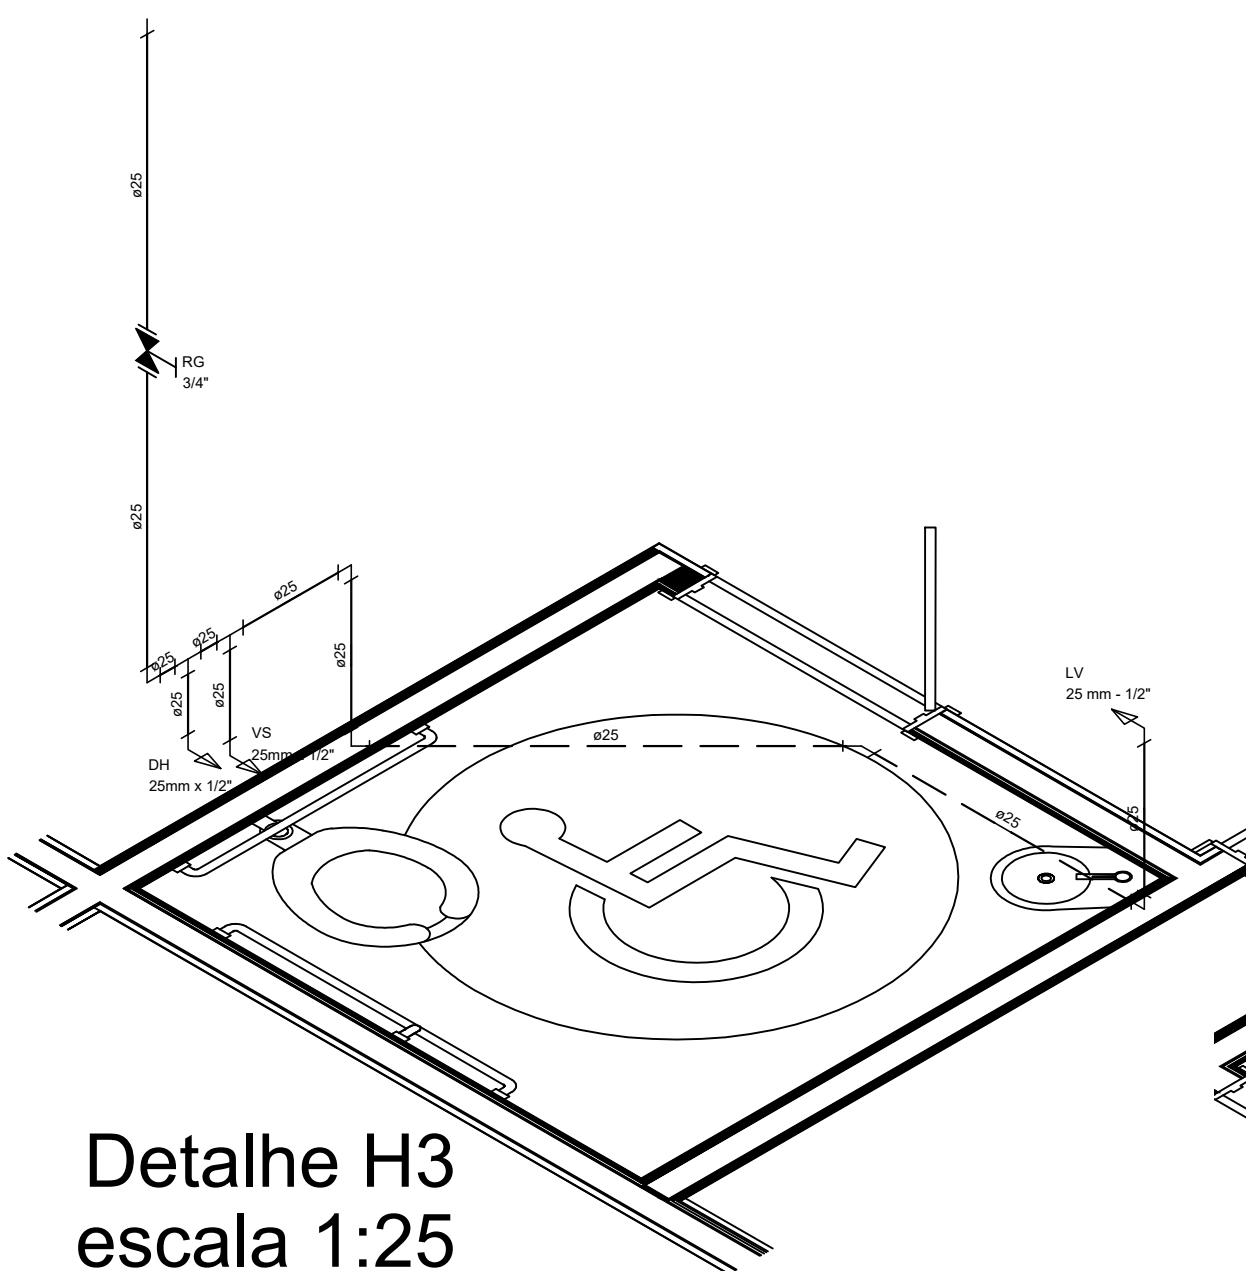


Detalhe H3
escala 1:25

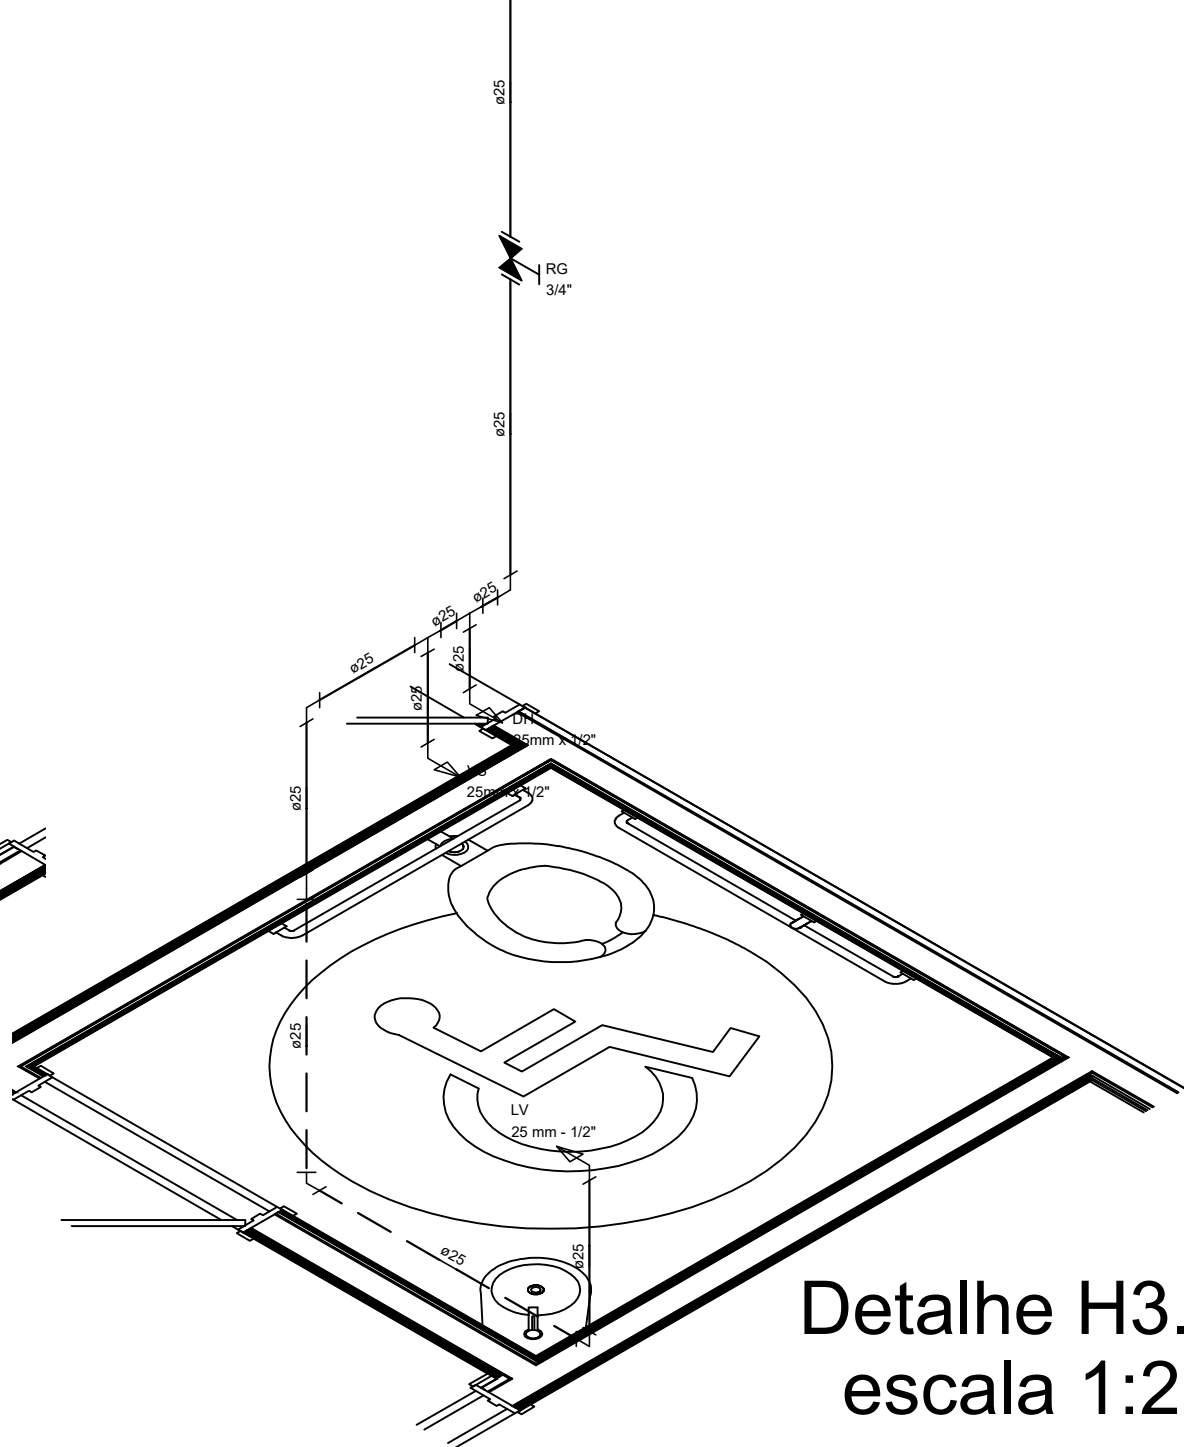


Detalhe H3.1
escala 1:25

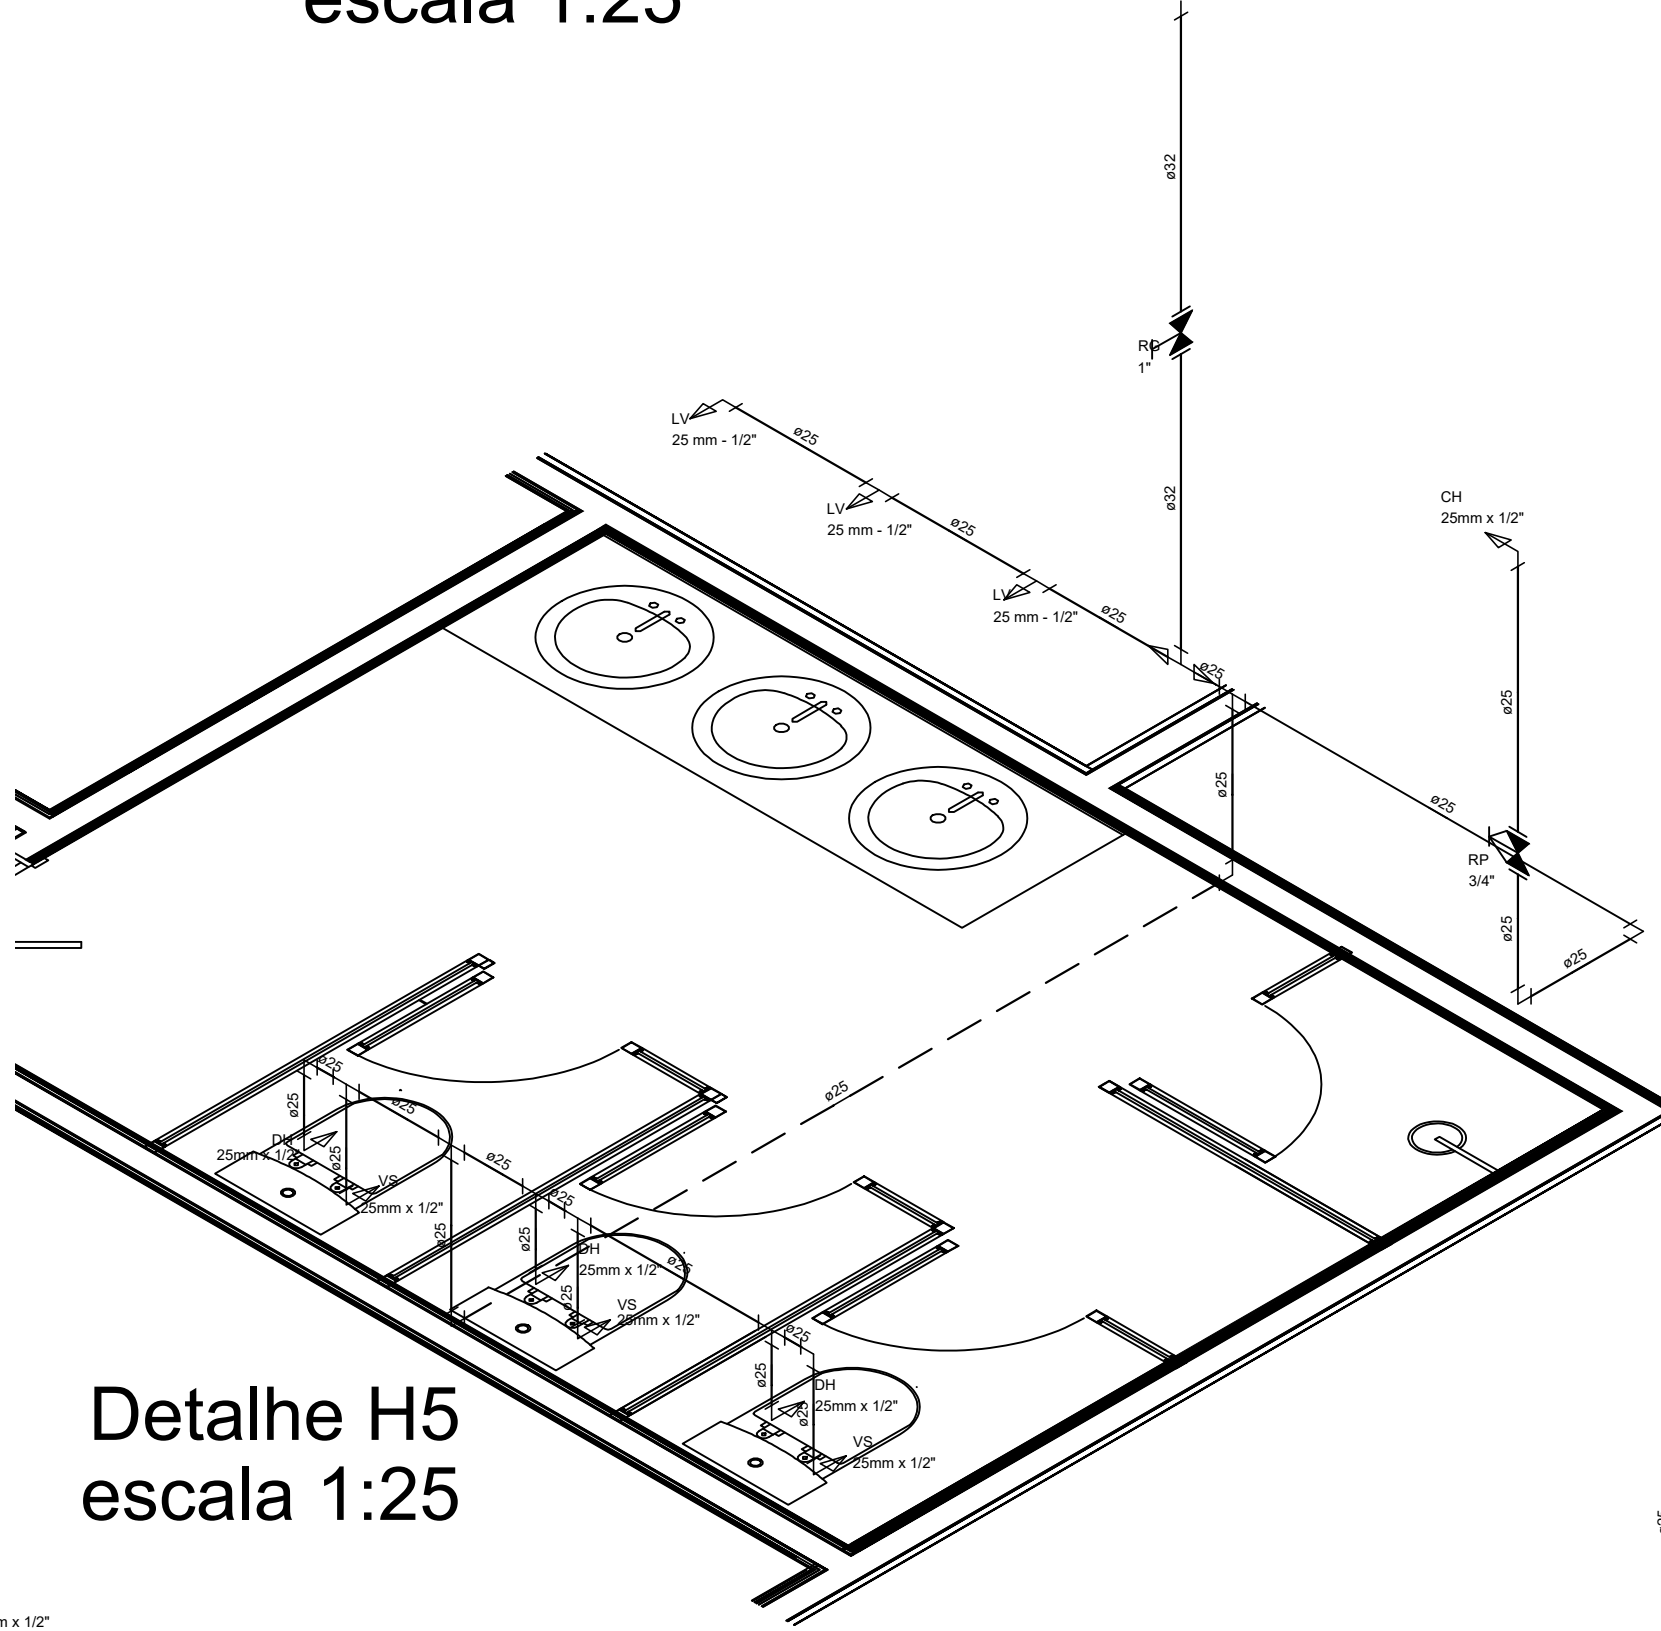


Detalhe H5
escala 1:25

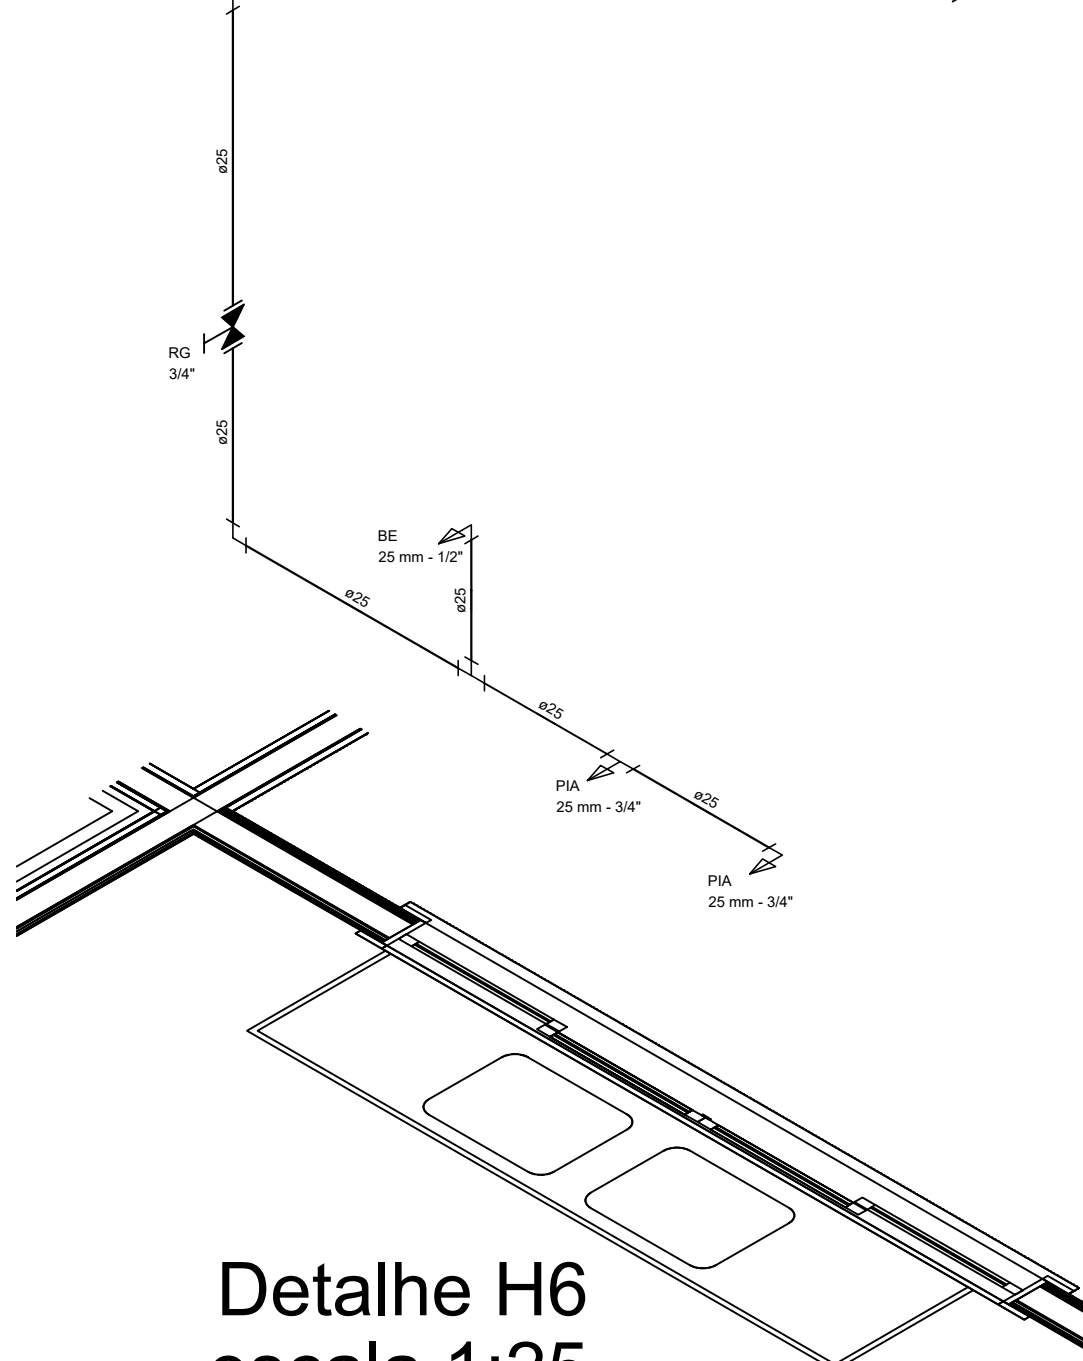


Detalhe H6
escala 1:25

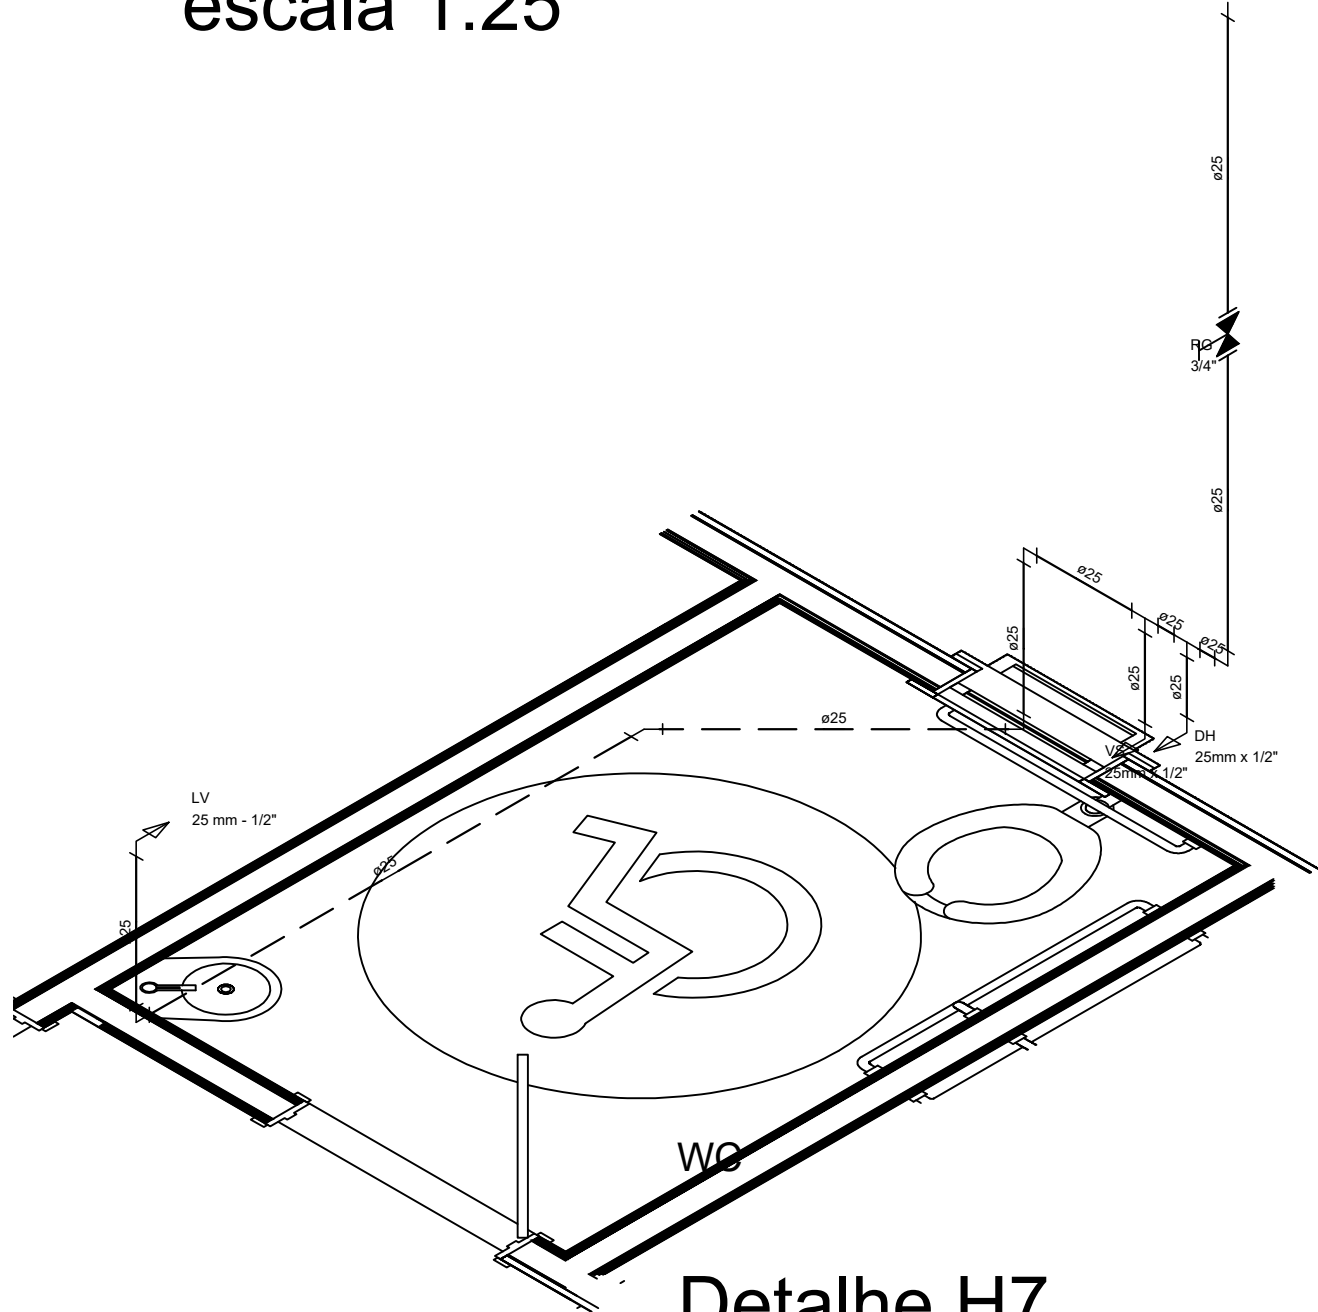


Detalhe H7
escala 1:25

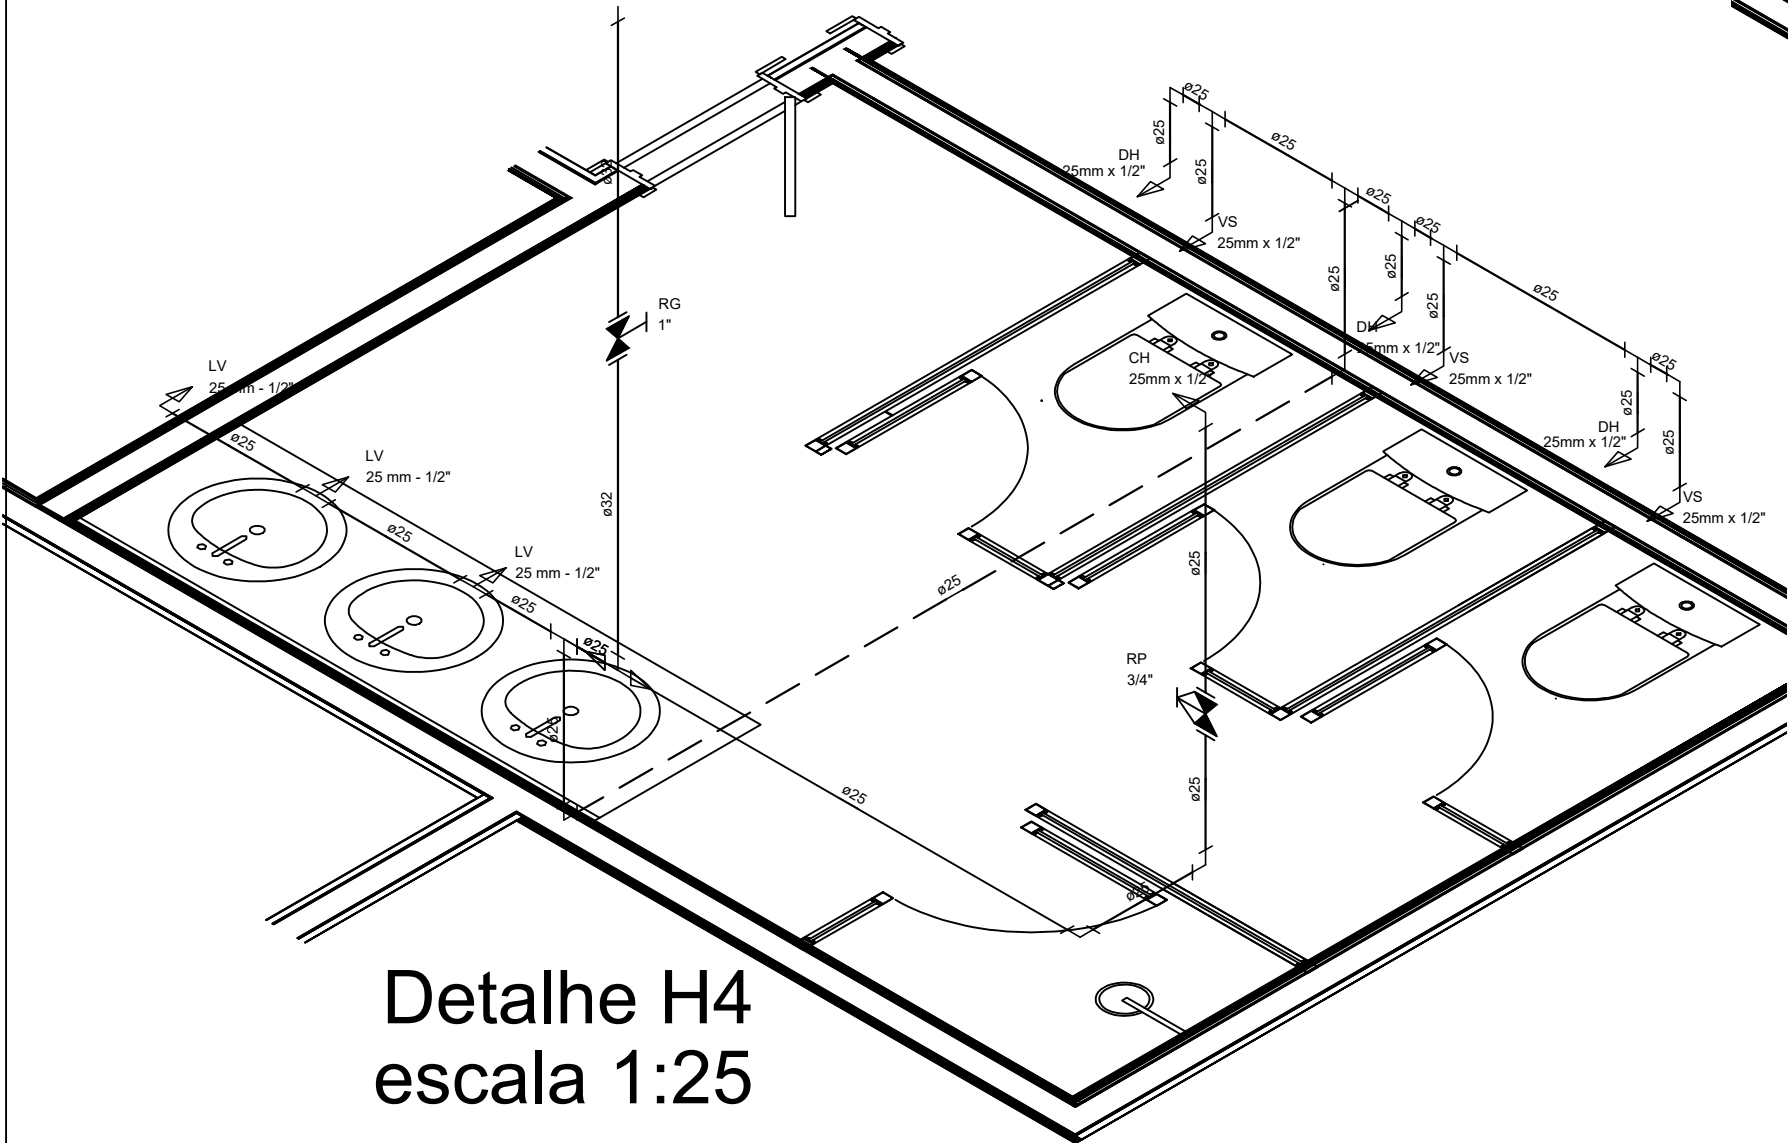

Detalhe H4
escala 1:25

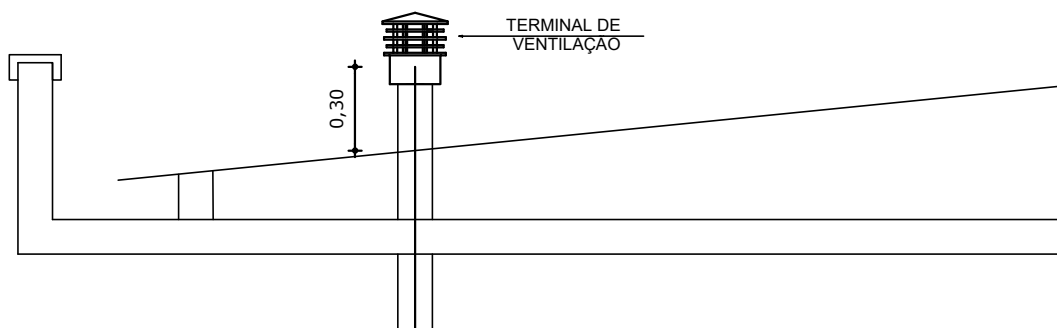


DET - TERMINAL DE VENTILAÇÃO
SEM ESCALA

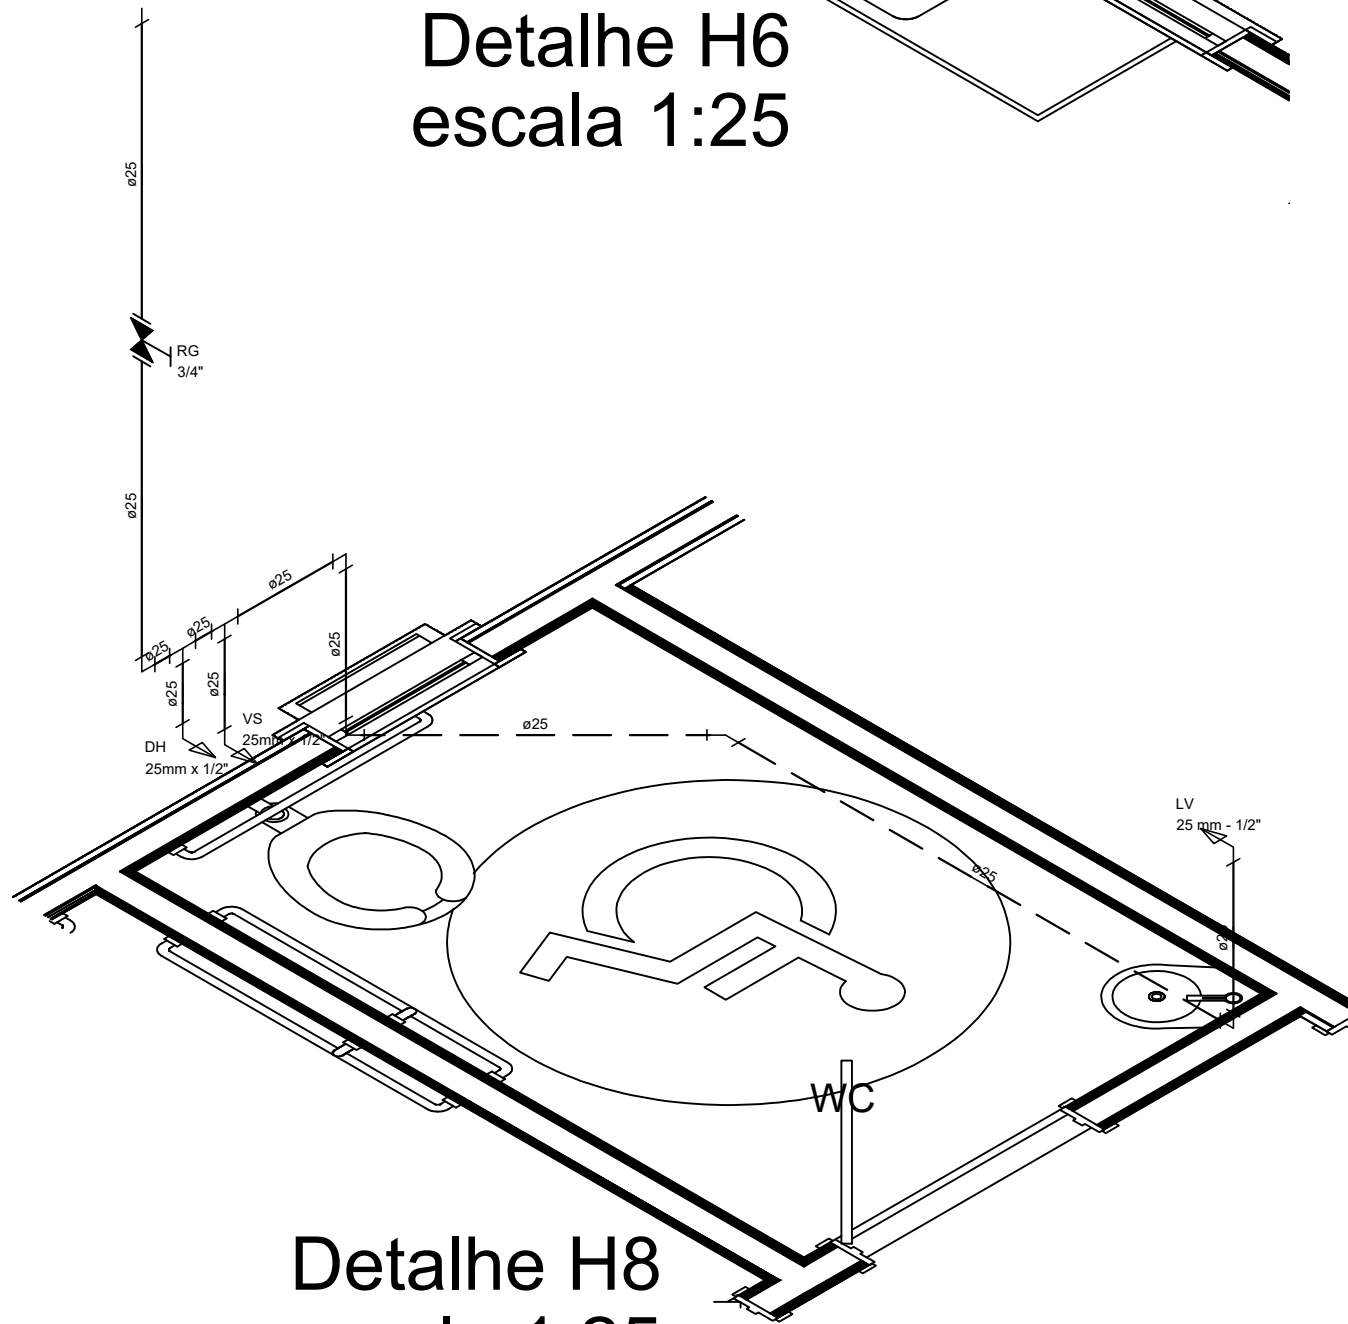


Detalhe H8
escala 1:25


QUADRO DE REVISÕES		
REVISÃO	MODIFICAÇÃO	DATA
001	COMPATIBILIZAÇÃO ACESSIBILIDADE	20.01.19
_____ PROPRIETARIO _____ PROJETO		APROVO
PROJETO INSTALAÇÕES HIDROSANITÁRIAS		
RESPONSÁVEL ENGº CIVIL WESLEY RAFAEL DA COSTA-CREA-CE: 061562514-2		DESENHO
PROPRIETÁRIO SISAR RUSSAS-CE		ESCALA INDICADA
OBRA SEDE SISAR	LOCAL RUSSAS-CE	DATA ABR/2017
ASSUNTO ISOMÉTRICOS DETALHES CAIXAS DE INSPEÇÃO		PRANCHA 02/04

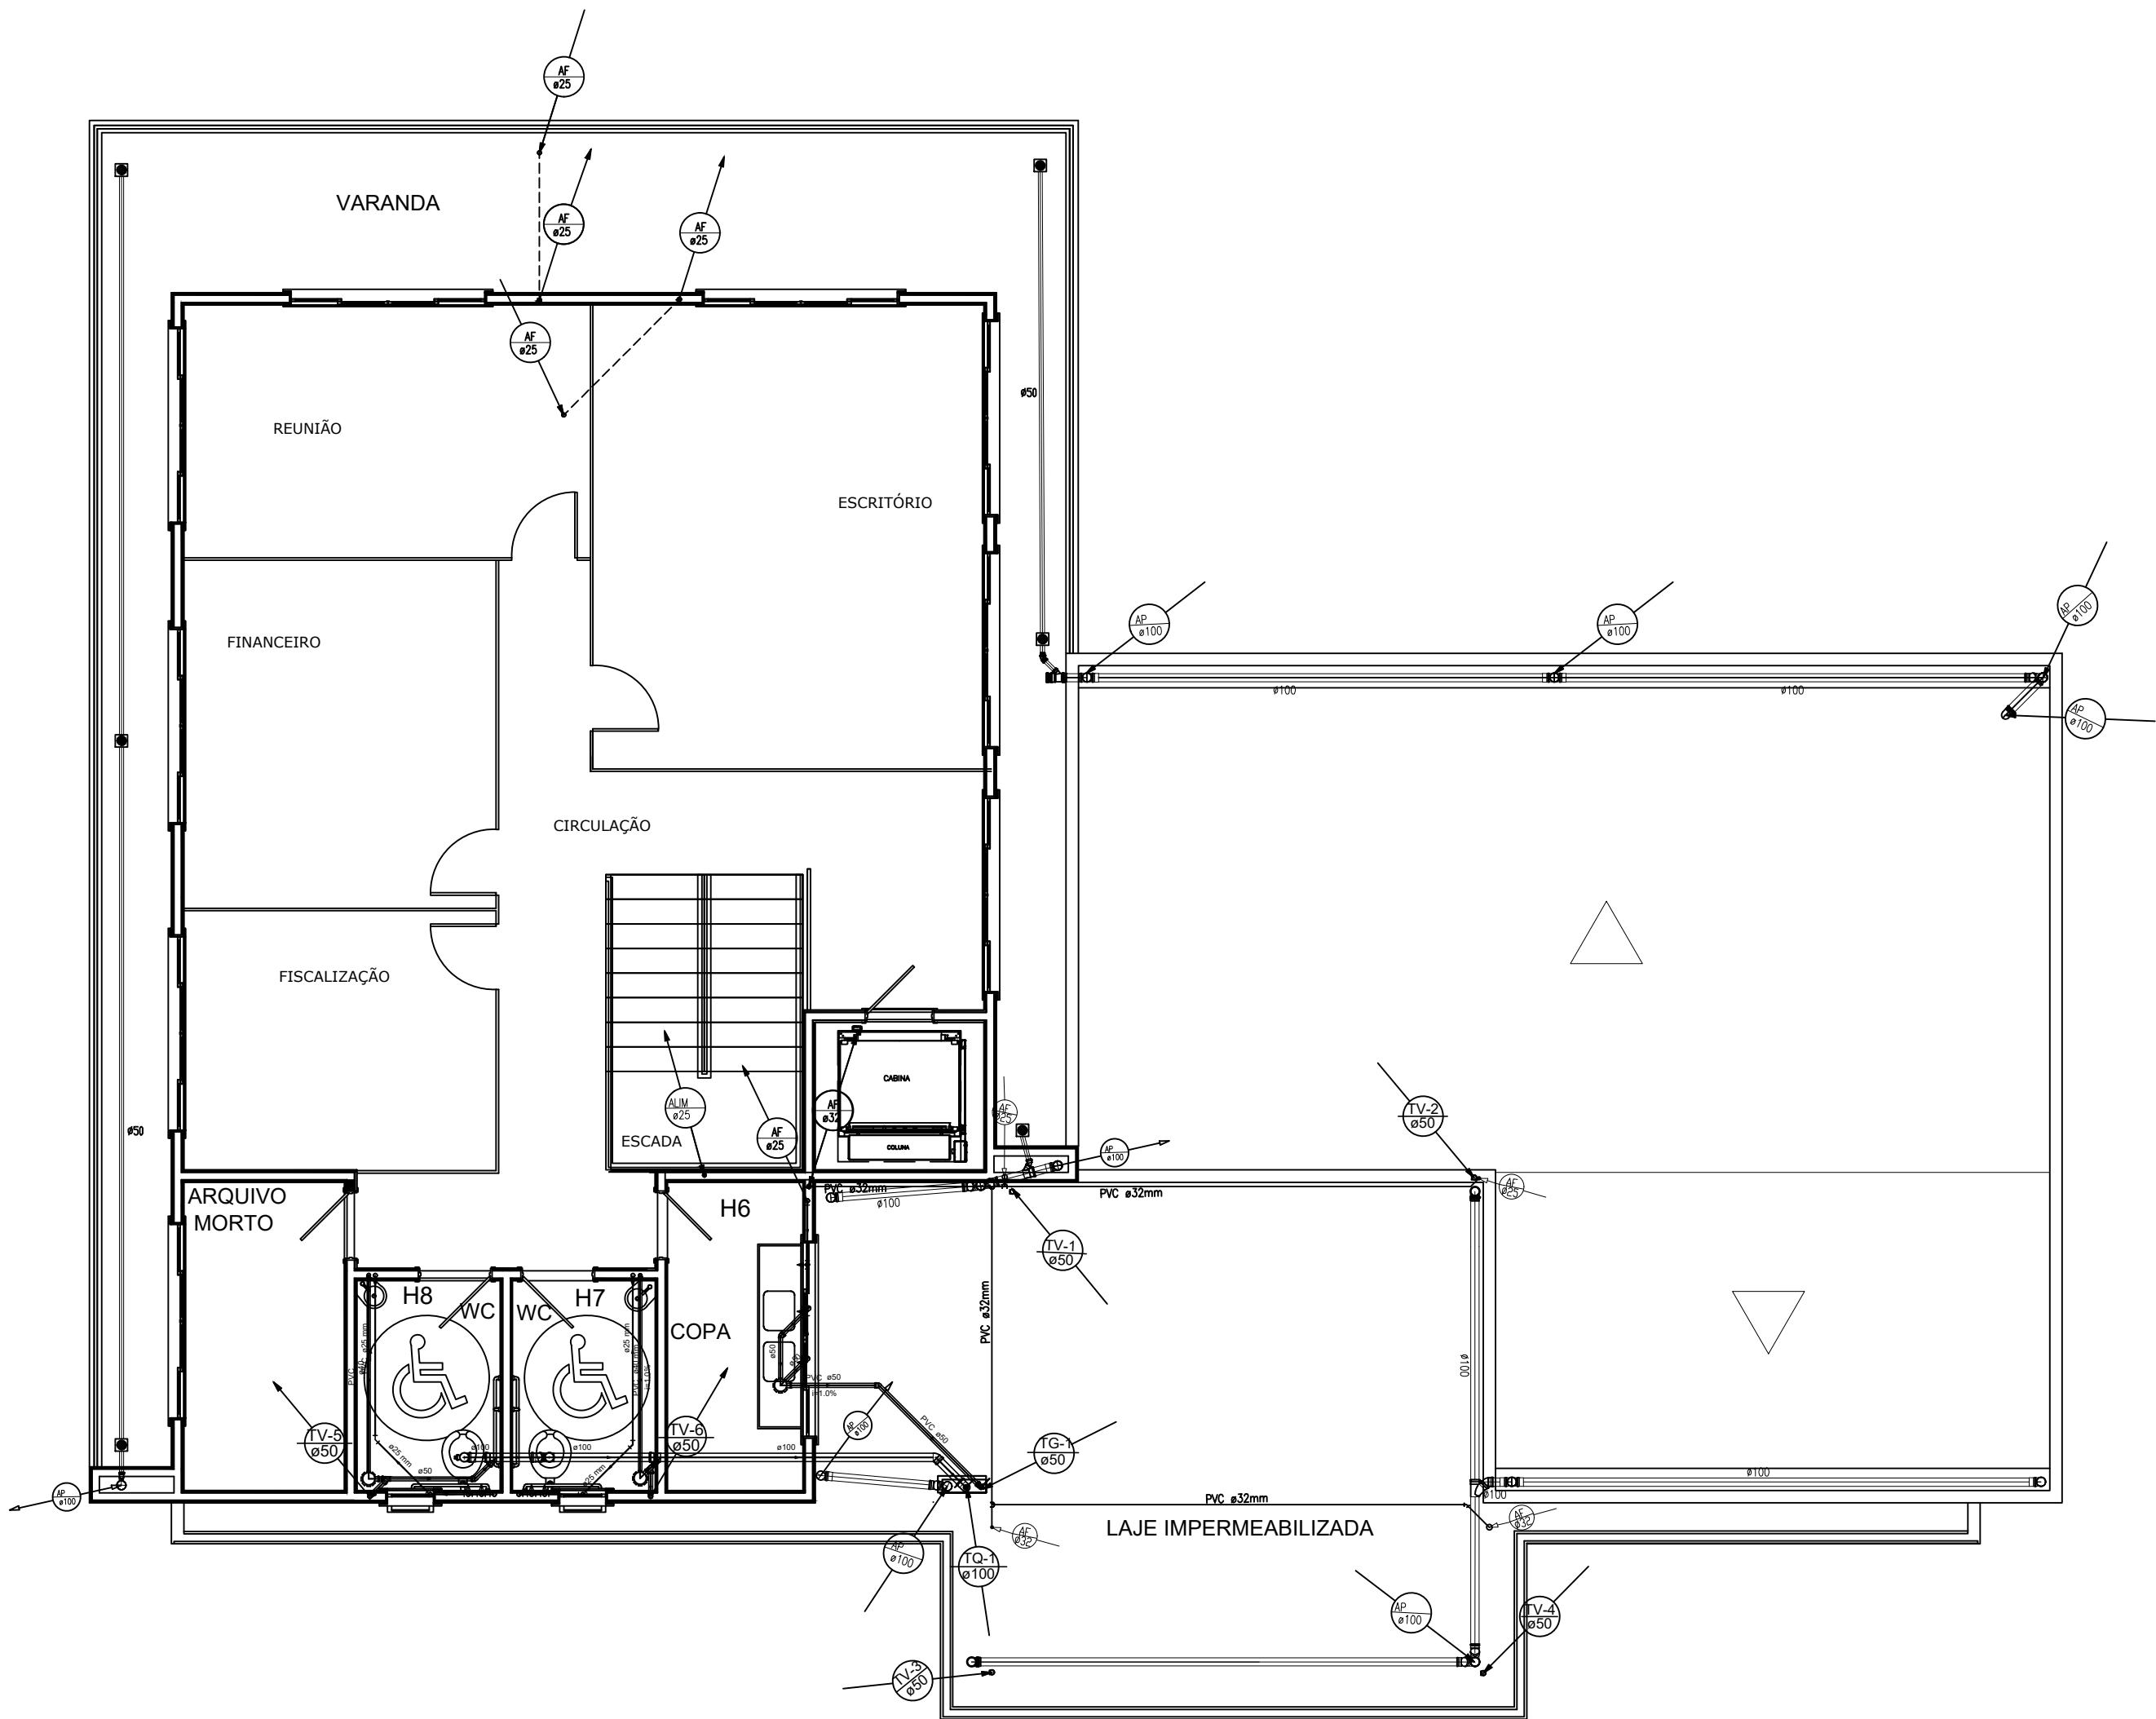


01 | Planta Baixa 1º pav - Hidrossanitário
Esc. 1/75

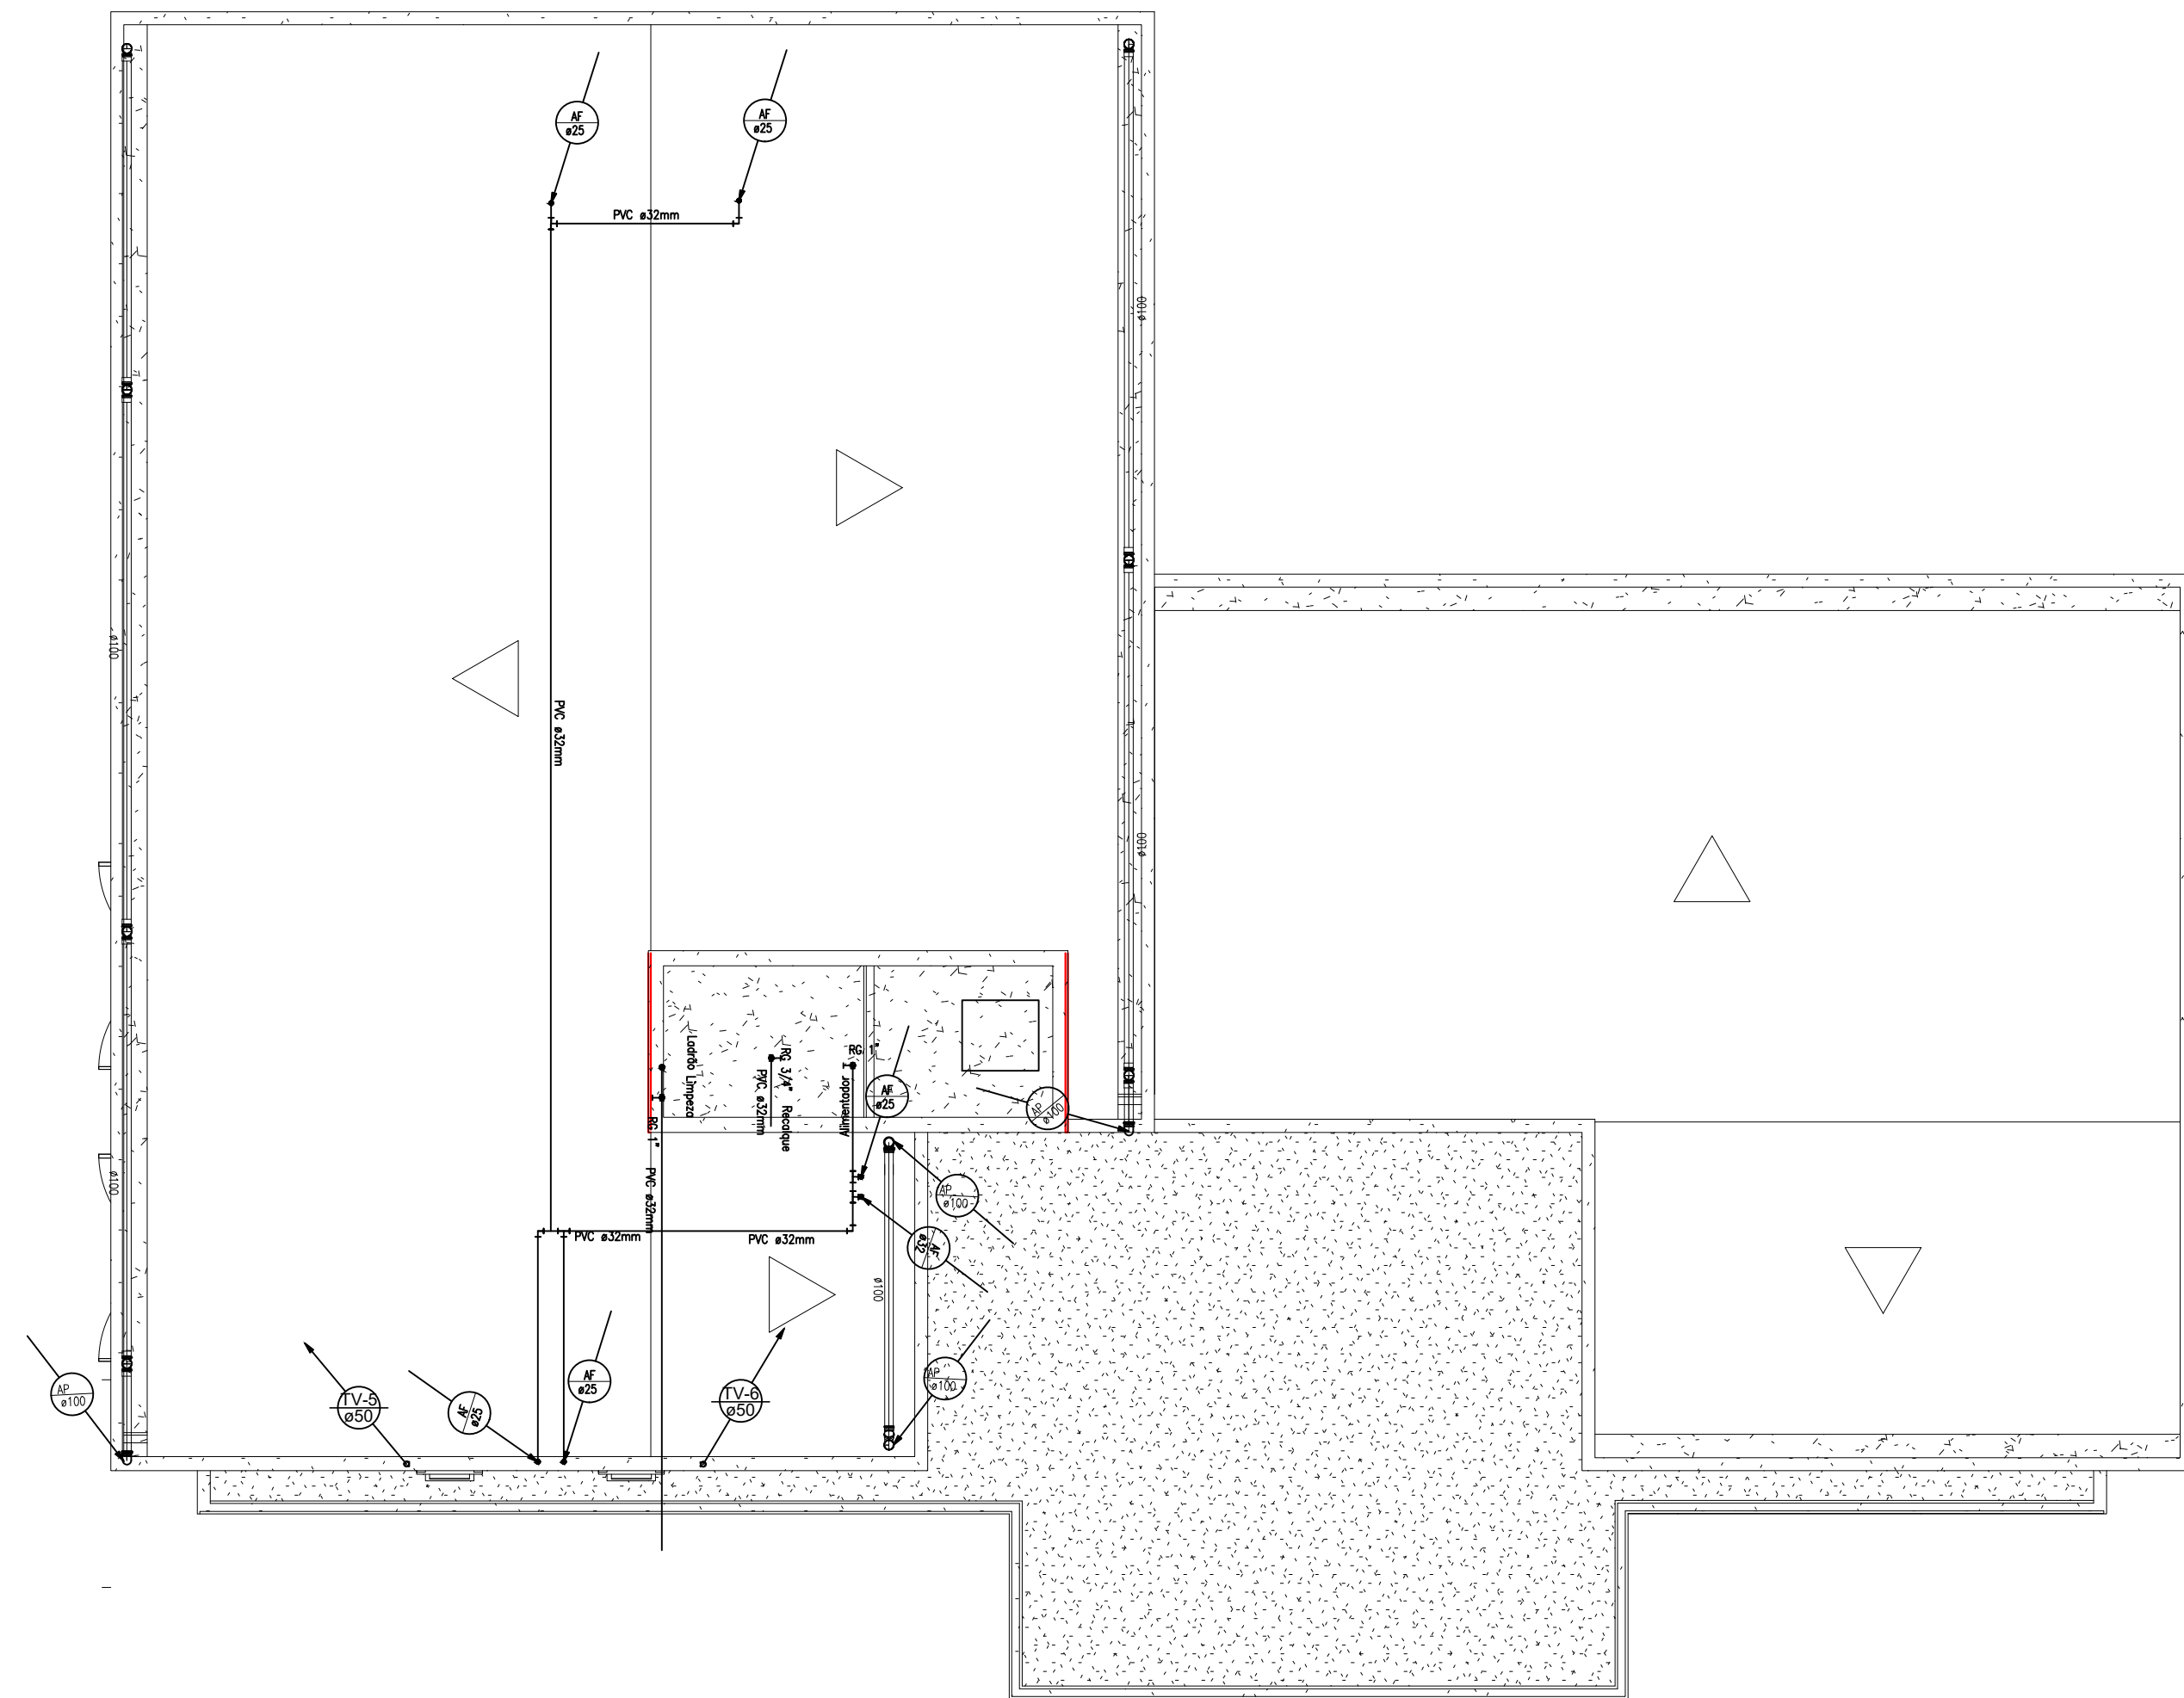

02 | Planta Baixa Coberta - Hidrossanitário
Esc. 1/75

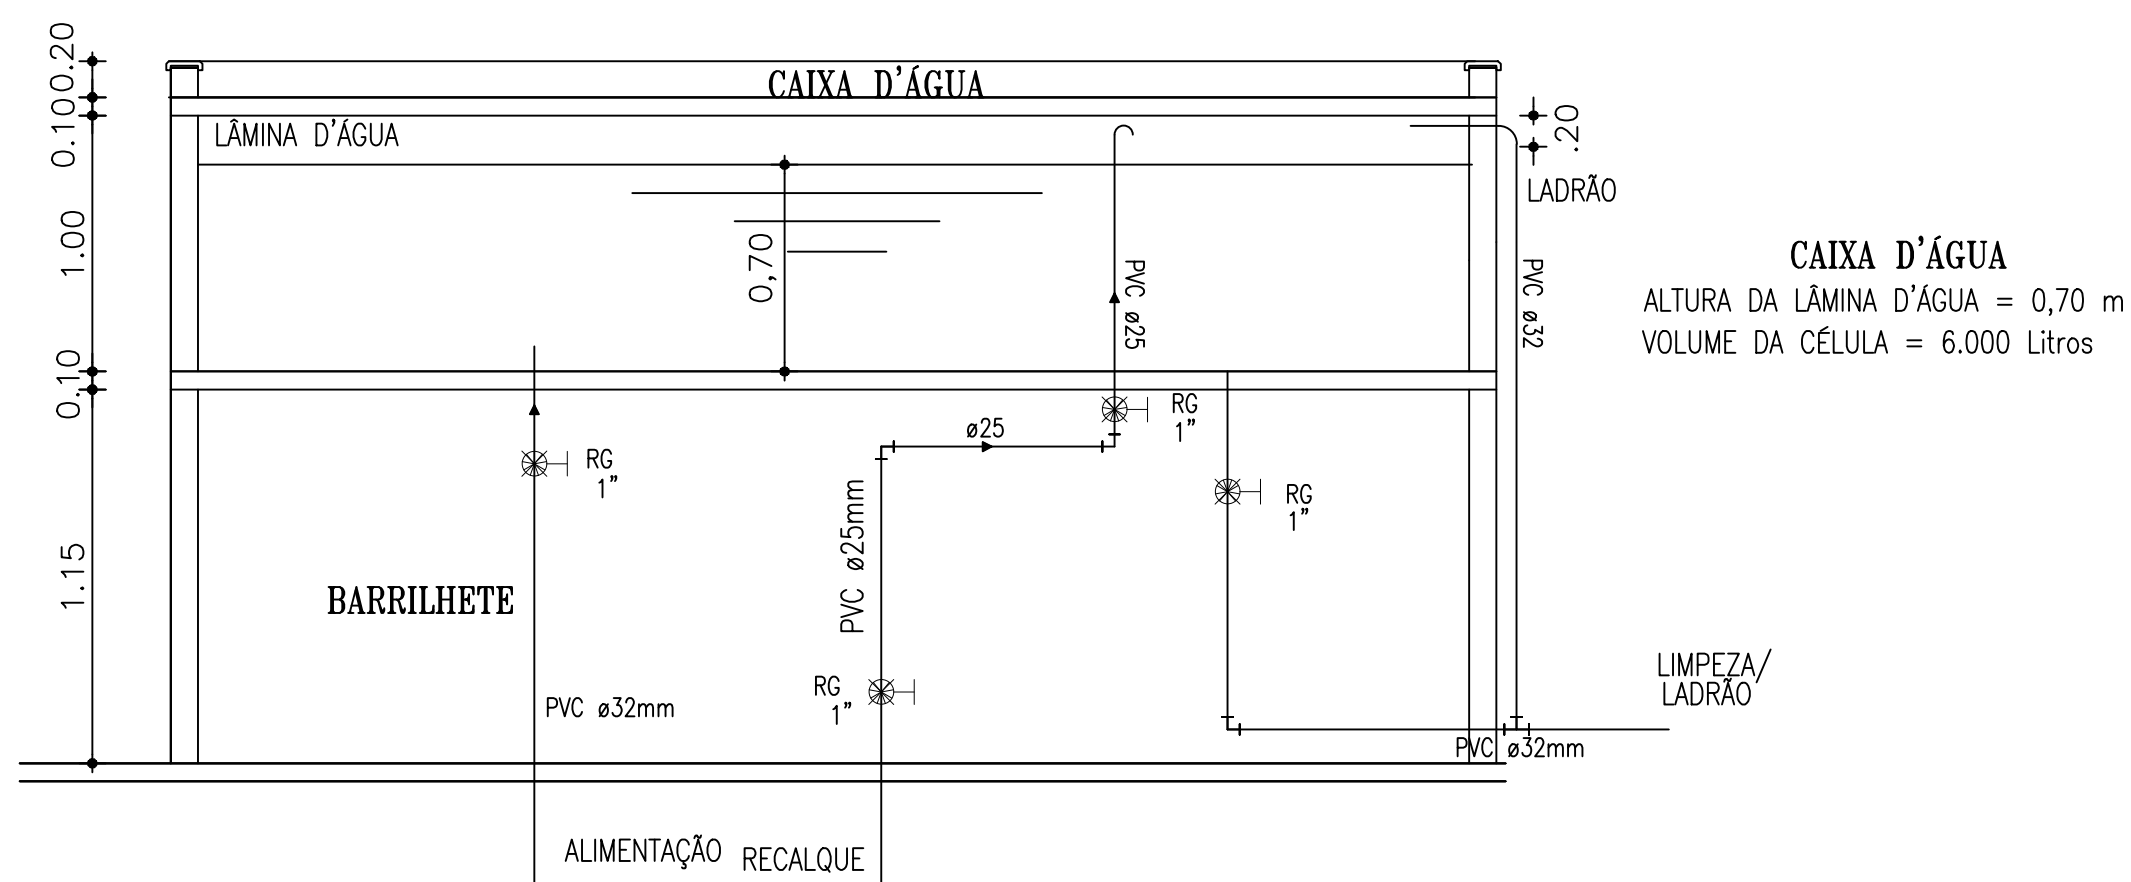


03 | Esquema Caixa D'água
Esc. s/esc

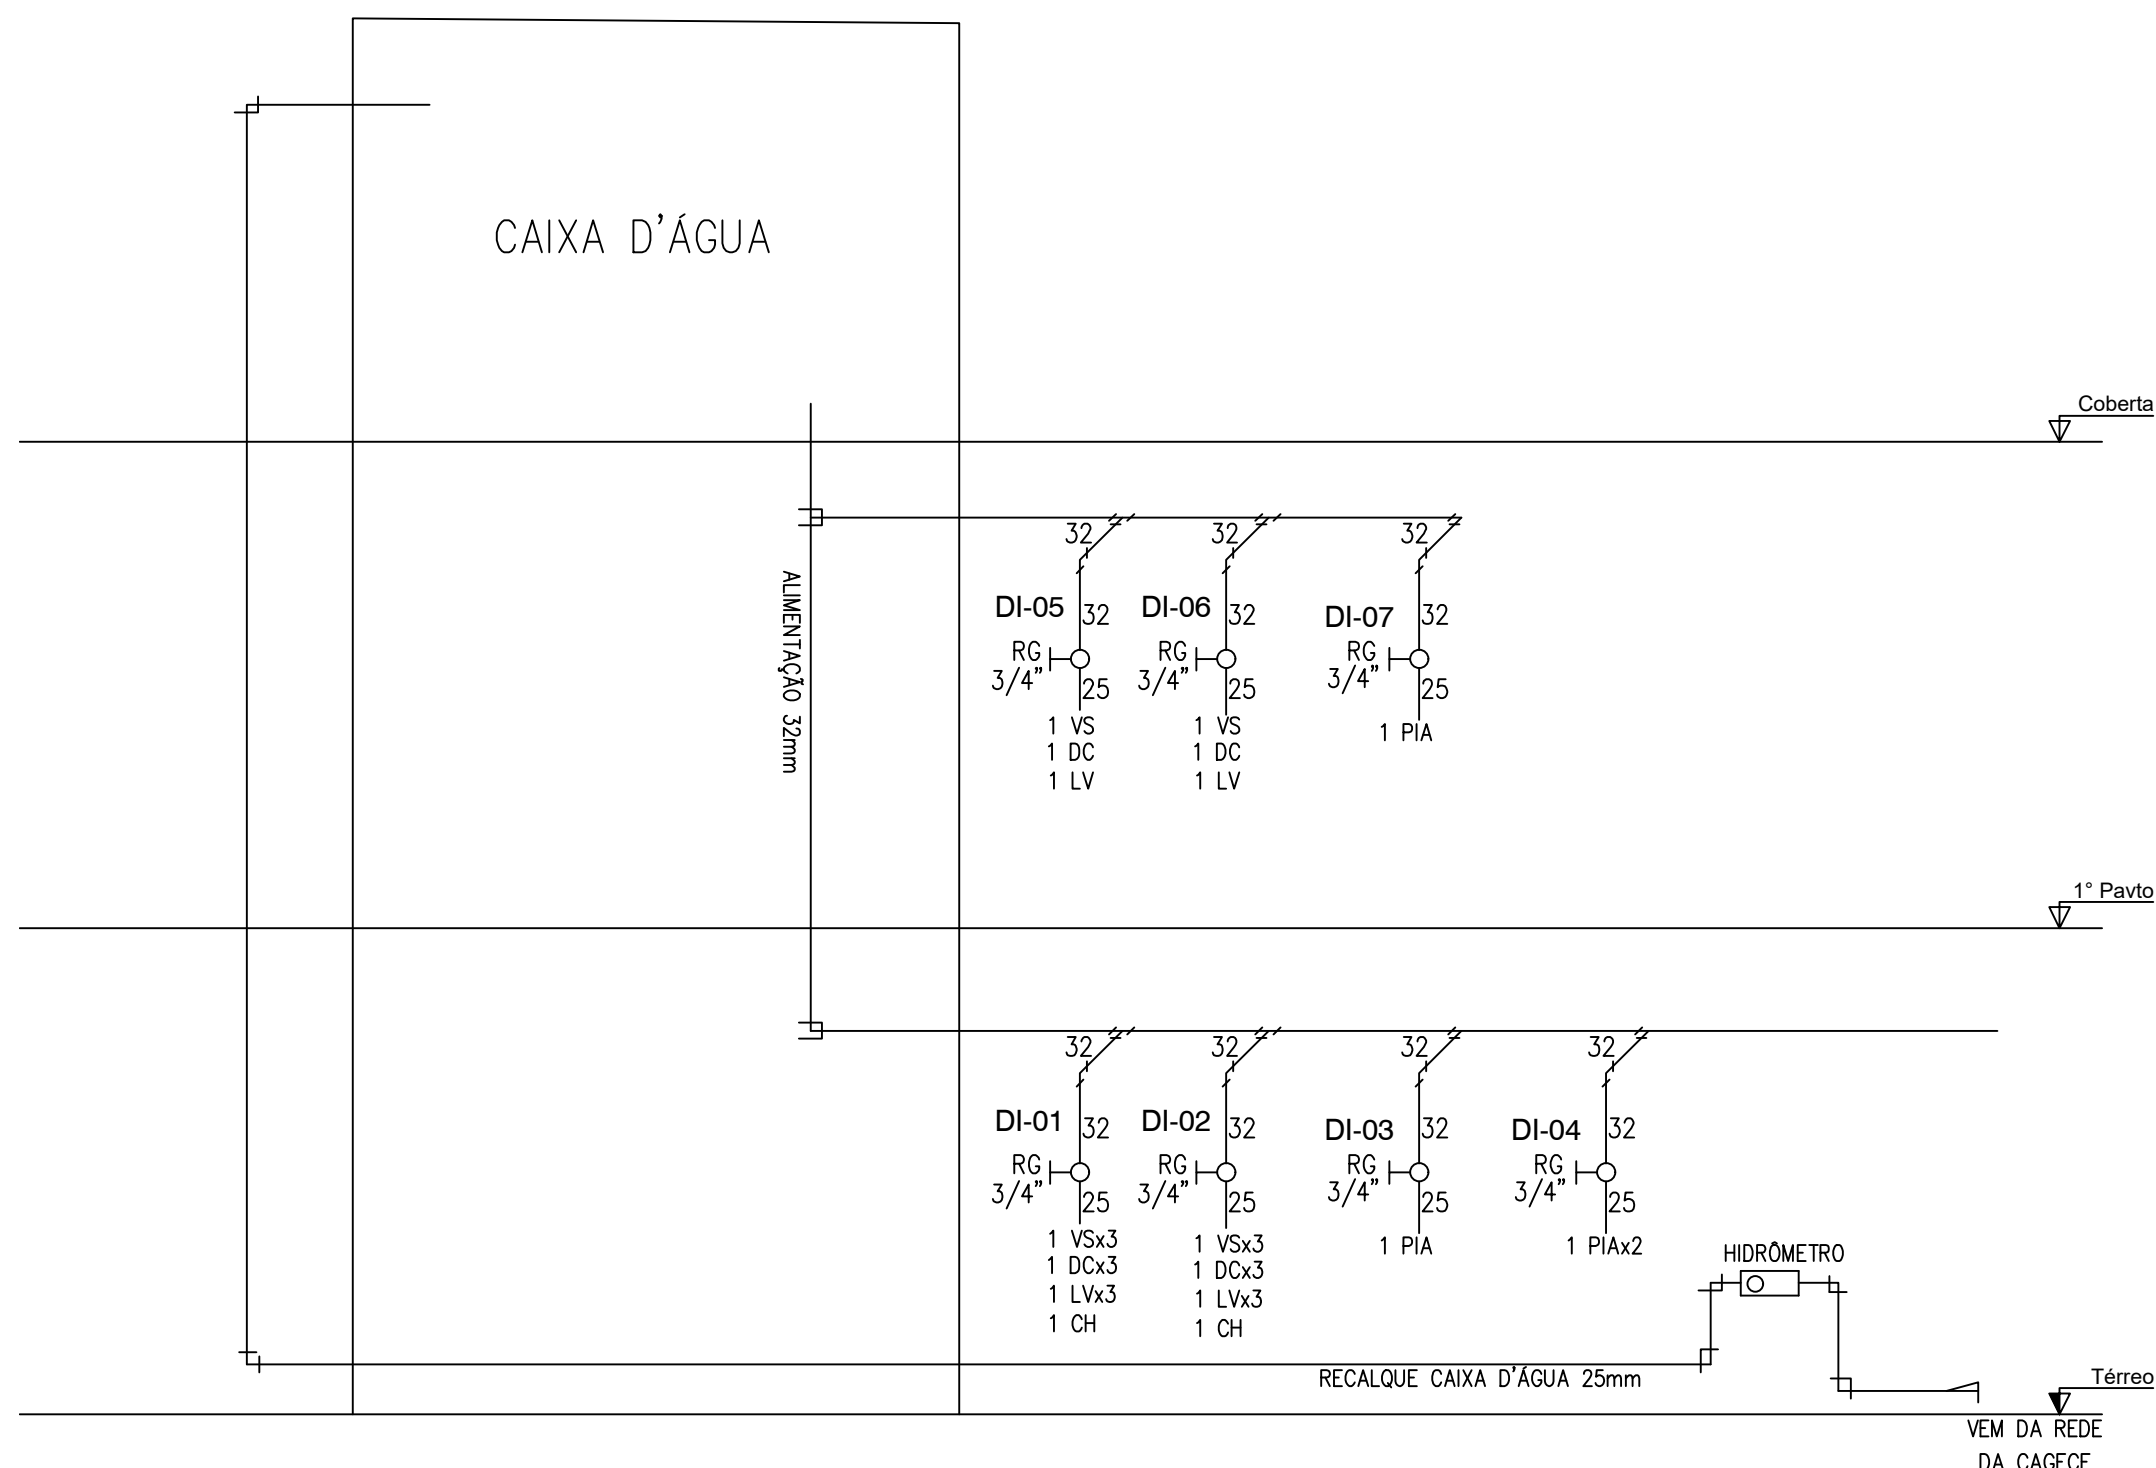


04 | Esquema Vertical - Hidraulica
Esc. s/esc


QUADRO DE REVISÕES		
REVISÃO	MODIFICAÇÃO	DATA
001	COMPATIBILIZAÇÃO ACESSIBILIDADE	20.01.19
PROPRIETARIO		
PROJETO		
APROVO		
PROJETO INSTALAÇÕES HIDROSANITÁRIAS		
RESPONSÁVEL ENGº CIVIL WESLEY RAFAEL DA COSTA-CREA-CE: 061562514-2		DESENHO
PROPRIETARIO SISAR RUSSAS-CE		ESCALA INDICADA
OBRAS SEDE SISAR	LOCAL RUSSAS-CE	DATA ABR/2017
ASSUNTO PLANTA BAIXA 1º PAV PLANTA BAIXA COBERTA ESQUEMA VERTICAL		PRANCHA 03/04

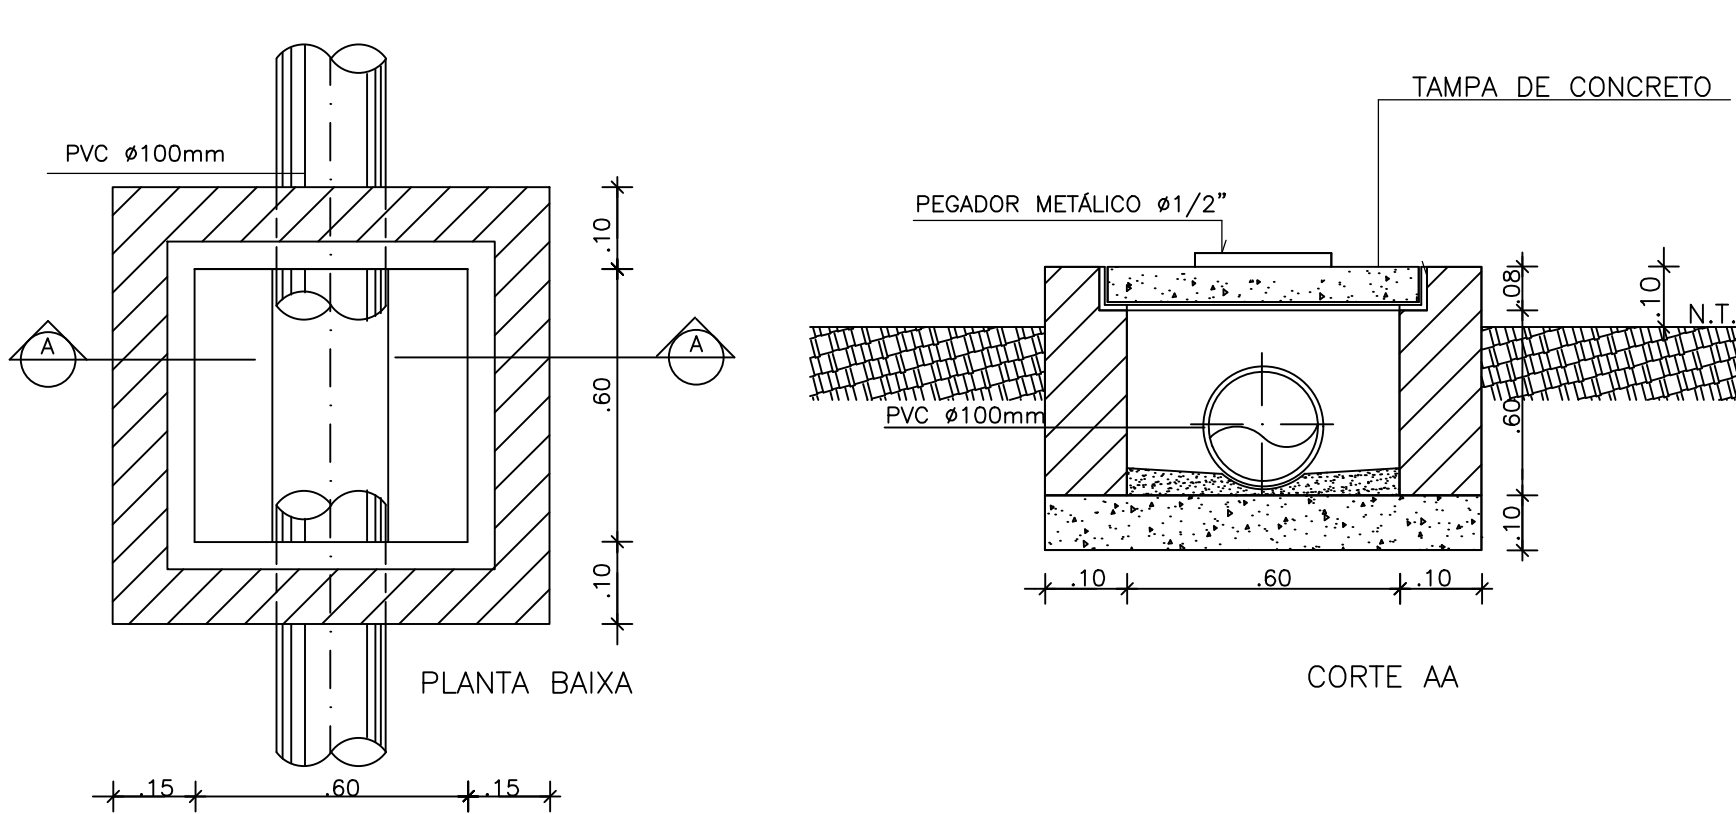



DETALHE CAIXA DE INSPEÇÃO
SEM ESCALA

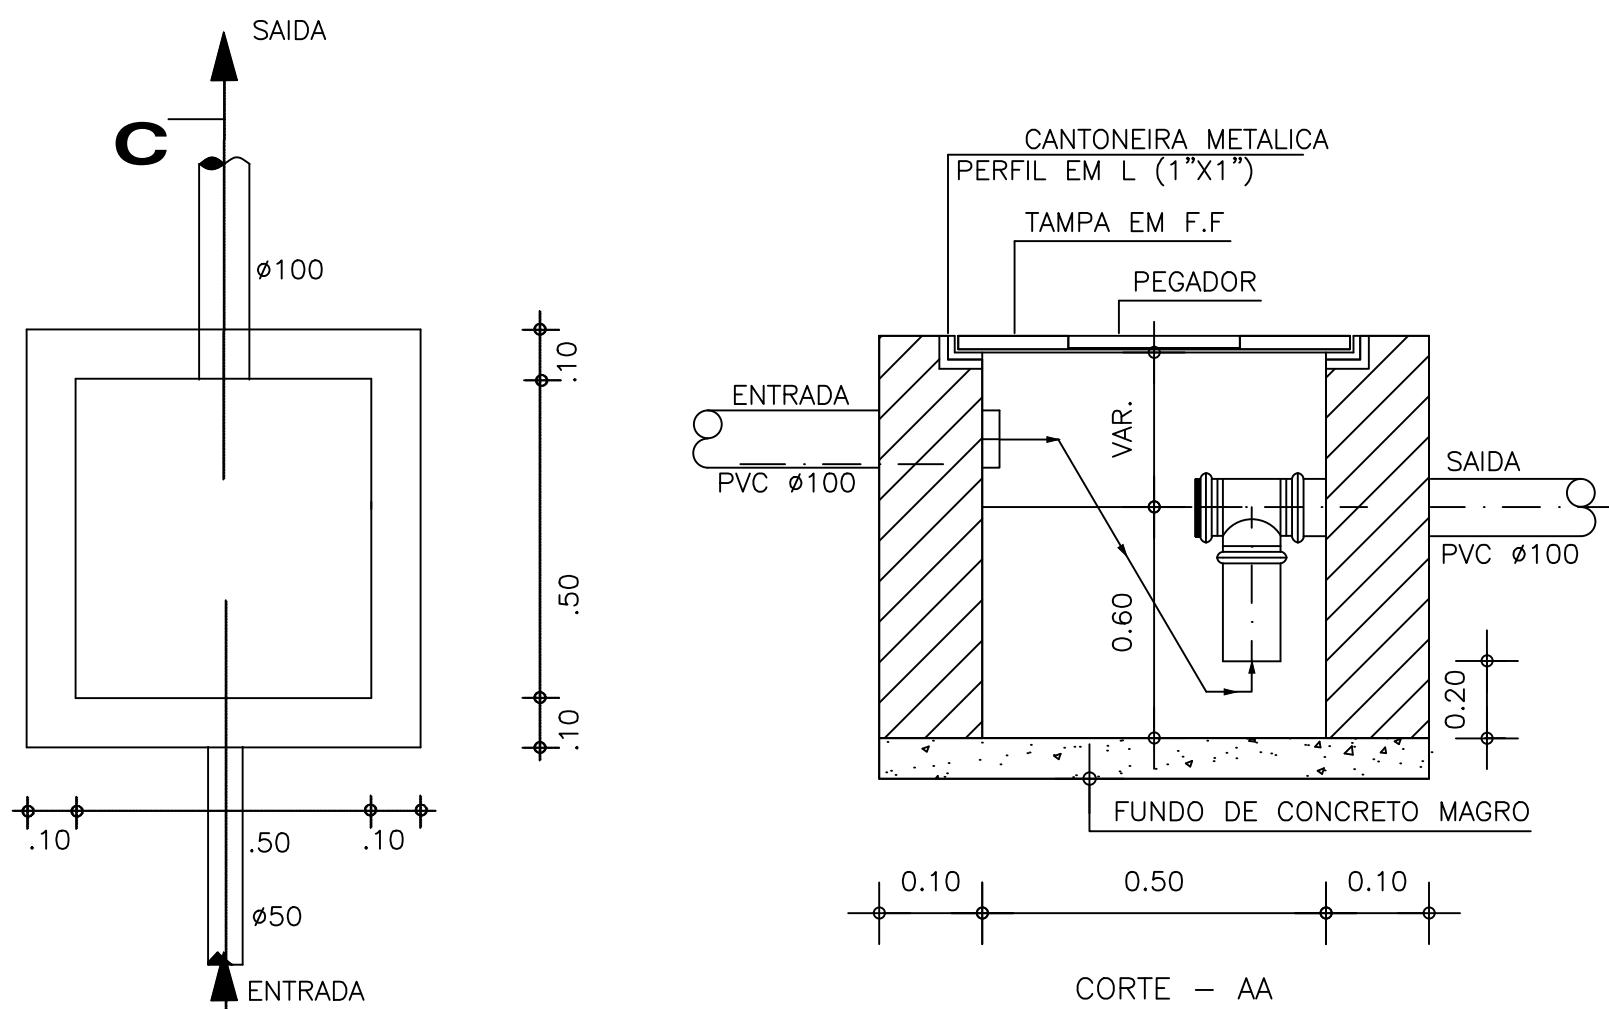

DETALHE CX. DE GORDURA E/OU CX. DE SABÃO
SEM ESCALA

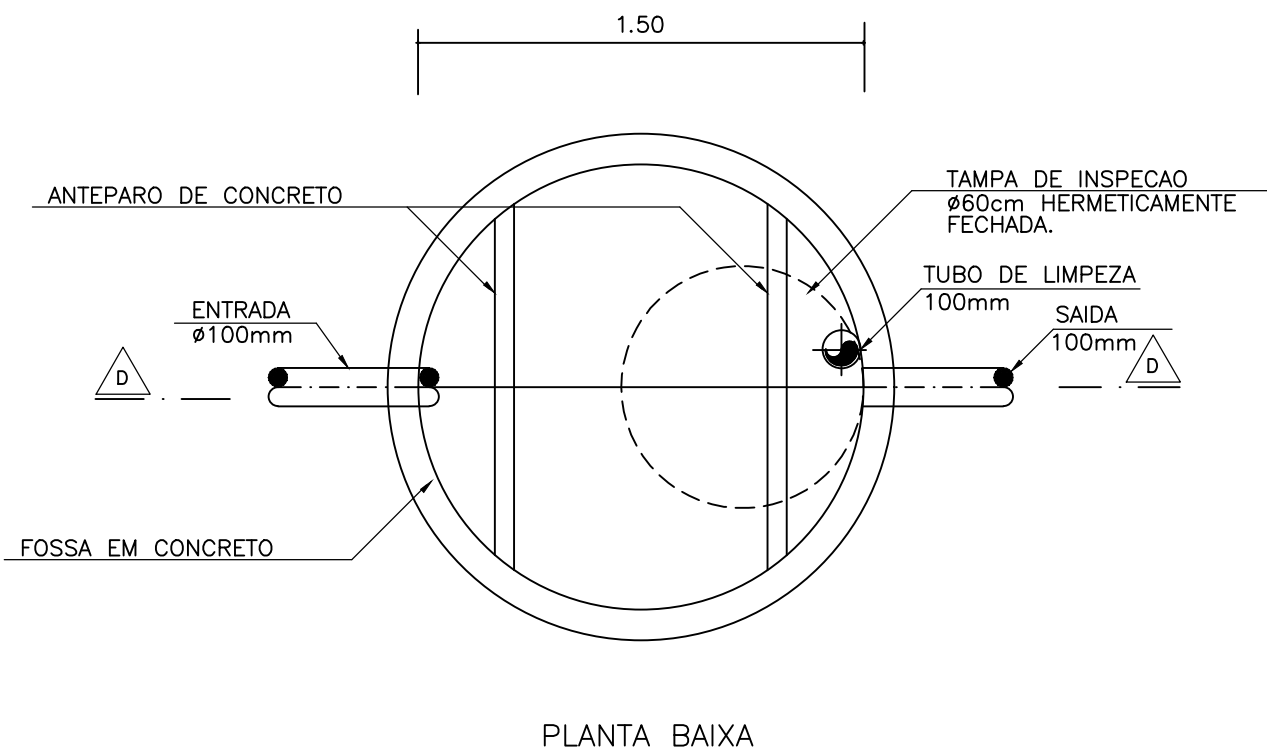

DETALHE FOSSA
SEM ESCALA

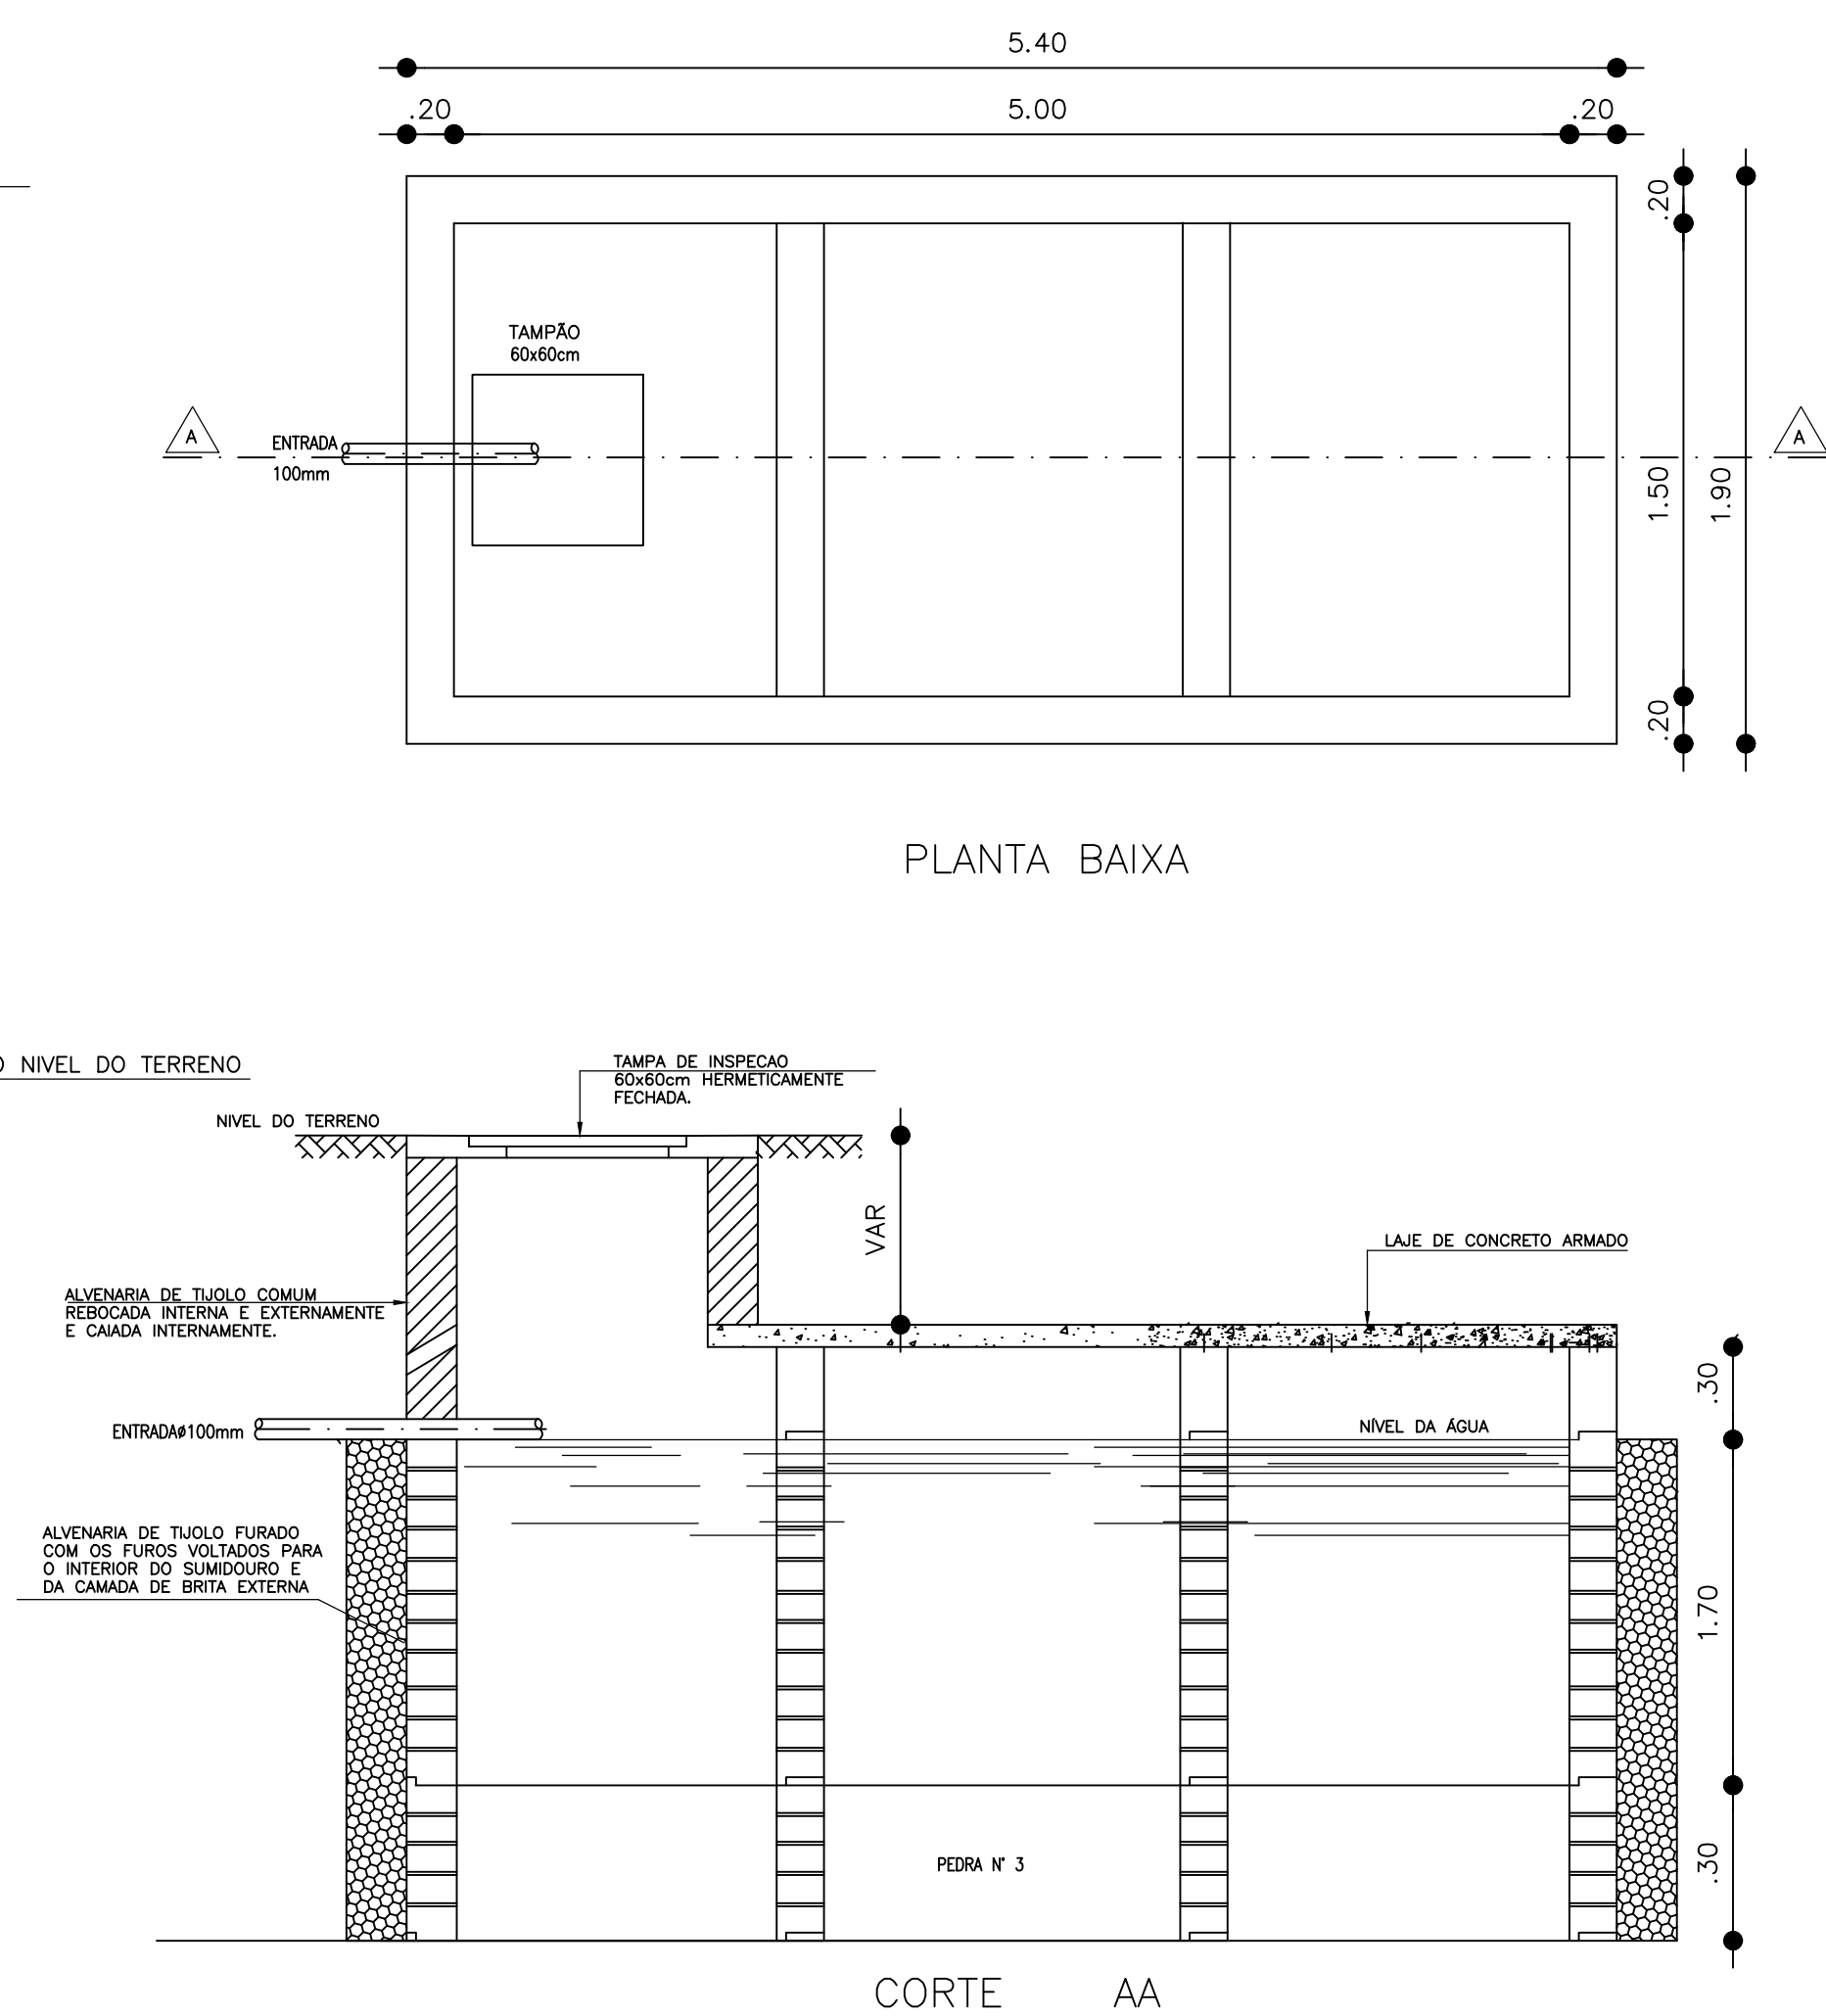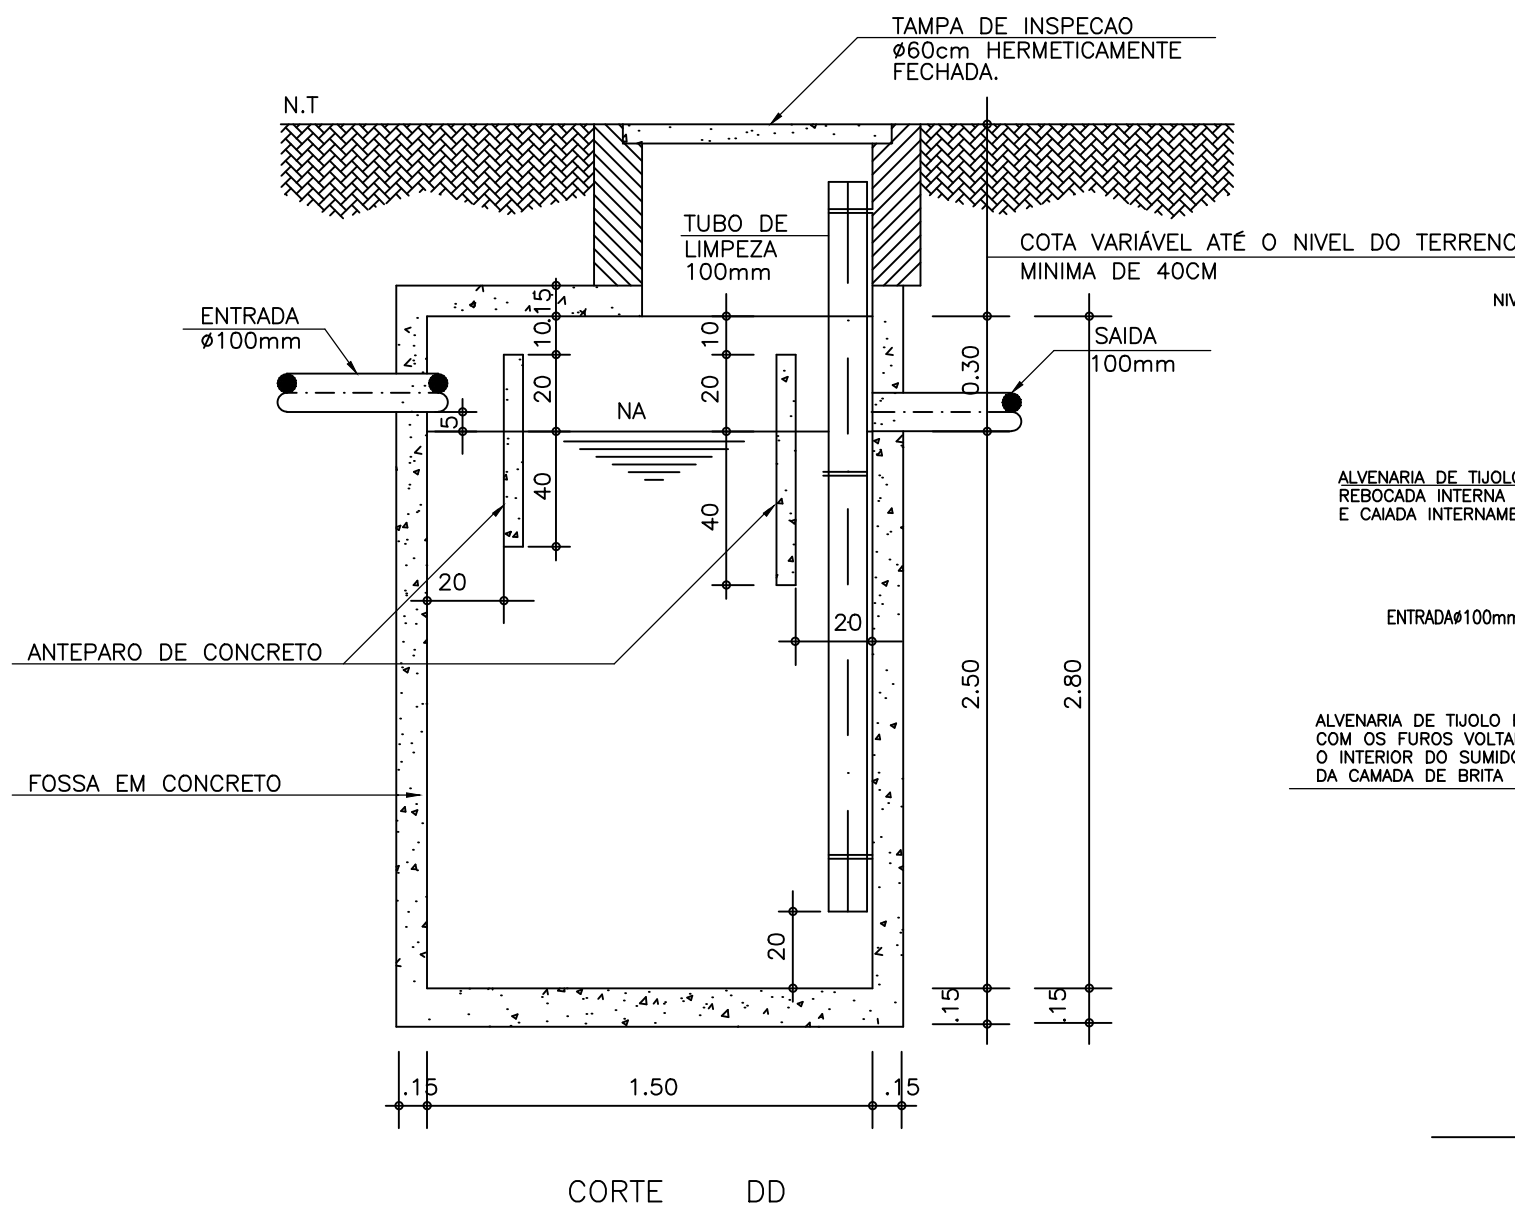

DETALHE DO SUMIDOURO
SEM ESCALA

Observações:

- 1 - A EXTREMIDADE DA COLUNA DE VENTILAÇÃO PASSA NO MÍNIMO 30cm DO TOPO DA COBERTURA, CONFORME PRESCRITO PELA NBR 8160;
- 2 - AS TUBULAÇÕES E CONEXÕES PARA ESGOTO SERÃO EM PVC SÉRIE ESGOTO
- 3 - AS TUBULAÇÕES DEVERÃO TER AS SEGUINTES DECLIVIDADES MÍNIMAS:
 - ESGOTO (D=100mm OU SUPERIOR - i=1%)
 - ESGOTO (D=75, 50 E 40mm - i=2%)
 - ÁGUAS PLUVIAIS E DRENAGEM (i=0,5%)
- 4 - AS LOUÇAS E METAS SERÃO ESPECIFICADAS PELA ARQUITETURA;
- 5 - AS COTAS DE NÍVEL DO TERRENO DEVERÃO SER DEVIDAMENTE CONFIRMADAS NO

- 6 - OS RESERVATÓRIOS SERÃO DOTADOS DE EXTRAVASOR E LIMPEZA. O MATERIAL EMPREGADO PARA EXECUÇÃO DESTAS INSTALAÇÕES SERÁ O PVC RÍGIDO SOLDÁVEL COM AS SEGUINTES CARACTERÍSTICAS:
 - PRESSÃO MÁXIMA DE SERVIÇO DE 7,5 KGf/cm² (75 M.C.A./METROS DE COLUNA D'ÁGUA OU 750 KPA);
 - TEMPERATURA DA ÁGUA: 20°C;
 - TUBOS DE 6M COM PONTA E BOLSA, SOLDÁVEL;
 - CONEXÕES AZUIS COM BUCHA DE LATÃO (SAÍDAS DE 1/2" E 3/4") PARA PONTOS DE CONSUMO ONDE PRETENDE-SE INSTALAR PEÇAS METÁLICAS;
- 7 - A COLETA DAS ÁGUAS PLUVIAIS NÃO INFILTRADAS NO TERRENO SERÃO CAPTADAS E ENCAMINHADAS À GALERIA DE ÁGUAS PLUVIAIS.

QUADRO DE REVISÕES		
REVISÃO	MODIFICAÇÃO	DATA
001	COMPATIBILIZAÇÃO ACESSIBILIDADE	20.01.19
_____ PROPRIETÁRIO _____ PROJETO		APROVO
PROJETO INSTALAÇÕES HIDROSANITÁRIAS		
RESPONSÁVEL ENGº CIVIL WESLEY RAFAEL DA COSTA-CREA-CE: 061562514-2		DESENHO
PROPRIETÁRIO SISAR RUSSAS-CE		ESCALA INDICADA
OBRA SEDE SISAR	LOCAL RUSSAS-CE	DATA ABR/2017
ASSUNTO TANQUE SÉPTICO SUMIDOURO CAIXAS		PRANCHA 04/04