

Companhia de Água e Esgoto do Ceará

DEN - Diretoria de Engenharia

GPROJ - Gerência de Projetos de Engenharia

Fortaleza - CE

Projeto Básico do Sistema de Esgotamento Sanitário do
Bairro Conjunto Palmeiras

VOLUME II - TOMO V
Peças Gráficas

Cagece

MAIO/2021



EQUIPE TÉCNICA DA GPROJ – Gerência de Projetos

Produto: Projeto Básico do Sistema de Esgotamento Sanitário do Bairro Conjunto Palmeiras em Fortaleza

Gerente de Projetos de Engenharia

Eng. Aline Martins Brito

Coordenação de Projetos Técnicos

Eng. Adriana Silva Gonçalves

Coordenação de Serviços Técnicos de Apoio

Eng. Jorge Humberto Leal de Saboia

Coordenação de Custos e Orçamentos de Obras

Eng. Humberto Oliveira Pontes Nunes

Engenheiro Projetista

Eng. Fabiano Nascimento Lira

Eng. Leonardo Carvalho de Sousa

Desenhos

João Maurício e Silva Neto

Katya Almeida

Eng. Leonardo Carvalho de Sousa

Bárbara Kelly S. L. Rodrigues

Topografia

Wilker da Silva Bezerra

Luís Monteiro Vieira

Carlos Ernesto Ataíde Leite

Fábio Henrique Moreira de Castro

Marcos da Silva Andrade

Elvileno Gomes da Silva

Cesar Antônio de Sousa

Regina Célia Brito da Silva

José Ribamar Elias de Sousa

Edição

Sibelle Mendes Lima

Arquivo Técnico

Patrícia dos Santos Silva

Colaboração

Ana Beatriz de Oliveira Montezuma

Gleiciane Cavalcante Gomes

I – APRESENTAÇÃO

O presente relatório consiste no Projeto Básico do Sistema de Esgotamento Sanitário do Bairro Conjunto Palmeiras - Fortaleza/CE, desenvolvido pela Gerência de Projetos (GPROJ) da Companhia de Água e Esgoto do Ceará (Cagece).

Este documento é a parte integrante do seguinte conjunto de volumes:

- Volume I – Memorial Descritivo, Memorial de Cálculo, Memorial de Desapropriação, Especificações Técnicas e Manual de Operação.

- **Volume II – Peças Gráficas:**

- Tomo I;
- Tomo II;
- Tomo III;
- Tomo IV;
- **Tomo V.**

- Volume III – Projeto Elétrico;

- Volume IV – Projeto de Automação;

- Volume V – Projeto Estrutural;

- Tomo I:
 - Parte I;
 - Parte II;
 - Parte III.
- Tomo II;
- Tomo III;
- Tomo IV.

- Volume VI – Geotecnia.

- Tomo I;
- Tomo II.

 


Peças Gráficas


PEÇAS GRÁFICAS

Relação de Plantas:

DESENHO:	PRANCHA:	TÍTULO:
01	01/01	Layout Geral
02	01/08	Rede Coletora de Esgoto – SB1.1 – Planta de Execução
02	02/08	Rede Coletora de Esgoto – SB1.1 – Planta de Execução
02	03/08	Rede Coletora de Esgoto – SB1.1 – Planta de Execução
02	04/08	Rede Coletora de Esgoto – SB1.1 – Planta de Execução
02	05/08	Rede Coletora de Esgoto – SB1.1 – Planta de Execução
02	06/08	Rede Coletora de Esgoto – SB1.1 – Planta de Execução
02	07/08	Rede Coletora de Esgoto – SB1.1 – Planta de Execução
02	08/08	Rede Coletora de Esgoto – SB1.1 – Planta de Execução
03	01/03	Rede Coletora de Esgoto – SB1.2 – Planta de Execução
03	02/03	Rede Coletora de Esgoto – SB1.2 – Planta de Execução
03	03/03	Rede Coletora de Esgoto – SB1.2 – Planta de Execução
04	01/03	Rede Coletora de Esgoto – SB2 – Planta de Execução
04	02/03	Rede Coletora de Esgoto – SB2 – Planta de Execução
04	03/03	Rede Coletora de Esgoto – SB2 – Planta de Execução
05	01/01	Rede Coletora de Esgoto – SB3 – Planta de Execução
06	01/01	Rede Coletora de Esgoto – SB4 – Planta de Execução
07	01/01	Estação de Tratamento de Esgoto – Planta de Interferências
08	01/01	Estação Elevatória de Esgoto 2 – Planta de Situação, Locação, Urbanização, Demolição e Perfil
09	01/05	Estação Elevatória de Esgoto 2 – Planta Baixa: Plano 1-1 e 2-2
09	02/05	Estação Elevatória de Esgoto 2 – Vista Superior, Cortes A-A, FF e GG
09	03/05	Estação Elevatória de Esgoto 2 – Cortes B-B, C-C, D-D e E-E
09	04/05	Estação Elevatória de Esgoto 2 – Detalhes
09	05/05	Estação Elevatória de Esgoto 2 – Detalhes
10	01/01	Linha de Recalque – DeFºFº 200mm – Perfil e Caminhamento – SB2


 Téc. Leonardo Carvalho de Sousa
 CREA: 061186371-5
 GPROJ - CAGECE

11	01/01	Travessia Sob Canal (Envelopamento) – Linha de Recalque 200mm e Rede Coletora 150mm
12	01/01	Estação Elevatória de Esgoto 3 – Planta de Situação, Locação, Urbanização e Perfil
13	01/04	Estação Elevatória de Esgoto 3 – Vista Superior e Planta Baixa Plano 1-1 e 2-2 - Cortes C-C, D-D e E-E
13	02/04	Estação Elevatória de Esgoto 3 – Cortes A-A, B-B, FF e GG
13	04/05	Estação Elevatória de Esgoto 3 – Detalhes
13	05/05	Estação Elevatória de Esgoto 3 – Detalhes
14	01/01	Linha de Recalque - DeFºFº 150mm – Perfil e Caminhamento – SB3
15	01/01	Estação Elevatória de Esgoto 4 – Planta de Situação, Locação e Urbanização
16	01/05	Estação Elevatória de Esgoto 4 – Planta Baixa Plano 1-1 e 2-2 - Cortes E-E, F-F e G-G
16	02/05	Estação Elevatória de Esgoto 4 – Vista Superior - Cortes A-A, C-C e D-D
16	03/05	Estação Elevatória de Esgoto 4 – Cortes B-B e H-H
16	04/05	Estação Elevatória de Esgoto 4 – Detalhes
16	05/05	Estação Elevatória de Esgoto 4 – Detalhes
17	01/01	Linha de Recalque - DeFºFº 100MM – Perfil, Caminhamento e Detalhes – SB4
18	01/01	Casa do Gerador (EEE-02 e EEE-03) - Planta Baixa, Cortes, Fachadas e Detalhes
19	01/02	Casa do Gerador (EEE-04) - Planta Baixa, Planta de Coberta e Fachadas
19	02/02	Casa do Gerador (EEE-04) - Planta Baixa e Cortes
20	01/02	Casa do Gerador (EEE-04) - Planta Baixa, Cortes, Fachadas e Detalhes
20	02/02	Casa do Gerador (EEE-04) – Instalações Hidrossanitárias
21	01/01	Estação de Tratamento de Esgoto - Planta de Locação e Urbanização
22	01/01	Estação de Tratamento de Esgoto – Planta de Paisagismo e

 


Téc. Leonardo Carvalho de Sousa

CREA: 061186371-5

GPROJ - CAGECE

		Detalhes
23	01/12	Estação Elevatória de Esgoto 01 – Planta de Vista Superior
23	02/12	Estação Elevatória de Esgoto 01 – Planta Plano 1-1
23	03/12	Estação Elevatória de Esgoto 01 – Planta Plano 2-2
23	04/12	Estação Elevatória de Esgoto 01 – Cortes A-A, B-B e C-C
23	05/12	Estação Elevatória de Esgoto 01 – Cortes D-D, E-E, F-F e G-G
23	06/12	Estação Elevatória de Esgoto 01 – Cortes H-H, I-I, J-J, K-K e Detalhe
23	07/12	Estação Elevatória de Esgoto 01 – Detalhe do Classificador de Areia
23	08/12	Estação Elevatória de Esgoto 01 – Detalhe da Caixa de Areia Mecanizada
23	09/12	Estação Elevatória de Esgoto 01 – Detalhe da Caixa de Areia Mecanizada
23	10/12	Estação Elevatória de Esgoto 01 – Detalhe da Coberta e Tampas
23	11/12	Detalhe da Escada de Marinheiro com Gaiola de Proteção e Escada de Marinheiro de Prolongamento (Aço Inox A304/A316L)
23	12/12	Detalhe da Escada de Marinheiro com Gaiola de Proteção e Escada de Marinheiro de Prolongamento (Aço Inox A304/A316L)
24	01/02	Caixa Divisora de Vazão – Planta Baixa, Cortes e Detalhe
24	02/02	Caixa Divisora de Vazão – Planta Baixa e Vistas
25	01/05	Estação de Tratamento de Esgoto – UASB - Planta Baixa – Nível 1 e Nível 2
25	02/05	Estação de Tratamento de Esgoto – UASB - Planta Baixa – Nível 3 e Nível 4
25	03/05	Estação de Tratamento de Esgoto – UASB – Cortes A-A, B-B e C-C
25	04/05	Estação de Tratamento de Esgoto – UASB – Cortes DD, EE e Detalhes
25	05/05	Estação de Tratamento de Esgoto – UASB – Cortes FF e Vista
26	01/02	Leitos de Secagem (Posição 01) – Planta Baixa, Planta de Coberta e Detalhe
26	02/02	Leitos de Secagem (Posição 01) – Cortes AA, BB, CC e Detalhes

 


Téc. Leonardo Carvalho de Sousa

CREA: 061186371-5









GPROJ - CAGECE

27	01/02	Leitos de Secagem (Posição 02) – Planta Baixa, Planta de Coberta e Detalhe
27	02/02	Leitos de Secagem (Posição 02) – Cortes AA, BB, CC e Detalhes
28	01/01	Estação de Queima - Planta Baixa, Cortes, Vista e Detalhe
29	01/02	Casa de Química - Planta Baixa, Cortes e Fachadas
30	01/01	Estação de Tratamento de Esgoto – Casa do Gerador - Planta Baixa, Cortes, Fachadas e Detalhes
31	01/02	Casa do Gerador - Planta Baixa, Planta de Coberta, Cortes e Fachadas
31	02/02	Casa do Operador – Instalações Hidráulicas e Sanitárias
32	01/04	Estação de Tratamento de Esgoto – Planta de Interligações
32	02/04	Estação de Tratamento de Esgoto – Planta de Interligações
32	03/04	Estação de Tratamento de Esgoto – Planta de Interligações
32	04/04	Estação de Tratamento de Esgoto – Planta de Interligações
33	01/03	Lagoas de Estabilização – Planta de Demolição e Locação
33	02/03	Lagoas de Estabilização – Extravasor da EEE 01
34	01/03	Lagoas de Estabilização – Seção, Tipo e Detalhes
34	02/03	Lagoas de Estabilização – Detalhes
34	03/03	Lagoas de Estabilização – Detalhes
35	01/05	Lagoas de Estabilização – Caixa de Entrada – Lagoa de Polimento
35	02/05	Lagoas de Estabilização – Caixa de Interligação
35	03/05	Lagoas de Estabilização – Entradas – (By Pass)
35	04/05	Lagoas de Estabilização – Caixa de Saída (Provisória)
35	05/05	Lagoas de Estabilização – Caixa de Transição e Saída – Lagoa de Maturação II
36	01/02	Estação de Tratamento de Esgoto – Muro de Concreto Celular – Detalhe 1
36	02/02	Estação de Tratamento de Esgoto – Muro de Concreto Celular – Detalhe 2
37	01/01	Projeto Complementar – Muro de Alvenaria e Portão – Padrão Cagece

 
 Téc. Leonardo Carvalho de Sousa
 CREA: 061186371-5
 GPROJ - CAGECE

38	01/01	Ligação Domiciliar – Detalhes
39	01/01	Ligação Intradomiciliar
40	01/05	Poço de Visita DN 1000 para Tubulação DN 150 a DN 300 – Planta Baixa, Cortes e Detalhes
40	02/05	Poço de Visita DN 1200 para Tubulação DN 400 a DN 500 – Planta Baixa, Cortes e Detalhes
40	03/05	Poço de Visita DN 600 (Ponta Seca/ PV Intermediário) para Tubulação DN 150 a DN 200 – Planta Baixa, Cortes, Detalhes e Tubos de Quedas
40	04/05	Poço de Visita com Câmara (PV) para Tubulação PRFV DN 600 a DN 700mm
40	05/05	Poço de Visita com Câmara (PV) – Planta de Detalhes para Tubulação PRFV de DN 600 a DN 700mm
41	01/01	Poço de Visita – Calhas de Fundo
42	01/01	Caixa de Quebra de Pressão – Linha de Recalque 02 e 03
43	01/02	Bloco de Acoragens – DN50 a DN400 – Pressões de Serviço 5.0 a 16 Kg/cm ² (Curvas, Tês e CAP's)
43	02/02	Bloco de Acoragens – DN 300 a DN 700 – Pressões de Serviço 60 a 100mca (Curvas 11°15', 22°30, 45° e 90°)
44	01/01	Planta de Pavimentação
45	01/01	Layout de Movimentação de Terra


 Téc. Leonardo Carvalho de Sousa
 CREA: 061186371-5
 GPROJ - CAGECE

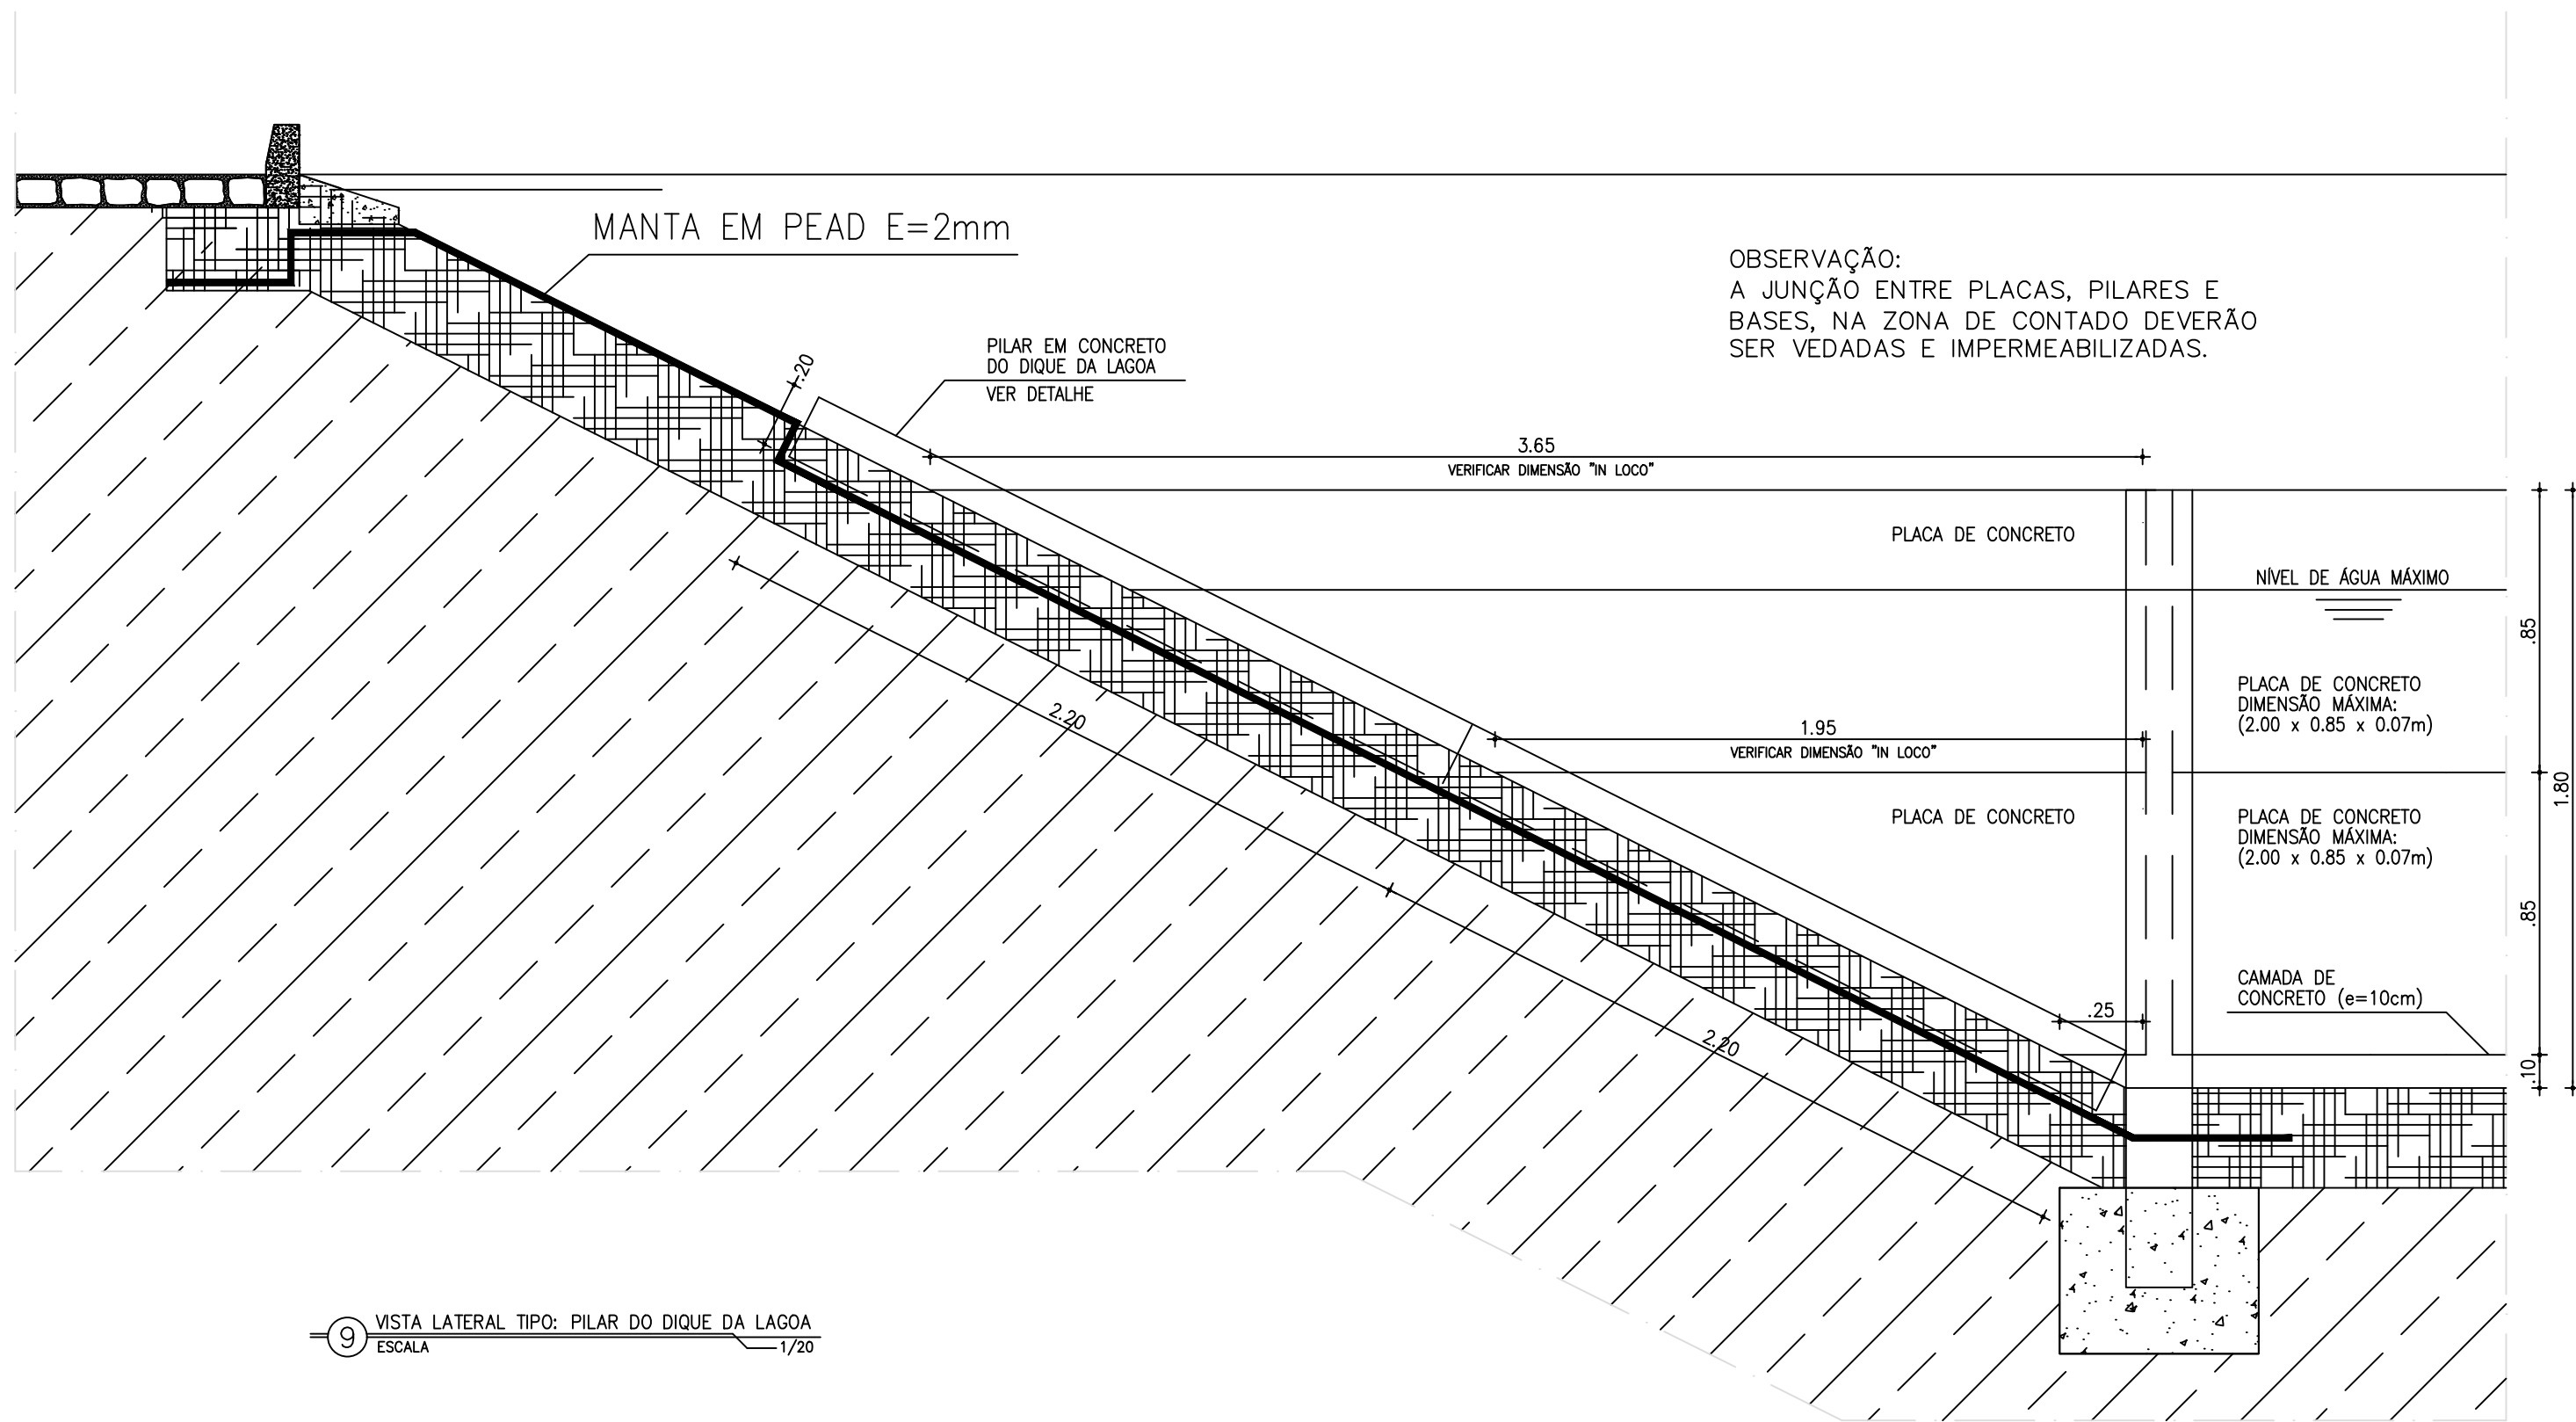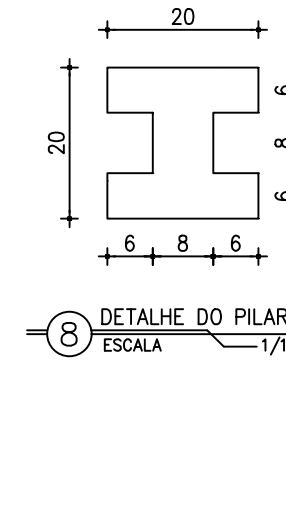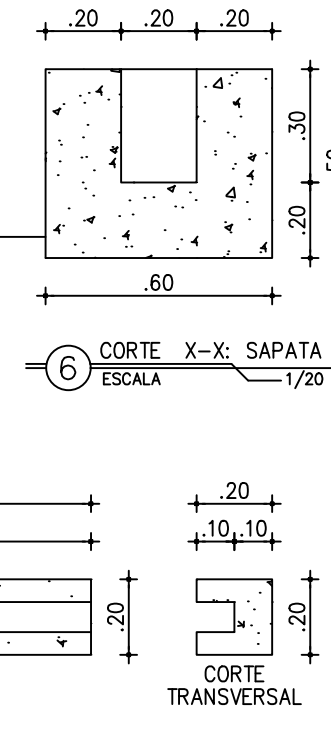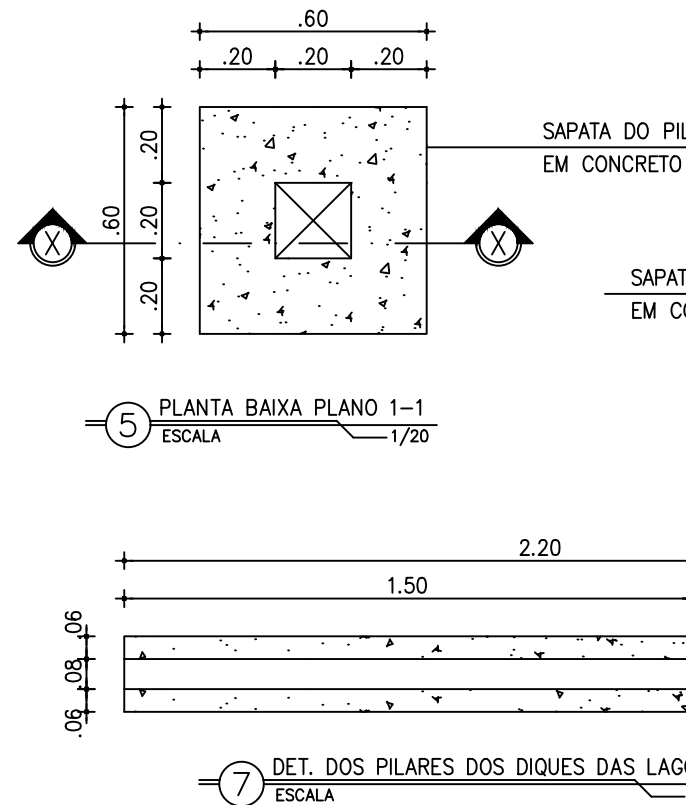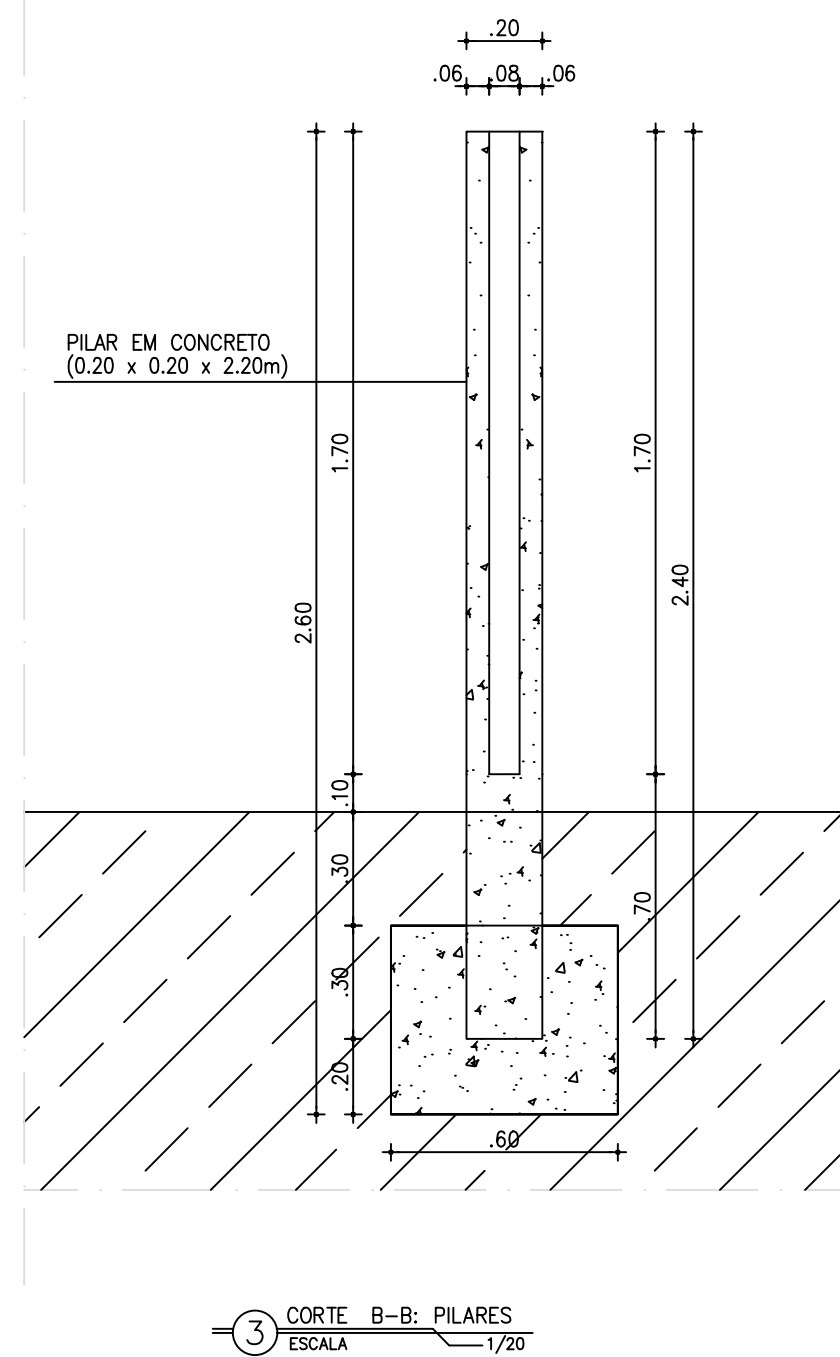
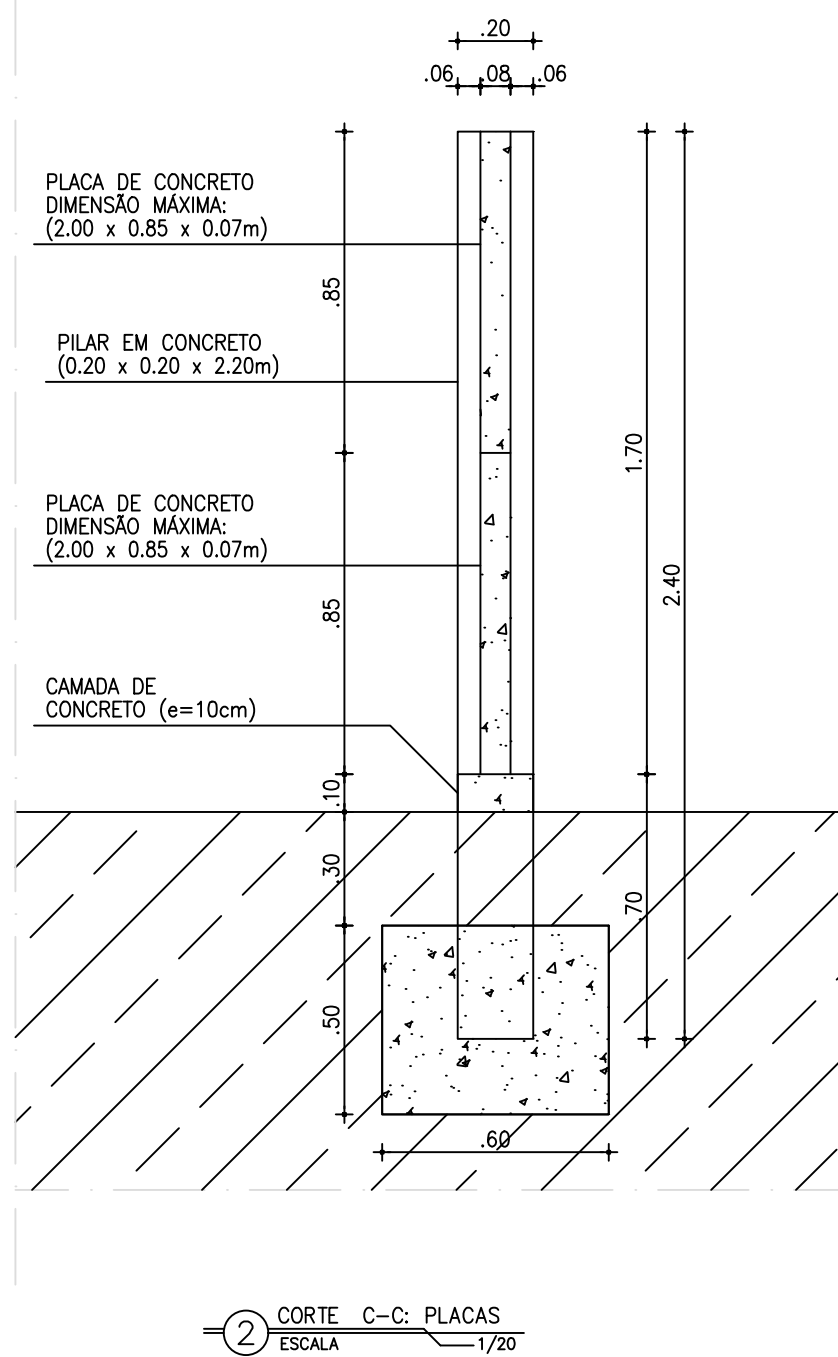
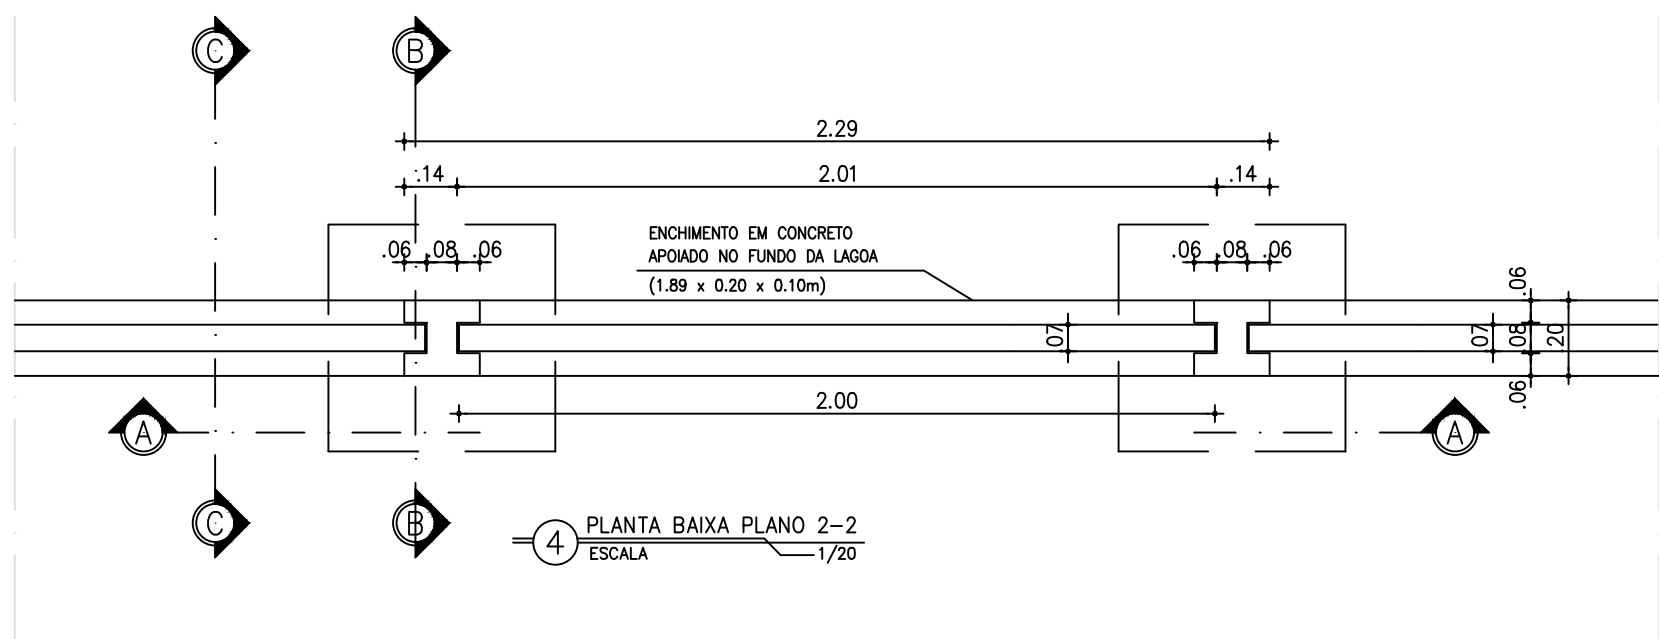
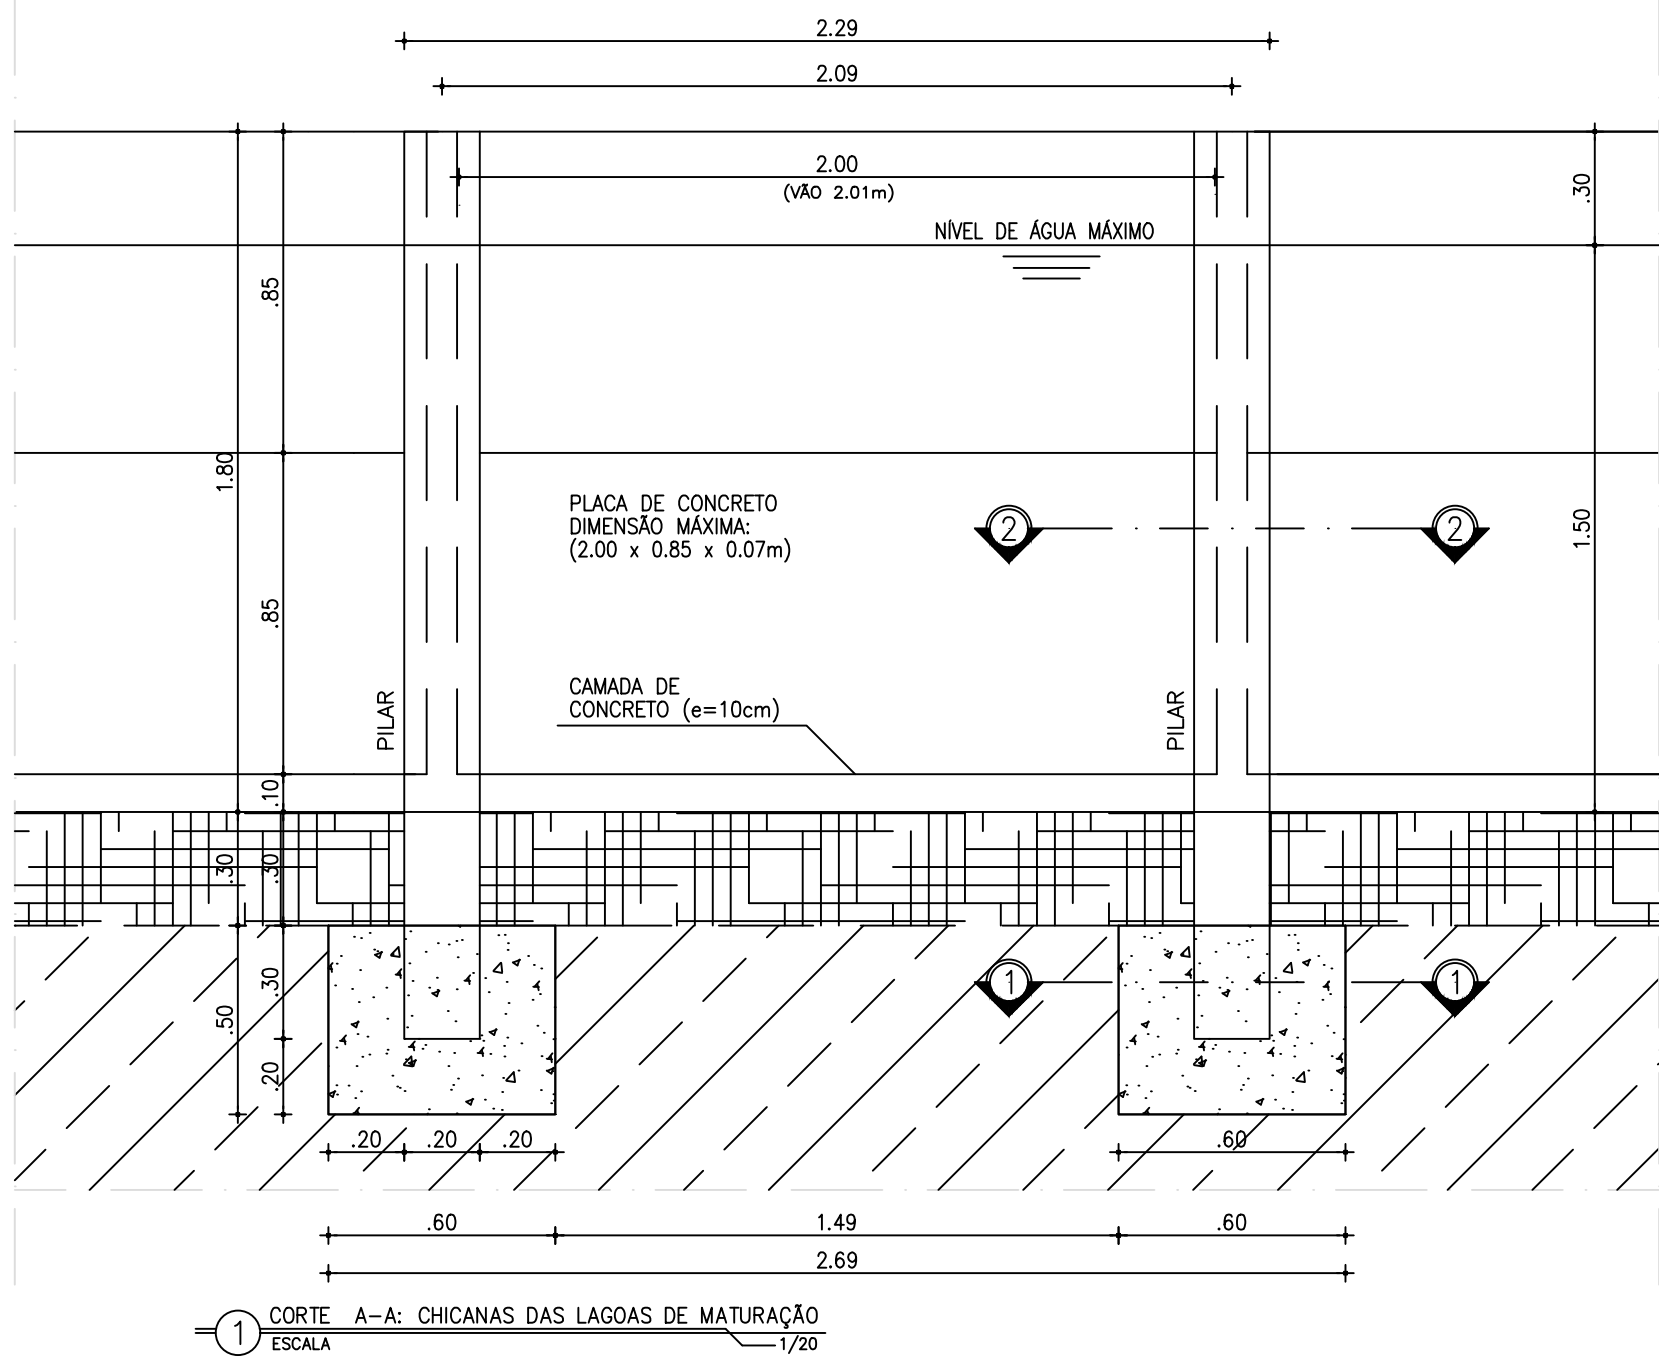


Téc. Leonardo Carvalho de Sousa
CREA: 061186371-5
GPROJ - CAGECE

Nº	DESCRIÇÃO	DATA	PROJETADO	DESENHADO
REVISÃO				

 Cagece	COMPANHIA DE ÁGUA E ESGOTO DO CEARÁ DIRETORIA DE ENGENHARIA GERÊNCIA DE PROJETOS DE ENGENHARIA		DESENHO 34	PRANCHAS Nº 02/03
	SISTEMA DE ESGOTAMENTO SANITÁRIO DE FORTALEZA - CE			
	PROJETO BÁSICO			
	SES CONJUNTO PALMEIRAS LAGOAS DE ESTABILIZAÇÃO DETALHES			


GERÊNCIA:	ENGª ALINE MARTINS BRITO		
COORDENAÇÃO:	ENGª ADRIANA SILVA GONÇALVES		
PROJETO:	ENGª LEONARDO CARVALHO DE SOUSA RNP 061.186.371-5		
DESENHO:	JOÃO MAURÍCIO E SILVA NETO	ESCALA:	INDICADA
ARQUIVO:	034_SES_Conj_Palmeiras_ETE_Lagoas_Det_Constr_01-03.dwg	DATA:	ABR/2021

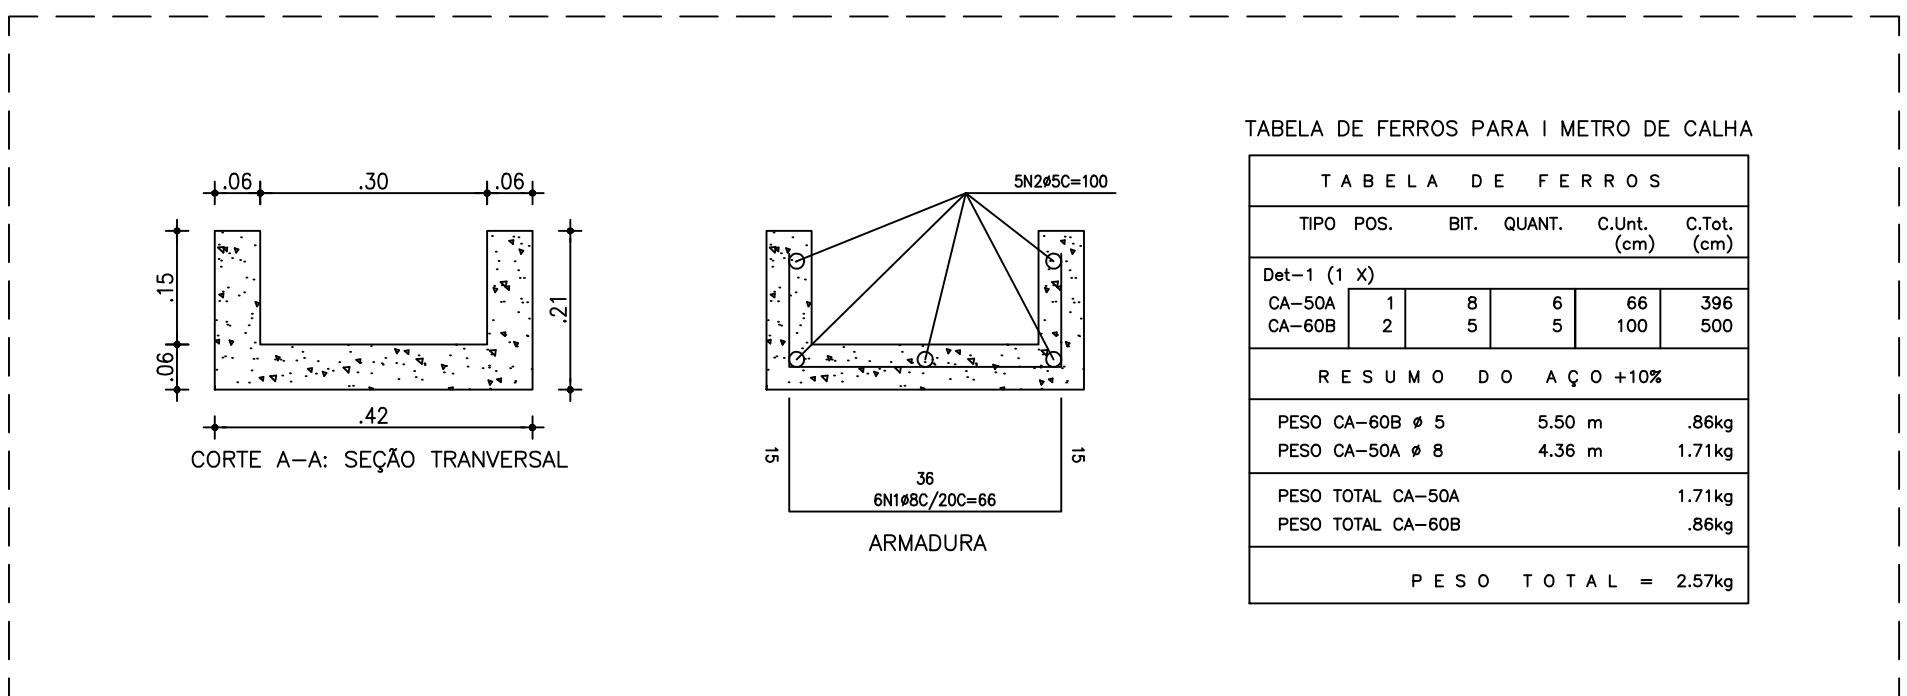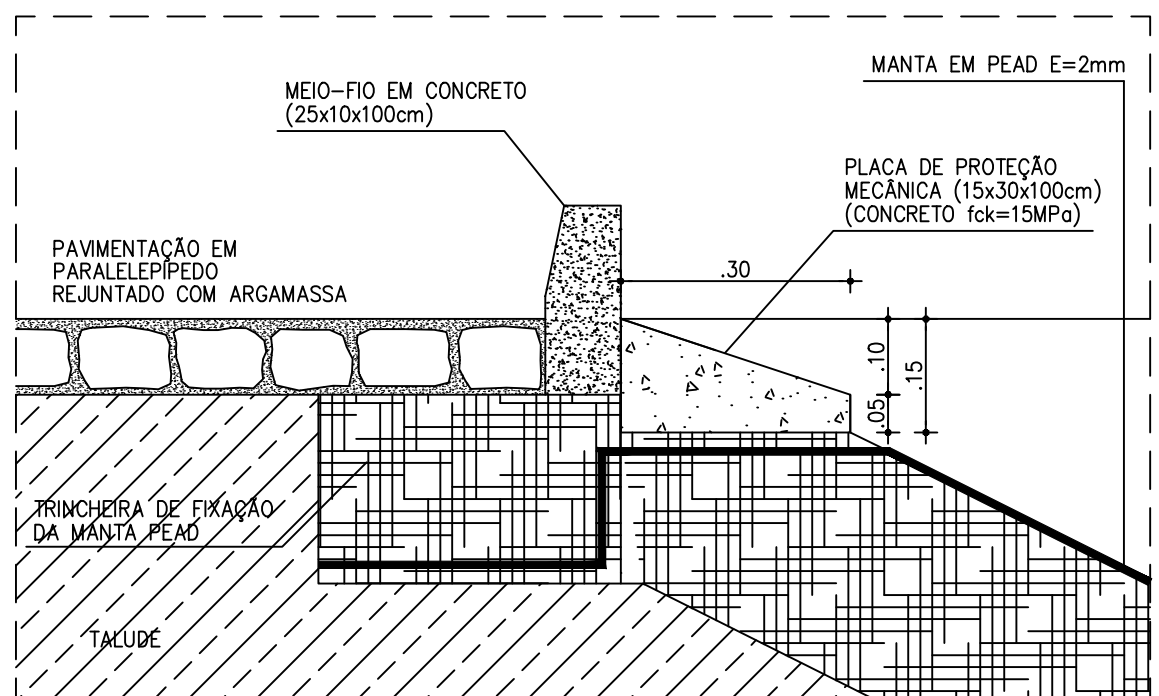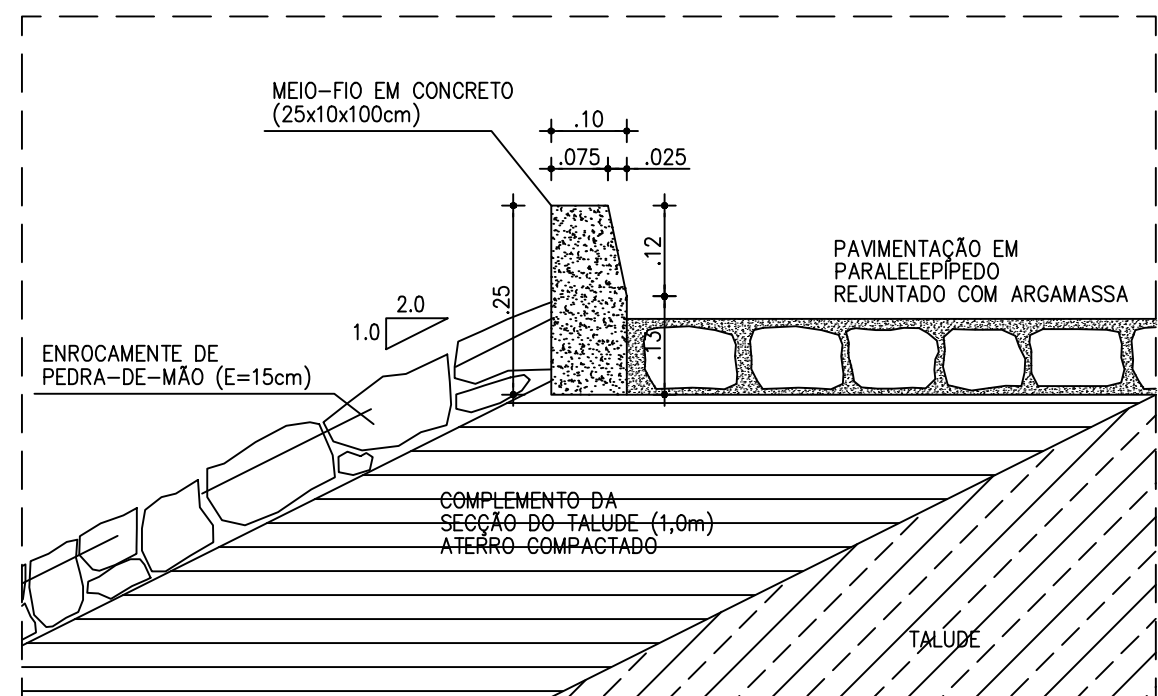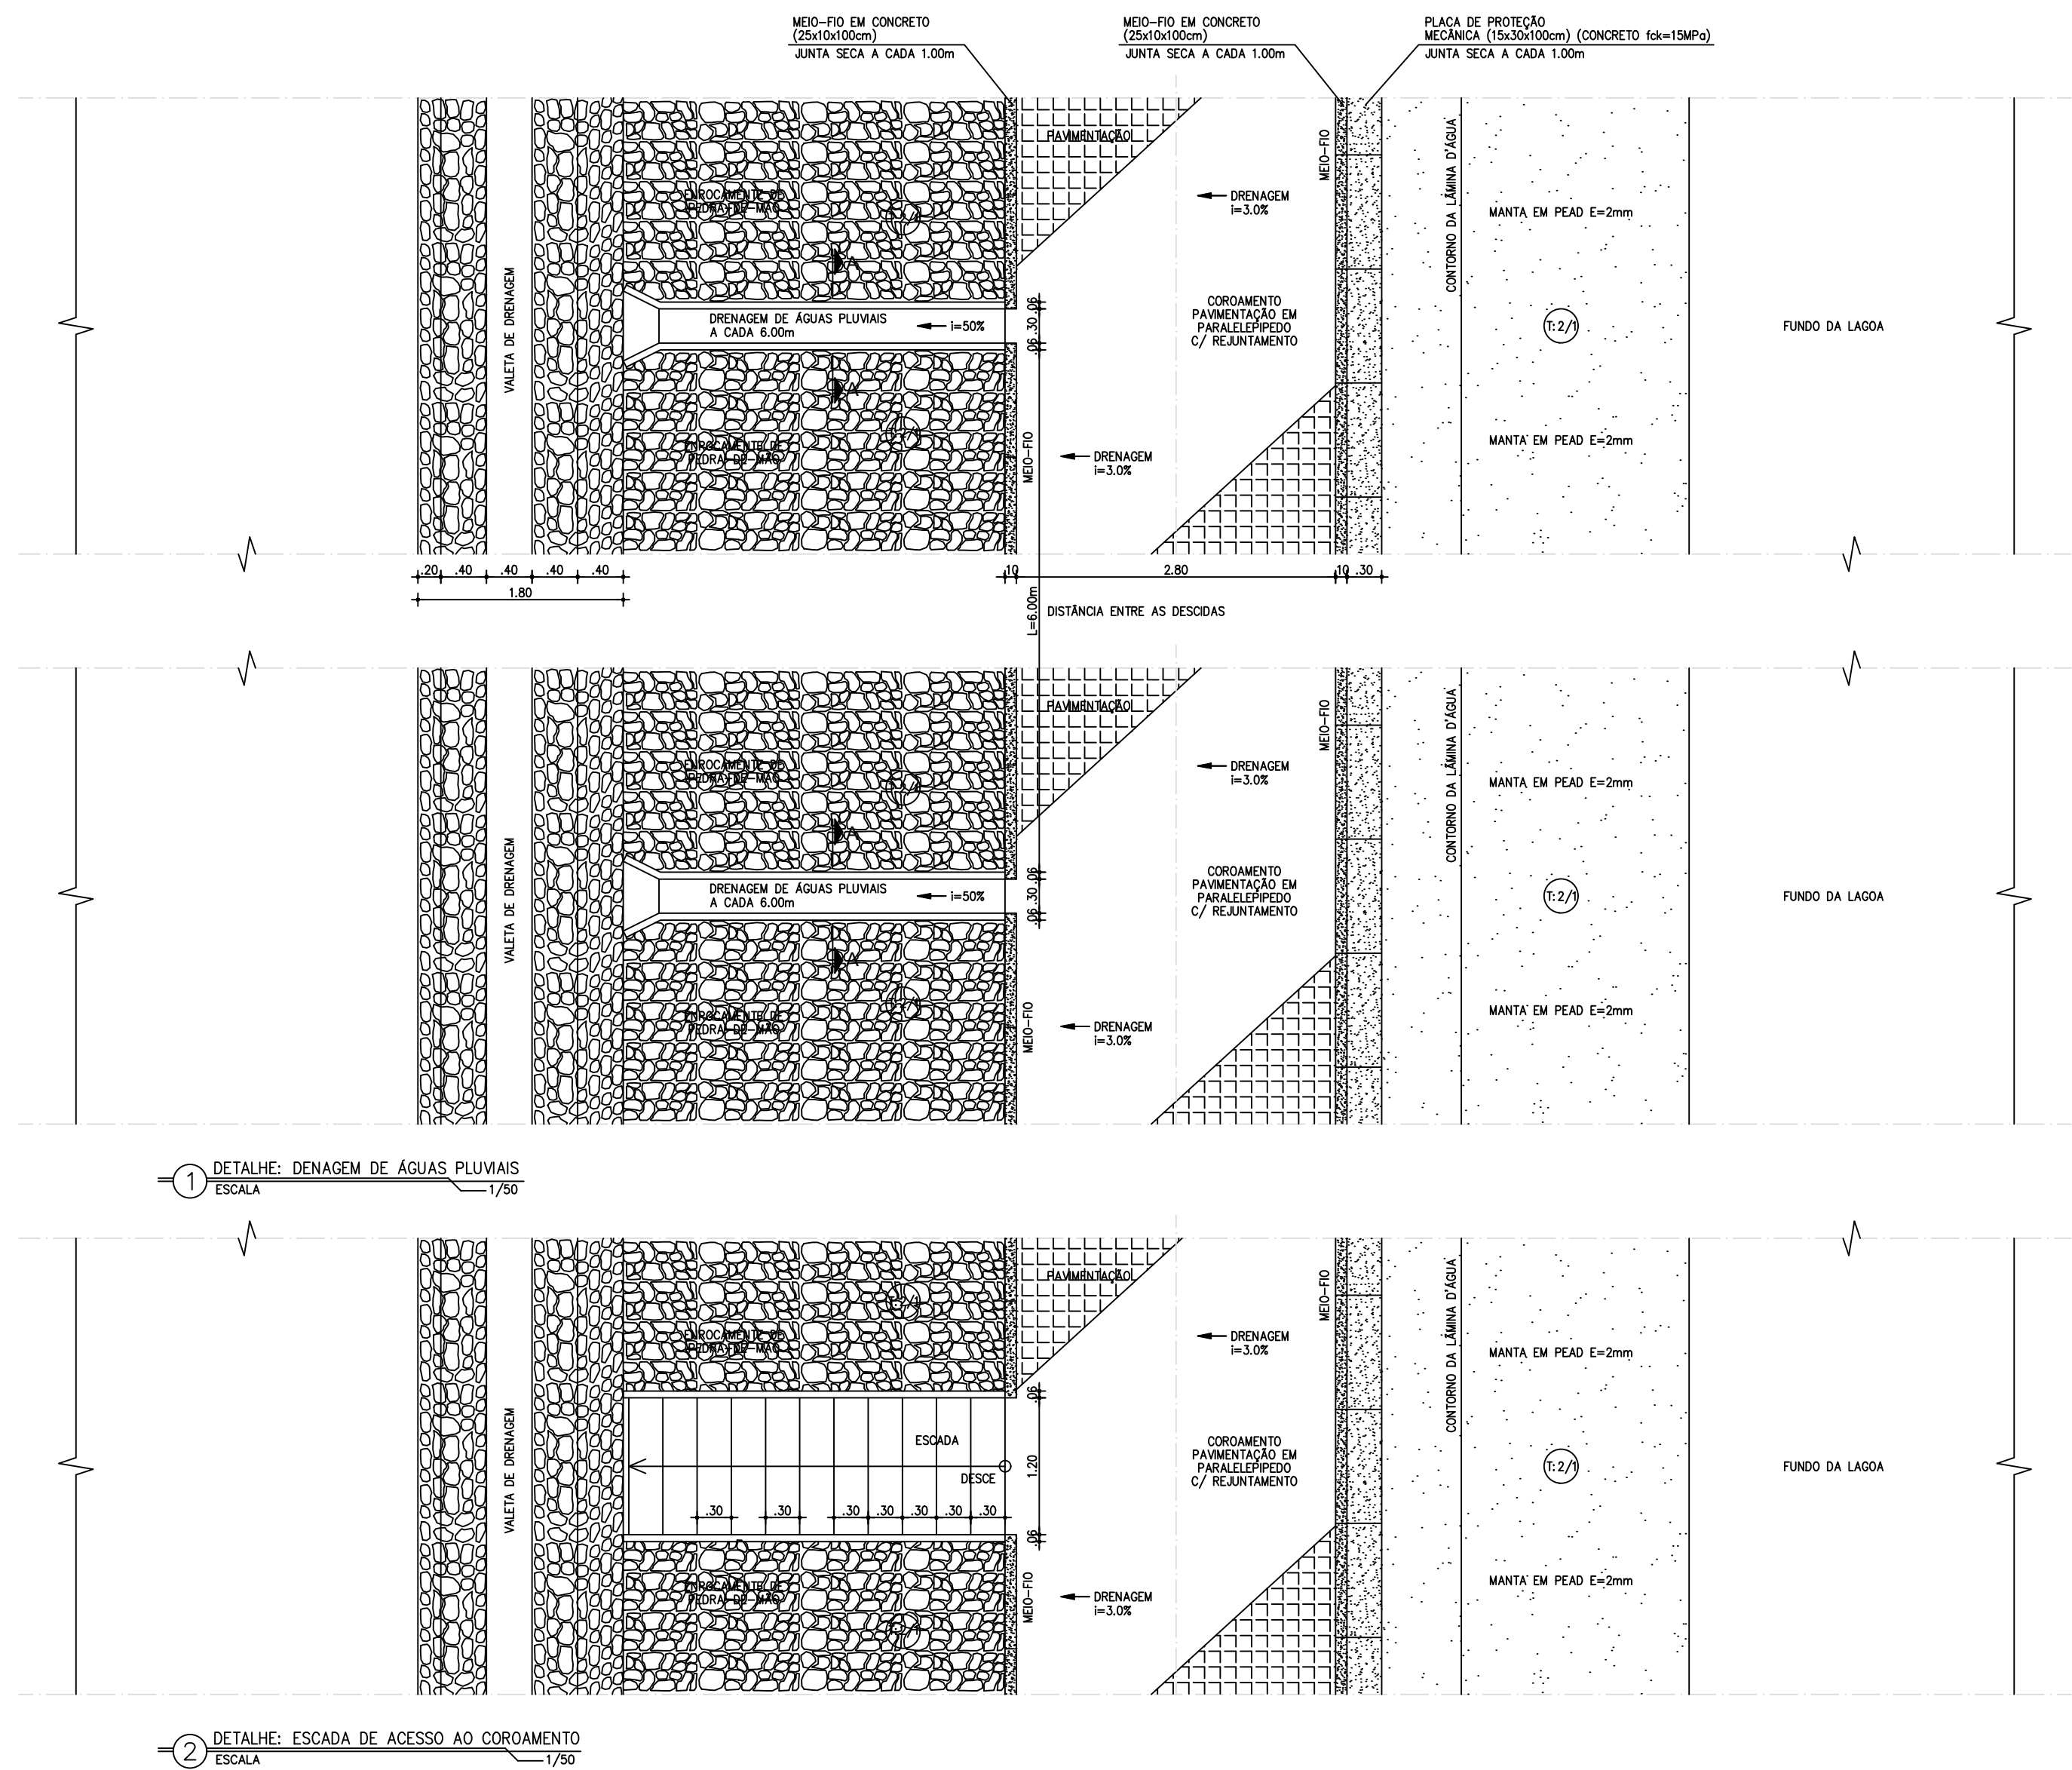

Téc. Leonardo Carvalho de Sousa
CREA: 061186371-5
GPROJ - CAGECE

Nº	DESCRIÇÃO	DATA	PROJETADO	DESENHADO
REVISÃO				
COMPANHIA DE ÁGUA E ESGOTO DO CEARÁ				
DIRETORIA DE ENGENHARIA			DESENHO	PRANCHA Nº
GERÊNCIA DE PROJETOS DE ENGENHARIA			34	03/03
SISTEMA DE ESGOTAMENTO SANITÁRIO DE FORTALEZA - CE				
PROJETO BÁSICO				
SES CONJUNTO PALMEIRAS				
LAGOAS DE ESTABILIZAÇÃO				
DETALHES				


GERÊNCIA:	ENGª ALINE MARTINS BRITO		
COORDENAÇÃO:	ENGª ADRIANA SILVA GONÇALVES		
PROJETO:	ENGª LEONARDO CARVALHO DE SOUSA RNP 061.186.371-5		
DESENHO:	JOÃO MAURÍCIO E SILVA NETO	ESCALA:	INDICADA
ARQUIVO:	034_SES_Conj.Palmeiras_ETE_Lagoas_Det. Constr_01-03.dwg	DATA:	ABR/2021

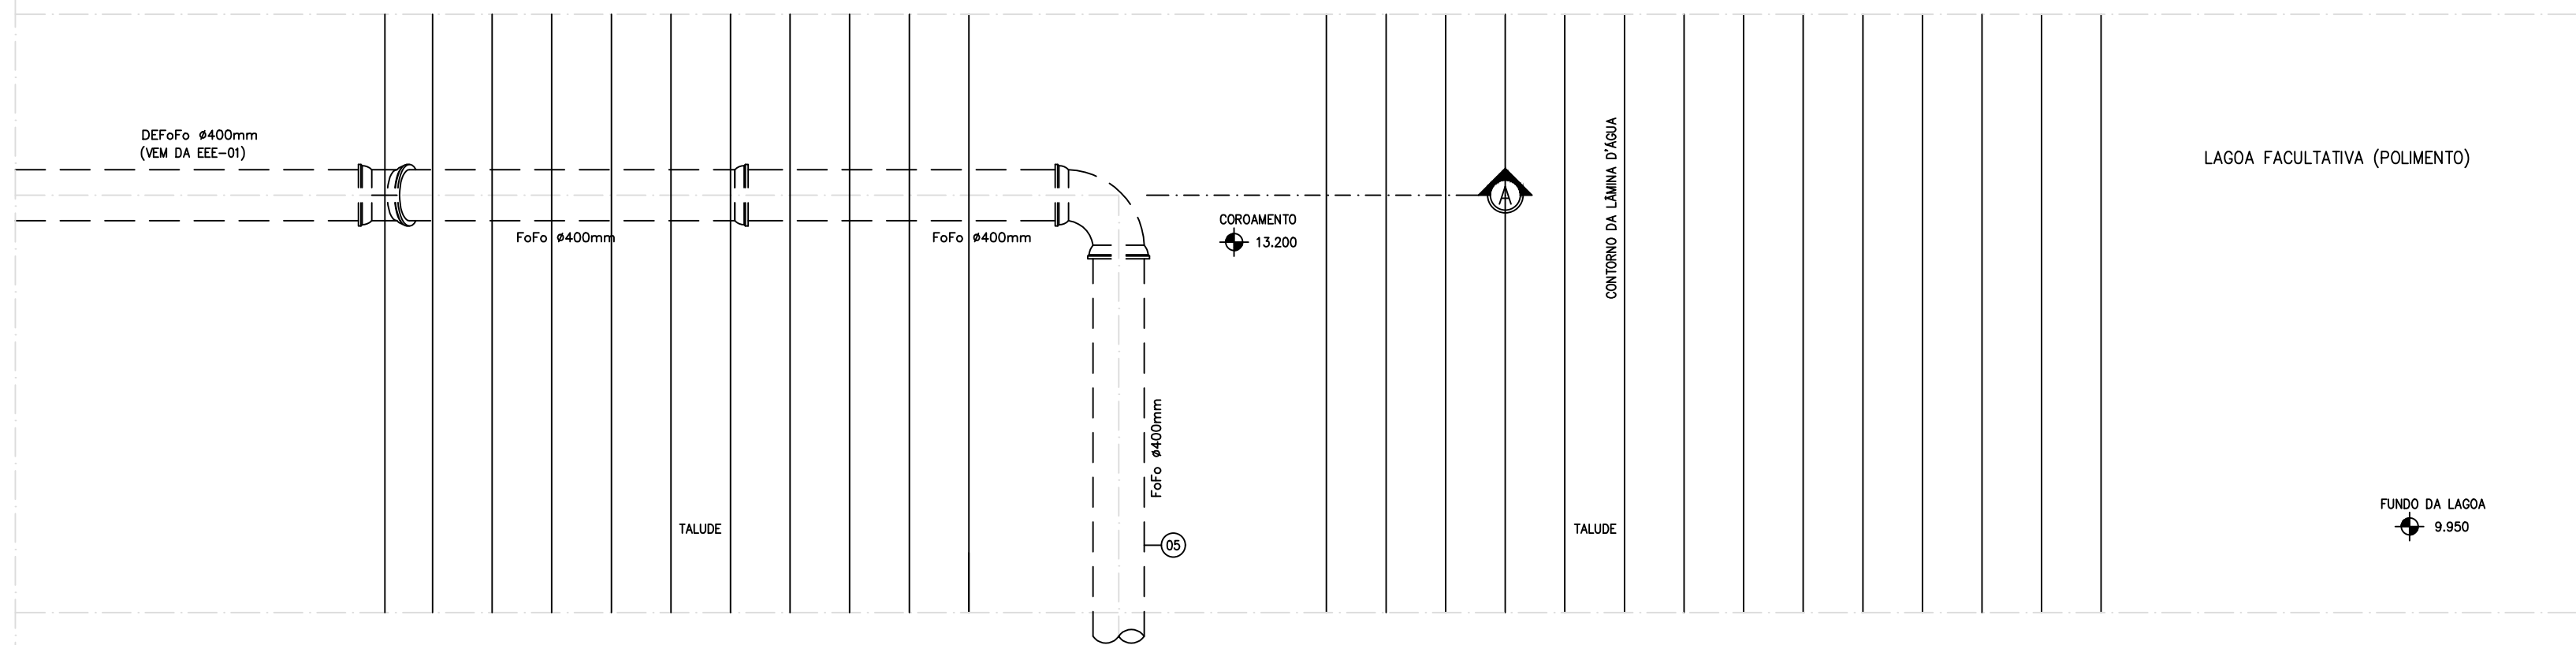


1 PLANTA BAIXA: SUBIDA DA TUB. DE ENTRADA DA LAGOA DE POLIMENTO
ESCALA 1/50

ITEM	DISCRIMINAÇÃO	MATERIAL	QUANT.	Ø(mm)
1	CURVA 22'30" C/ BOLSAS	FaFo	1	400
2	TUBO C/ PONTA E BOLSA, L=3,06m	FaFo	1	400
3	TUBO C/ PONTAS, L=3,06m	FaFo	1	400
4	CURVA 90° C/ BOLSAS	FaFo	1	400
5	TUBO C/ PONTA E BOLSA, L=28,00m	FaFo	1	400

OBS.: CONEXÕES ANCORADAS E JUNTAS TRAVADAS INTERNAS

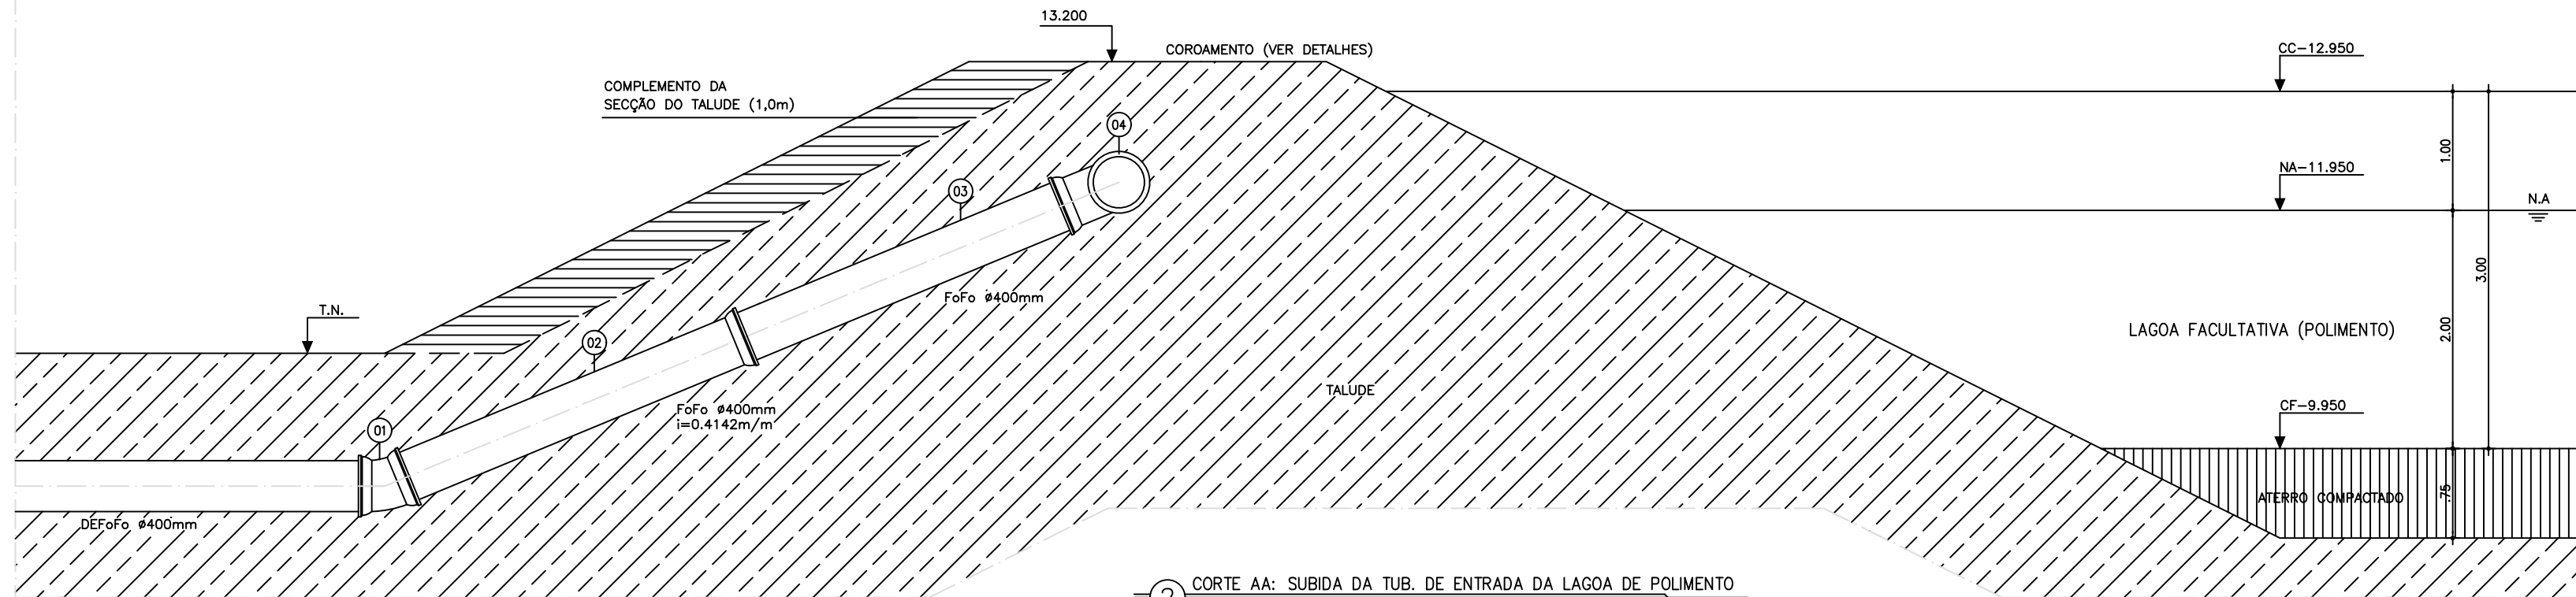


2 CORTE AA: SUBIDA DA TUB. DE ENTRADA DA LAGOA DE POLIMENTO
ESCALA 1/50

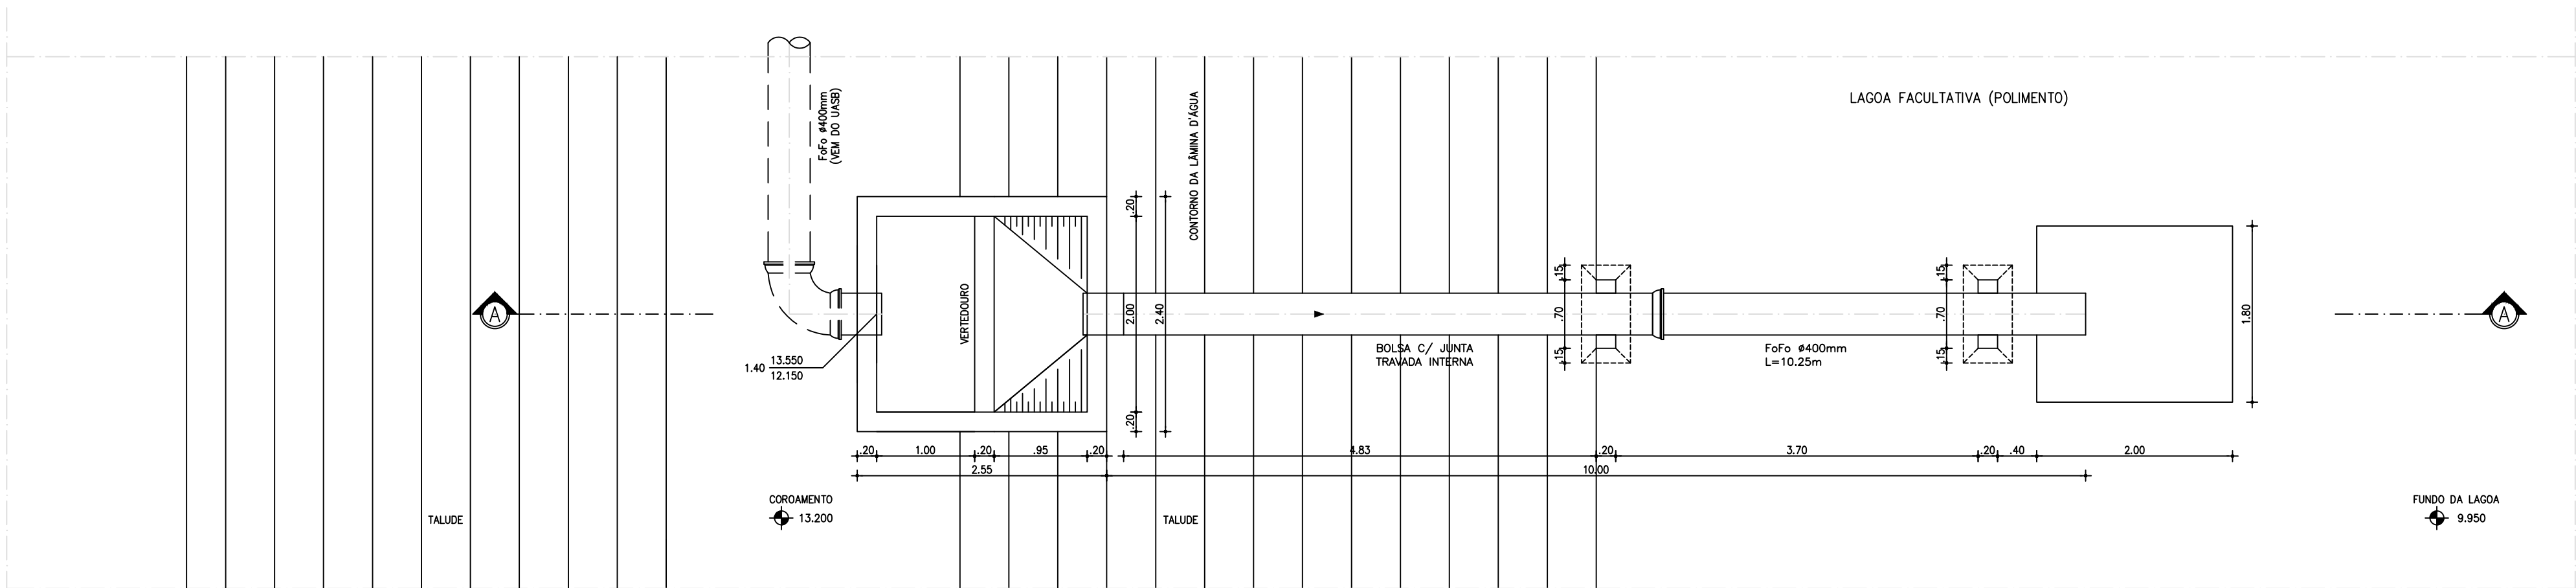

1 PLANTA BAIXA: CX. DE ENTRADA DA LAGOA DE POLIMENTO
ESCALA 1/50

ITEM	DISCRIMINAÇÃO	MATERIAL	QUANT.	Ø(mm)
1	CURVA 90° C/ BOLSAS	FaFo	1	400
2	TUBO C/ PONTAS, L=0,50m	FaFo	1	400
3	TUBO C/ PONTA E BOLSA, L=5,80m	FaFo	1	400
4	TUBO C/ PONTAS, L=4,45m	FaFo	1	400


OBS.: CONEXÕES ANCORADAS E JUNTAS TRAVADAS INTERNAS

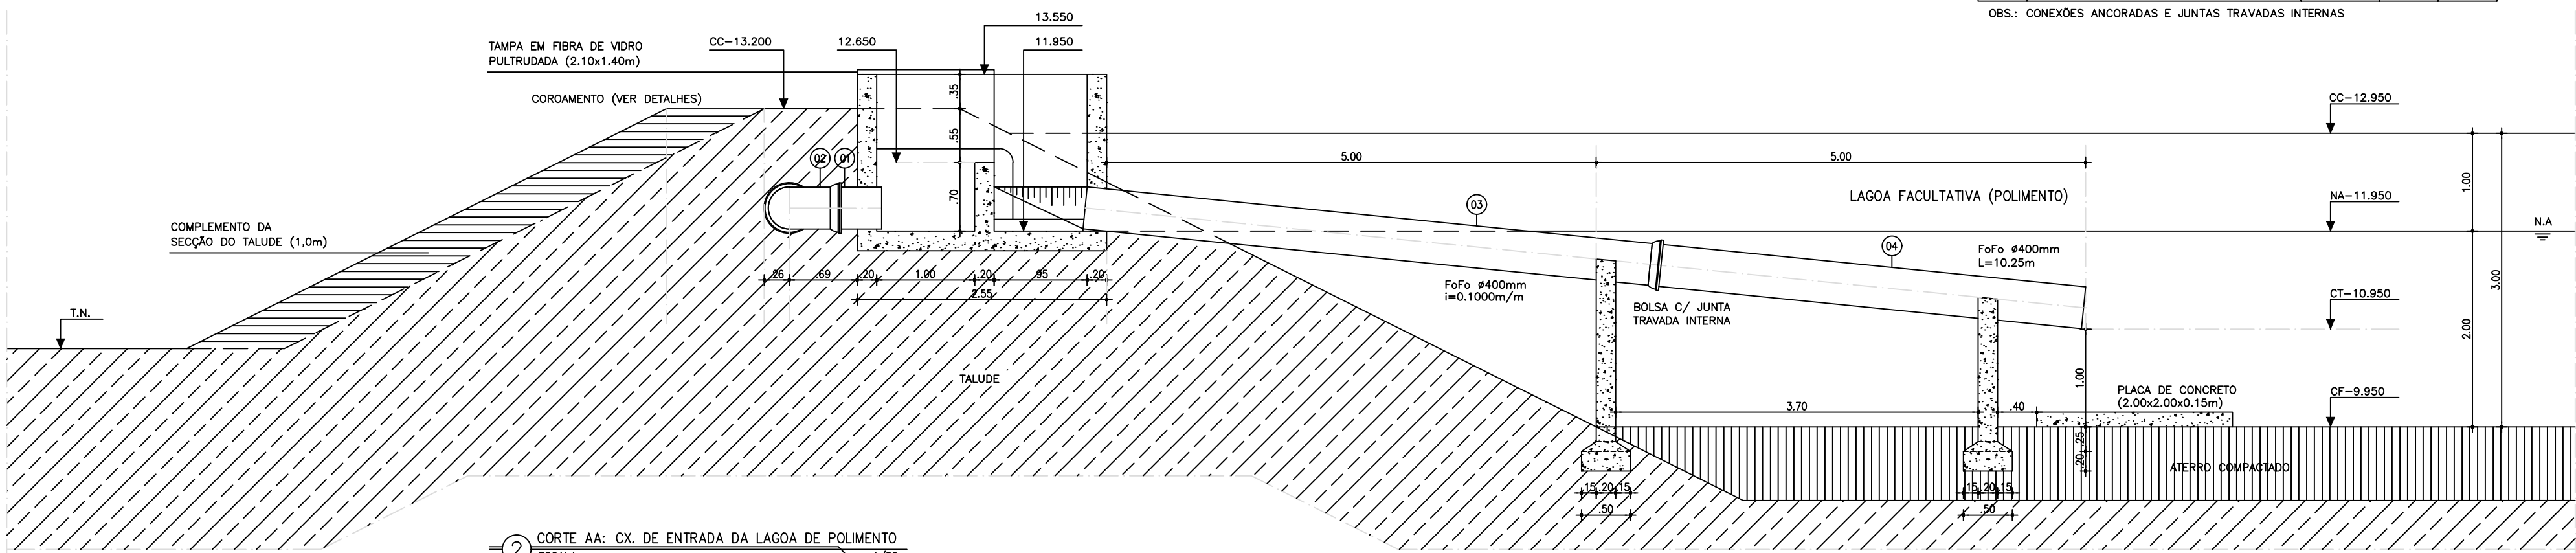

2 CORTE AA: CX. DE ENTRADA DA LAGOA DE POLIMENTO
ESCALA 1/50

Téc. Leonardo Carvalho de Sousa
CREA: 061186371-5
GPROJ - CAGECE


Nº	DESCRIÇÃO	DATA	PROJETADO	DESENHADO
REVISÃO				
COMPANHIA DE ÁGUA E ESGOTO DO CEARÁ DIRETORIA DE ENGENHARIA GERÊNCIA DE PROJETOS DE ENGENHARIA				
DESENHO 35 PRANCHAS Nº 01/05				
SISTEMA DE ESGOTAMENTO SANITÁRIO DE FORTALEZA - CE				
PROJETO BÁSICO				
SES CONJUNTO PALMEIRAS LAGOAS DE ESTABILIZAÇÃO CAIXA DE ENTRADA - LAGOA DE POLIMENTO				
GERÊNCIA:	ENGª ALINE MARTINS BRITO			
COORDENAÇÃO:	ENGª ADRIANA SILVA GONÇALVES			
PROJETO:	ENGº LEONARDO CARVALHO DE SOUSA RNP 061.186.371-5			
DESENHO:	JOÃO MAURÍCIO E SILVA NETO			ESCALA: INDICADA
ARQUIVO:	035_SES_Conj.Palmeiras_ETE_Lagoas_Det_Caixas_01-05.dwg			DATA: ABR/2021

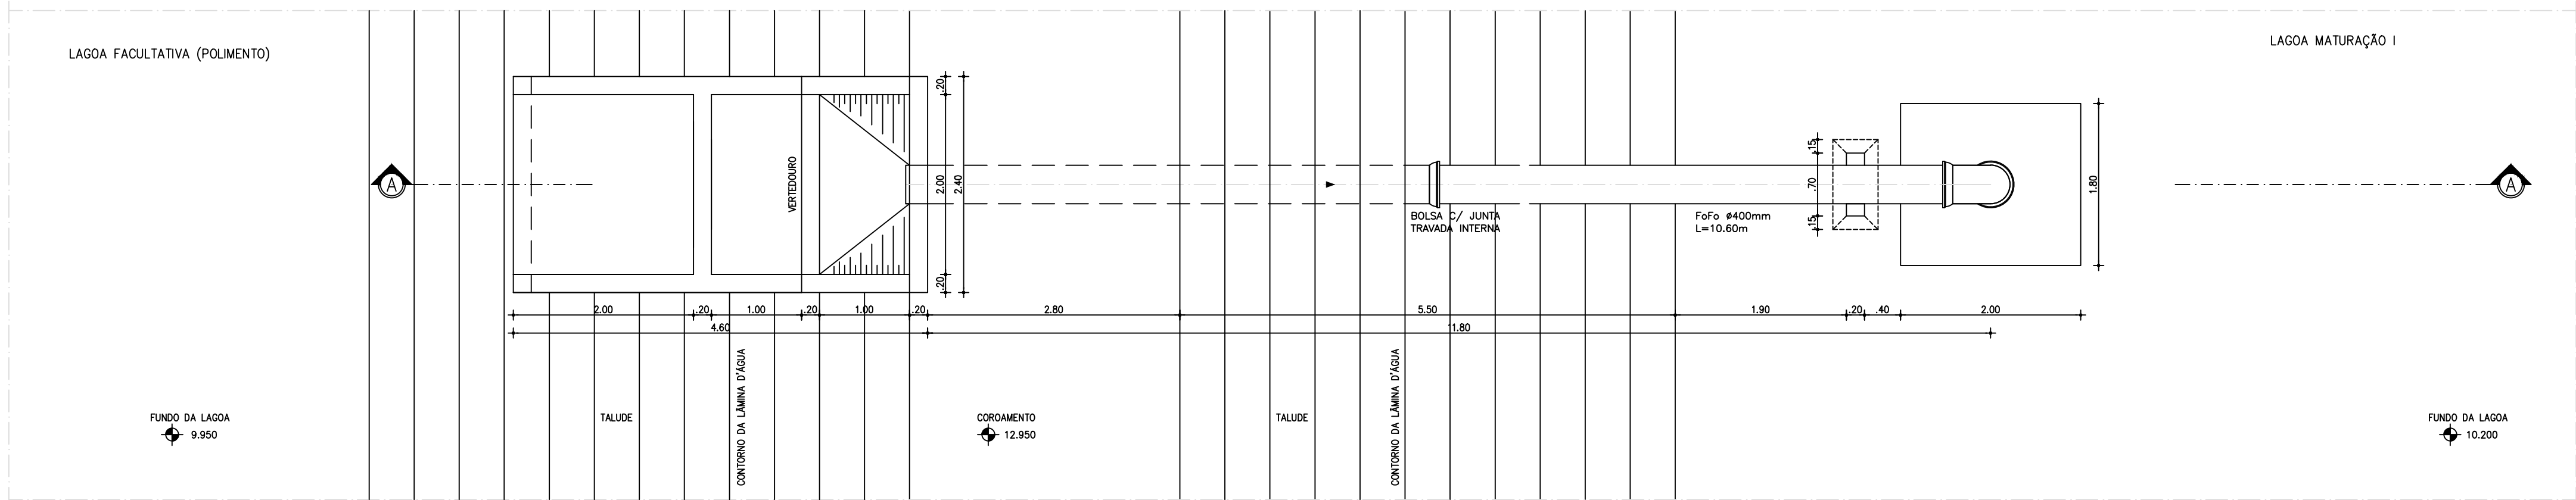


1 PLANTA BAIXA: CX. DE INTERLIGAÇÃO LAGOA POLIMENTO – LAGOA DE MATURAÇÃO I
ESCALA 1/50

ITEM	DISCRIMINAÇÃO	MATERIAL	QUANT.	Ø(mm)
1	CURVA 90° C/ BOLSAS	Fofo	1	400
2	TUBO C/ PONTAS, L=5.80m	Fofo	1	400
3	TUBO C/ PONTA E BOLSA, L=5.80m	Fofo	1	400

OBS.: JUNTAS TRAVADAS INTERNAS

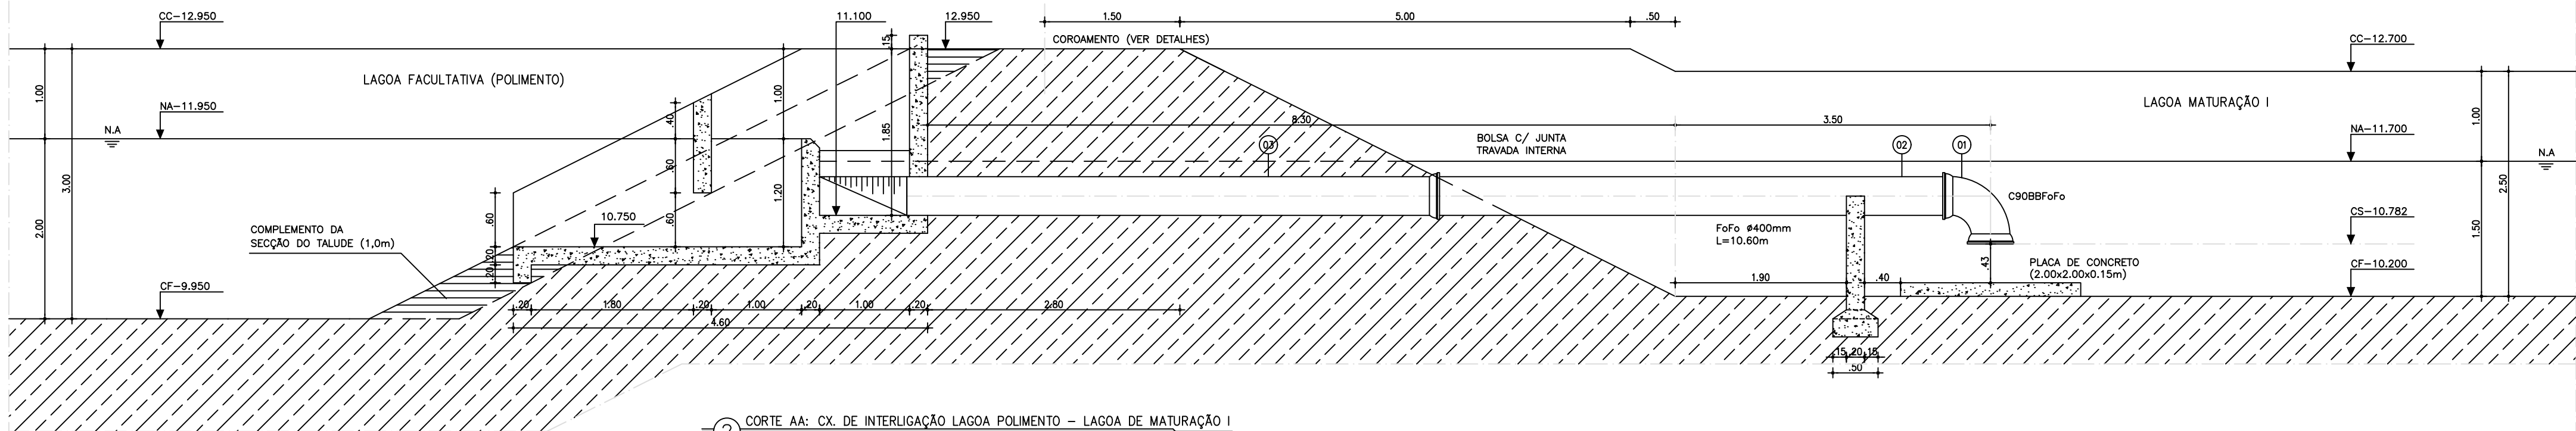


2 CORTE AA: CX. DE INTERLIGAÇÃO LAGOA POLIMENTO – LAGOA DE MATURAÇÃO I
ESCALA 1/50

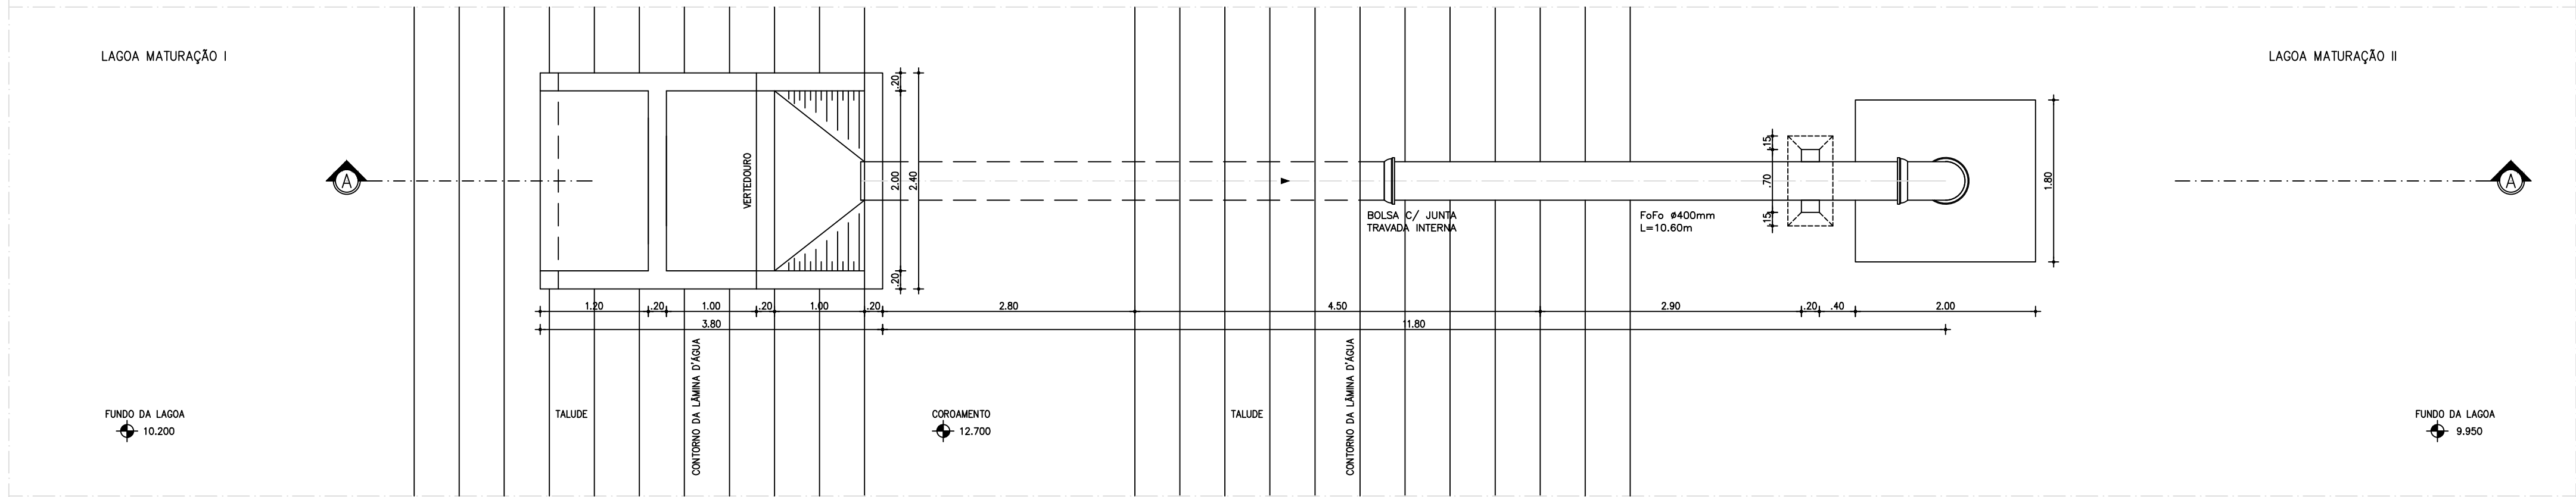

1 PLANTA BAIXA: CX. DE INTERLIGAÇÃO LAGOA DE MATURAÇÃO I – LAGOA DE MATURAÇÃO II
ESCALA 1/50

ITEM	DISCRIMINAÇÃO	MATERIAL	QUANT.	Ø(mm)
1	CURVA 90° C/ BOLSAS	Fofo	1	400
2	TUBO C/ PONTAS, L=5.80m	Fofo	1	400
3	TUBO C/ PONTA E BOLSA, L=5.80m	Fofo	1	400

OBS.: JUNTAS TRAVADAS INTERNAS.

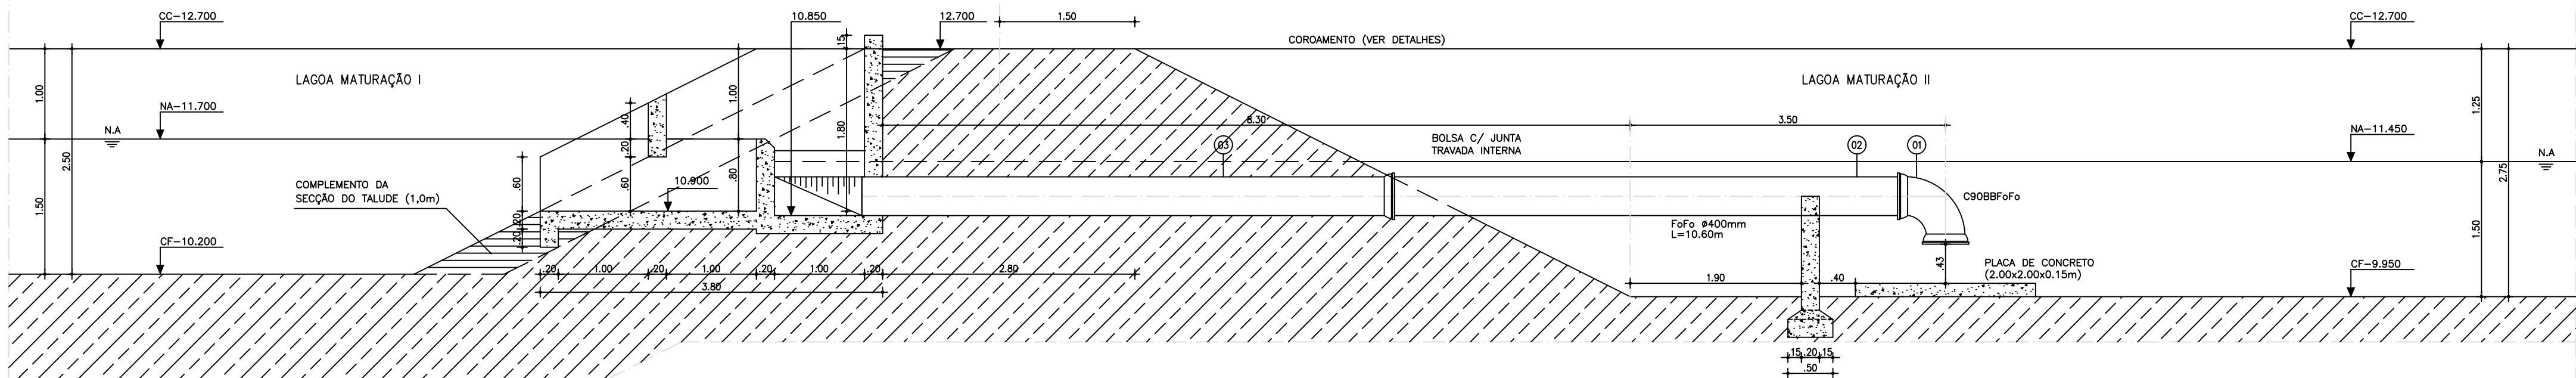

2 CORTE AA: CX. DE INTERLIGAÇÃO LAGOA DE MATURAÇÃO I – LAGOA DE MATURAÇÃO II
ESCALA 1/50

Téc. Leonardo Carvalho de Sousa
CREA: 061186371-5
GPROJ - CAGECE


Nº	DESCRIÇÃO	DATA	PROJETADO	DESENHADO

REVISÃO



COMPANHIA DE ÁGUA E ESGOTO DO CEARÁ DIRETORIA DE ENGENHARIA GERÊNCIA DE PROJETOS DE ENGENHARIA	DESENHO 35	PRANCHAS Nº 02/05
SISTEMA DE ESGOTAMENTO SANITÁRIO DE FORTALEZA - CE PROJETO BÁSICO SES CONJUNTO PALMEIRAS LAGOAS DE ESTABILIZAÇÃO CAIXAS DE INTERLIGAÇÃO		


GERÊNCIA:	ENGª ALINE MARTINS BRITO		
COORDENAÇÃO:	ENGª ADRIANA SILVA GONÇALVES		
PROJETO:	ENGº LEONARDO CARVALHO DE SOUSA RNP 061.186.371-5		
DESENHO:	JOÃO MAURÍCIO E SILVA NETO	ESCALA:	INDICADA
ARQUIVO:	035_SES_Conj.Palmeiras_ETE_Lagoas_Det_Caixas_01-05.dwg	DATA:	ABR/2021

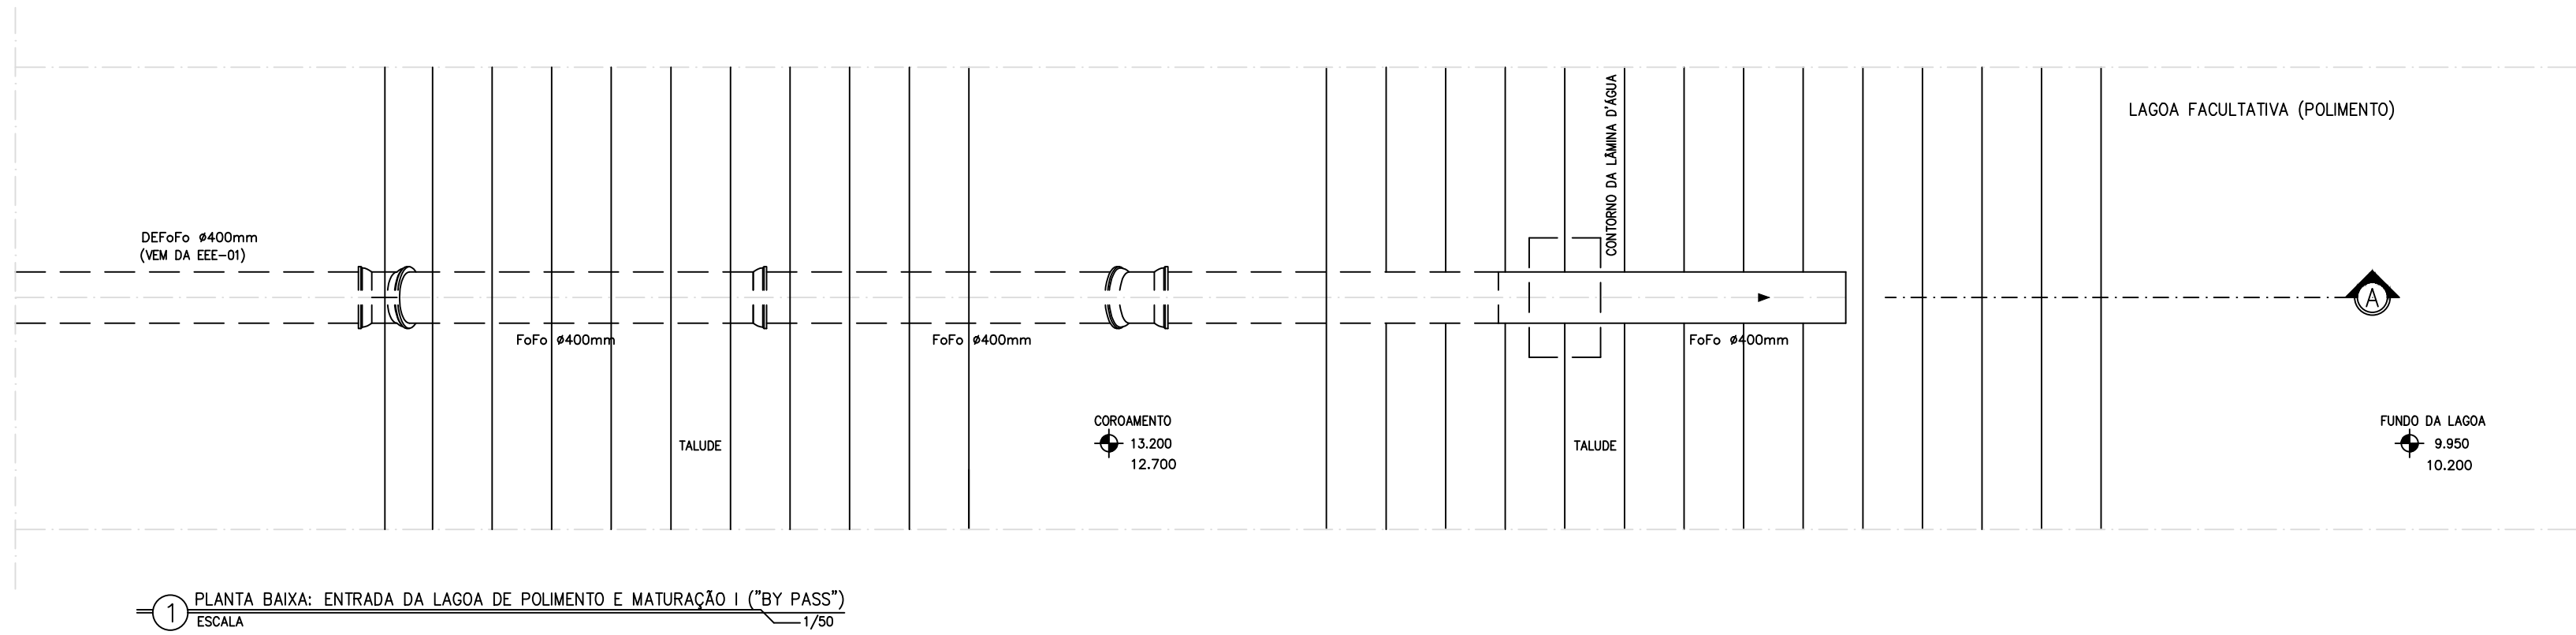

1 PLANTA BAIXA: ENTRADA DA LAGOA DE POLIMENTO E MATURAÇÃO I ("BY PASS")
ESCALA 1/50

LISTA DE PEÇAS				
ITEM	DISCRIMINAÇÃO	MATERIAL	QUANT.	Ø(mm)
1	CURVA 22°30' C/ BOLSAS	FofO	2	400
2	TUBO C/ PONTA E BOLSA, L=3.33m	FofO	1	400
3	TUBO C/ PONTAS, L=3.33m	FofO	1	400
4	TUBO C/ PONTAS, L=5.80m	FofO	1	400


OBS.: CONEXÕES ANCORADAS E JUNTAS TRAVADAS INTERNAS

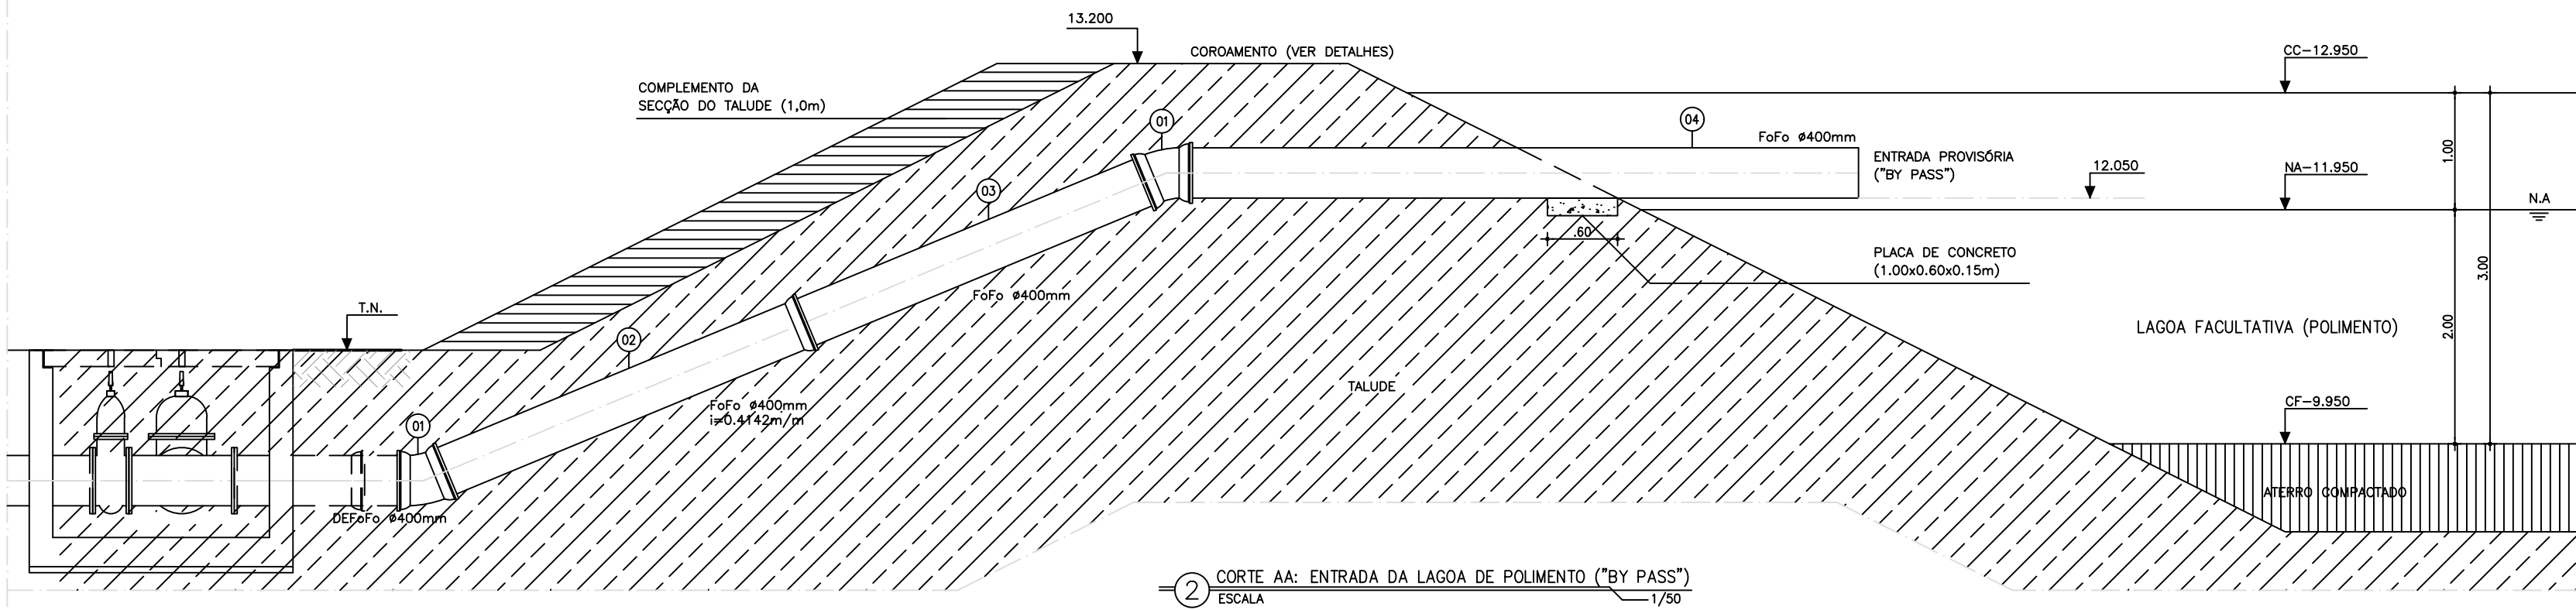

2 CORTE AA: ENTRADA DA LAGOA DE POLIMENTO ("BY PASS")
ESCALA 1/50

LISTA DE PEÇAS				
ITEM	DISCRIMINAÇÃO	MATERIAL	QUANT.	Ø(mm)
1	CURVA 22°30' C/ BOLSAS	FofO	2	400
2	TUBO C/ PONTA E BOLSA, L=3.33m	FofO	1	400
3	TUBO C/ PONTAS, L=2.40m	FofO	1	400
4	TUBO C/ PONTAS, L=5.50m	FofO	1	400

OBS.: CONEXÕES ANCORADAS E JUNTAS TRAVADAS INTERNAS

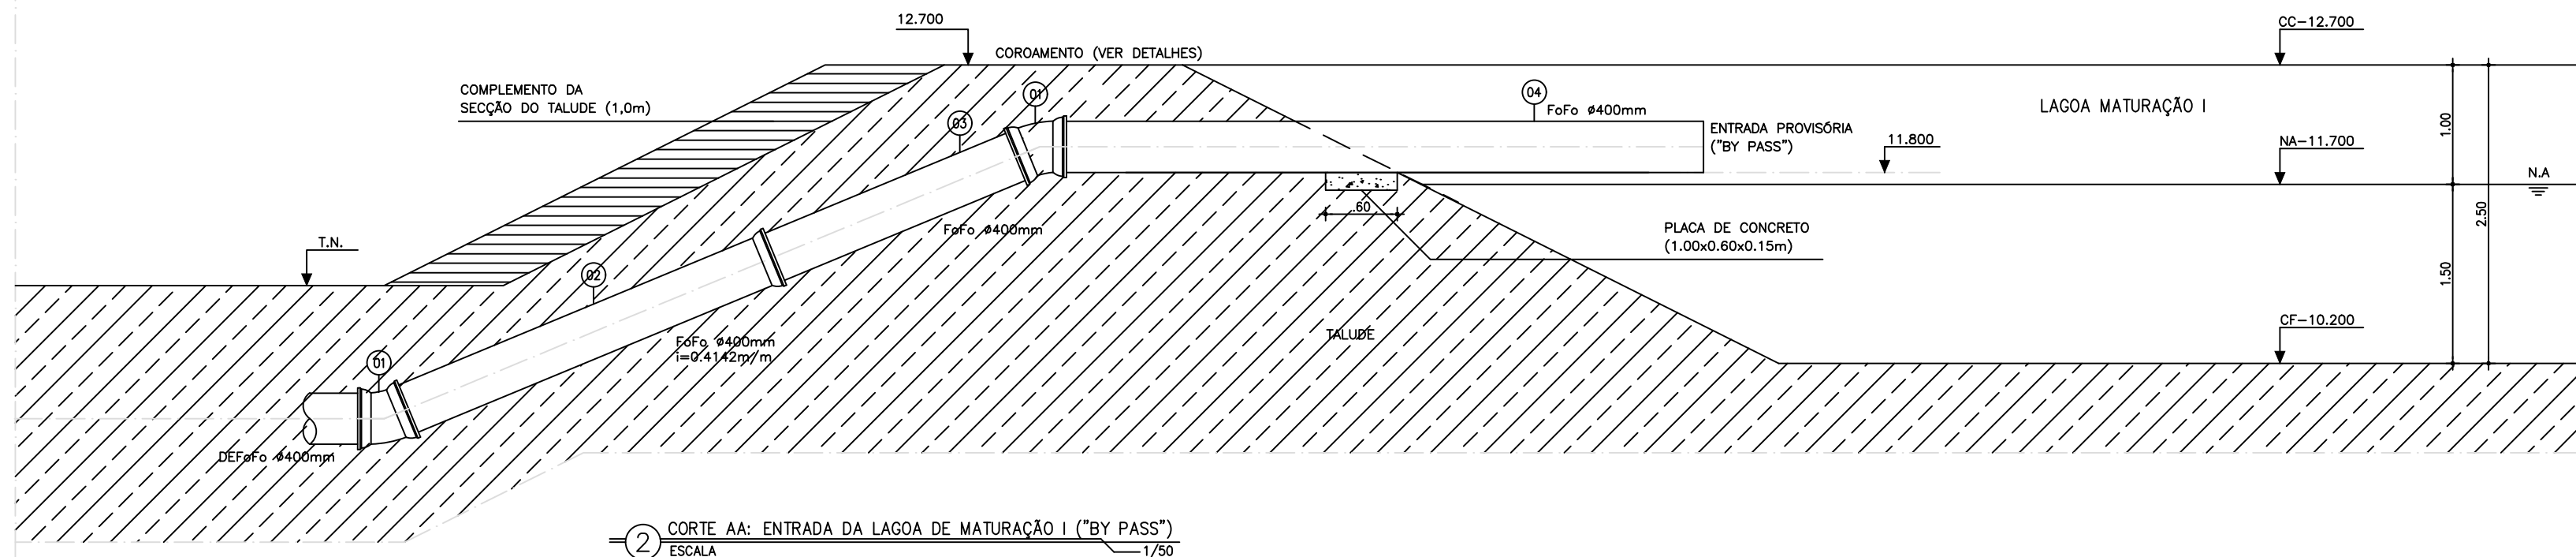




2 CORTE AA: ENTRADA DA LAGOA DE MATURAÇÃO I ("BY PASS")
ESCALA 1/50

Téc. Leonardo Carvalho de Sousa
CREA: 061186371-5
GPROJ - CAGECE


Nº	DESCRIÇÃO	DATA	PROJETADO	DESENHADO
REVISÃO				

 Cagece	COMPANHIA DE ÁGUA E ESGOTO DO CEARÁ DIRETORIA DE ENGENHARIA GERÊNCIA DE PROJETOS DE ENGENHARIA		DESENHO 35	PRANCHA Nº 03/05
	SISTEMA DE ESGOTAMENTO SANITÁRIO DE FORTALEZA - CE			
	PROJETO BÁSICO			
	SES CONJUNTO PALMEIRAS LAGOAS DE ESTABILIZAÇÃO ENTRADAS - ("BY PASS")			

GERÊNCIA:	ENGª ALINE MARTINS BRITO			
COORDENAÇÃO:	ENGª ADRIANA SILVA GONÇALVES			
PROJETO:	ENGº LEONARDO CARVALHO DE SOUSA RNP 061.186.371-5			
DESENHO:	JOÃO MAURÍCIO E SILVA NETO	ESCALA:	INDICADA	
ARQUIVO:	035_SES_Conj.Palmeiras_ETE_Lagoas_Det. Caixas_01-05.dwg	DATA:	ABR/2021	

   




OBS.: JUNTAS TRAVADAS INTERNAS.

 

GERÊNCIA:	ENGª ALINE MARTINS BRITO		
COORDENAÇÃO:	ENGª ADRIANA SILVA GONÇALVES		
PROJETO:	ENGº LEONARDO CARVALHO DE SOUSA RNP 061.186.371-5		
DESENHO:	JOÃO MAURÍCIO E SILVA NETO	ESCALA:	INDICADA
ARQUIVO:	035_SES_Conj.Palmeiras_ETE_Lagoas_Det. Caixas_01-05.dwg	DATA:	ABR/2021



GERÊNCIA:	ENGº ALINE MARTINS BRITO		
COORDENAÇÃO:	ENGº ADRIANA SILVA GONÇALVES		
PROJETO:	ENGº LEONARDO CARVALHO DE SOUSA RNP 061.186.371-5		
DESENHO:	KATYA / LEONARDO	ESCALA:	INDICADA
ARQUIVO:	036_SES_Conj.Palmeiras_PComp - Muro_Celular_Reforçado_01-02.dwg		DATA: ABR/2021

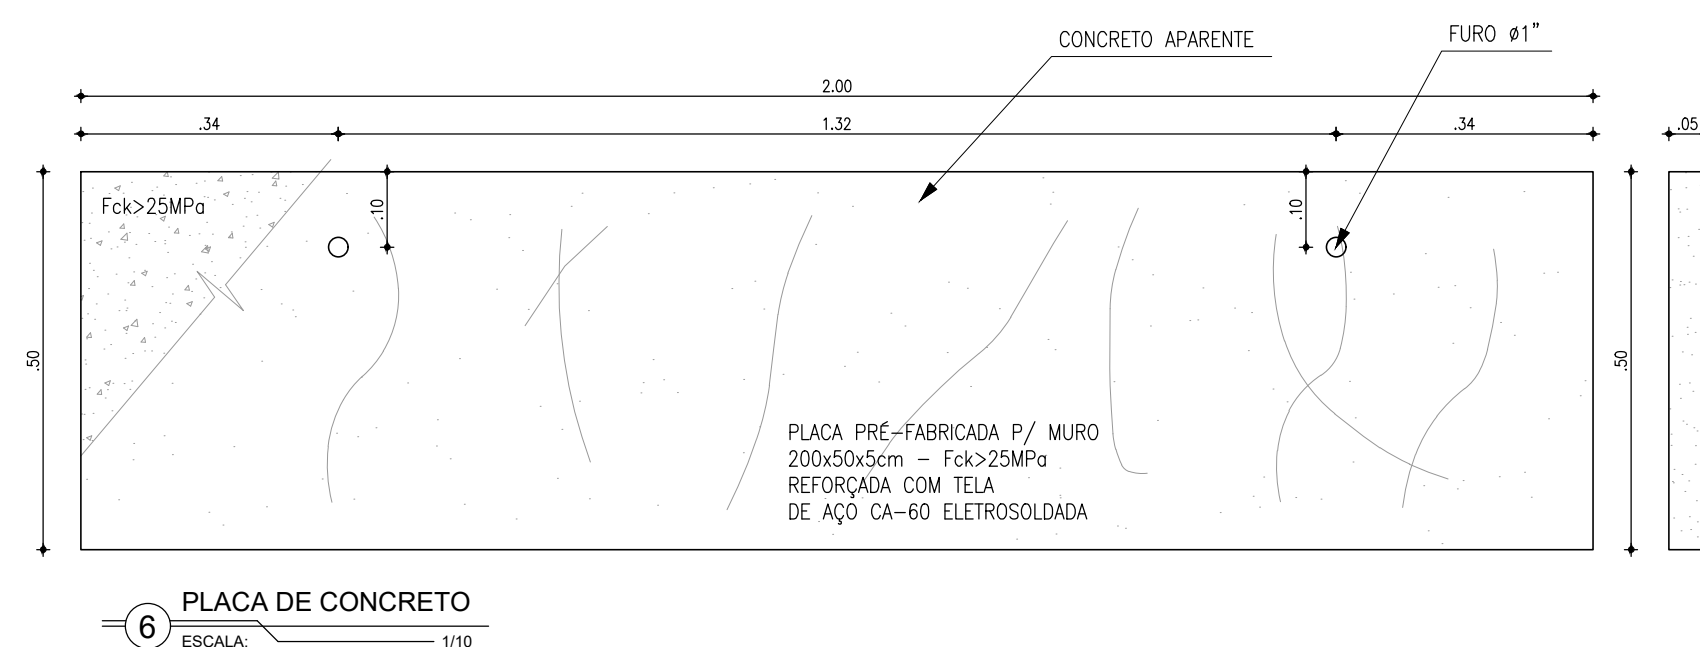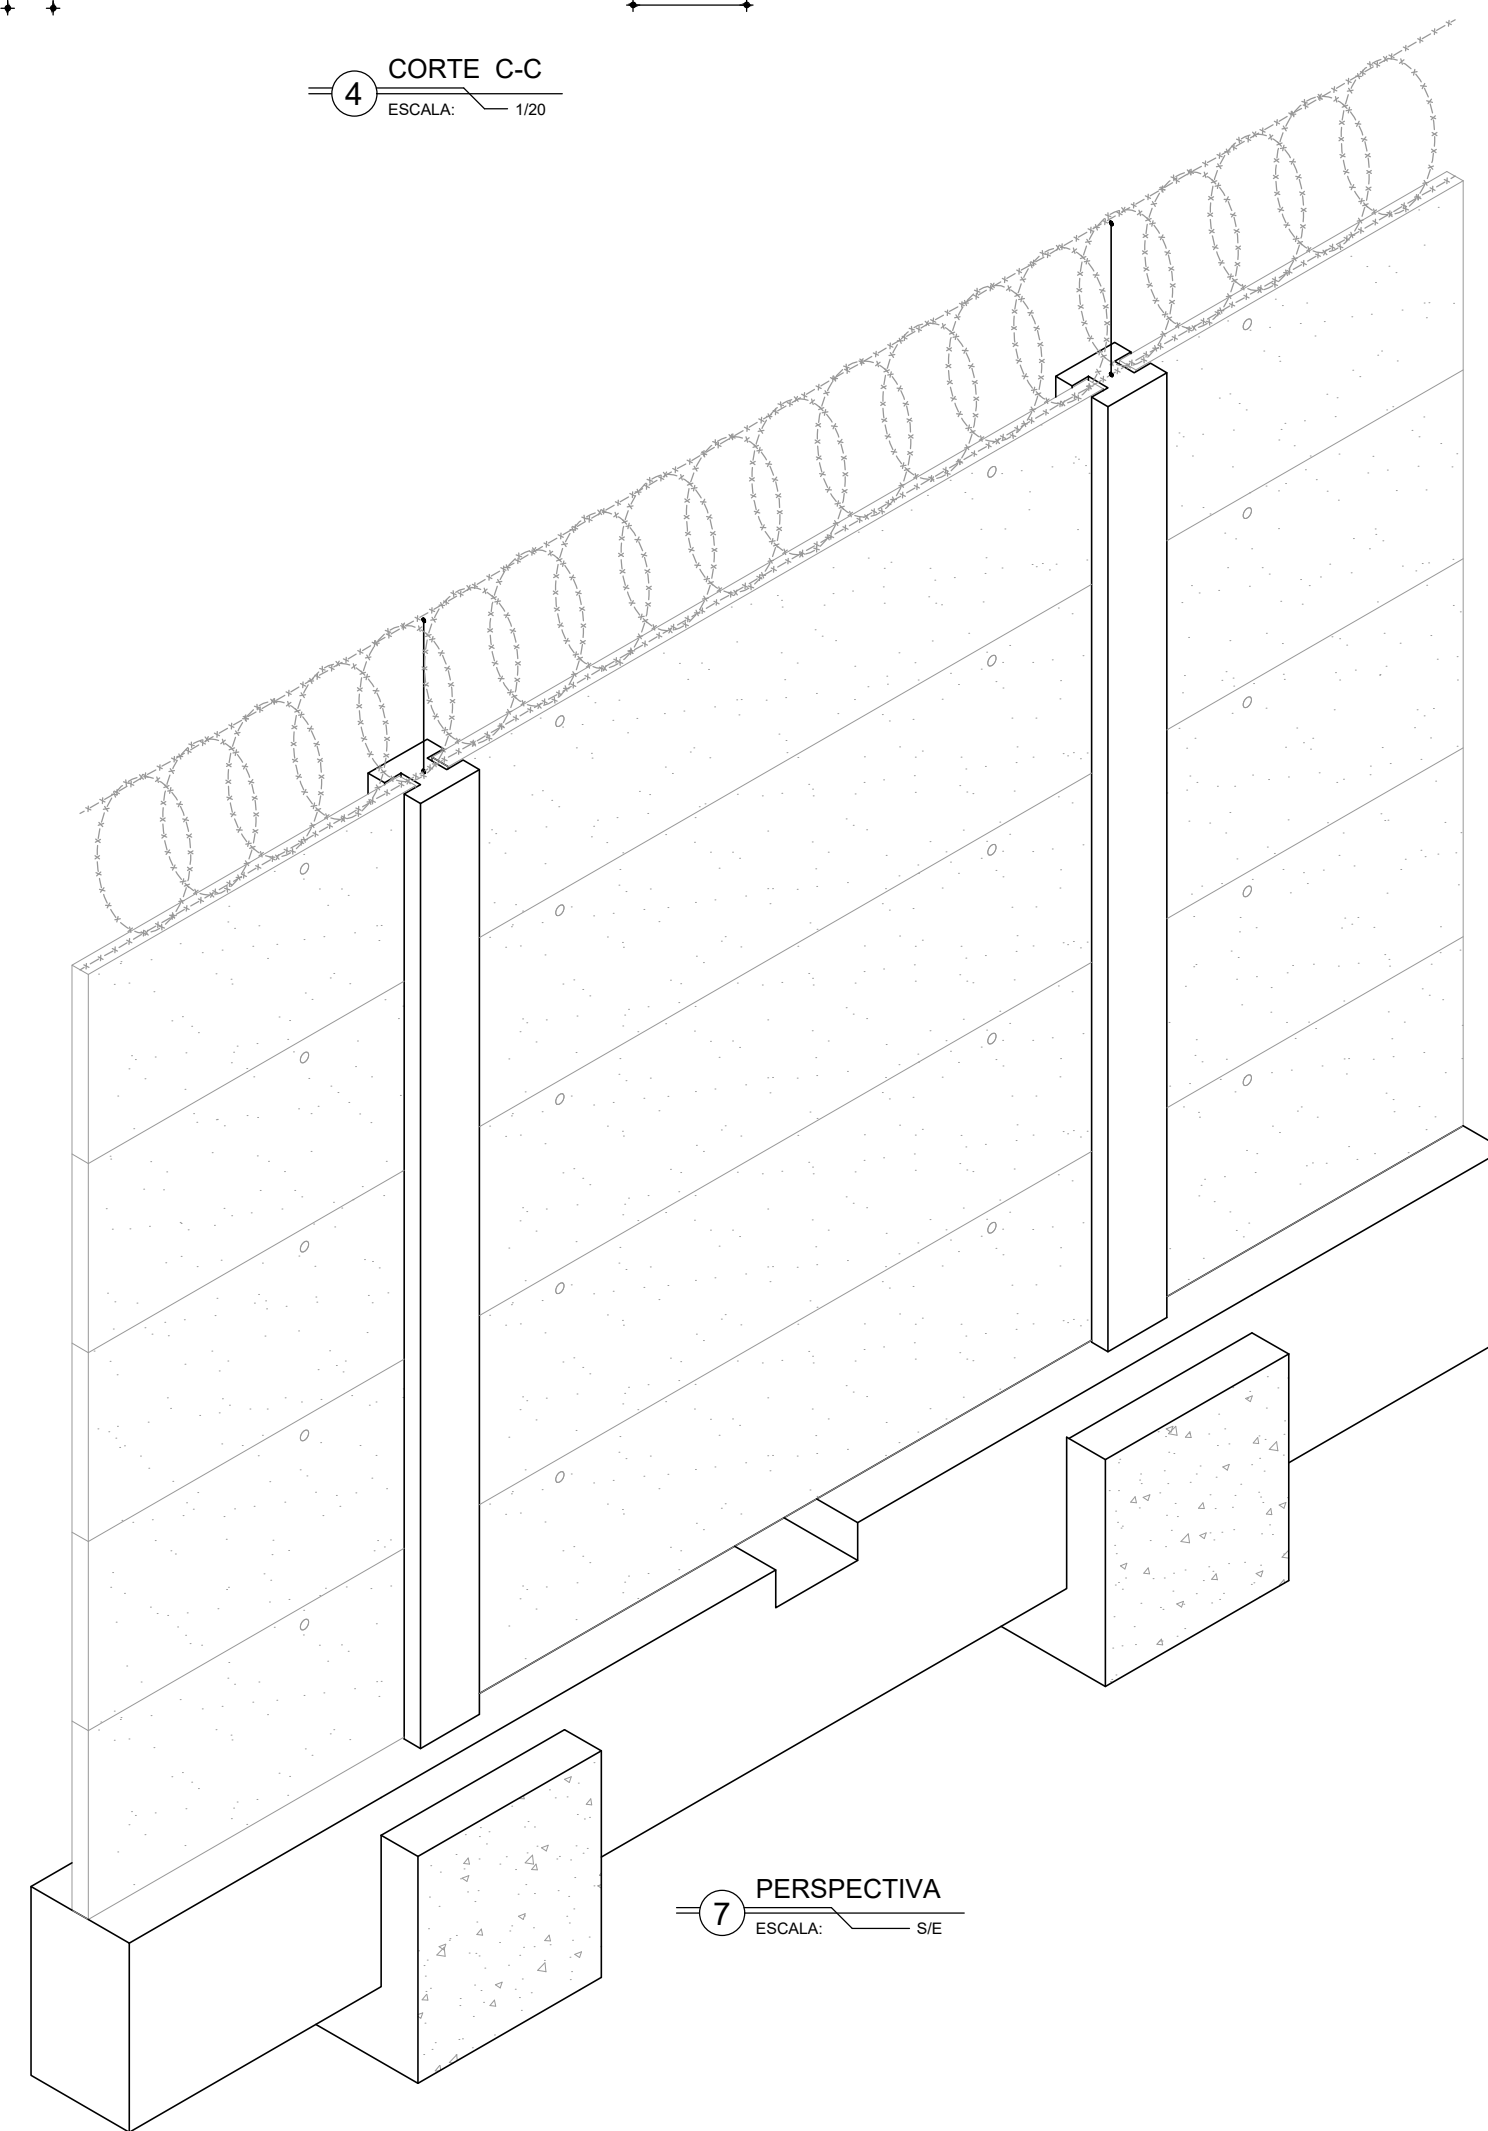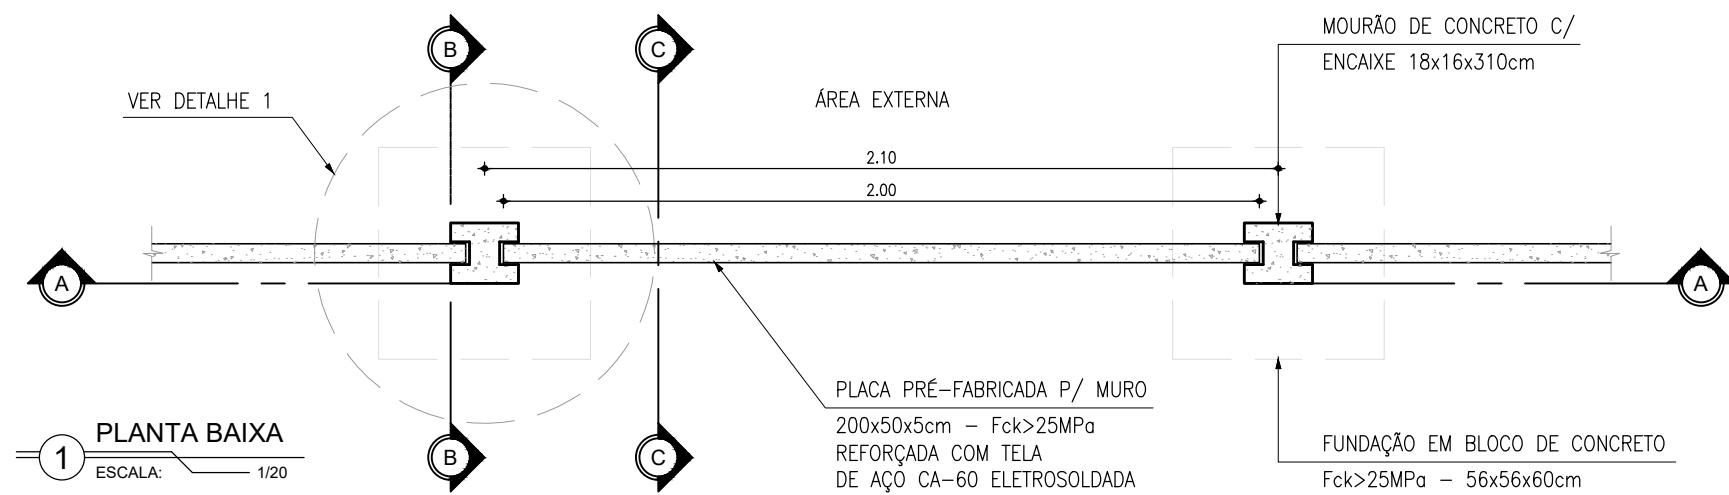

Téc. Leonardo Carvalho de Sousa
CREA: 061186371-5
GPROJ - CAGECE



-	REVISÃO	JUL/2020	-	-
N°	DESCRIÇÃO	DATA	PROJETADO	DESENHADO
R E V I S Ã O				




COMPANHIA DE ÁGUA E ESGOTO DO CEARÁ DIRETORIA DE ENGENHARIA GERÊNCIA DE PROJETOS DE ENGENHARIA	DESENHO 36	PRANCHA Nº 02/02
---	--------------------------	--------------------------------

SISTEMA DE ESGOTAMENTO SANITÁRIO DE FORTALEZA
PROJETO BÁSICO
SES CONJUNTO PALMEIRAS ESTAÇÃO DE TRATAMENTO DE ESGOTO - ETE MURO EM CONCRETO CELULAR - DETALHE - 2


GERÊNCIA:	ENGª ALINE MARTINS BRITO		
COORDENAÇÃO:	ENGª ADRIANA SILVA GONÇALVES		
PROJETO:	ENGº LEONARDO CARVALHO DE SOUSA RNP 061.186.371-5		
DESENHO:	KATYA / LEONARDO	ESCALA:	INDICADA
ARQUIVO:	036_SES_Conj.Palmeiras_PComp - Muro_Celular_Reforçado_01-02.dwg		DATA: ABR/2021

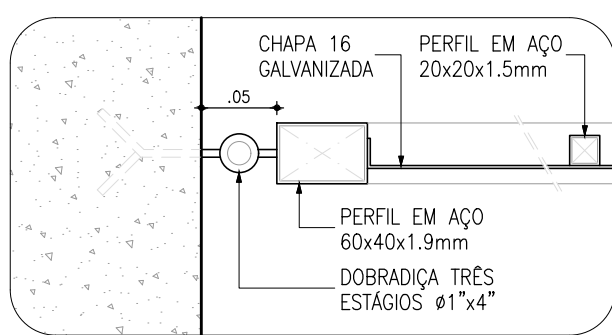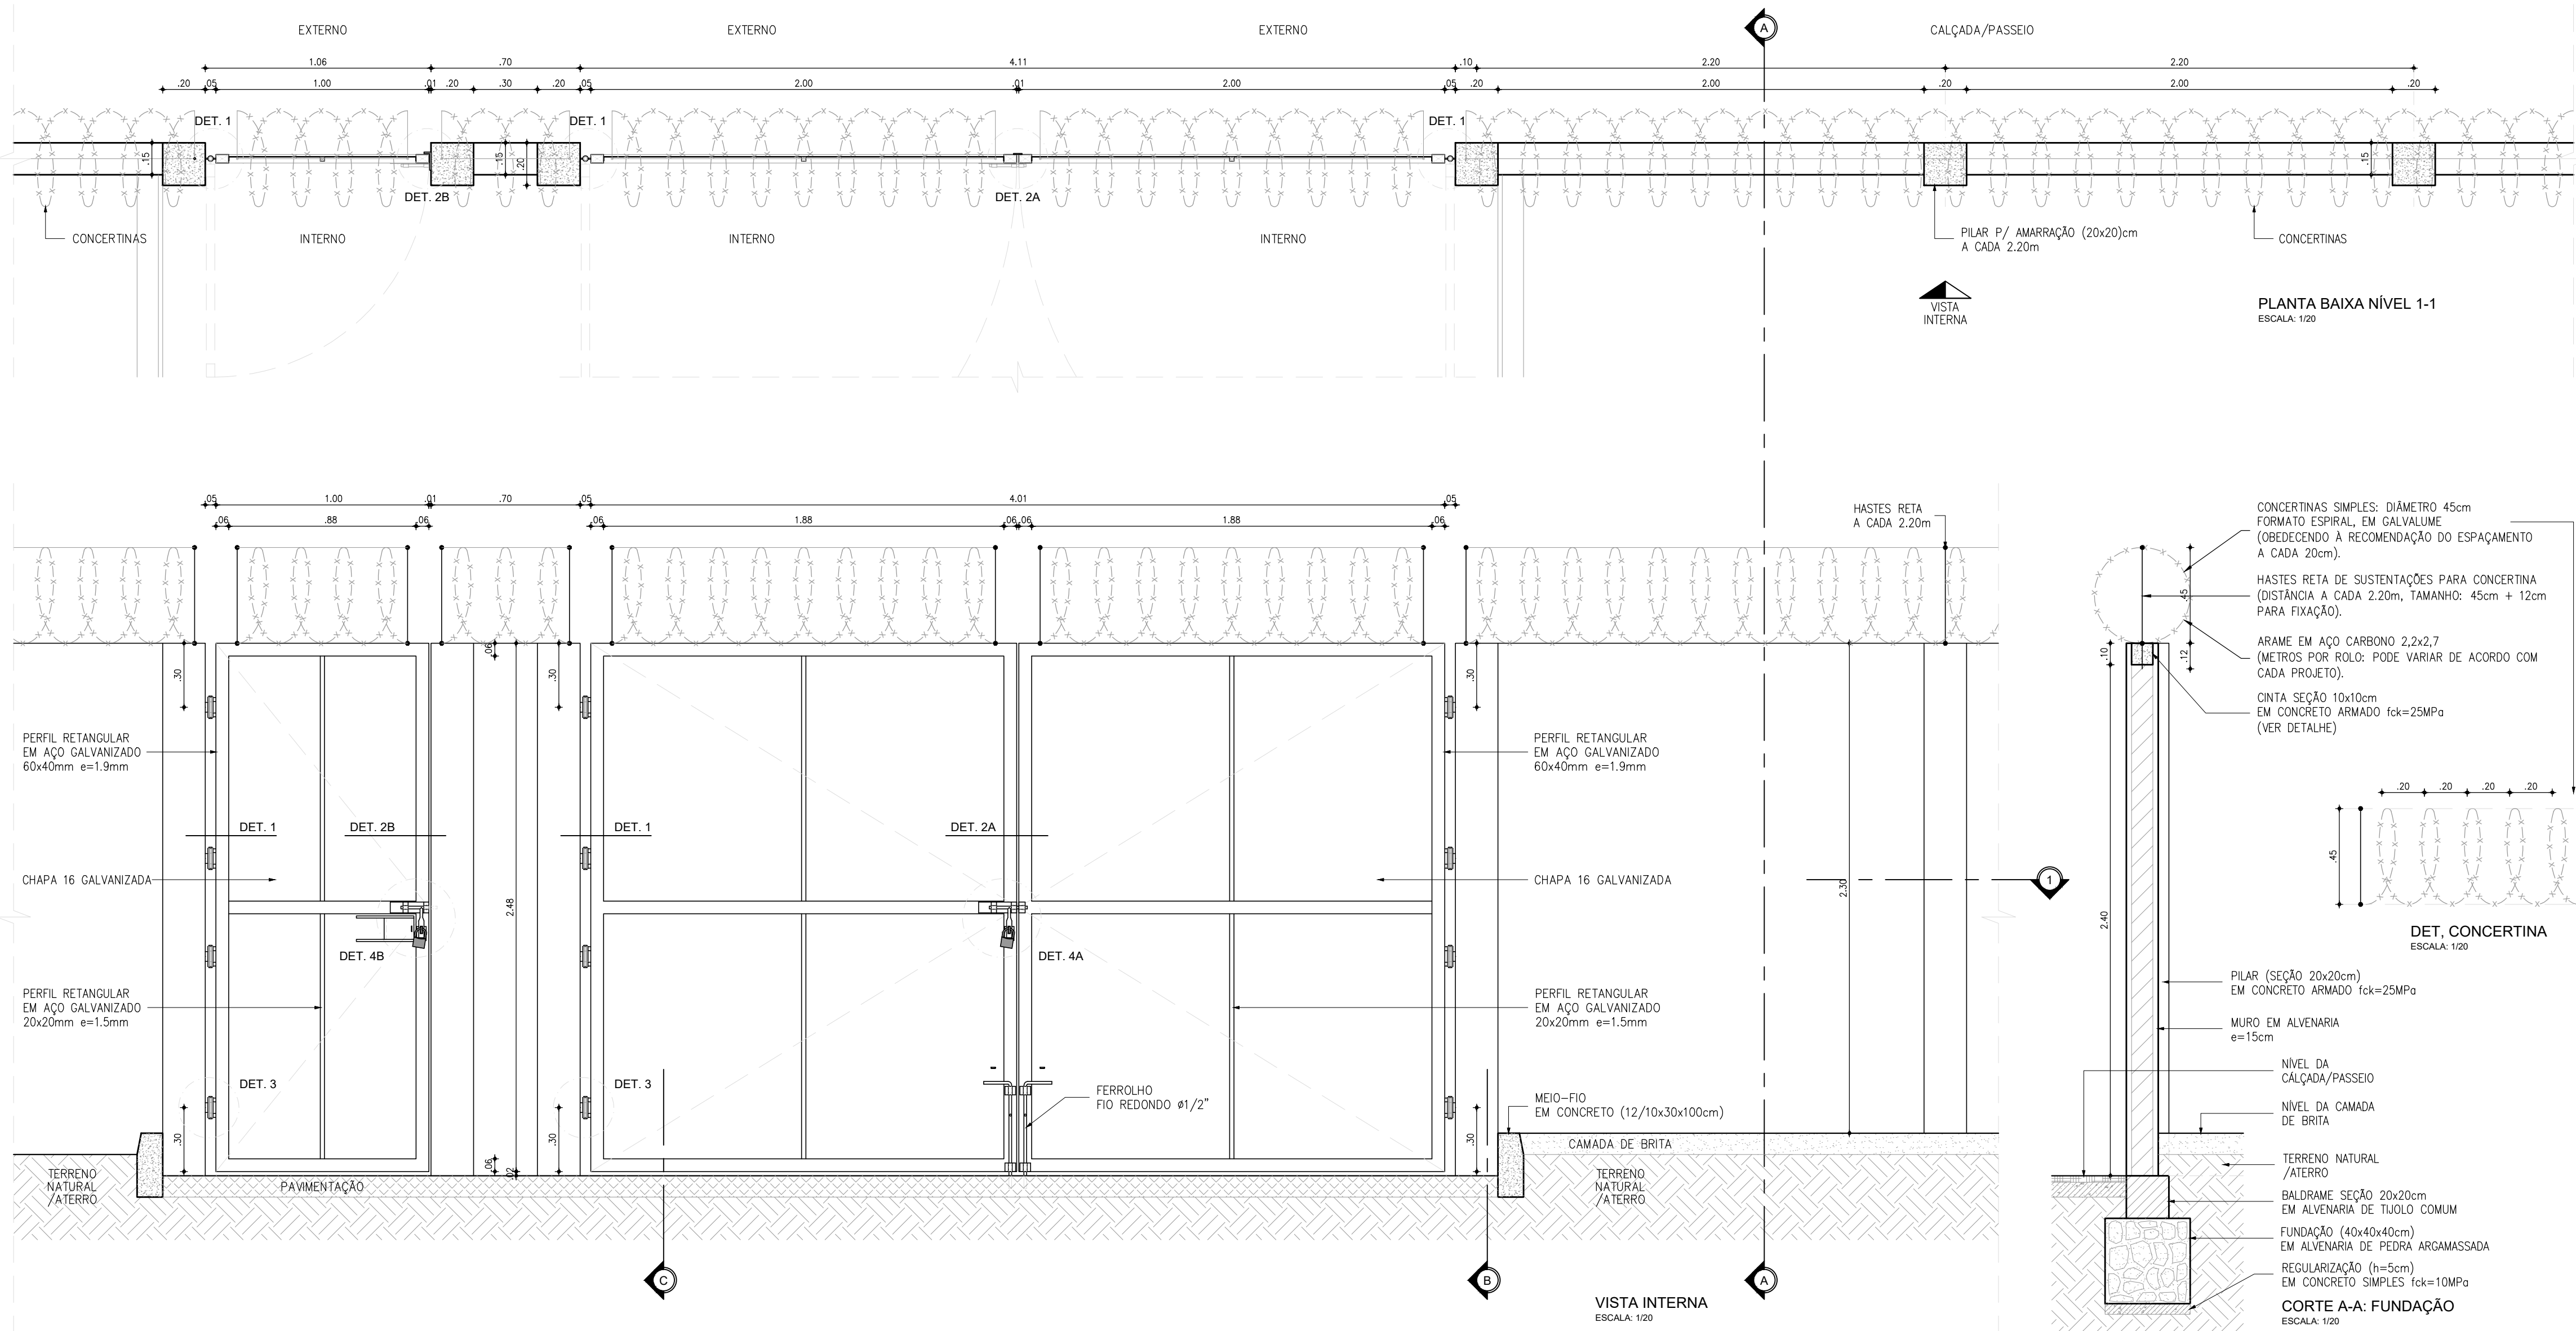


DETALHE 1
ESCALA: 1/5

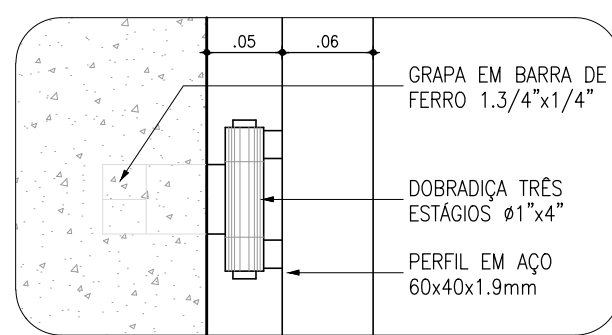


DETALHE 3
ESCALA: 1/5

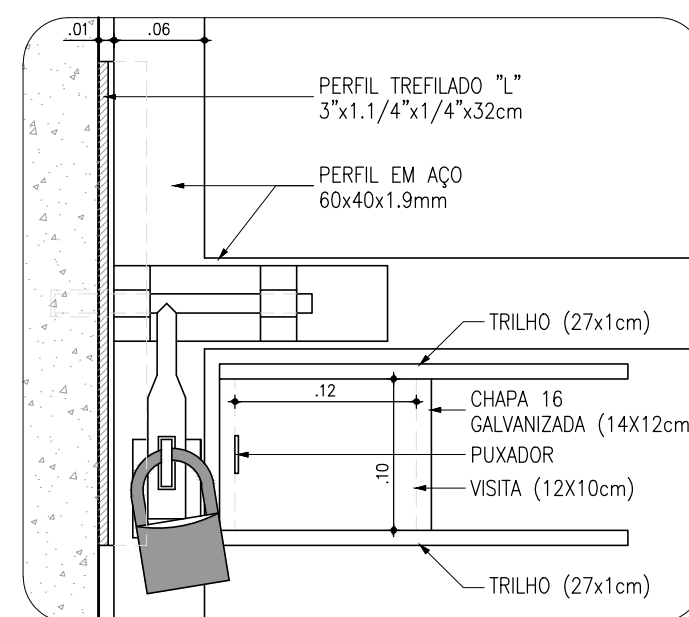


DETALHE 4B
ESCALA: 1/5

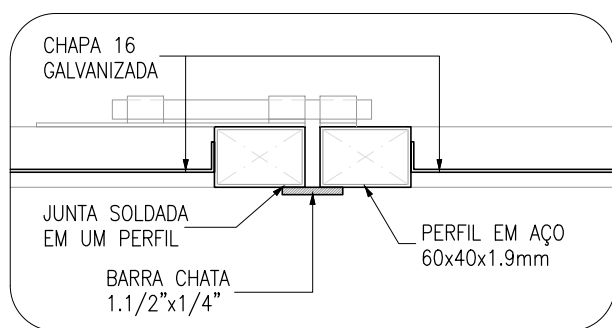


DETALHE 2A
ESCALA: 1/5

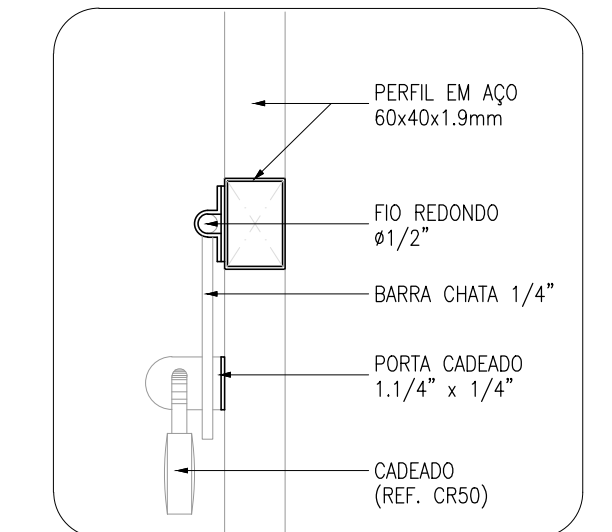


DETALHE 4A/4B
ESCALA: 1/5

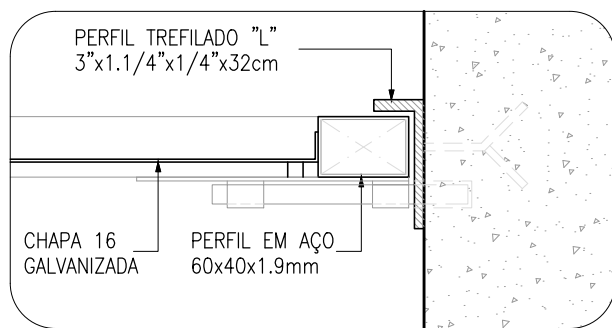


DETALHE 2B
ESCALA: 1/5

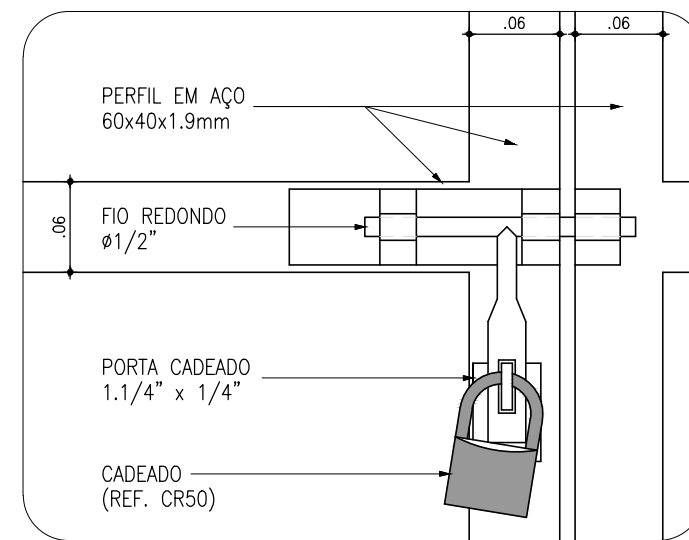


DETALHE 4A
ESCALA: 1/5

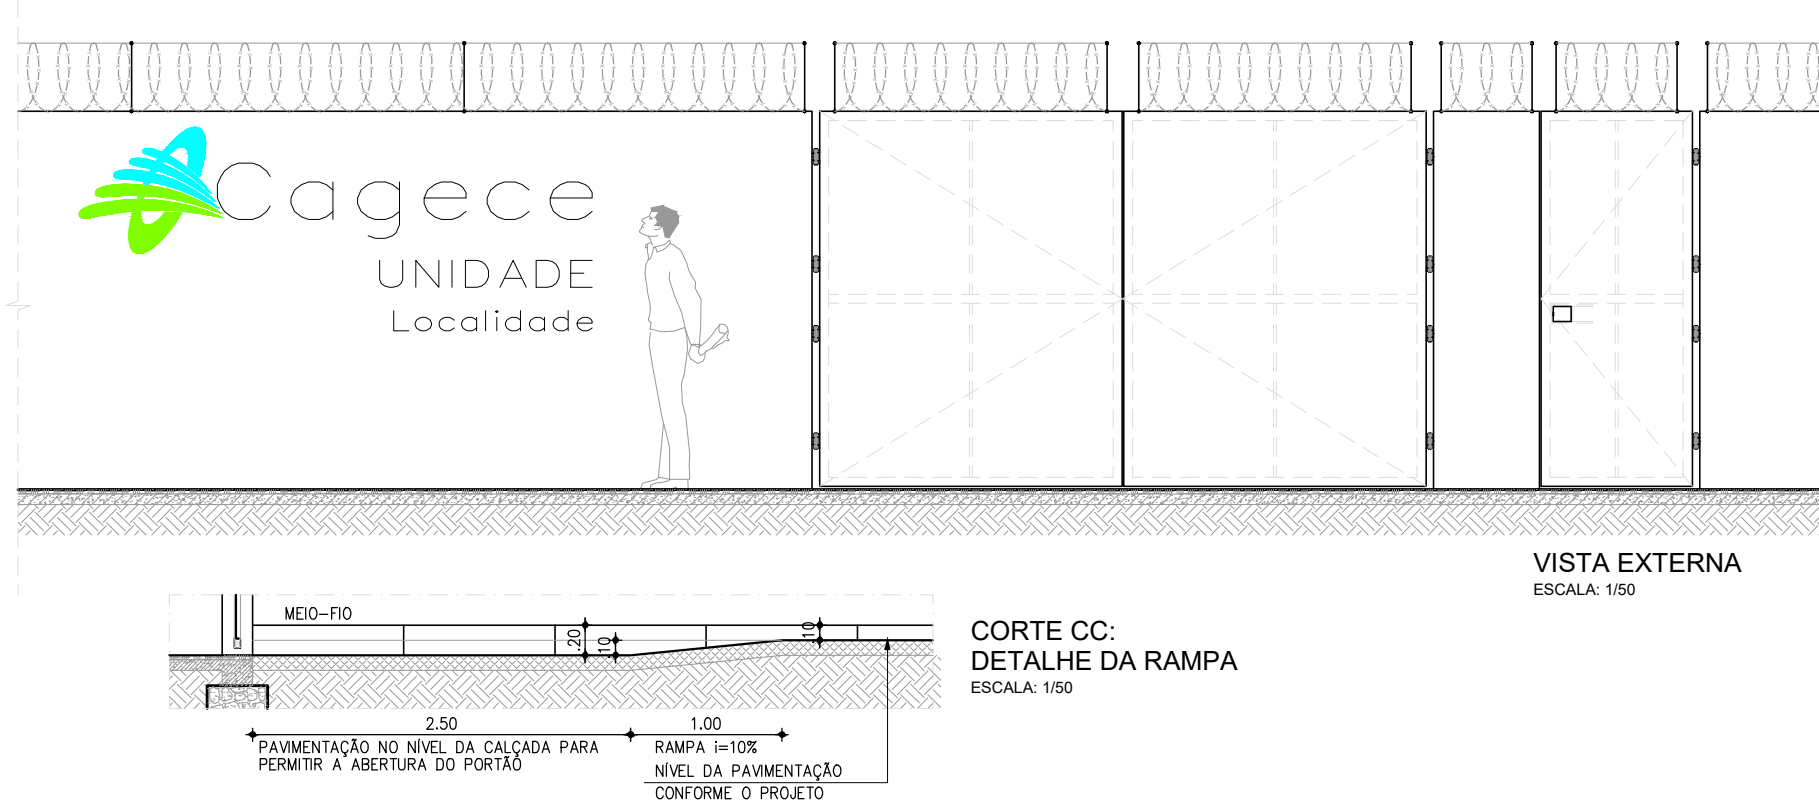


VISTA EXTERNA
ESCALA: 1/50

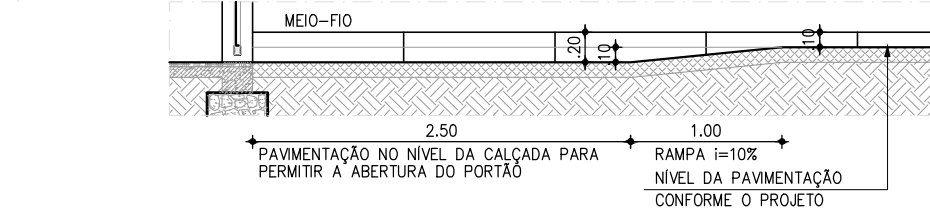

CORTE CC:
DETALHE DA RAMPA
ESCALA: 1/50

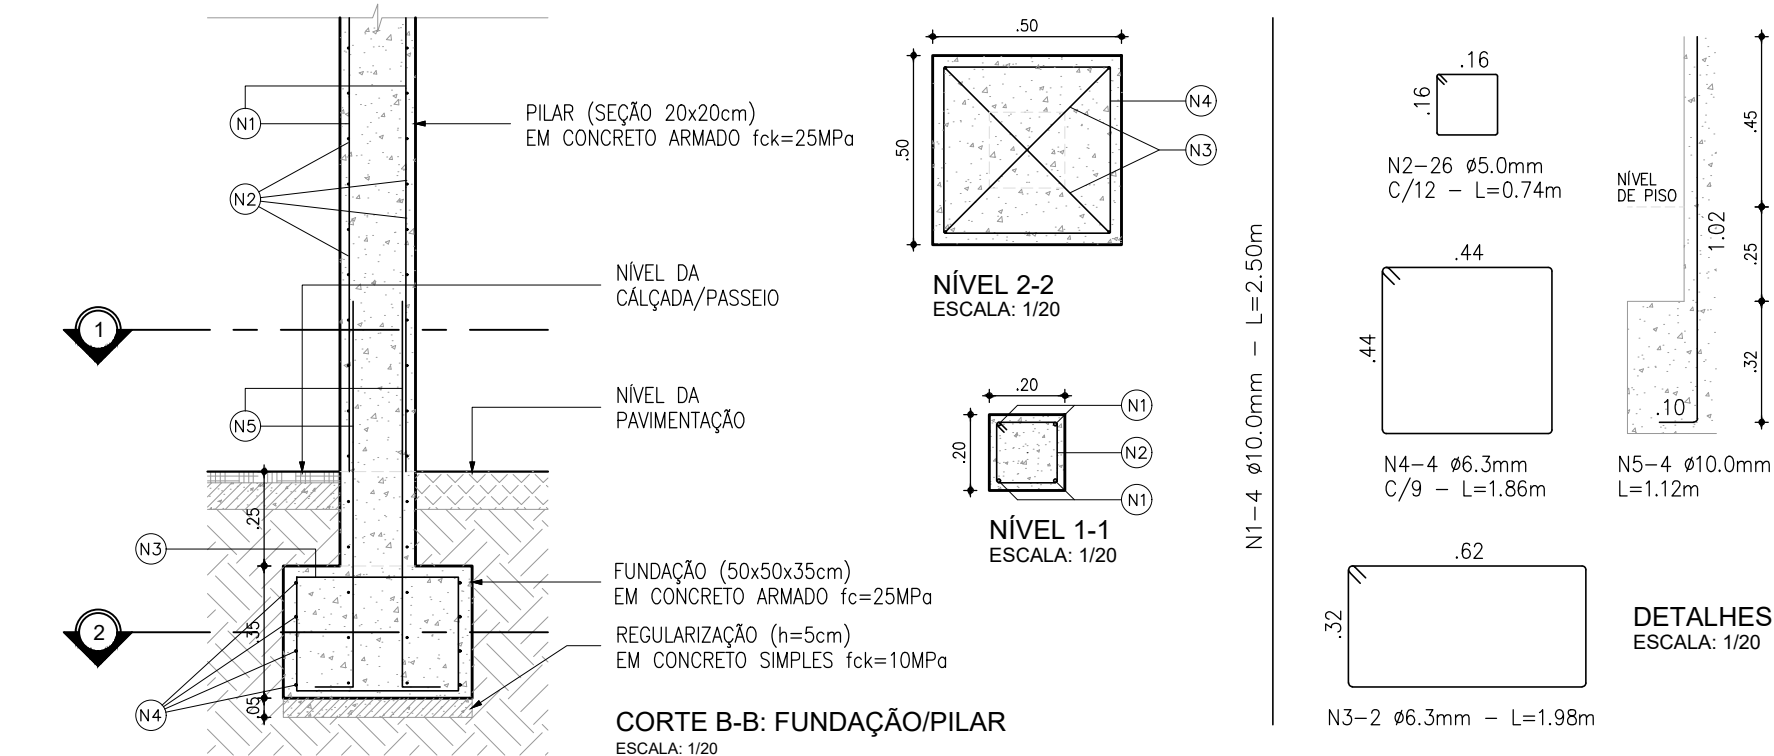

CORTE A-A: FUNDAÇÃO
ESCALA: 1/20

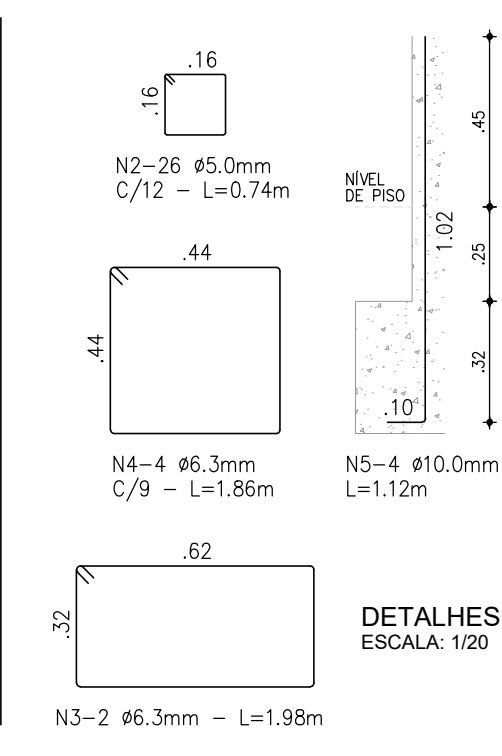

DETALHES
ESCALA: 1/20

ESPECIFICAÇÕES

PILAR DE CONCRETO

- FORMAS EM CHAPA COMPENSADA DE MADEIRA, RESINADA (E=12MM);
- BLOCO DE FUNDAÇÃO (50X50X35CM), 4 Ø6,3MM / 2 Ø6,3MM;
- PILAR (20X20CM), 4 Ø10MM, ESTRIBO Ø5MM A CADA 12CM;
- CONCRETO Fck=25MPa. AÇO CA-50 E CA-60.

PORTÕES


- QUADROS EM PERFIL RETANGULAR (60X40X1,9MM) EM AÇO GALVANIZADO A FOGO;
- PERFIS QUADRADOS (20X20X1,5)MM EM AÇO GALVANIZADO;
- CHAPAS EM AÇO 16;
- GRAPA EM BARRA CHATA EM FERRO GALVANIZADO DE 1,3/4"x1/4";
- PERFIL TREFILADO U EM FERRO GALVANIZADO DE 3"x1,1/2", E=3,0MM (PORTÃO DE VEÍCULOS);
- BATENTE EM BARRA CHATA EM FERRO GALVANIZADO DE 1,1/2"x1/4" (PORTÃO DE VEÍCULOS);
- BATENTE EM PERFIL TREFILADO "L" EM FERRO GALVANIZADO DE 3"x1,1/4"x1/4" (PORTÃO DE PEDESTRES).

ACESSÓRIOS

- DOBRADIÇAS DE TRÊS ESTÁGIOS, EM FERRO GALVANIZADO, Ø1"x4";
- FERROLHO GALVANIZADO COM FIO REDONDO Ø=1/2", BARRA CHATA DE ESPESURA 1/4" E PORTA CADEADO, CONFORME DETALHES 4A E 4B. CADEADO DE LATÃO MACIO DE 50MM, COM DUPLA TRAVA.
- ACABAMENTOS
- PINTURA ESMALTE SINTÉTICO SOBRE FUNDO PARA GALVANIZADOS.

OBSERVAÇÃO

ESTE PADRÃO DE MURO DEVE SER UTILIZADO QUANDO A DIFERENÇA ENTRE AS COTAS DE TERRENO NATURAL E PISO ACABADO (PAVIMENTAÇÃO) É MENOR IGUAL A 20CM. NOS DEMAIS CASOS, DEVEM SER REVISTAS AS DIMENSÕES DO MURO, DO BALDRAME E DA FUNDAÇÃO, BEM COMO A INSTALAÇÃO DE UMA RAMPA DE ACESSO.

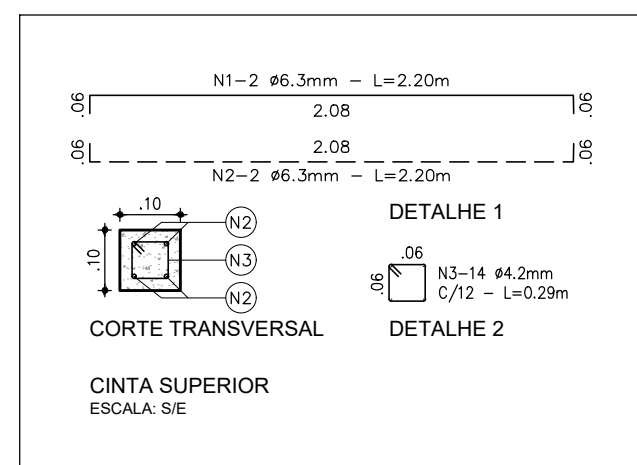








QUADRO DE FERRAGENS: CINTA SUPERIOR						
N	Ø (mm)	QUANT.	C (m)	TOTAL PARCIAL (m)	TOTAL C/ PERDAS (m)	PESO (kg)
1	6,3	2	2,20	4,40	5,06	1,24
2	6,3	2	2,20	4,40	5,06	1,24
3	4,2	14	0,29	4,06	4,67	0,51
TOTAL						2,99

OBSERVAÇÕES: CONCRETO Fck > 25,0MPa;
FERRAGEM ENTRE PILARES (A CADA 2,20m)
CONSUMO DE CONCRETO: 0,020m³.


QUADRO DE FERRAGENS: FUNDAÇÃO/PILAR						
N	Ø (mm)	QUANT.	C (m)	TOTAL PARCIAL (m)	TOTAL C/ PERDAS (m)	PESO (kg)
1	10,0	4	2,50	10,00	11,50	7,10
2	5,0	26	0,74	19,24	22,13	3,41
3	6,3	2	1,98	3,96	4,55	1,12
4	6,3	4	1,86	7,44	8,56	2,10
5	10,0	4	1,12	4,48	5,15	3,18
TOTAL						16,89

OBSERVAÇÕES: CONCRETO Fck > 25,0MPa;
FUNDAÇÃO/PILAR A CADA 2,20m;
CONSUMO DE CONCRETO: 0,198m³ (Fck > 25,0MPa);
CONSUMO DE CONCRETO: 0,013m³ (Fck = 10,0MPa).


Téc. Leonardo Carvalho de Sousa
CREA: 061186371-5
GPROJ - CAGECE

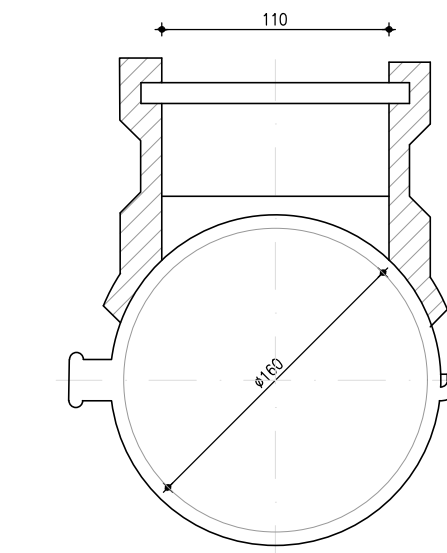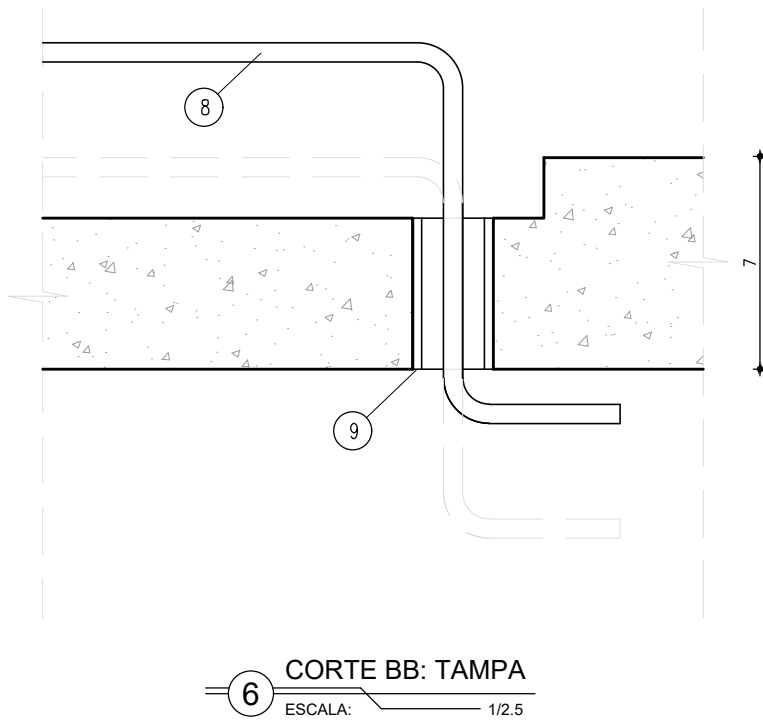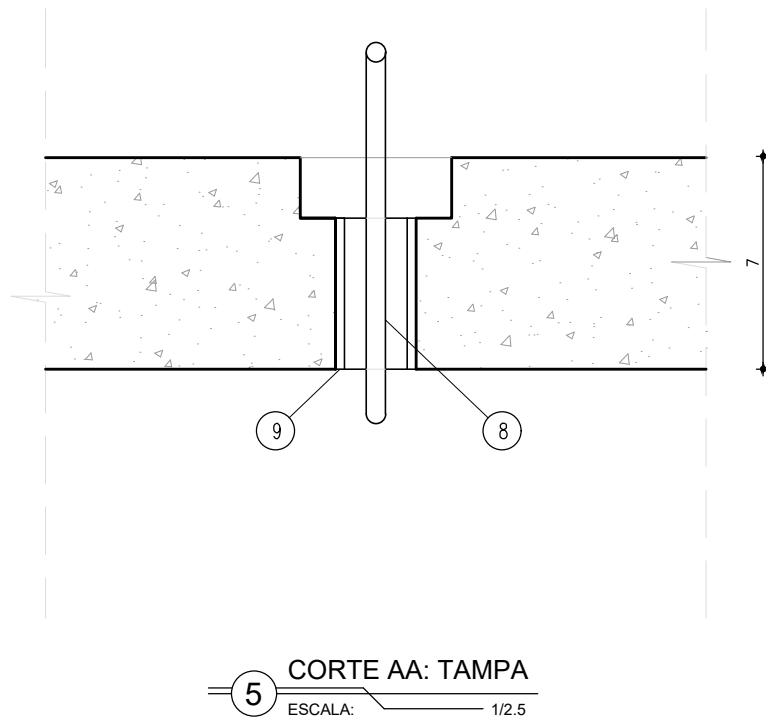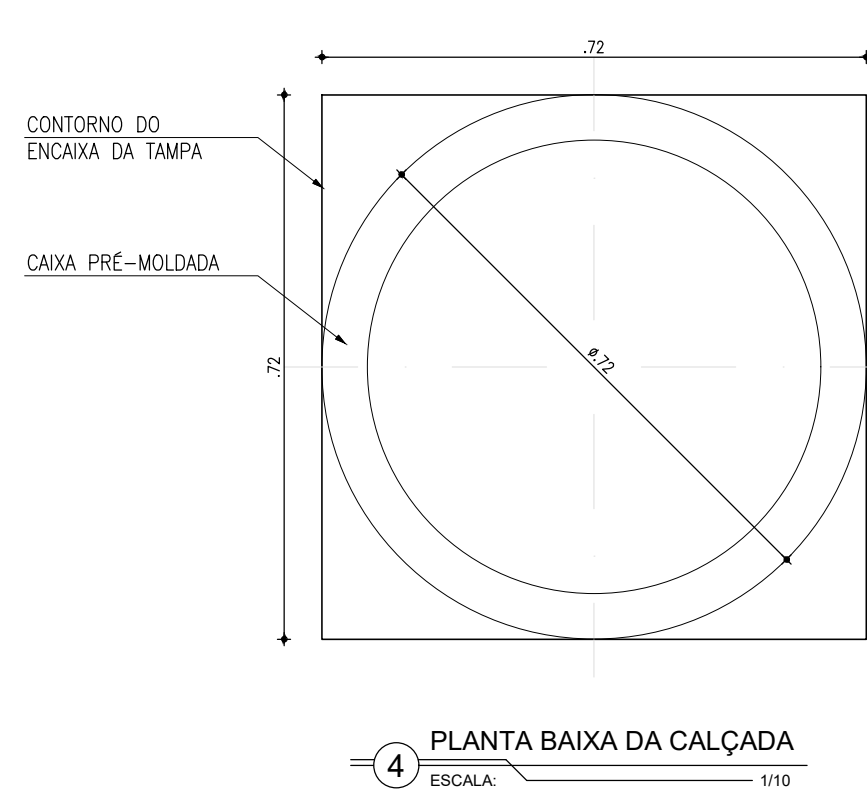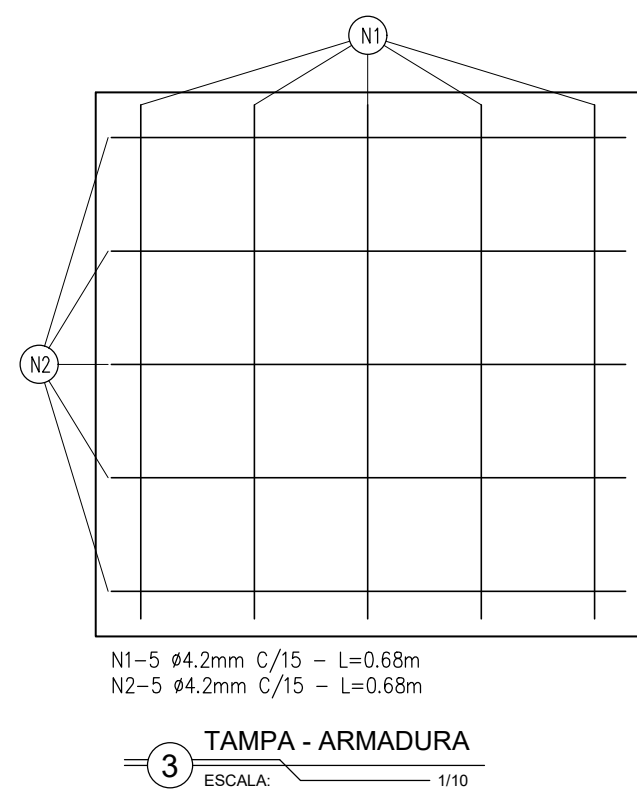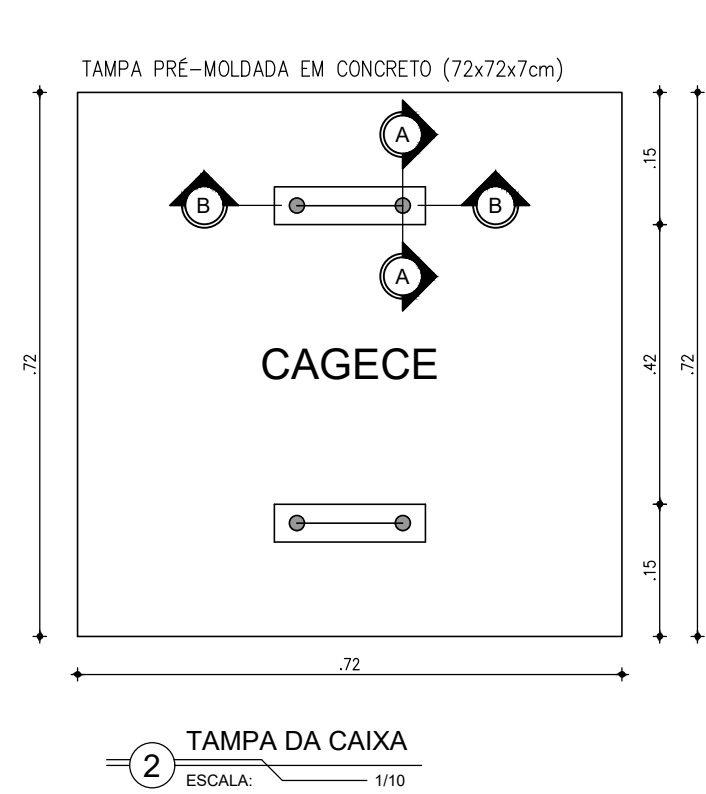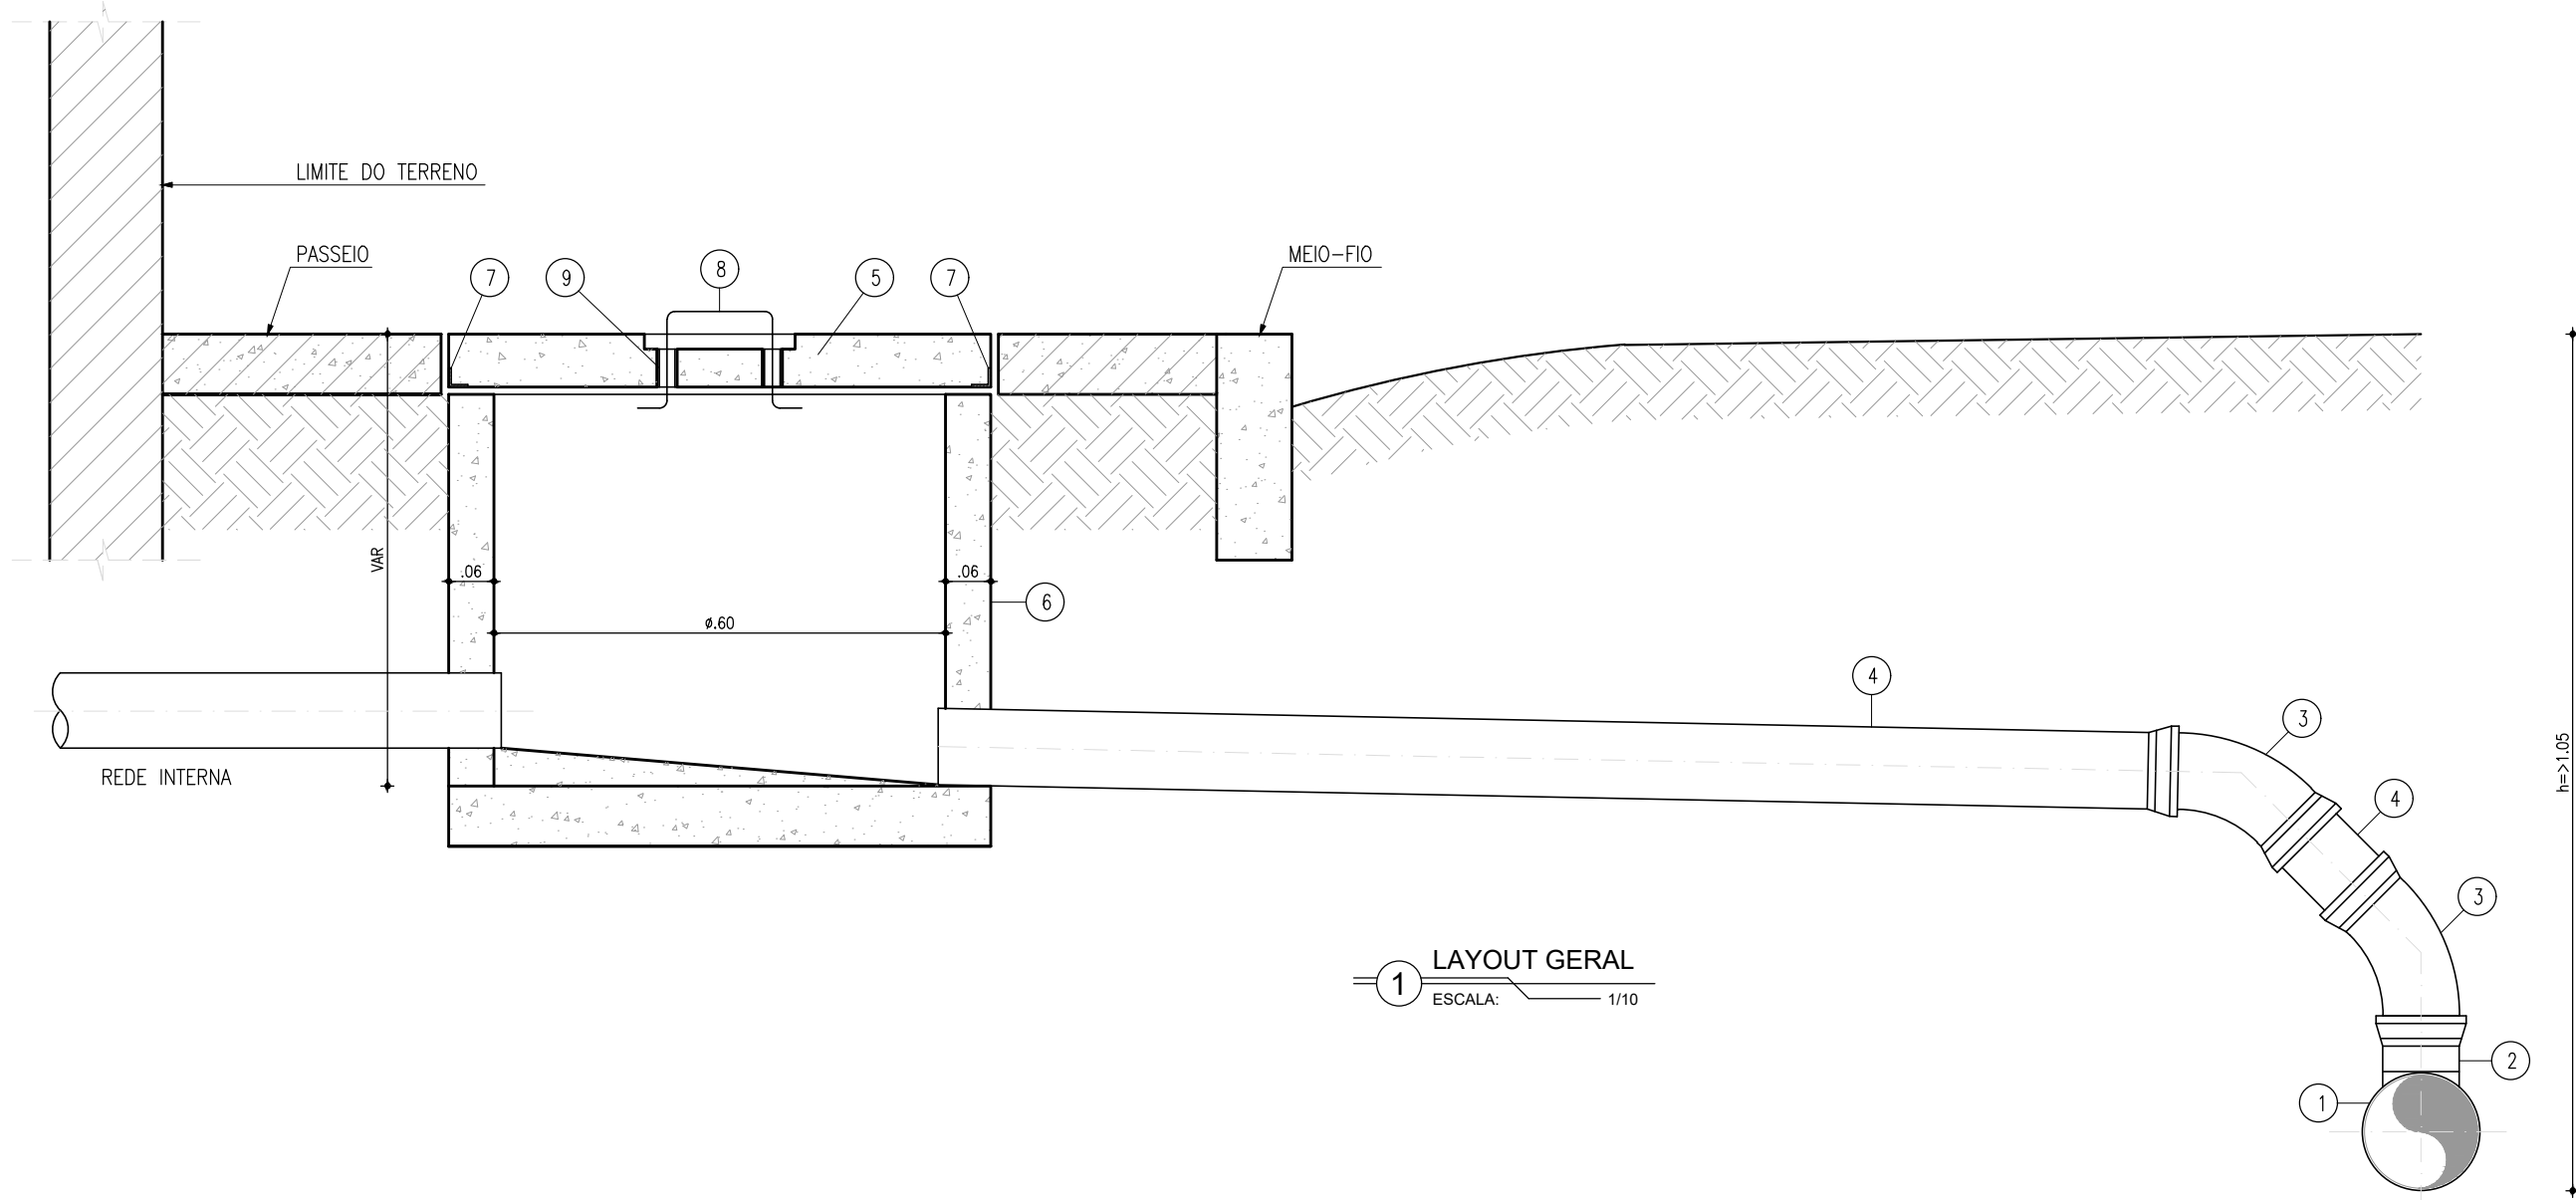


DET. 01: SELIM 90° (VT 10)
ESCALA: S/E

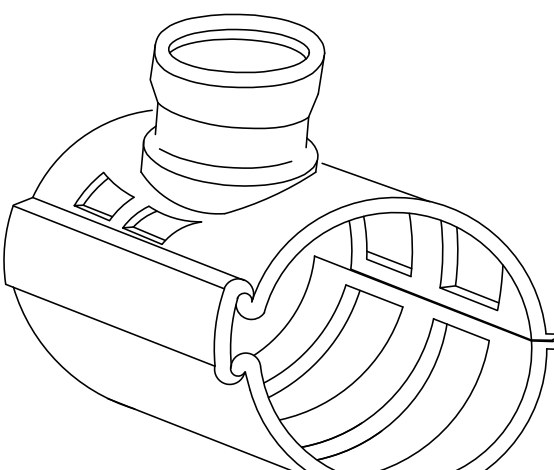

SELIM 90° (VT 10) - PERSPECTIVA
ESCALA: S/E

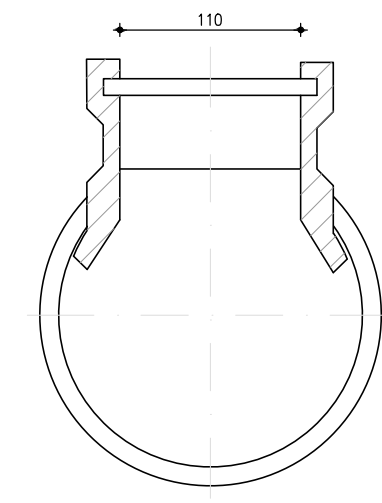

DET. 02: SELIM COMPACTO
ESCALA: S/E

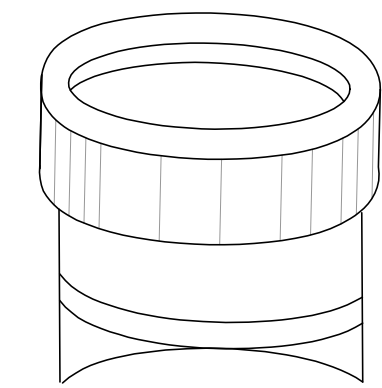

SELIM COMPACTO - PERSPECTIVA
ESCALA: S/E

RELAÇÃO DAS PEÇAS - LIGAÇÃO

Nº	DESCRIÇÃO	MATERIAL	QUANT.	DN(ø)
1	TUBULAÇÃO DA REDE COLETORA (øVARIÁVEL)	PVC OCRE	-	VAR.
2	SELIM 90° ELÁSTICO OU COMPACTO (BITOLAS DN150/100 A DN300/100)	PVC OCRE	-	-
3	CURVA 45° PONTA/BOLSA	PVC OCRE	2	100
4	TUBO PONTA/BOLSA JE, L=VAR	PVC OCRE	1	100
5	TAMPA PRÉ-MOLDADA EM CONCRETO (72x72x7cm)	CONCRETO	1	-
6	CAIXA PRÉ-MOLDADA EM CONCRETO DN600mm, e=7cm, H=VAR	CONCRETO	1	-
7	CANTONEIRA 1"x1"x1/8", L=2.88m	GALVANIZADO	1	-
8	BARRA REDONDA ø3/8", L=0.48m	GALVANIZADO	1	ø3/8"
9	TUBO PONTA/PONTA, L=7cm	GALVANIZADO	2	ø3/4"

QUADRO DE FERRAGENS: TAMPA

N	Ø (mm)	QUANT.	C (m)	TOTAL PARCIAL (m)	TOTAL C/ PERDAS (m)	PESO (kg)
1	4.2	5	0.68	3.40	3.91	0.43
2	4.2	5	0.68	3.40	3.91	0.43
TOTAL						0.86


OBSERVAÇÕES: CONCRETO Fck > 25.0MPa, AÇO CA-60

Téc. Leonardo Carvalho de Sousa
CREA: 061186371-5
GPROJ - CAGECE

Nº	REVISÃO	DATA	PROJETADO	DESENHADO
1	REVISÃO	JUL/2020	-	-


	COMPANHIA DE ÁGUA E ESGOTO DO CEARÁ DIRETORIA DE ENGENHARIA GERÊNCIA DE PROJETOS DE ENGENHARIA	DESENHO 38	PRANCHAS Nº 01/01
	SISTEMA DE ESGOTAMENTO SANITÁRIO DE FORTALEZA PROJETO BÁSICO		
	SES CONJUNTO PALMEIRAS LIGAÇÃO DOMICILIAR DETALHES		

GERÊNCIA:	ENGª ALINE MARTINS BRITO			
COORDENAÇÃO:	ENGª ADRIANA SILVA GONÇALVES			
PROJETO:	ENGª LEONARDO CARVALHO DE SOUSA RNP 061.186.371-5			
DESENHO:	KATYA / LEONARDO		ESCALA:	INDICADA
ARQUIVO:	038_SES_Conj.Palmeiras_PComp - Ligação Domiciliar_01-01.dwg		DATA:	ABR/2021

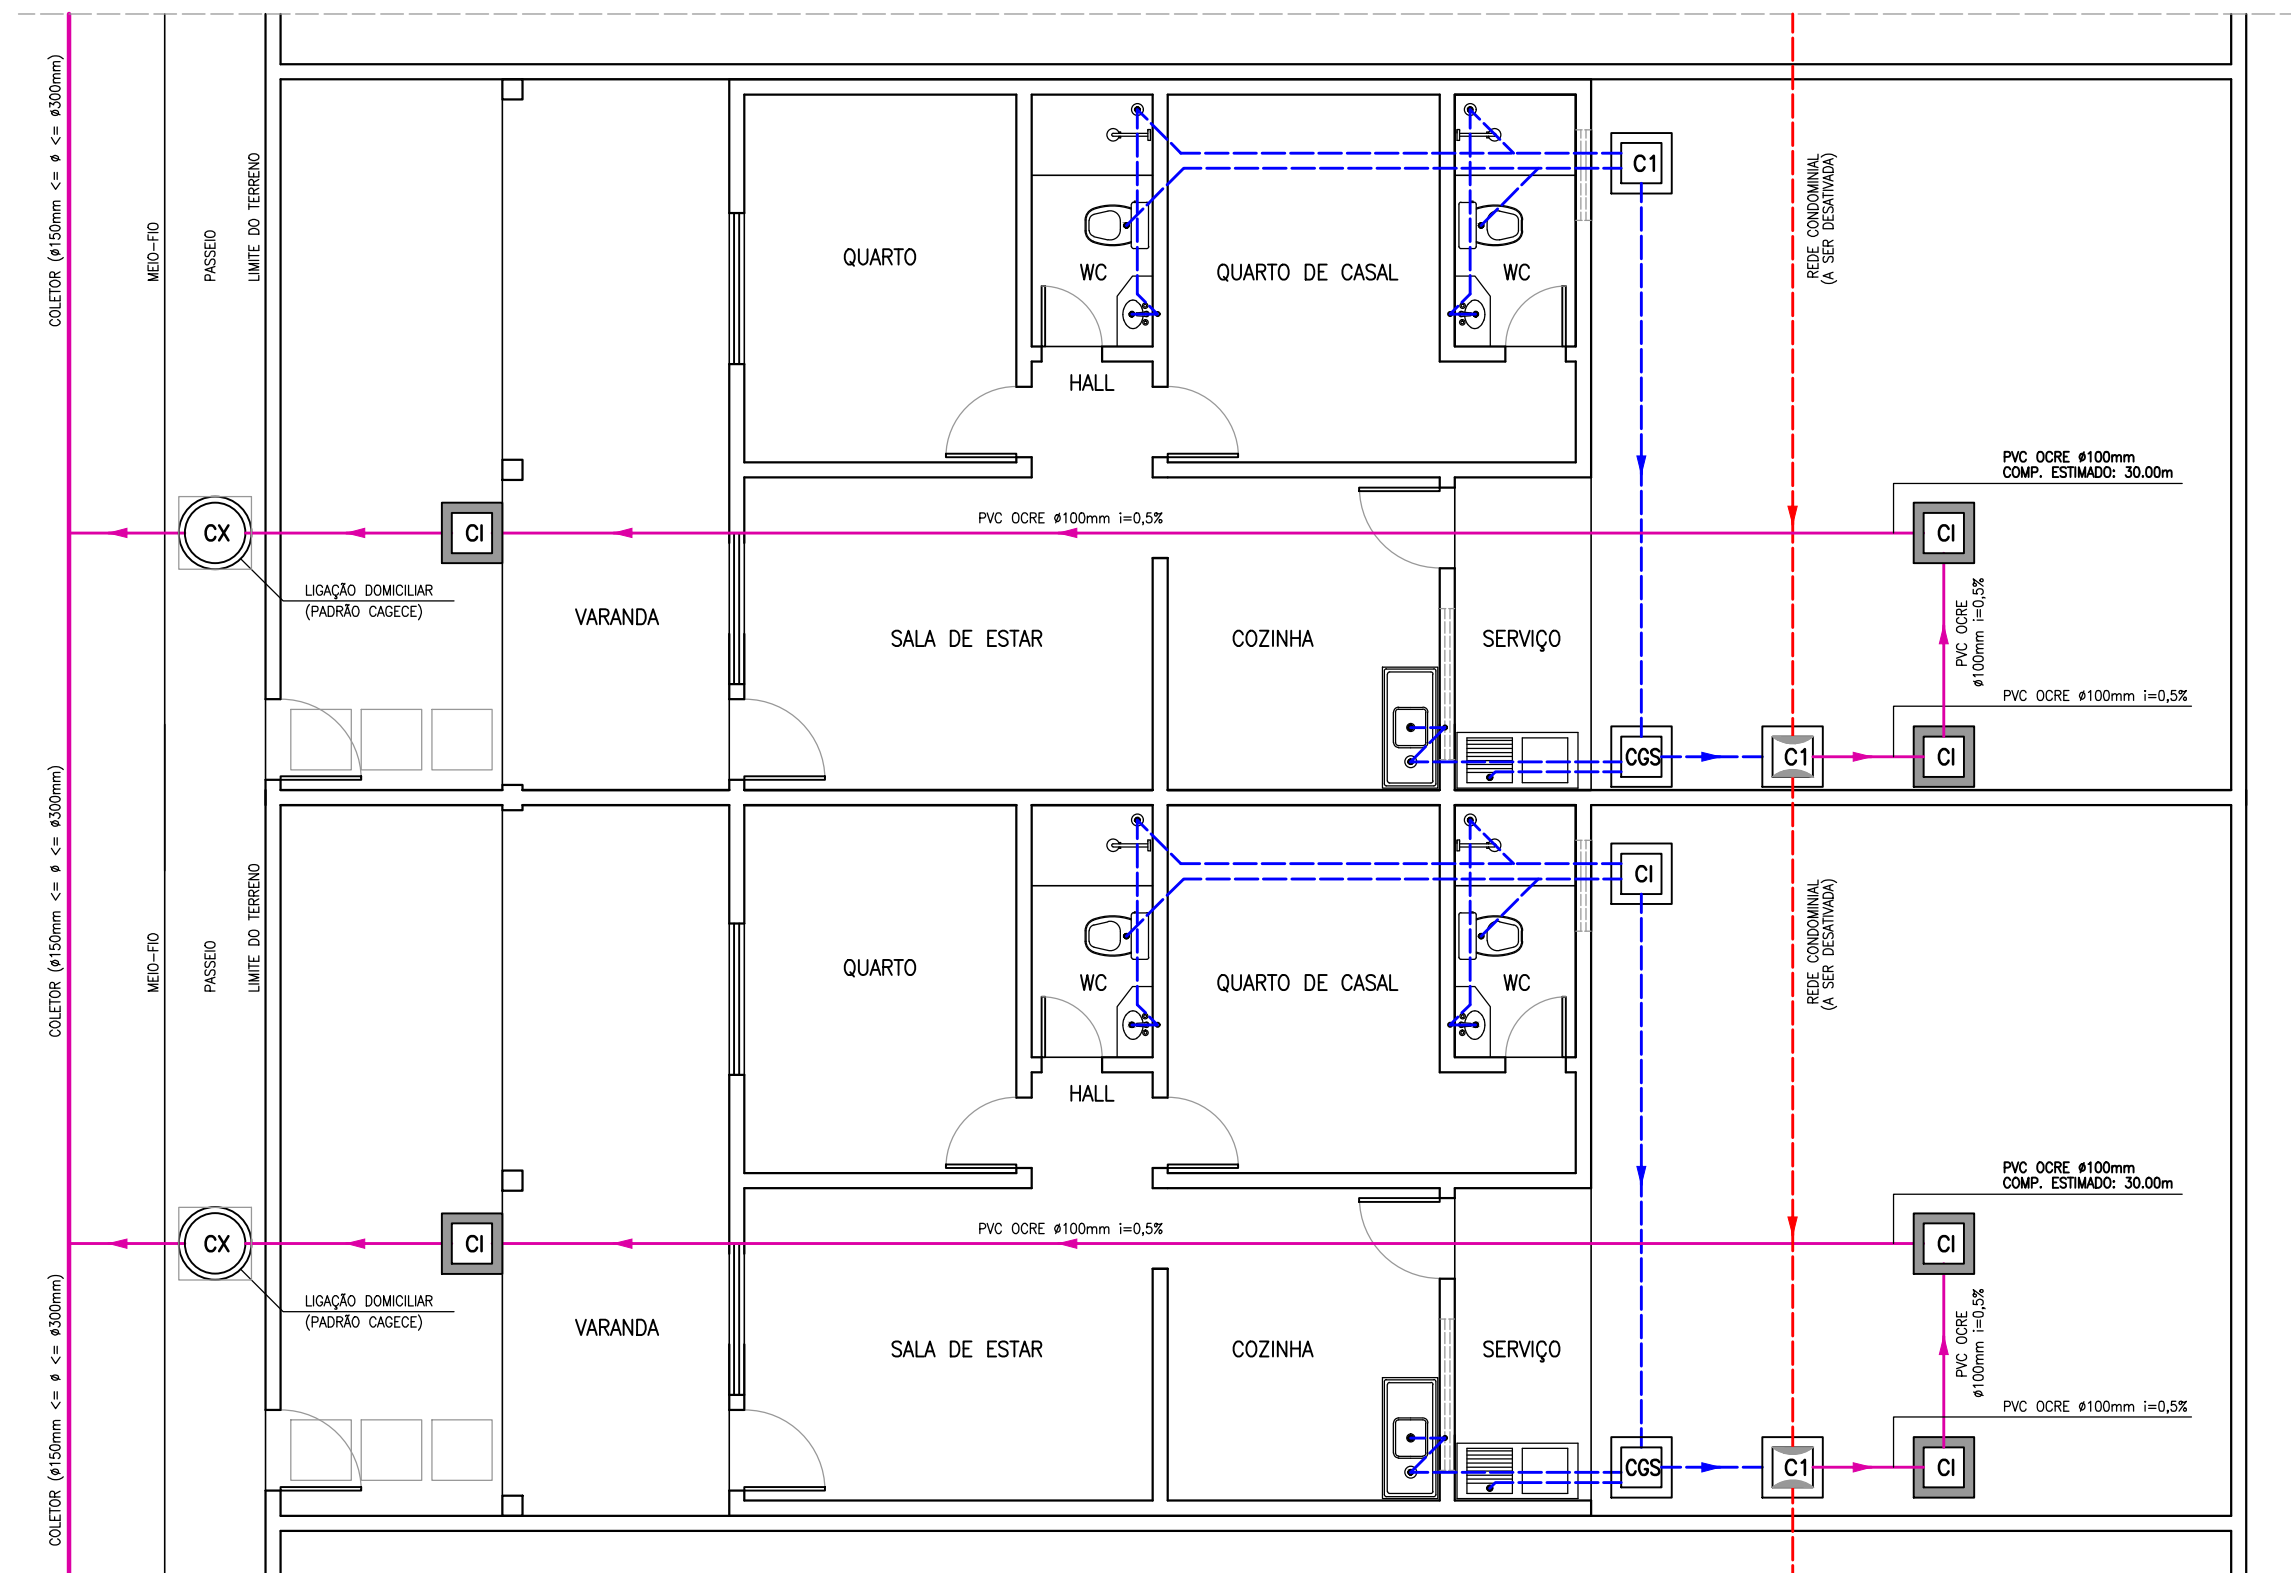


1 LIGAÇÃO INTRADOMICILIAR – MODELO A
ESCALA S/E

OBS.: ESTE EXEMPLO SE APLICA A IMÓVEIS CONJUGADOS NAS DUAS LATERAIS, UTILIZANDO SOMENTE O RAMAL PRINCIPAL COM DIÂMETRO DE 100mm. LIGAÇÃO CONDOMINIAL A SER DESATIVADA.

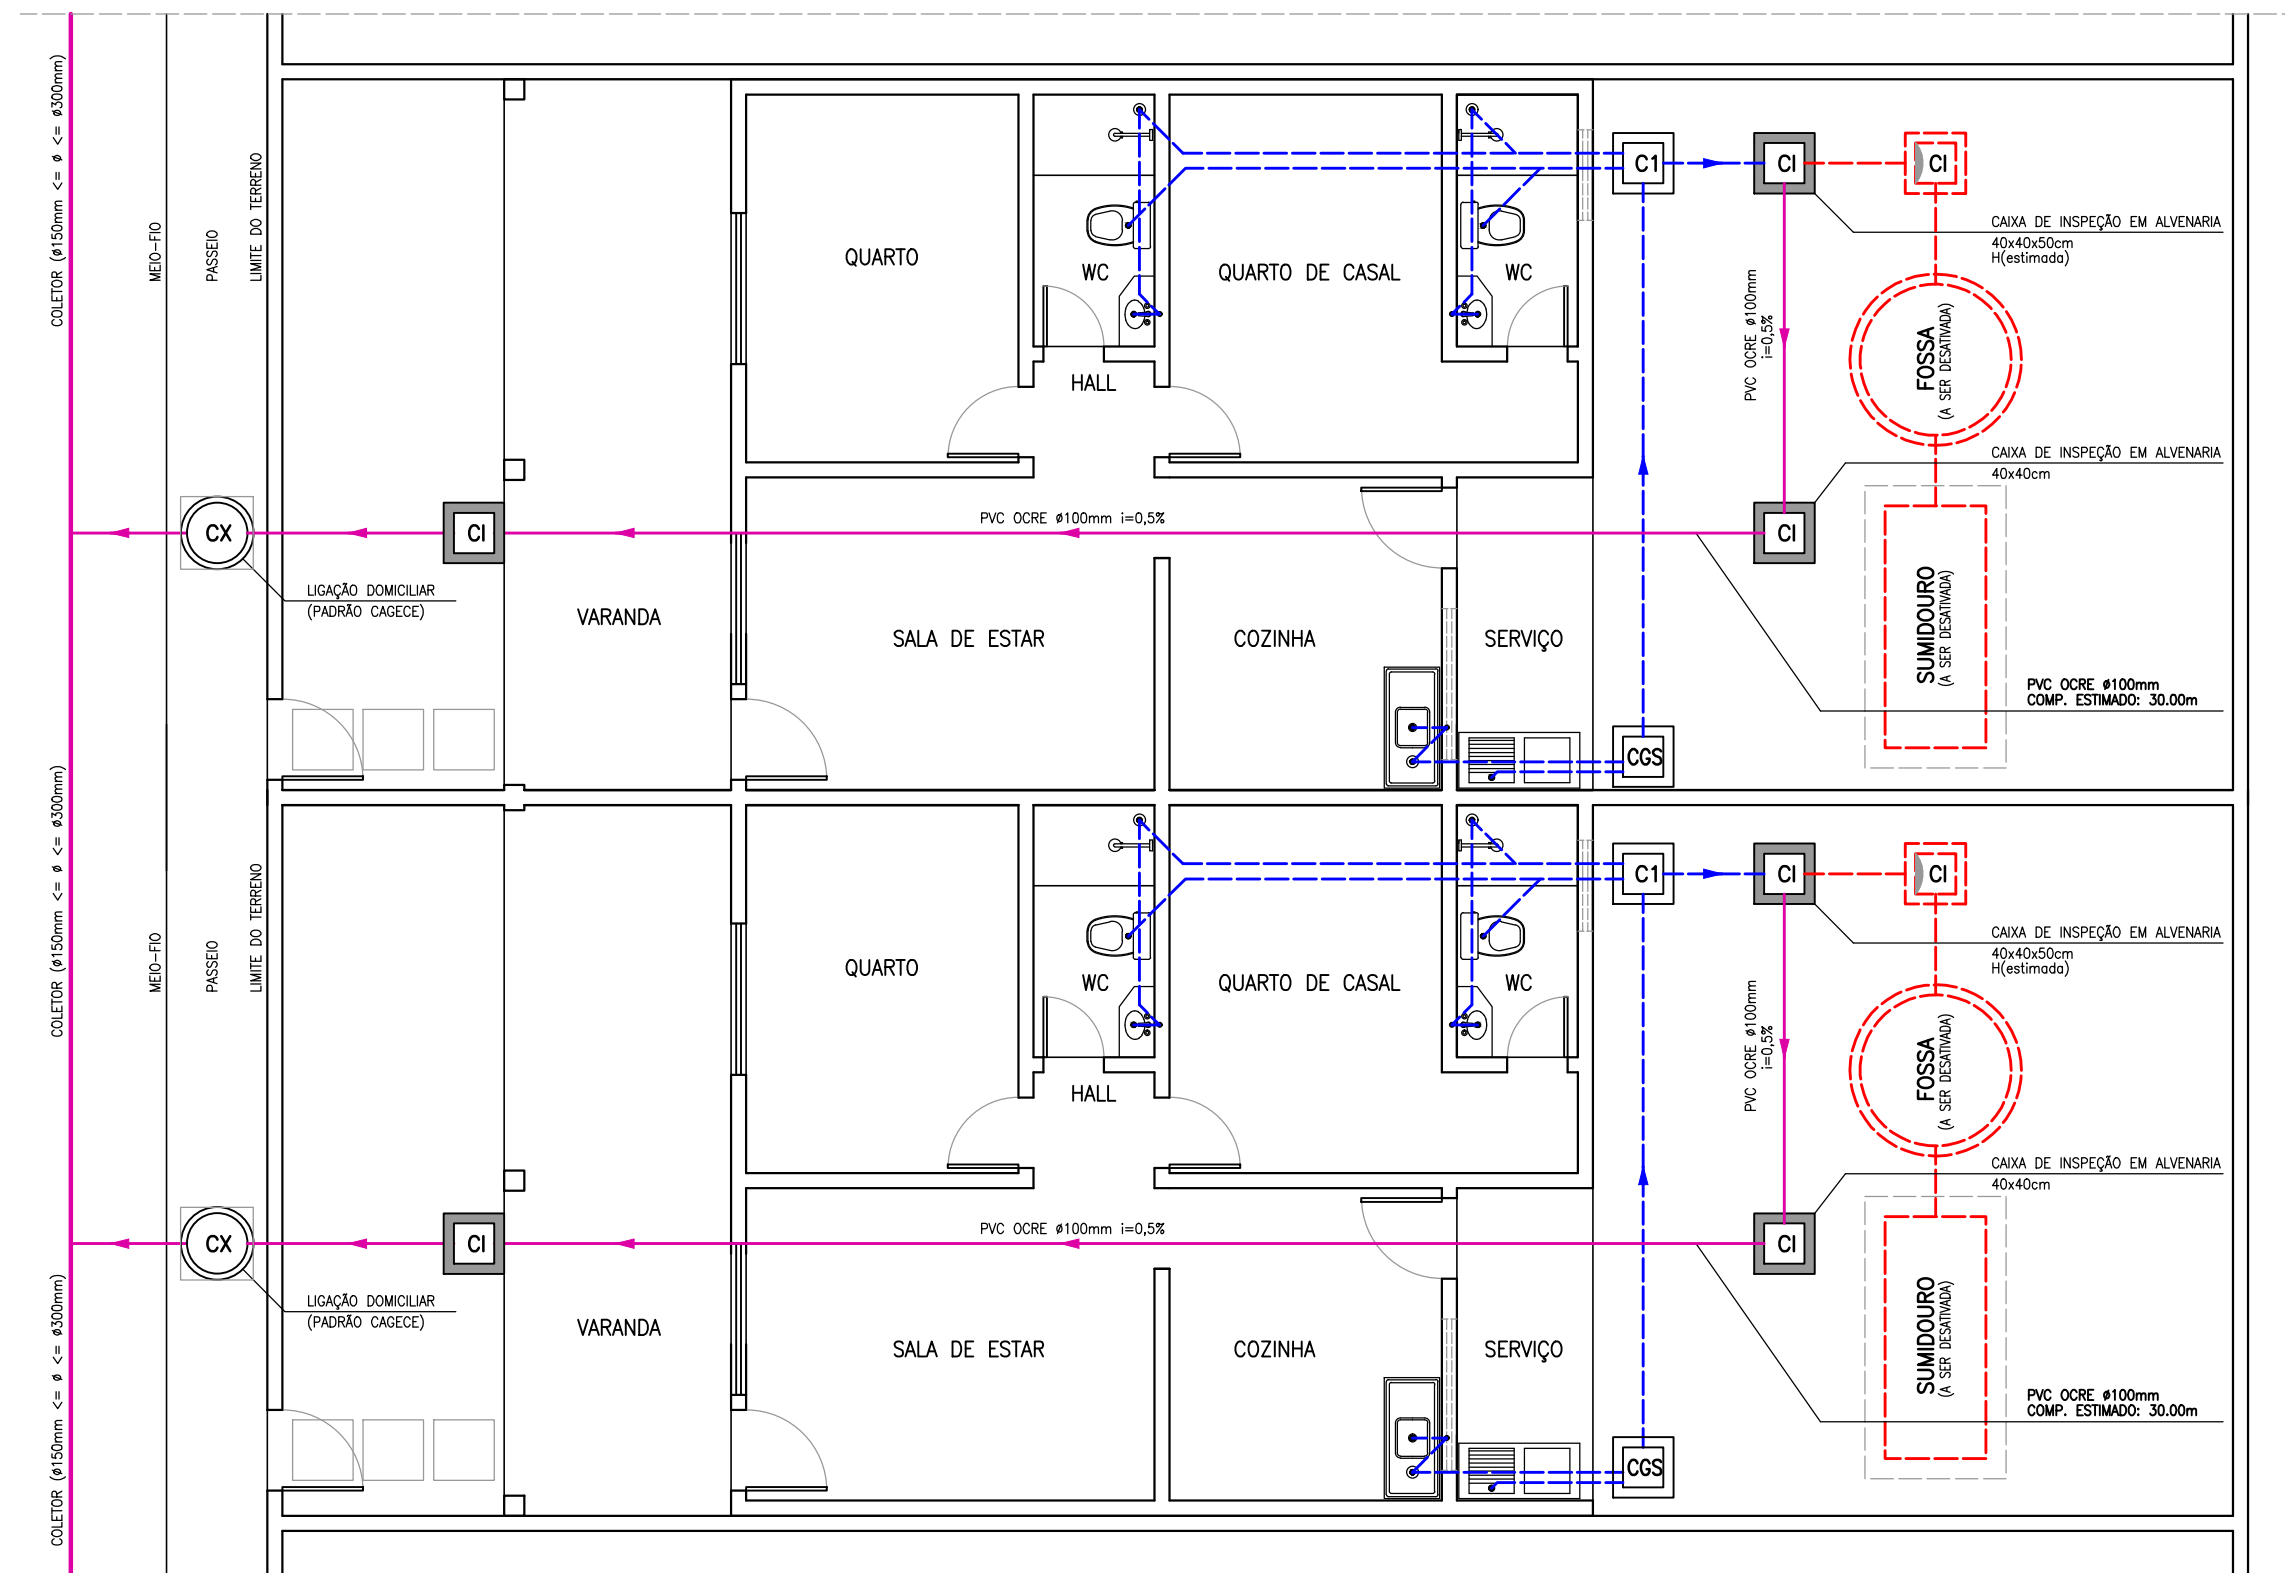


3 LIGAÇÃO INTRADOMICILIAR – MODELO C
ESCALA S/E

OBS.: ESTE EXEMPLO SE APLICA A IMÓVEIS CONJUGADOS NAS DUAS LATERAIS, UTILIZANDO SOMENTE O RAMAL PRINCIPAL COM DIÂMETRO DE 100mm. SISTEMA COM FOSSA E SUMIDOURO A SER DESATIVADO.

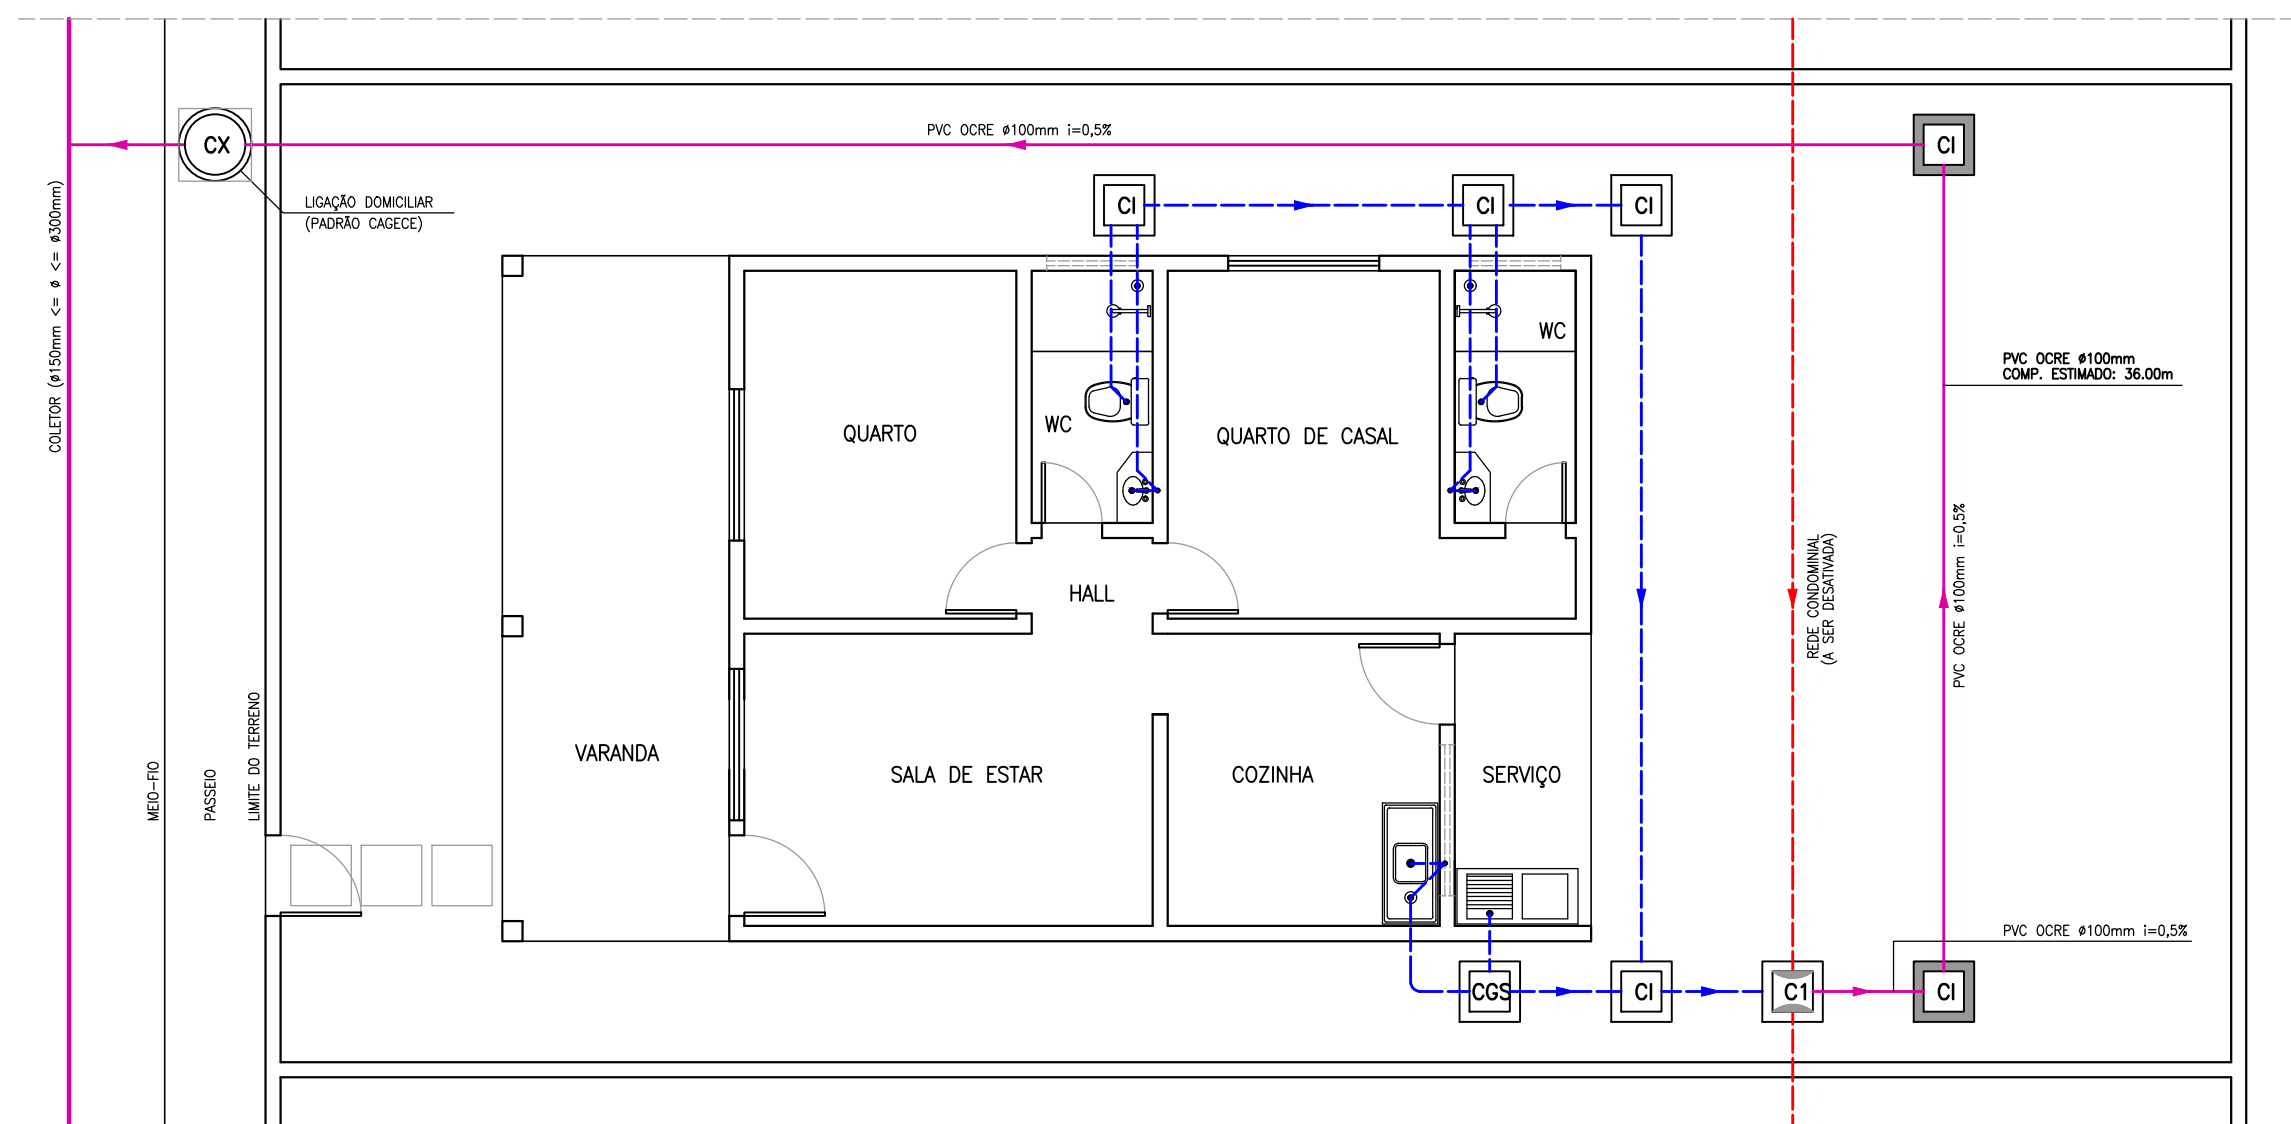

2 LIGAÇÃO INTRADOMICILIAR – MODELO B
ESCALA S/E

OBS.: ESTE EXEMPLO SE APLICA A IMÓVEIS COM UMA LATERAL LIVRE (CORREDOR), UTILIZANDO SOMENTE O RAMAL PRINCIPAL COM DIÂMETRO DE 100mm. LIGAÇÃO CONDOMINIAL A SER DESATIVADA.

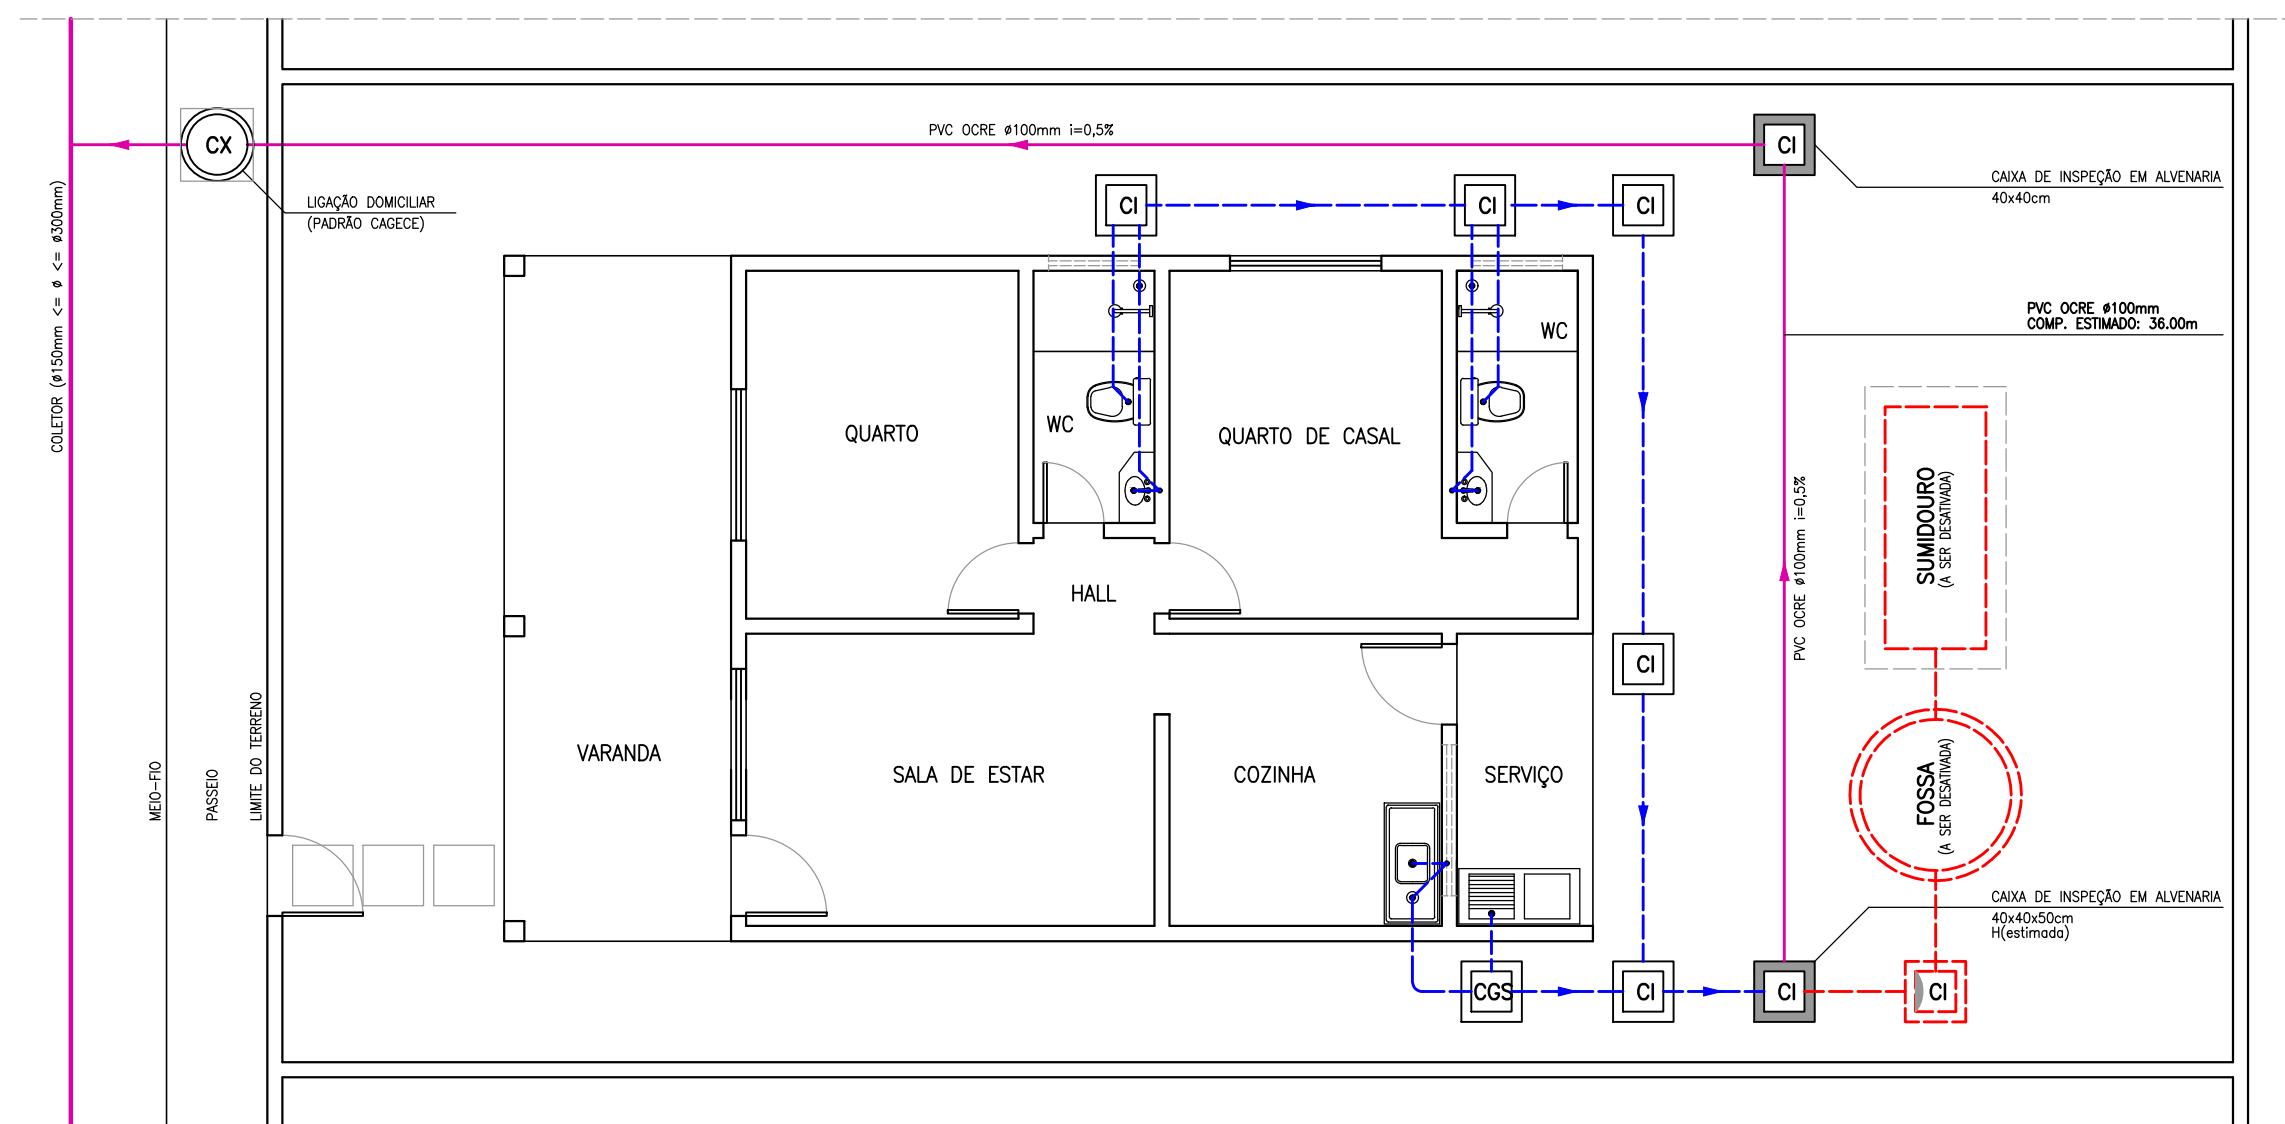

4 LIGAÇÃO INTRADOMICILIAR – MODELO D
ESCALA S/E

OBS.: ESTE EXEMPLO SE APLICA A IMÓVEIS COM UMA LATERAL LIVRE (CORREDOR), UTILIZANDO SOMENTE O RAMAL PRINCIPAL COM DIÂMETRO DE 100mm. SISTEMA COM FOSSA E SUMIDOURO A SER DESATIVADO.

- LEGENDA
- REDE EXISTENTE
 - REDE PROJETADA
 - REDE EXISTENTE A SER DESATIVADA
 - CAIXA DE INSPEÇÃO EXISTENTE EXECUTAR TAMPONAMENTOS EM ARGAMASSA E CIMENTO
 - CAIXA DE INSPEÇÃO PROJETADA EM ALVENARIA 40x40x50cm (H Estimada)
 - CAIXA DE INSPEÇÃO EXISTENTE

OBS.: O TAMPONAMENTO SERÁ EXECUTADO, VISANDO A DESATIVAÇÃO DA REDE CONDOMINIAL OU SISTEMA DE FOSSA E SUMIDOURO









Téc. Leonardo Carvalho de Sousa
CREA: 061186371-5
GPROJ - CAGECE

Nº	DESCRIÇÃO	DATA	PROJETADO	DESENHADO

REVISÃO

 Cagece	COMPANHIA DE ÁGUA E ESGOTO DO CEARÁ DIRETORIA DE ENGENHARIA GERÊNCIA DE PROJETOS DE ENGENHARIA	DESENHO 39	PRANCHA Nº 01/01
	SISTEMA DE ESGOTAMENTO SANITÁRIO DE FORTALEZA - CE		
	PROJETO BÁSICO		
SES CONJUNTO PALMEIRAS LIGAÇÃO INTRADOMICILIAR			

GERÊNCIA:	ENGª ALINE MARTINS BRITO	ESCALA:	INDICADA
COORDENAÇÃO:	ENGª ADRIANA SILVA GONÇALVES	DATA:	ABR/2021
PROJETO:	ENGº LEONARDO CARVALHO DE SOUSA RNP 061.186.371-5		
DESENHO:	JOÃO MAURÍCIO E SILVA NETO		
ARQUIVO:	039_SES_Conj_Palmeiras_PComp - Ligação Intradomiciliar_01-01.dwg		

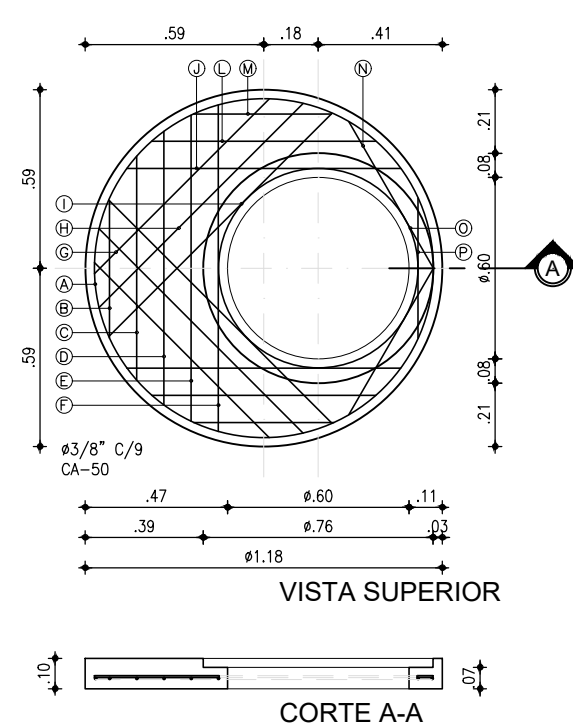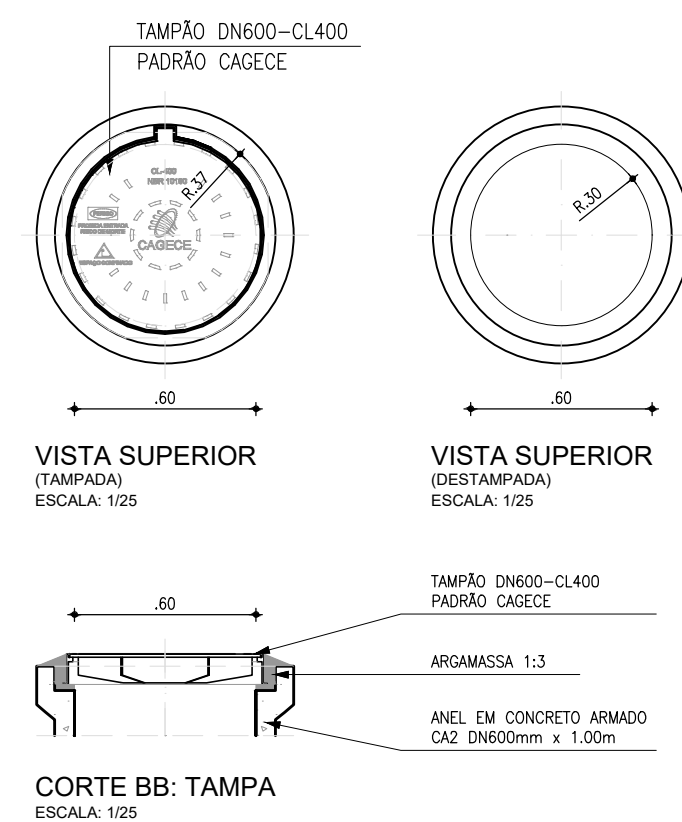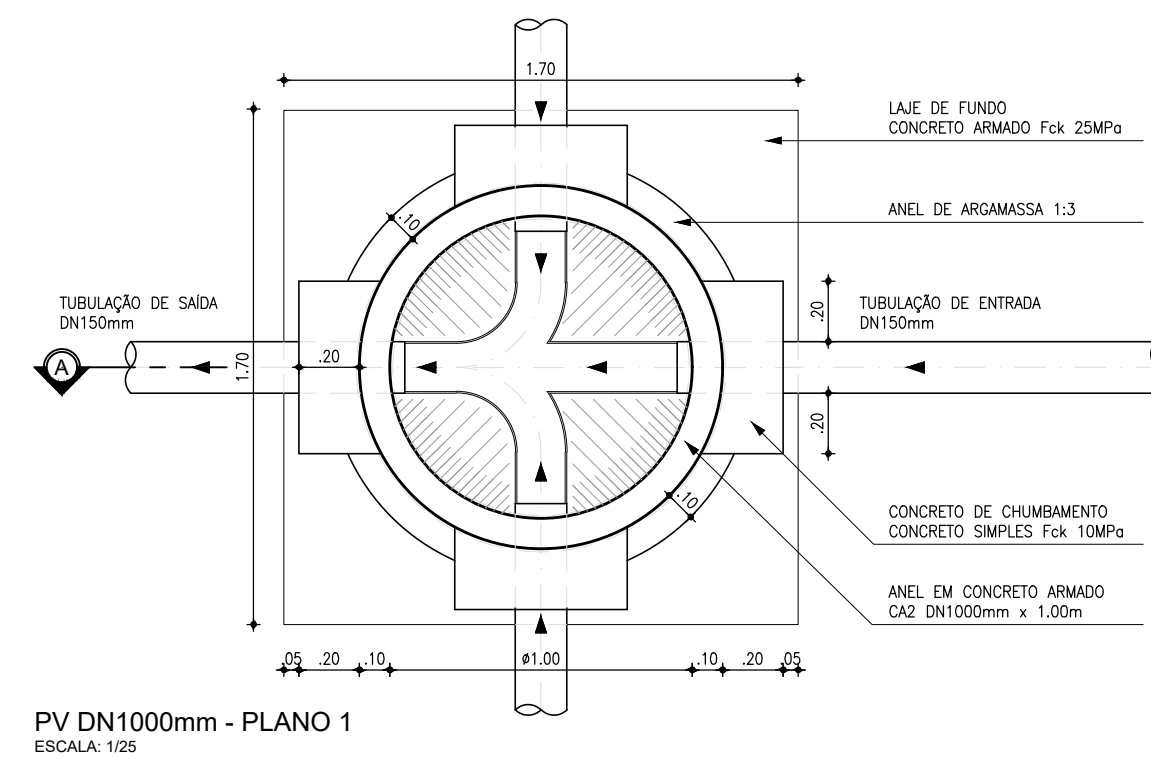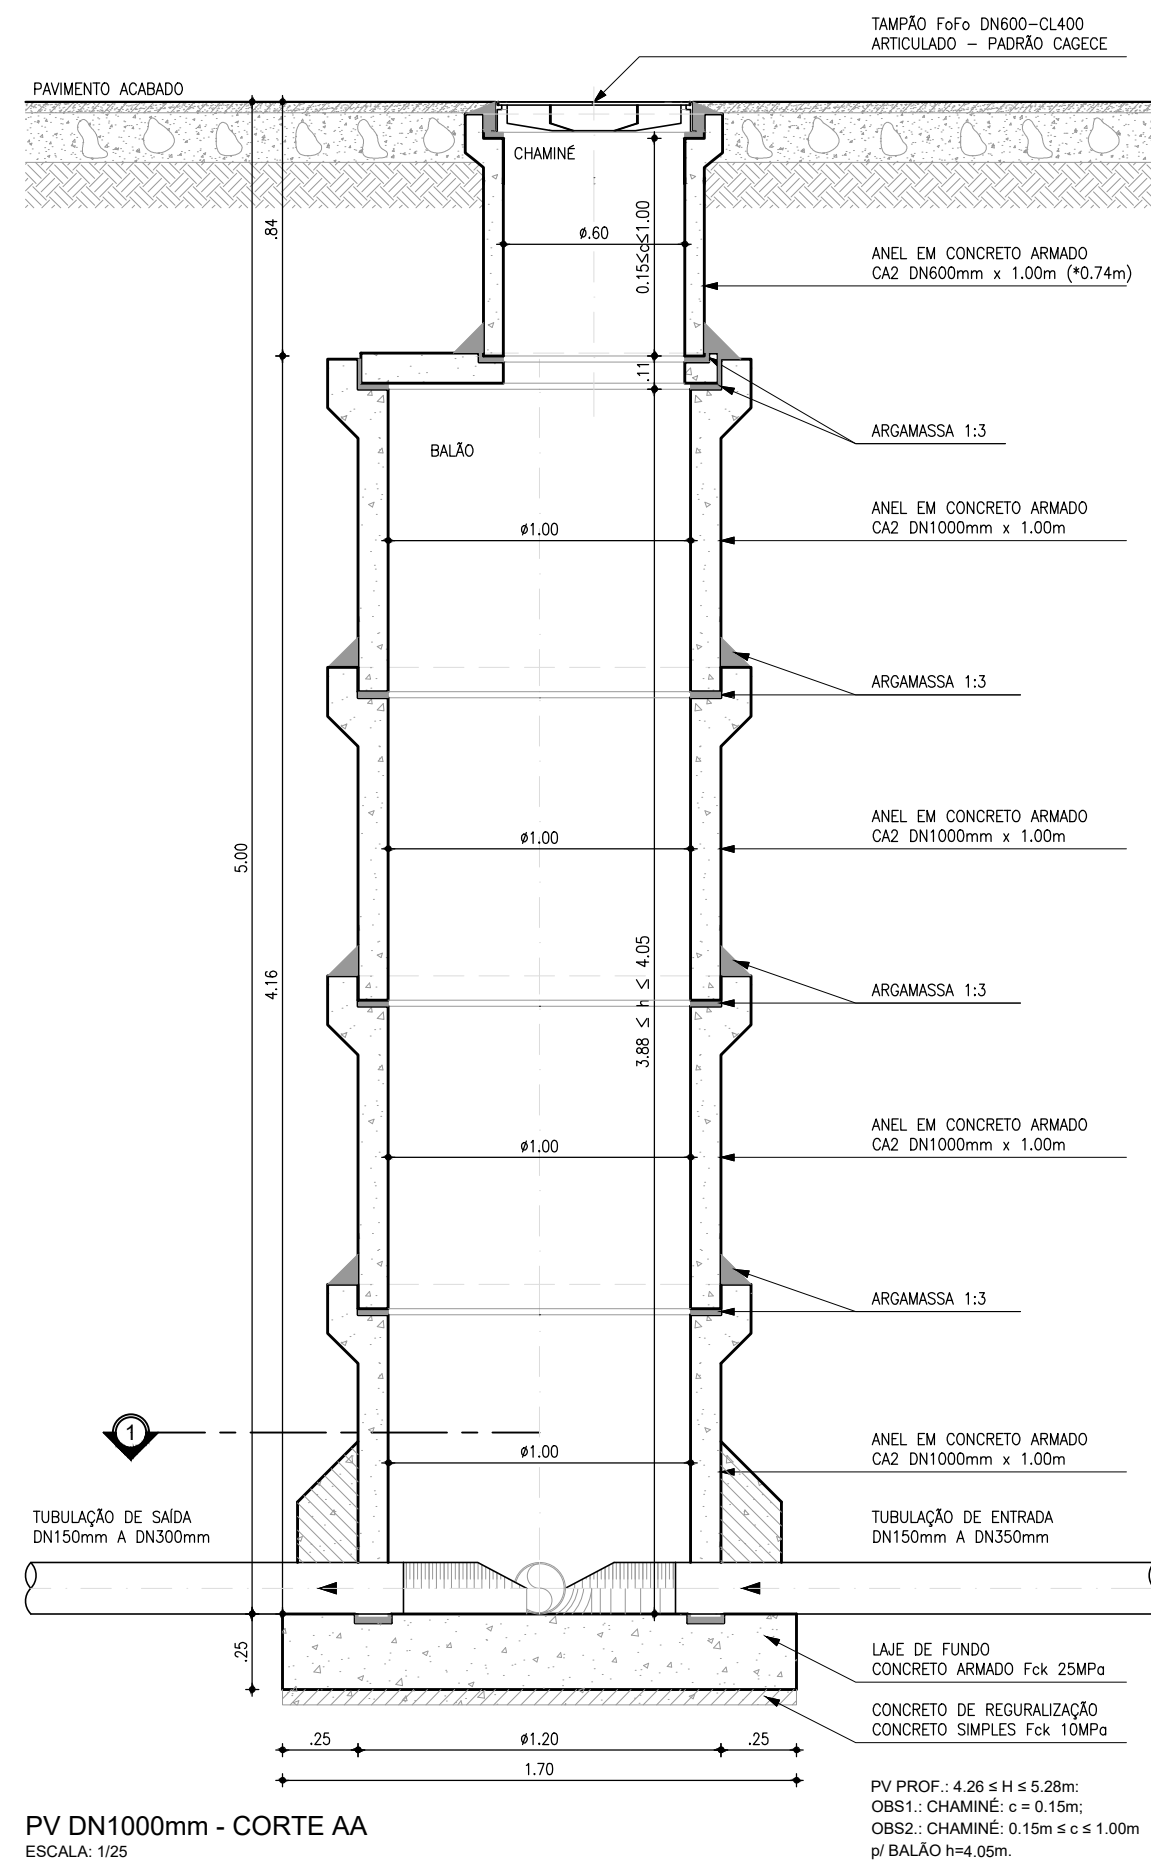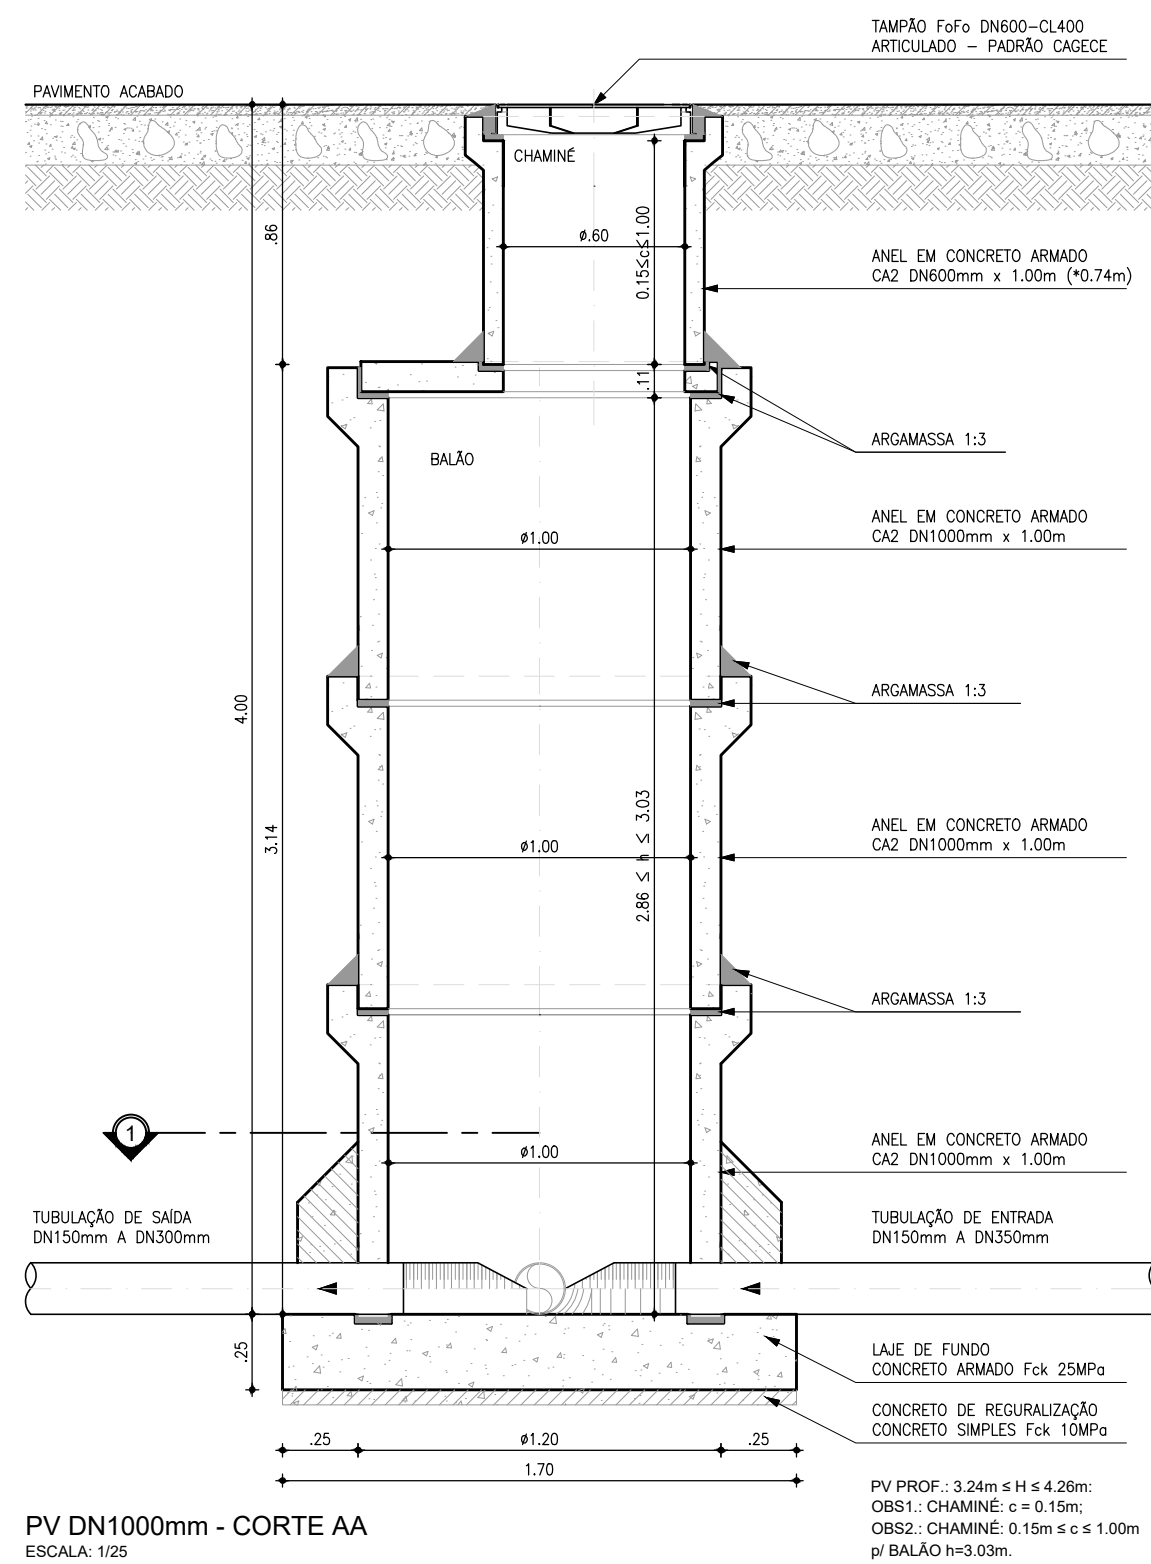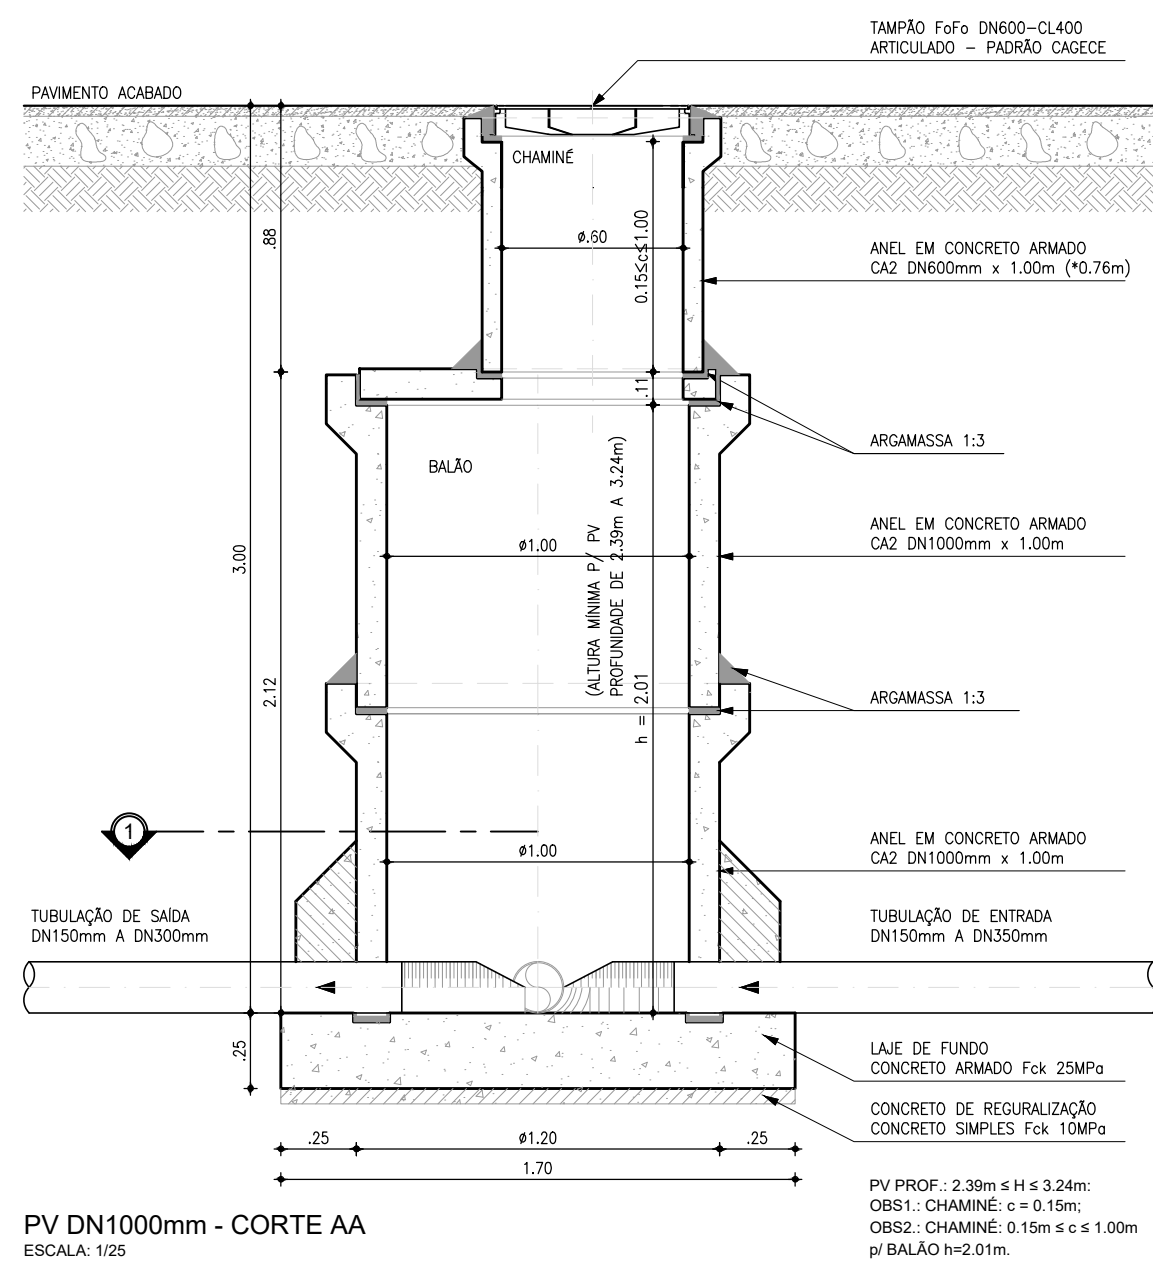
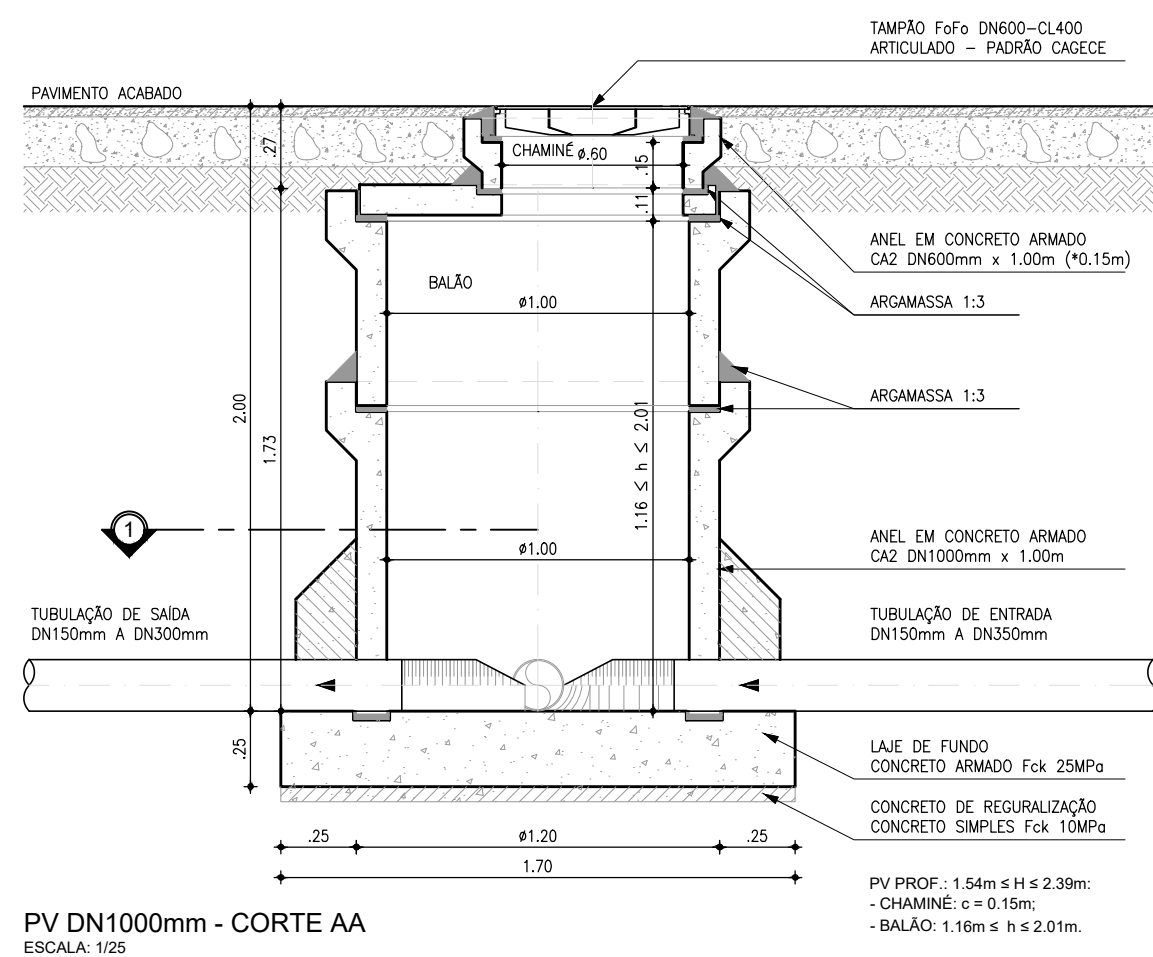
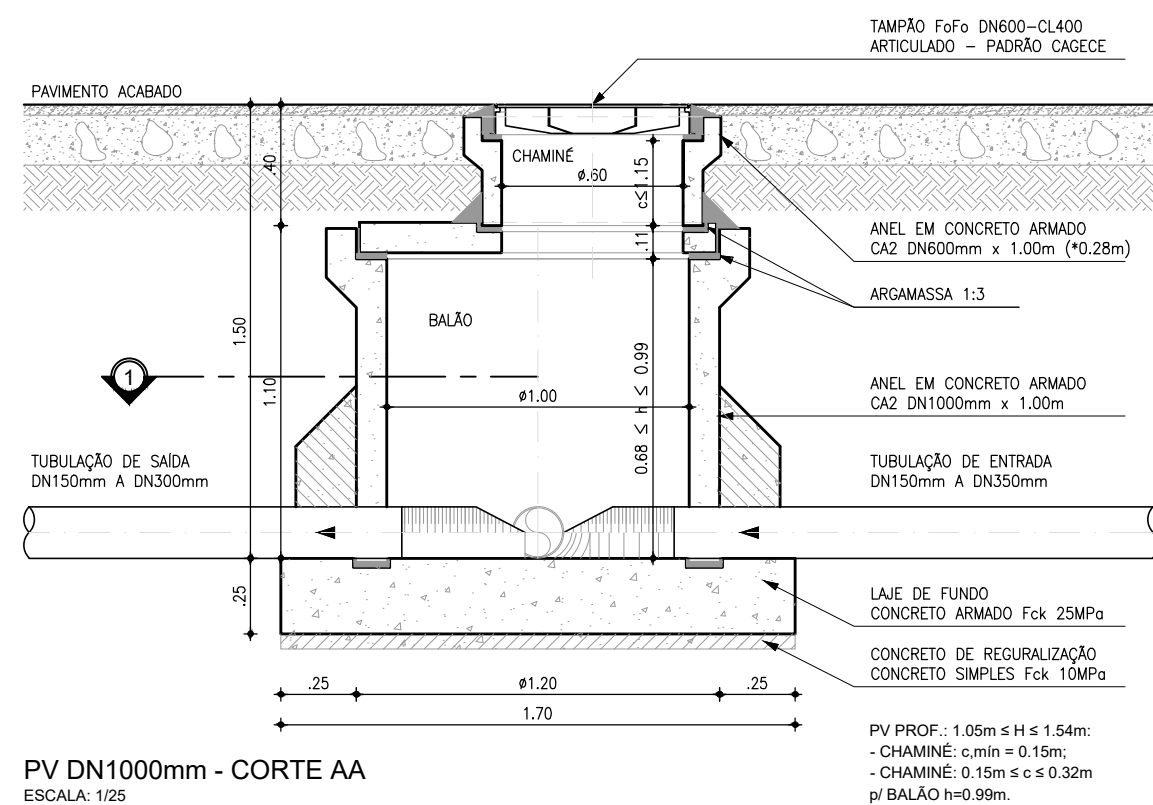


O PROJETO A LAJE DE FUNDO DEVERÁ SER DETALHADA NO PROJETO ESTRUTURAL.

LAJE INTERMEDIÁRIA PV Ø1000mm DISTRIBUIÇÃO DE FERRO
ESCALA: 1/25

N	Ø	QUANT.	C (m)	TOTAL PARCIAL (m)	TOTAL C/ PERDAS (m)	PESO (kg)
-	3/8"	22	-	21.19	24.37	15.04

OBSERVAÇÃO: CONCRETO Fck > 25.0MPa

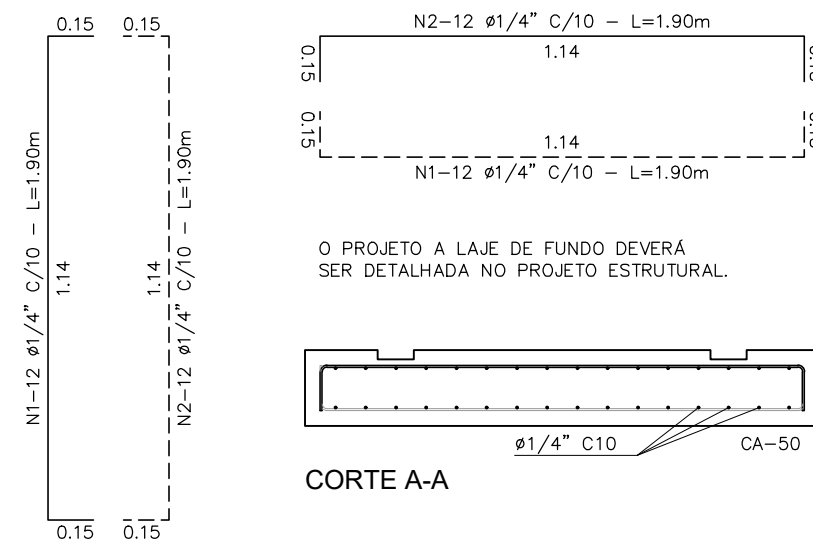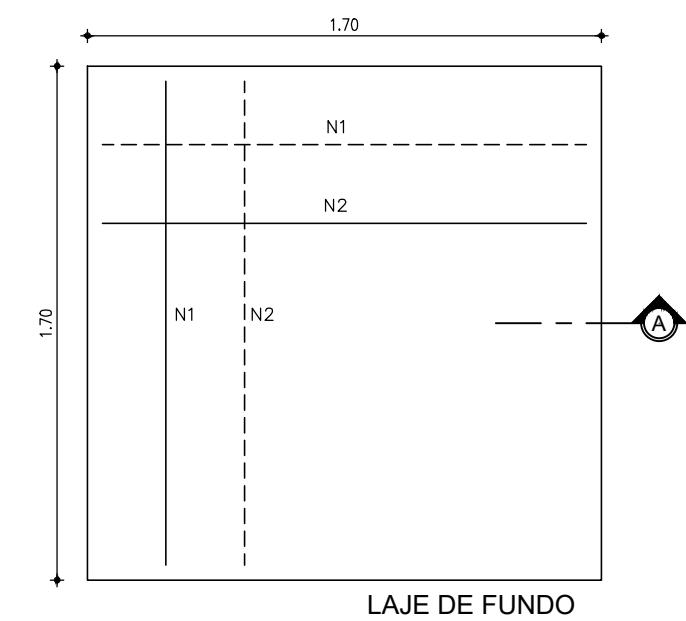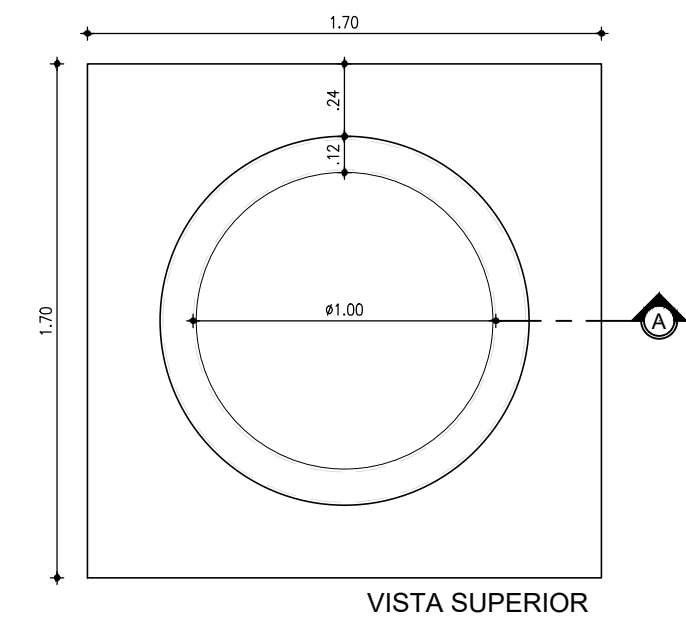

N	Ø	QUANT.	C (m)	TOTAL PARCIAL (m)	TOTAL C/ PERDAS (m)	PESO (kg)
1	1/4"	32	1.90	60.80	69.92	17.13
2	1/4"	32	1.90	60.80	69.92	17.13
TOTAL						34.26

OBSERVAÇÃO: CONCRETO Fck > 25.0MPa

LAJE DE FUNDO
POÇO DE VISITA Ø1000mm
ESCALA: 1/25


Téc. Leonardo Carvalho de Sousa
CREA: 061186371-5
GPROJ - CAGECE

R2	ATUALIZAÇÃO DE PADRÃO	OUT./2020	LEONARDO SOUSA	LEONARDO
R1	PADRÃO	JAN./2020	-	-
Nº	DESCRIÇÃO	DATA	PROJETADO	DESENHADO

REVISÃO


COMPANHIA DE ÁGUA E ESGOTO DO CEARÁ DIRETORIA DE ENGENHARIA GERÊNCIA DE PROJETOS DE ENGENHARIA		DESENHO 40	PRANCHA Nº 01/05
SISTEMA DE ESGOTAMENTO SANITÁRIO DE FORTALEZA PROJETO BÁSICO			
SES CONJUNTO PALMEIRAS - POÇO DE VISITA DN1000 P/ TUBULAÇÃO DN150 A DN300 PLANTA BAIXA, CORTES E DETALHES			

GERÊNCIA:	ENGª ALINE MARTINS BRITO	ESCALA:	INDICADA
COORDENAÇÃO:	ENGª ADRIANA SILVA GONÇALVES	DATA:	ABR/2021
PROJETO:	ENGª LEONARDO CARVALHO DE SOUSA RNP 061.186.371-5		
DESENHO:	LEONARDO		
ARQUIVO:	040_SES_Conj.Palmeiras_PComp - PV Detalhes_01-03.dwg		

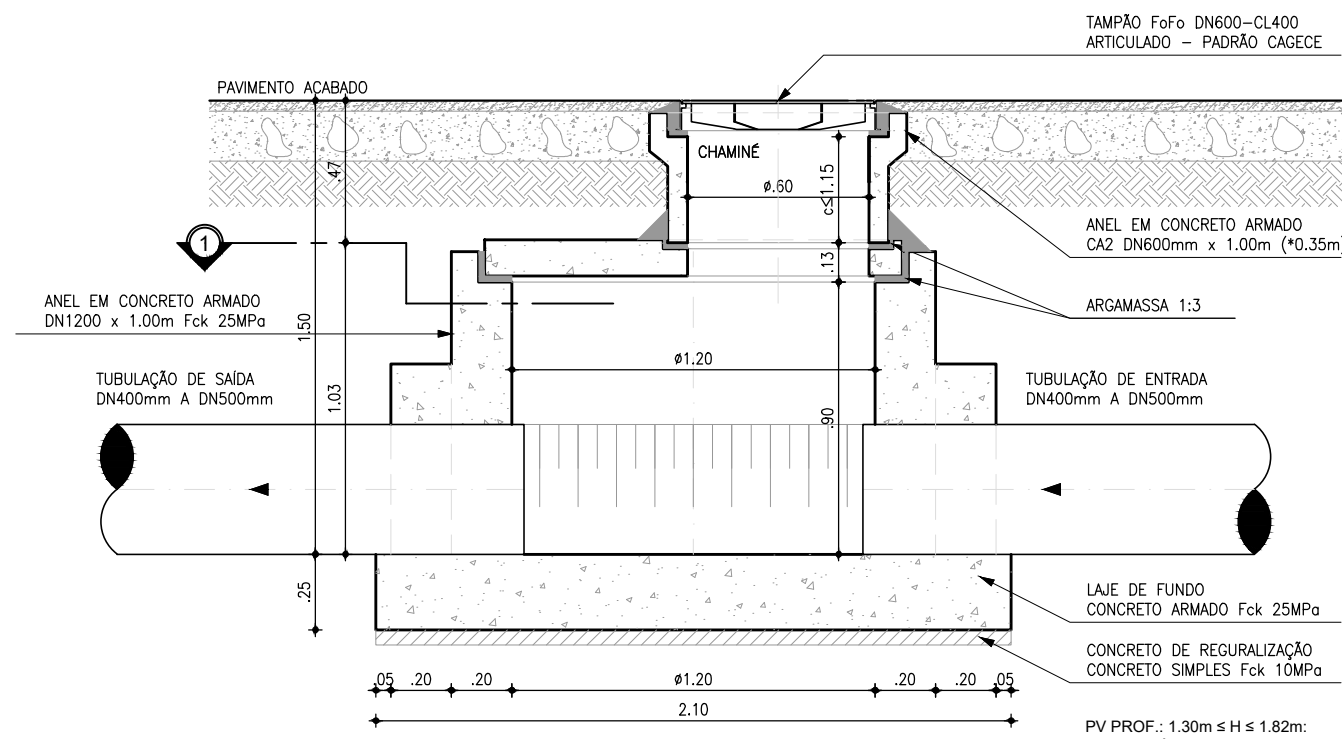


PV DN1200mm - CORTE AA
ESCALA: 1/25

PV PROF.: 1,30m s H s 1,82m:
- CHAMINÉ: c min = 0,15m;
- CHAMINÉ: 0,15m s c s 0,87m;
- BALÃO: h=0,80m.
OBS3: PARA TUBOS PRV ADOTAR UMA LULA DE CORRER PARA CADA ENTRADA E SAÍDA, A 1m DA PAREDE DO PV.

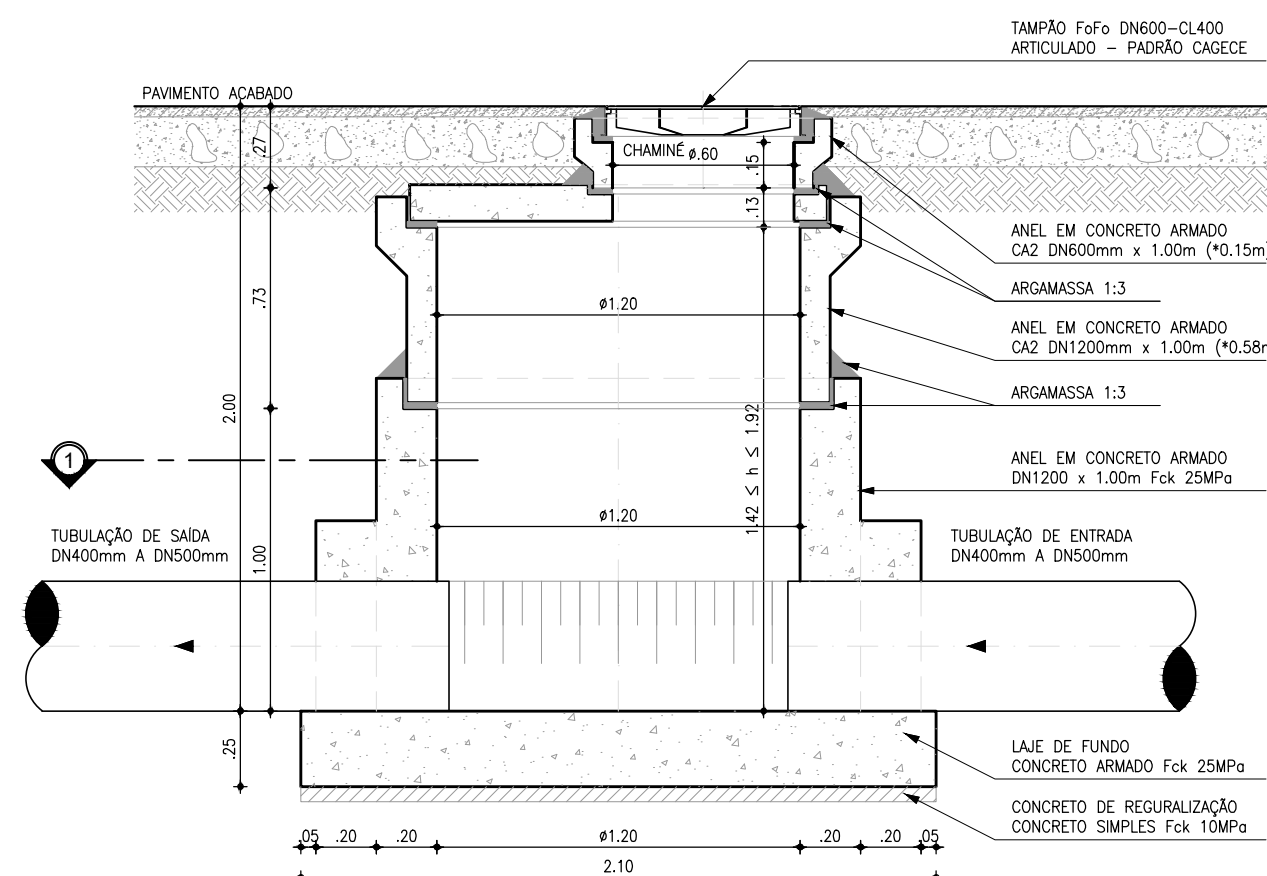


PV DN1200mm - CORTE AA
ESCALA: 1/25

PV PROF.: 1,82m s H s 2,42m:
- CHAMINÉ: c = 0,15m;
- BALÃO: 1,20m s h s 2,02m.
OBS3: PARA TUBOS PRV ADOTAR UMA LULA DE CORRER PARA CADA ENTRADA E SAÍDA, A 1m DA PAREDE DO PV.

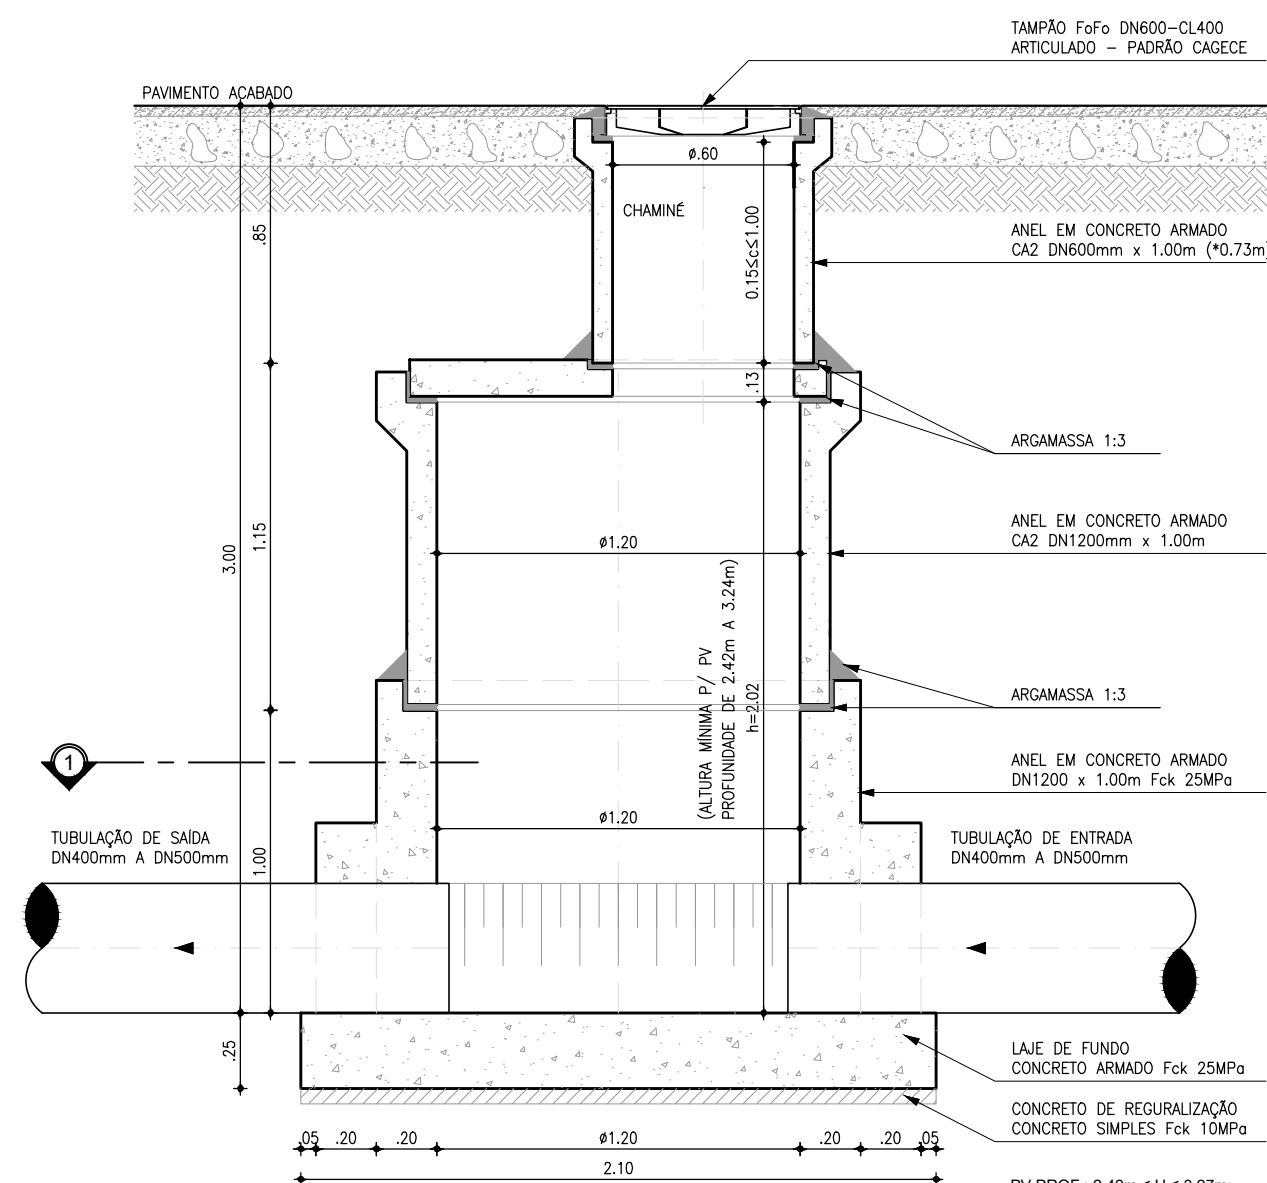


PV DN1200mm - CORTE AA
ESCALA: 1/25

PV PROF.: 2,42m s H s 3,27m:
OBS1: CHAMINÉ: c = 0,15m;
OBS2: CHAMINÉ: 0,15m s c s 1,00m
p/ BALÃO h=0,02m.
OBS3: PARA TUBOS PRV ADOTAR UMA LULA DE CORRER PARA CADA ENTRADA E SAÍDA, A 1m DA PAREDE DO PV.

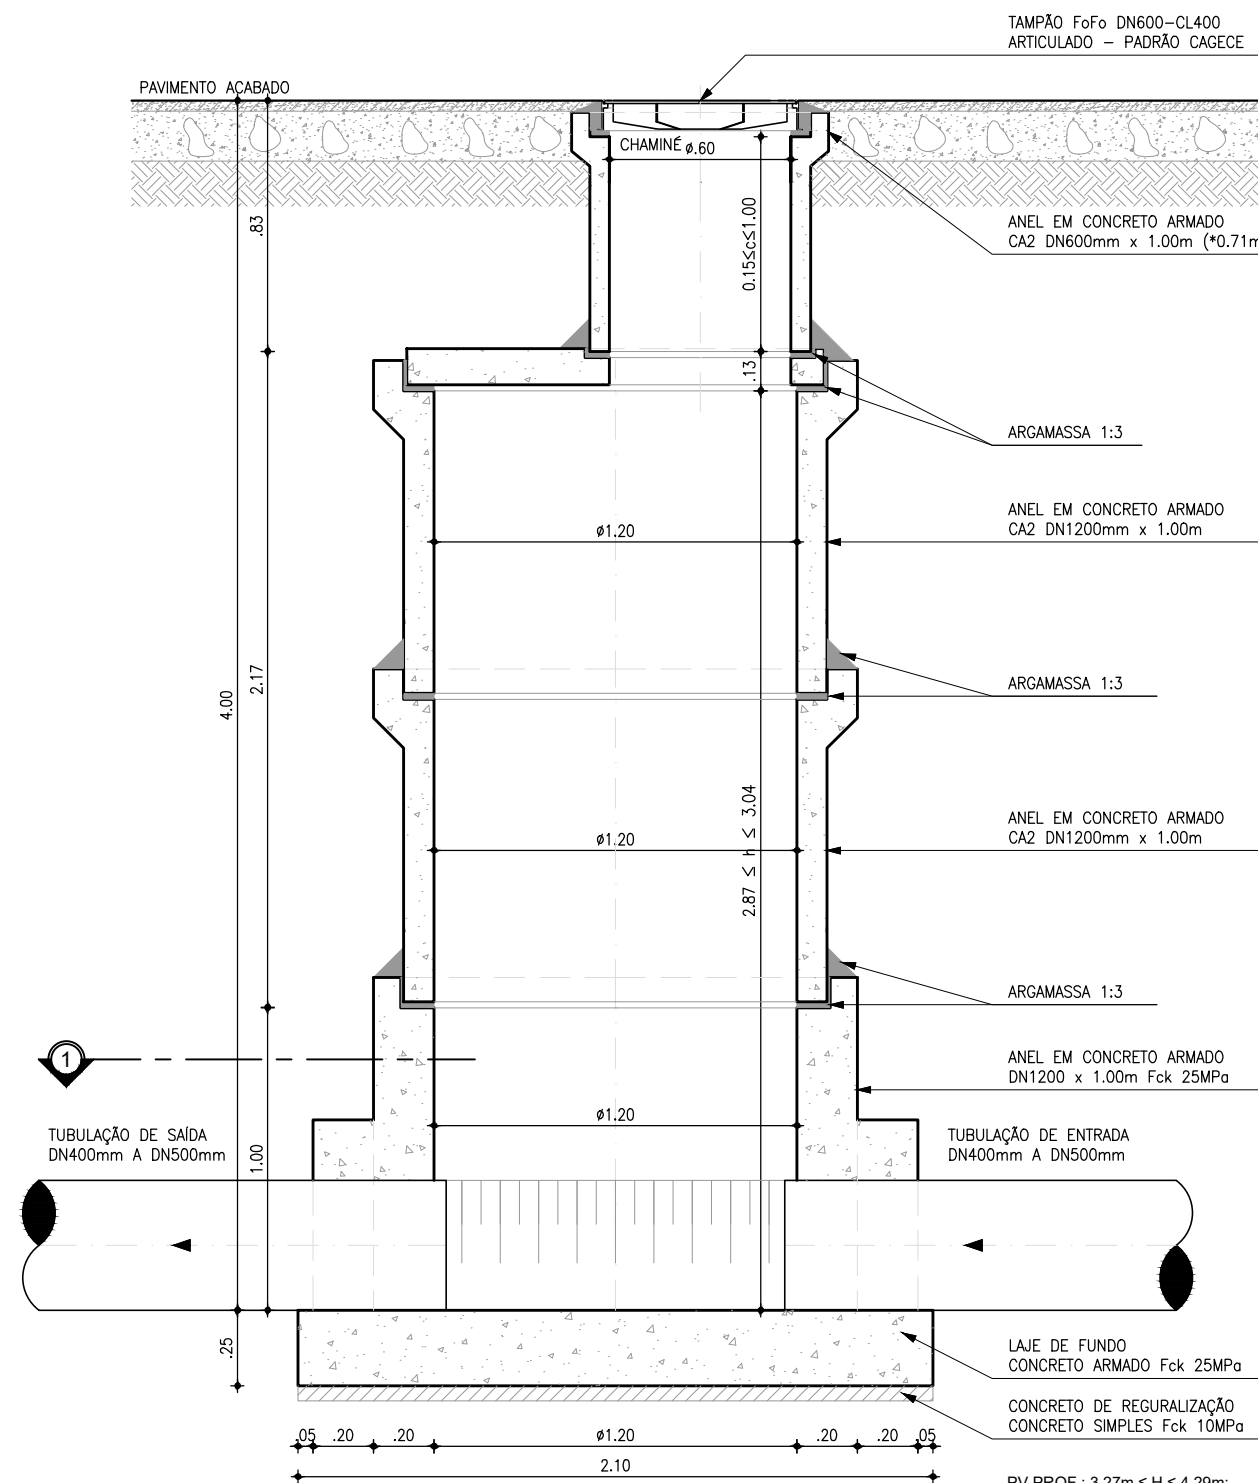


PV DN1200mm - CORTE AA
ESCALA: 1/25

PV PROF.: 3,27m s H s 4,20m:
OBS1: CHAMINÉ: c = 0,15m;
OBS2: CHAMINÉ: 0,15m s c s 1,00m
p/ BALÃO h=0,04m.
OBS3: PARA TUBOS PRV ADOTAR UMA LULA DE CORRER PARA CADA ENTRADA E SAÍDA, A 1m DA PAREDE DO PV.

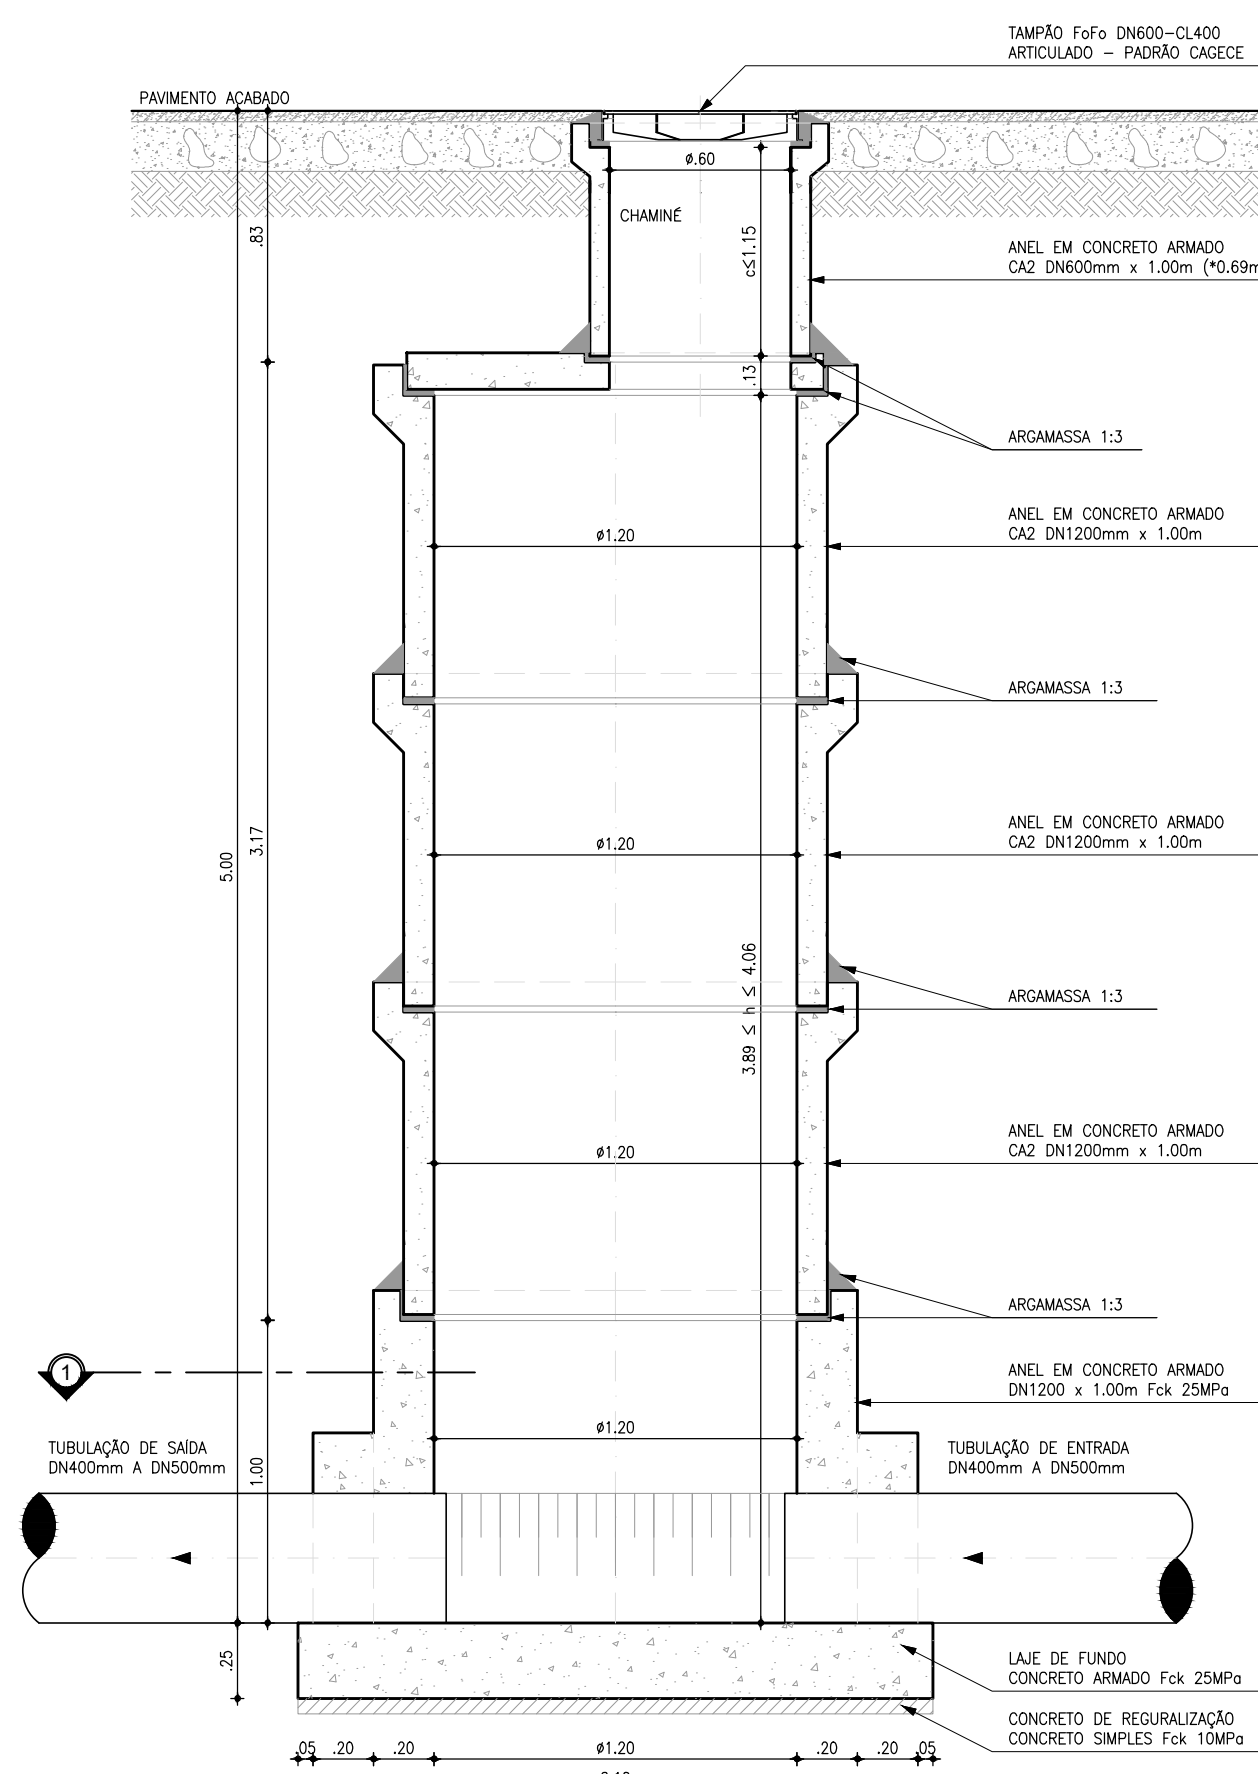


PV DN1200mm - CORTE AA
ESCALA: 1/25

PV PROF.: 4,20m s H s 5,31m:
OBS1: CHAMINÉ: c = 0,15m;
OBS2: CHAMINÉ: 0,15m s c s 1,00m
p/ BALÃO h=0,06m.
OBS3: PARA TUBOS PRV ADOTAR UMA LULA DE CORRER PARA CADA ENTRADA E SAÍDA, A 1m DA PAREDE DO PV.

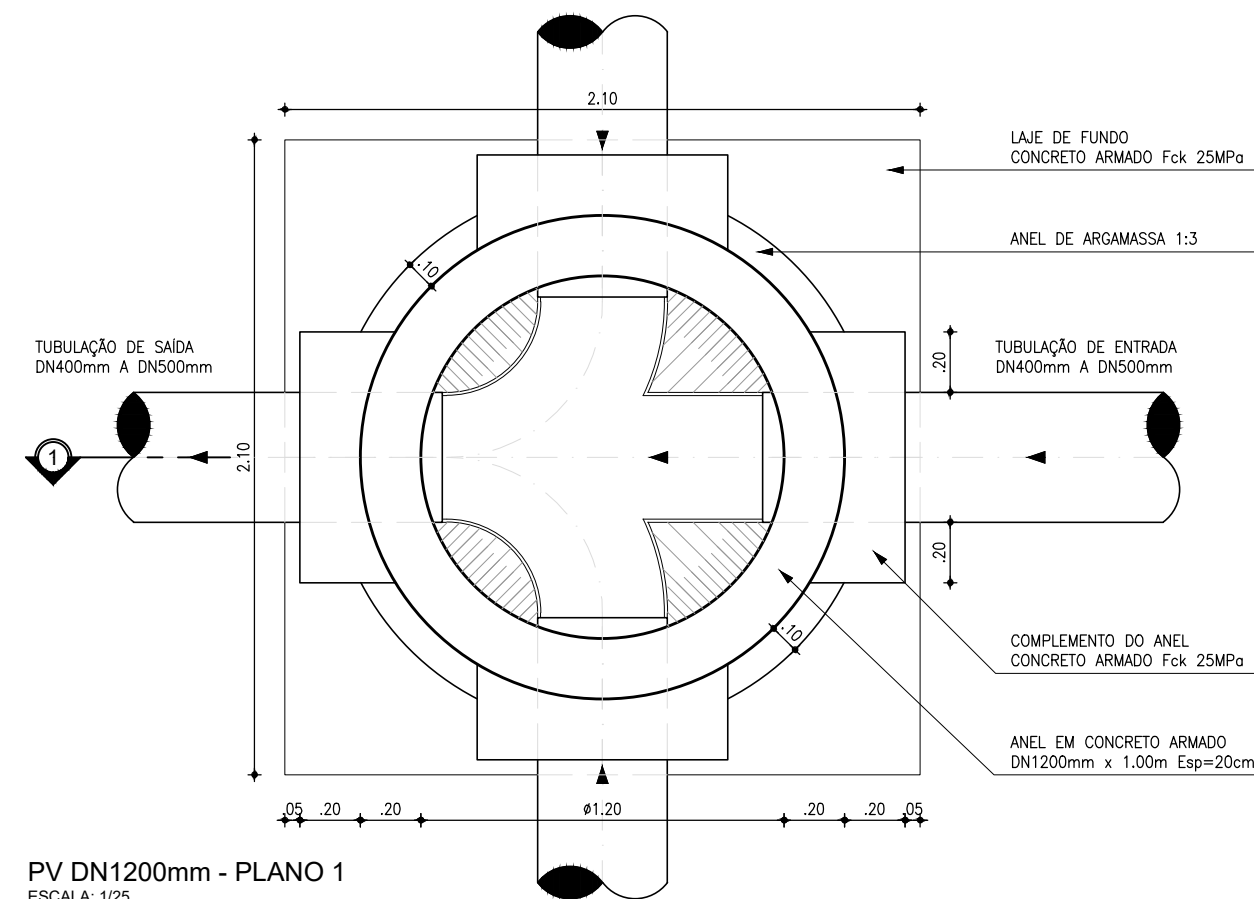


PV DN1200mm - PLANO 1
ESCALA: 1/25

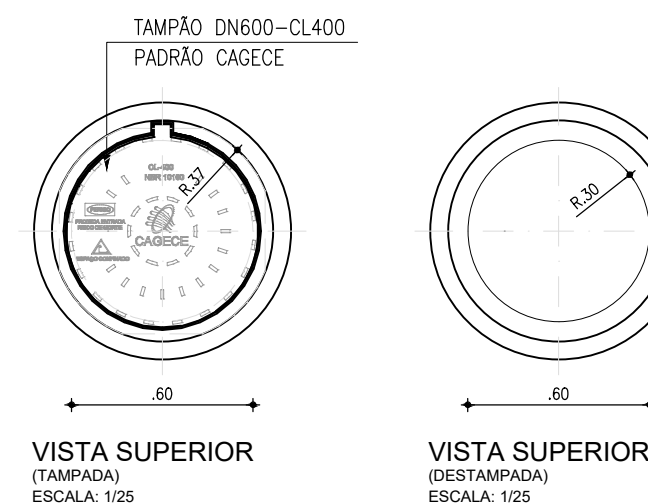


VISTA SUPERIOR
(TAMPADA)
ESCALA: 1/25

VISTA SUPERIOR
(DESTAMPADA)
ESCALA: 1/25

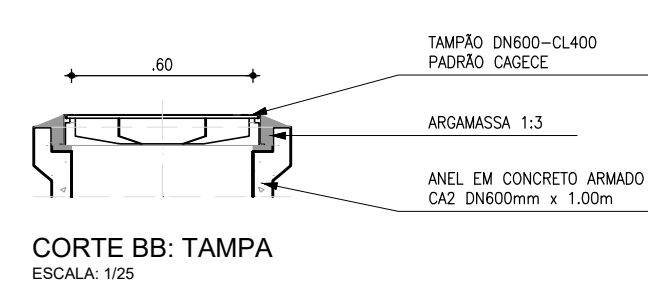

CORTE BB: TAMPA
ESCALA: 1/25

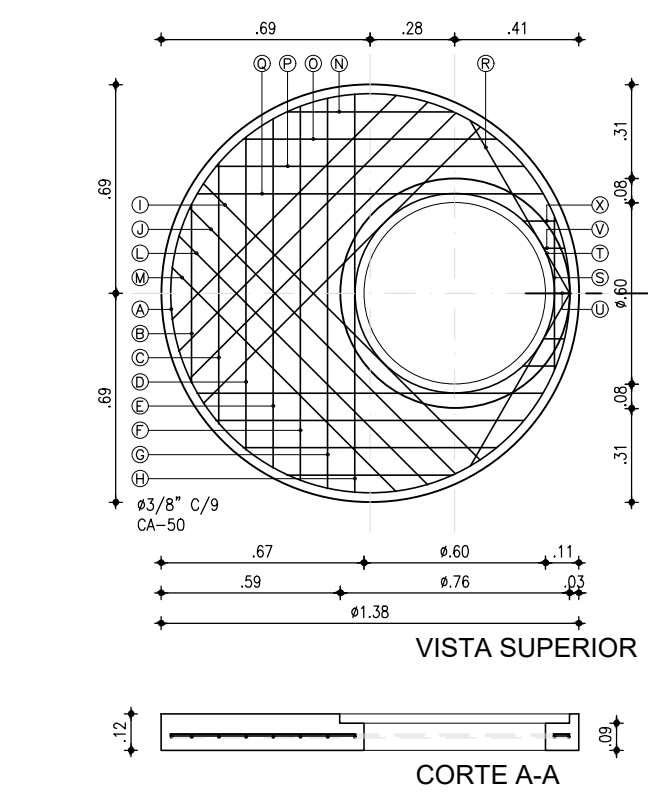


O PROJETO A LAJE DE FUNDO DEVERÁ SER DETALHADA NO PROJETO ESTRUTURAL.


DISTRIBUIÇÃO DE FERRO
ESCALA: 1/25

N	Ø	QUANT.	C (m)	TOTAL PARCIAL (m)	TOTAL C/ PERDAS (m)	PESO (kg)
-	3/8"	33	-	32,52	37,40	23,07


OBSERVAÇÃO: CONCRETO Fck > 25,00MPa

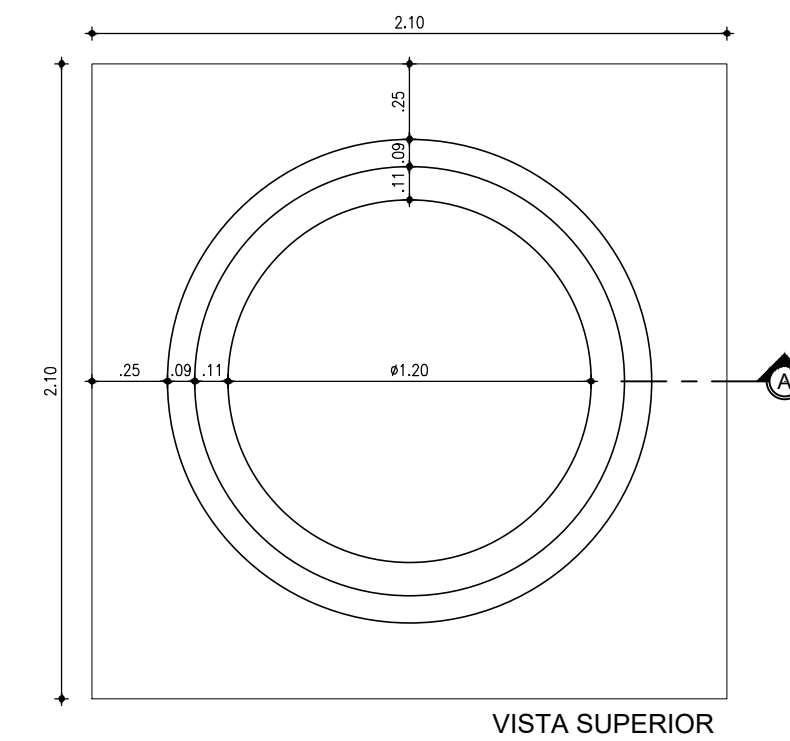

VISTA SUPERIOR

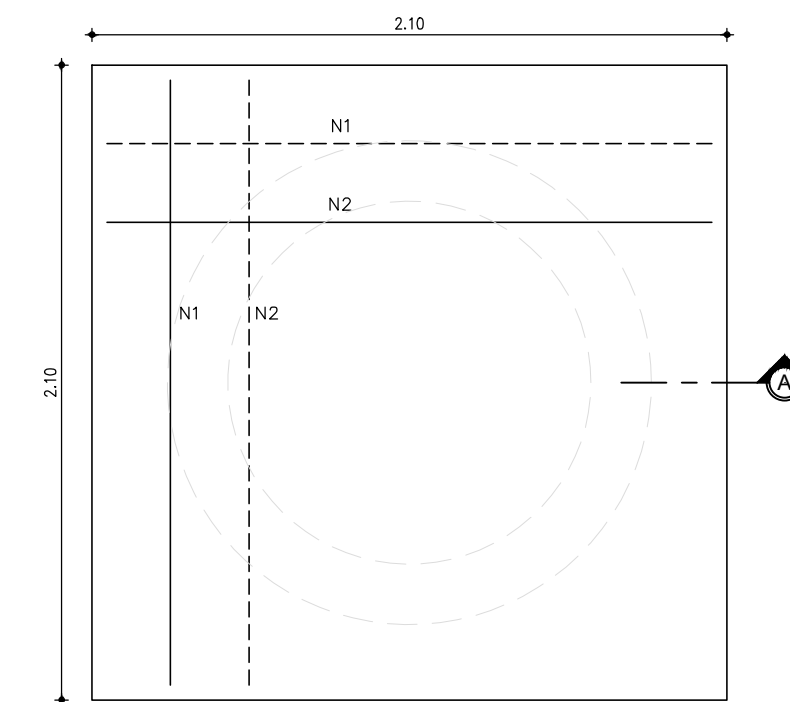

LAJE DE FUNDO

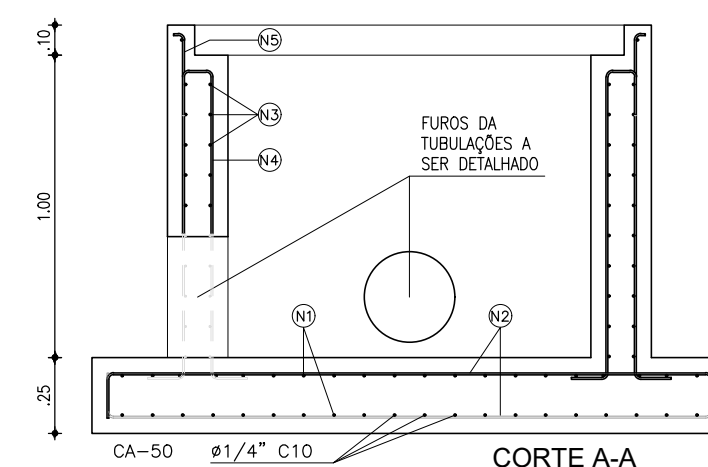

CORTE A-A

O PROJETO A LAJE DE FUNDO DEVERÁ SER DETALHADA NO PROJETO ESTRUTURAL.						
N	Ø	QUANT.	C (m)	TOTAL PARCIAL (m)	TOTAL C/ PERDAS (m)	PESO (kg)
-	1/4"	-	-	346,38	398,34	97,59

OBSERVAÇÃO: CONCRETO Fck > 25,00MPa

LAJE DE FUNDO
POÇO DE VISITA Ø1200mm
ESCALA: 1/25


Téc. Leonardo Carvalho de Sousa
CREA: 061186371-5
GPROJ - CAGECE

R2	ATUALIZAÇÃO DE PADRÃO	OUT./2020	LEONARDO SOUSA	LEONARDO
R1	PADRÃO	JAN./2020	-	-
Nº	DESCRIÇÃO	DATA	PROJETADO	DESENHADO

REVISÃO


	COMPANHIA DE ÁGUA E ESGOTO DO CEARÁ DIRETORIA DE ENGENHARIA GERÊNCIA DE PROJETOS DE ENGENHARIA		DESENHO 40	PRANCHA Nº 02/05
	SISTEMA DE ESGOTAMENTO SANITÁRIO DE FORTALEZA PROJETO BÁSICO			
	SES CONJUNTO PALMEIRAS - POÇO DE VISITA DN1200 P/ TUBULAÇÃO DN400 A DN500 PLANTA BAIXA, CORTES E DETALHES			

GERÊNCIA:	ENGª ALINE MARTINS BRITO			
COORDENAÇÃO:	ENGª ADRIANA SILVA GONÇALVES			
PROJETO:	ENGª LEONARDO CARVALHO DE SOUSA RNP 061.186.371-5			
DESENHO:	LEONARDO			ESCALA: INDICADA
ARQUIVO:	040_SES_Conj.Palmeiras_PComp - PV Detalhes_01-03.dwg			DATA: ABR/2021

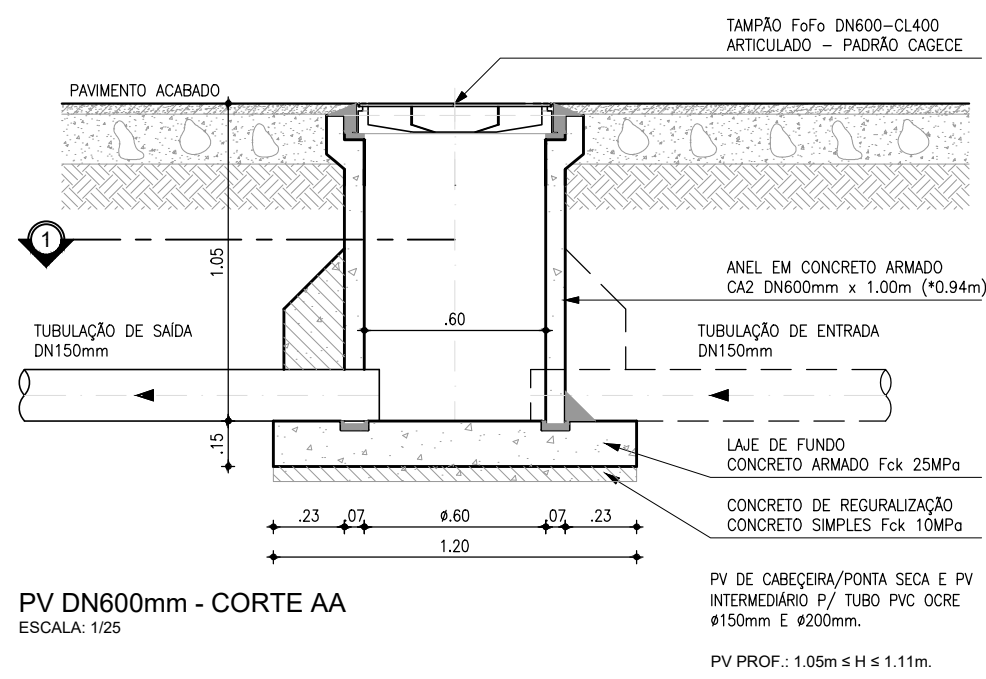


PV DN600mm - CORTE AA

ESCALA: 1/25

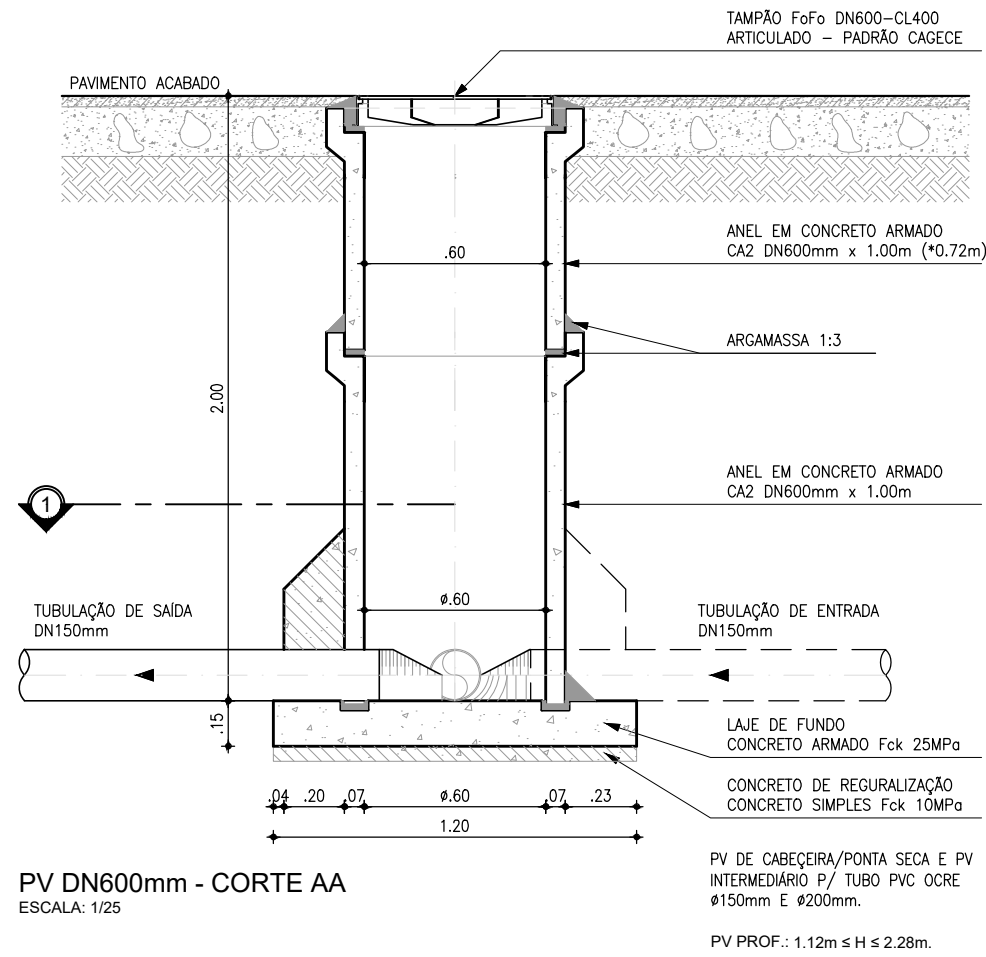


PV DN600mm - CORTE AA

ESCALA: 1/25

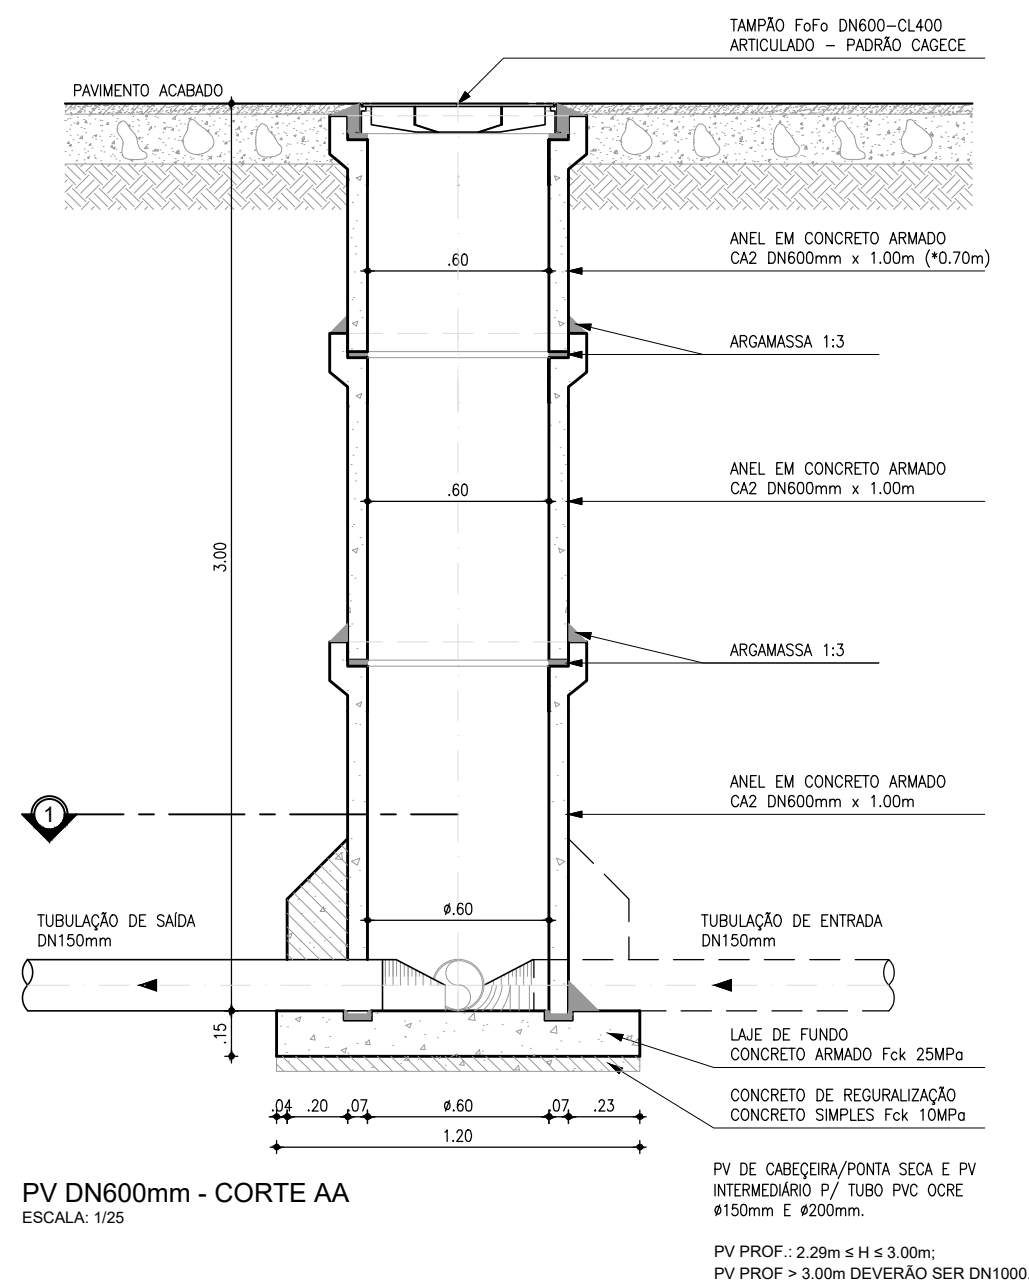


PV DN600mm - CORTE AA

ESCALA: 1/25

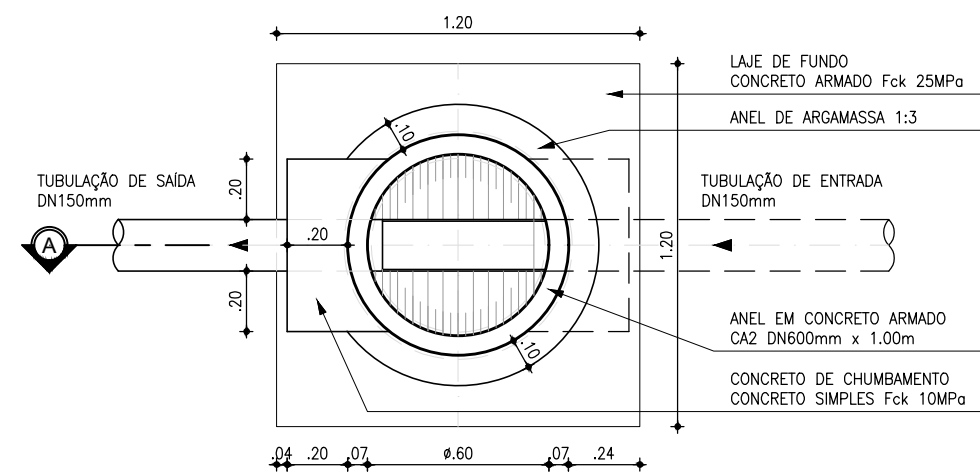


PV DN600mm - PLANO 1


ESCALA: 1/25

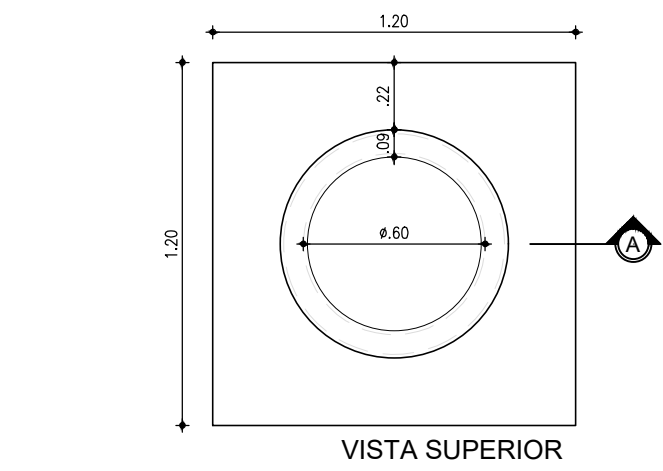

VISTA SUPERIOR

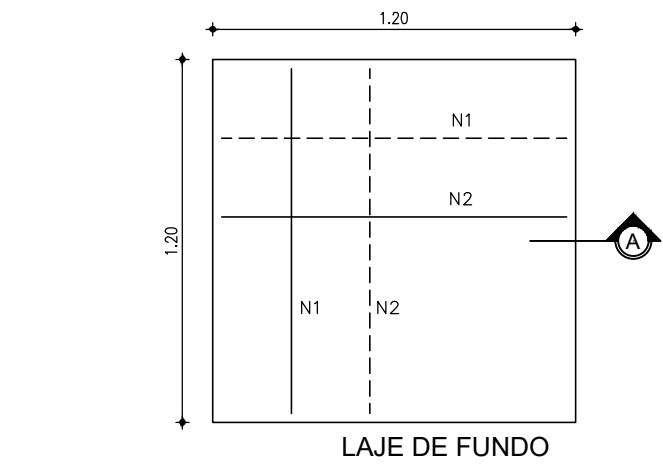

LAJE DE FUNDO

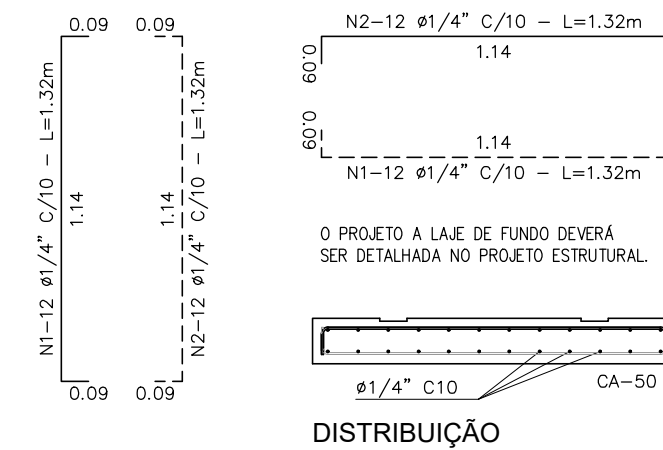


N	Ø	QUANT.	C (m)	TOTAL PARCIAL (m)	TOTAL C/ PERDAS (m)	PESO (Kg)
1	1/4"	24	1.32	31.68	36.43	8.93
1	1/4"	24	1.32	31.68	36.43	8.93
TOTAL						17.86

OBSERVAÇÃO: CONCRETO Fck > 25.00MPa


LAJE DE FUNDO
POÇO DE VISITA Ø600mm

ESCALA: 1/25

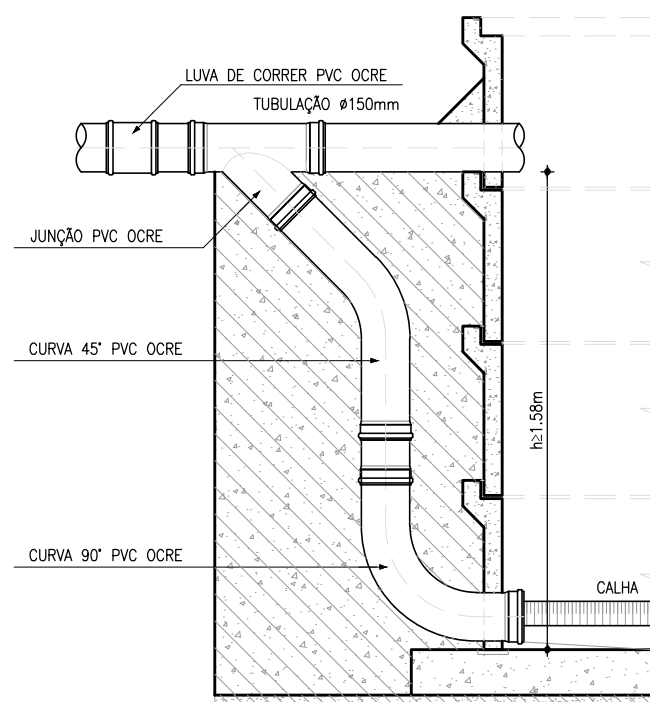


DETALHE 01: TQ Ø150mm

ESCALA: 1/25

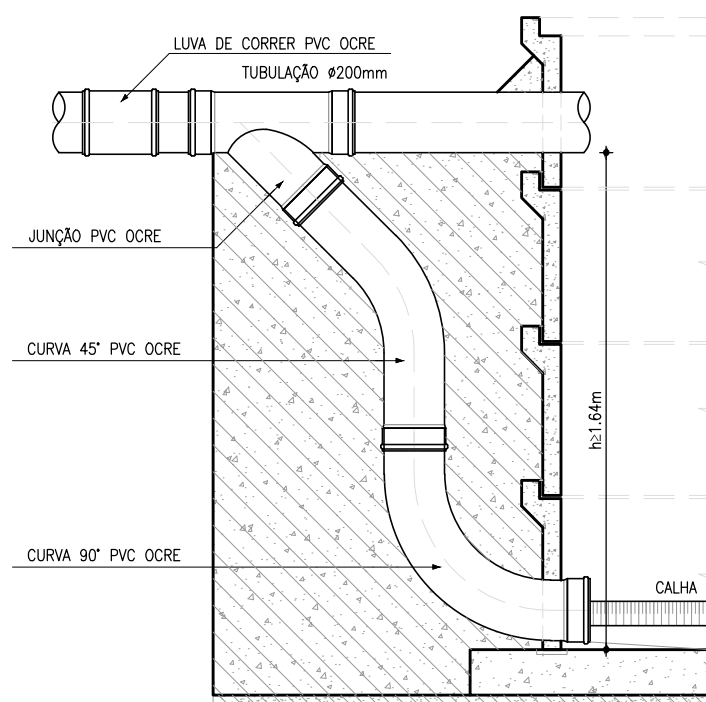


DETALHE 02: TQ Ø200mm

ESCALA: 1/25

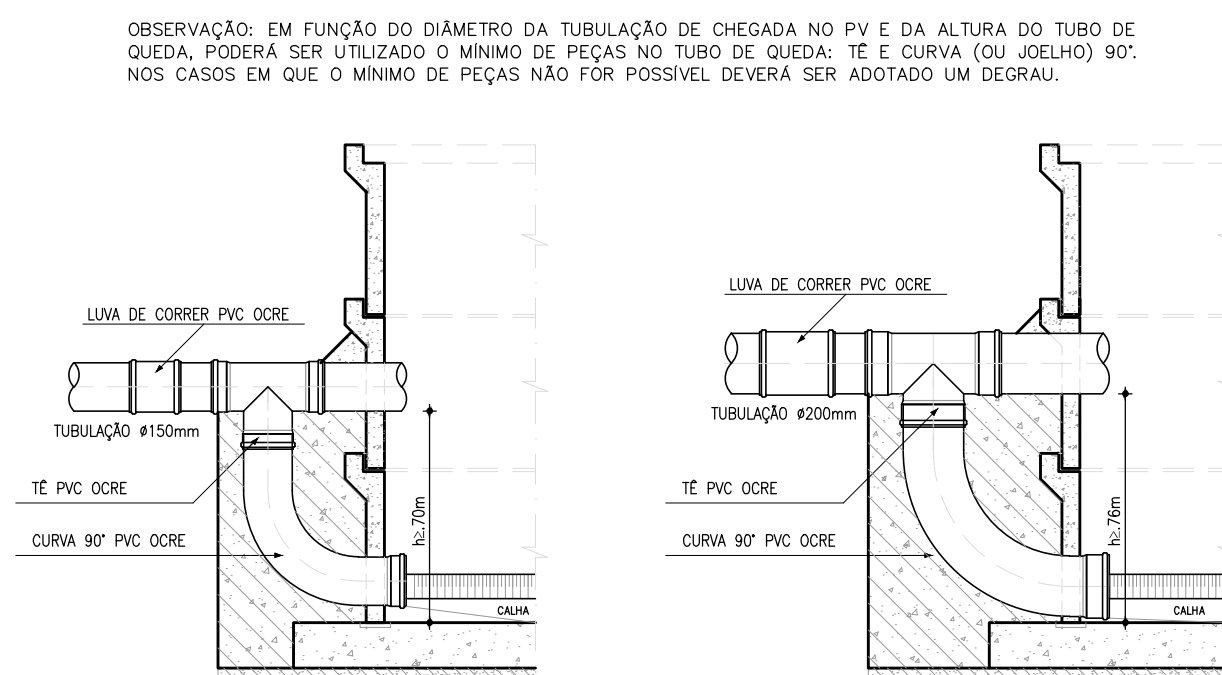


DETALHE 03: TQ Ø150mm

ESCALA: 1/25

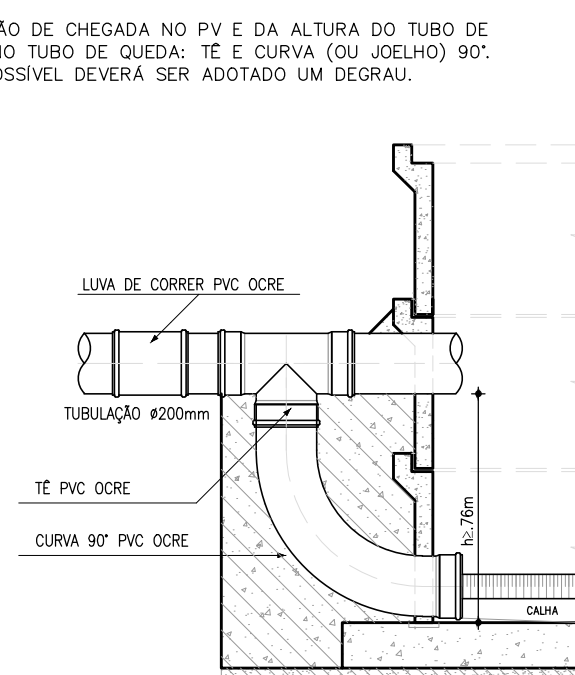

DETALHE 04: TQ Ø200mm

ESCALA: 1/25

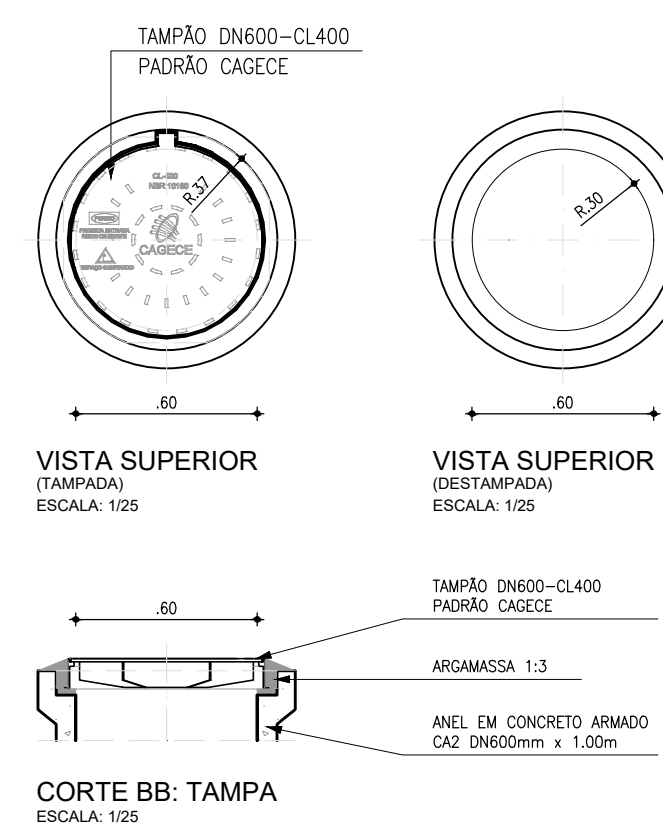

CORTE BB: TAMPA

ESCALA: 1/25

Téc. Leonardo Carvalho de Sousa
CREA: 061186371-5
GPROJ - CAGECE


R2	ATUALIZAÇÃO DE PADRÃO	OUT./2020	LEONARDO SOUSA	LEONARDO
R1	PADRÃO	JAN./2020	-	-
Nº	DESCRIÇÃO	DATA	PROJETADO	DESENHADO
REVISÃO				

COMPANHIA DE ÁGUA E ESGOTO DO CEARÁ DIRETORIA DE ENGENHARIA GERÊNCIA DE PROJETOS DE ENGENHARIA		DESENHO 40	PRANCHA Nº 03/05
--	--	---------------	---------------------


SISTEMA DE ESGOTAMENTO SANITÁRIO DE FORTALEZA	
PROJETO BÁSICO	
SES CONJUNTO PALMEIRAS - POÇO DE VISITA DN600 (PONTA SECA / PV INTERMEDIÁRIO) P/ TUBULAÇÃO DN150 E DN200 PLANTA BAIXA, CORTES, DETALHES E TUBOS DE QUEDAS	




GERÊNCIA:	ENGª ALINE MARTINS BRITO		
COORDENAÇÃO:	ENGª ADRIANA SILVA GONÇALVES		
PROJETO:	ENGª LEONARDO CARVALHO DE SOUSA RNP 061.186.371-5		
DESENHO:	LEONARDO	ESCALA:	INDICADA
ARQUIVO:	040_SES_Conj.Palmeiras_PComp - PV Detalhes_01-03.dwg	DATA:	ABR/2021

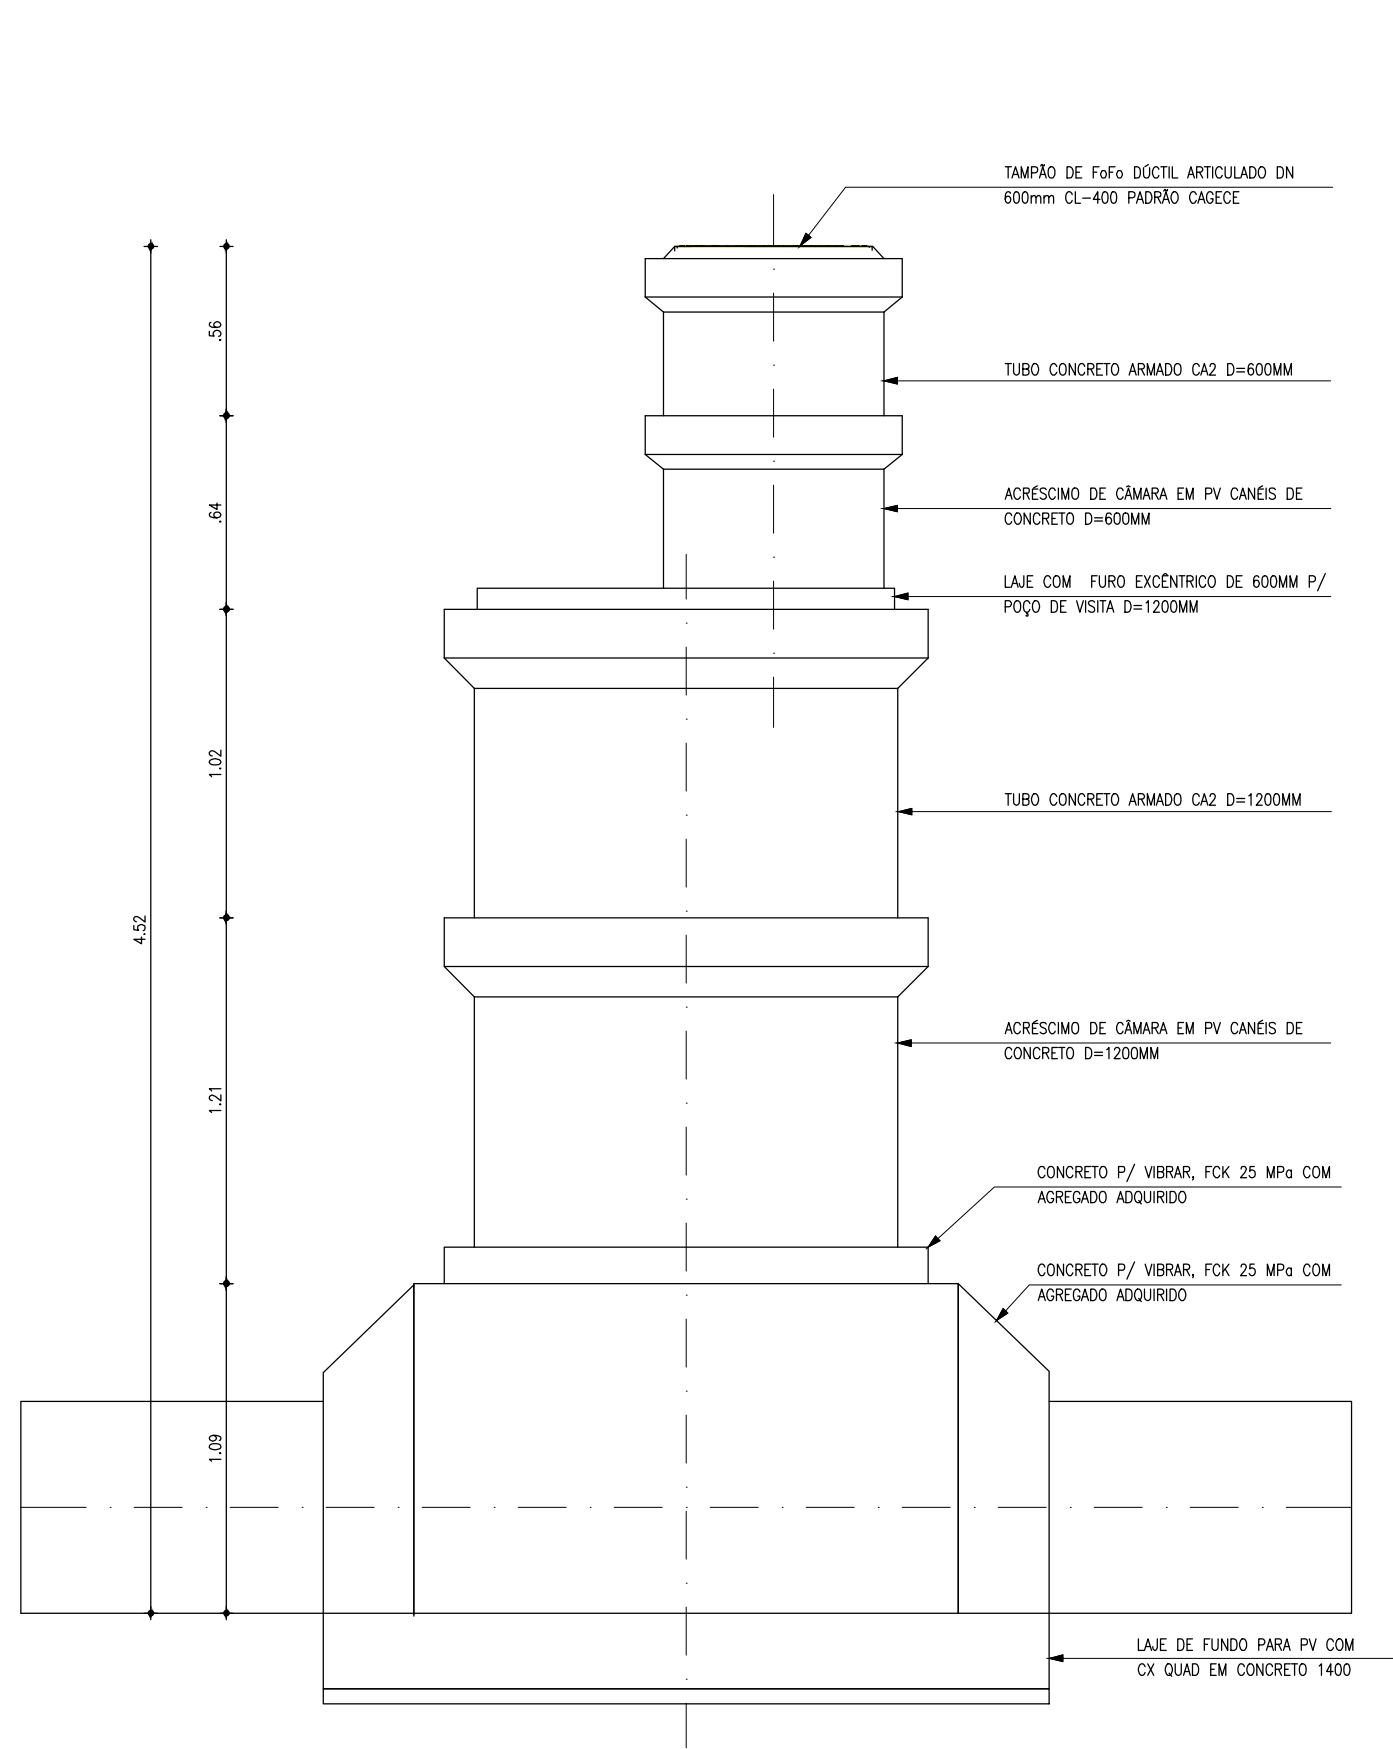


1 TIPO 6 - 3.80m A 4.52m
ESCALA: 1/25

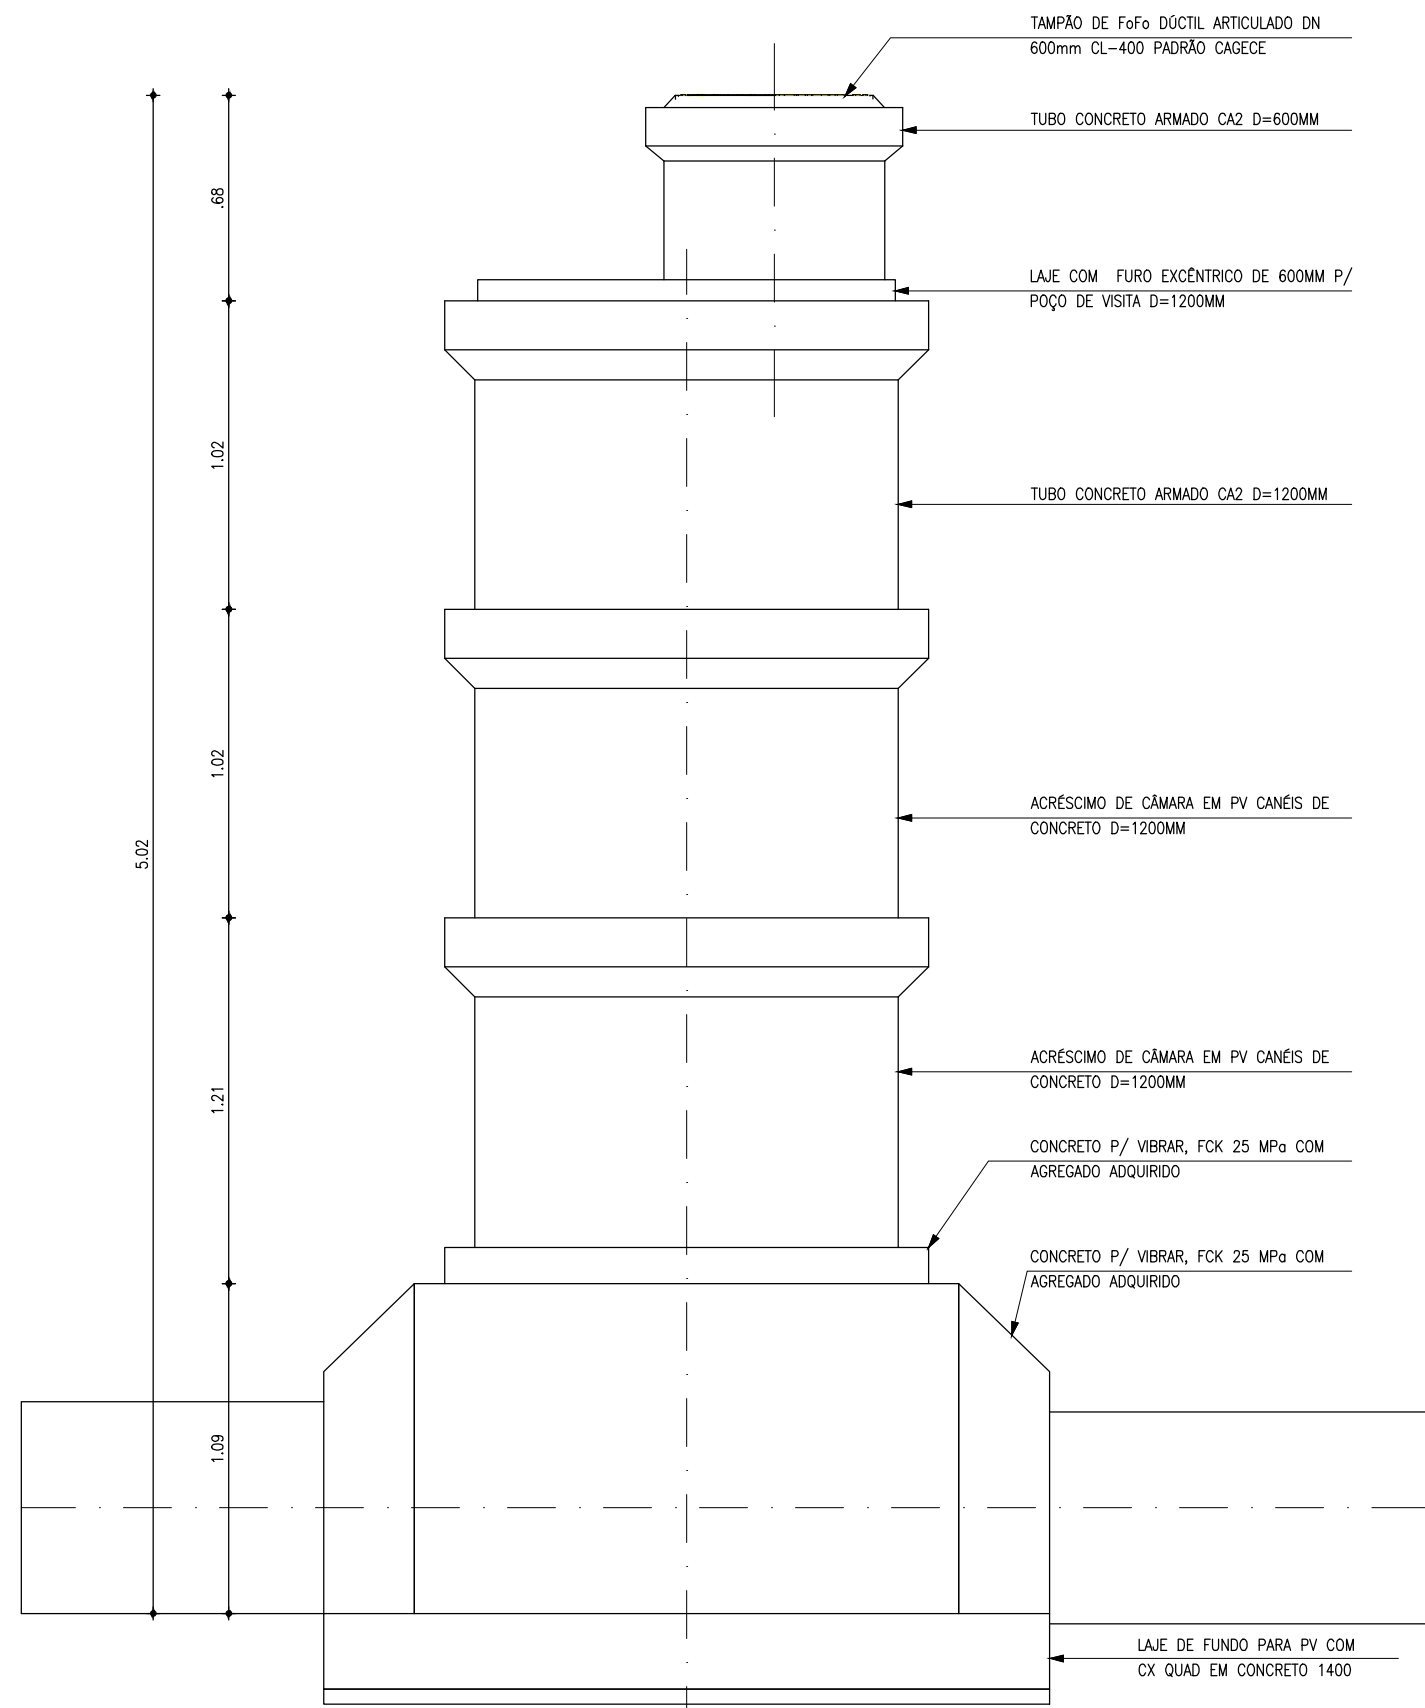


2 TIPO 7 - 4.52m A 5.02m
ESCALA: 1/25

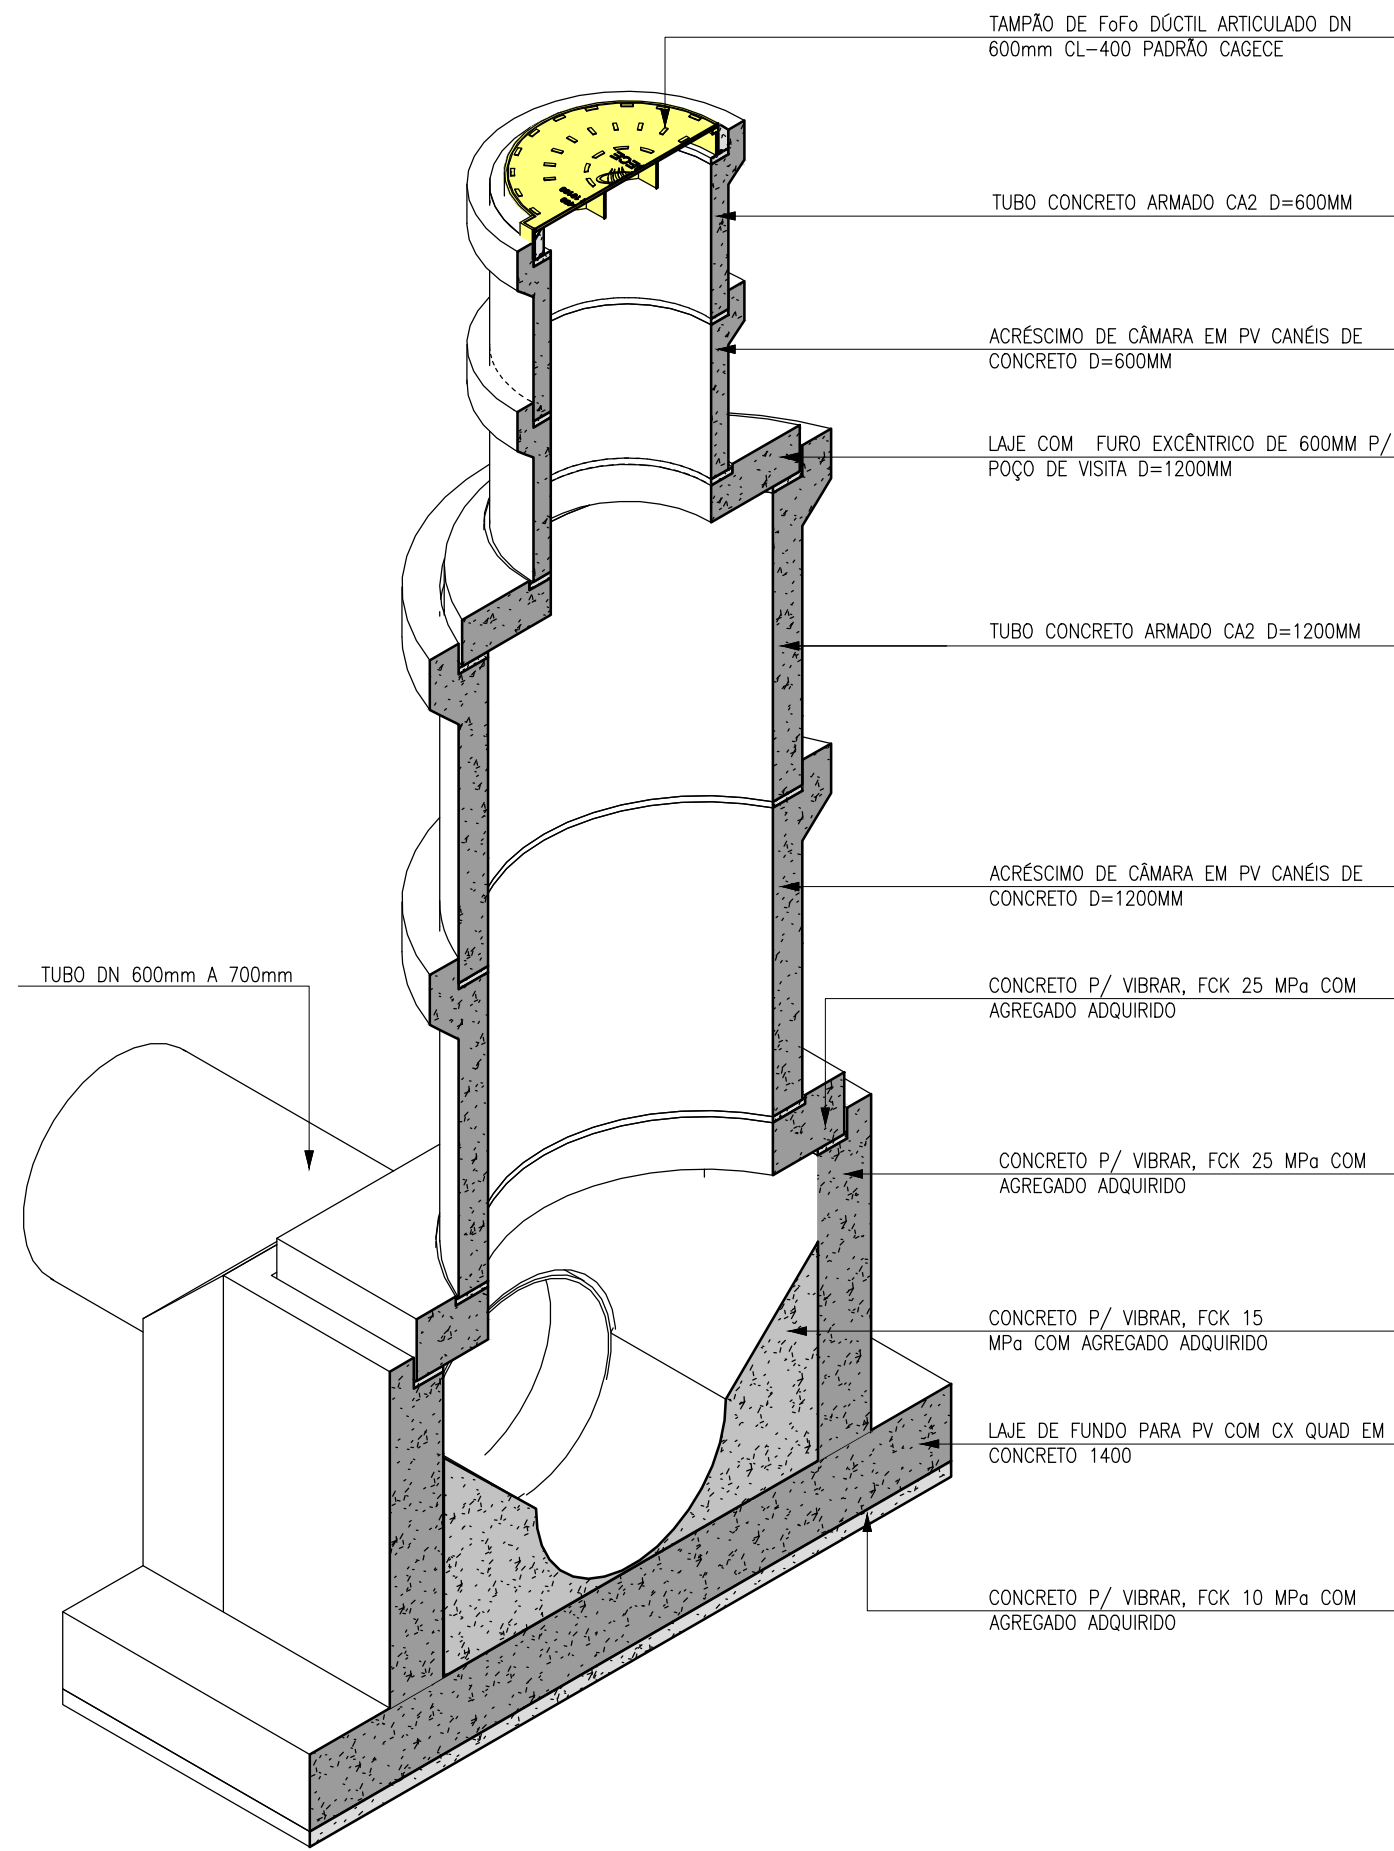

5 PERSPECTIVA 1
SEM ESCALA

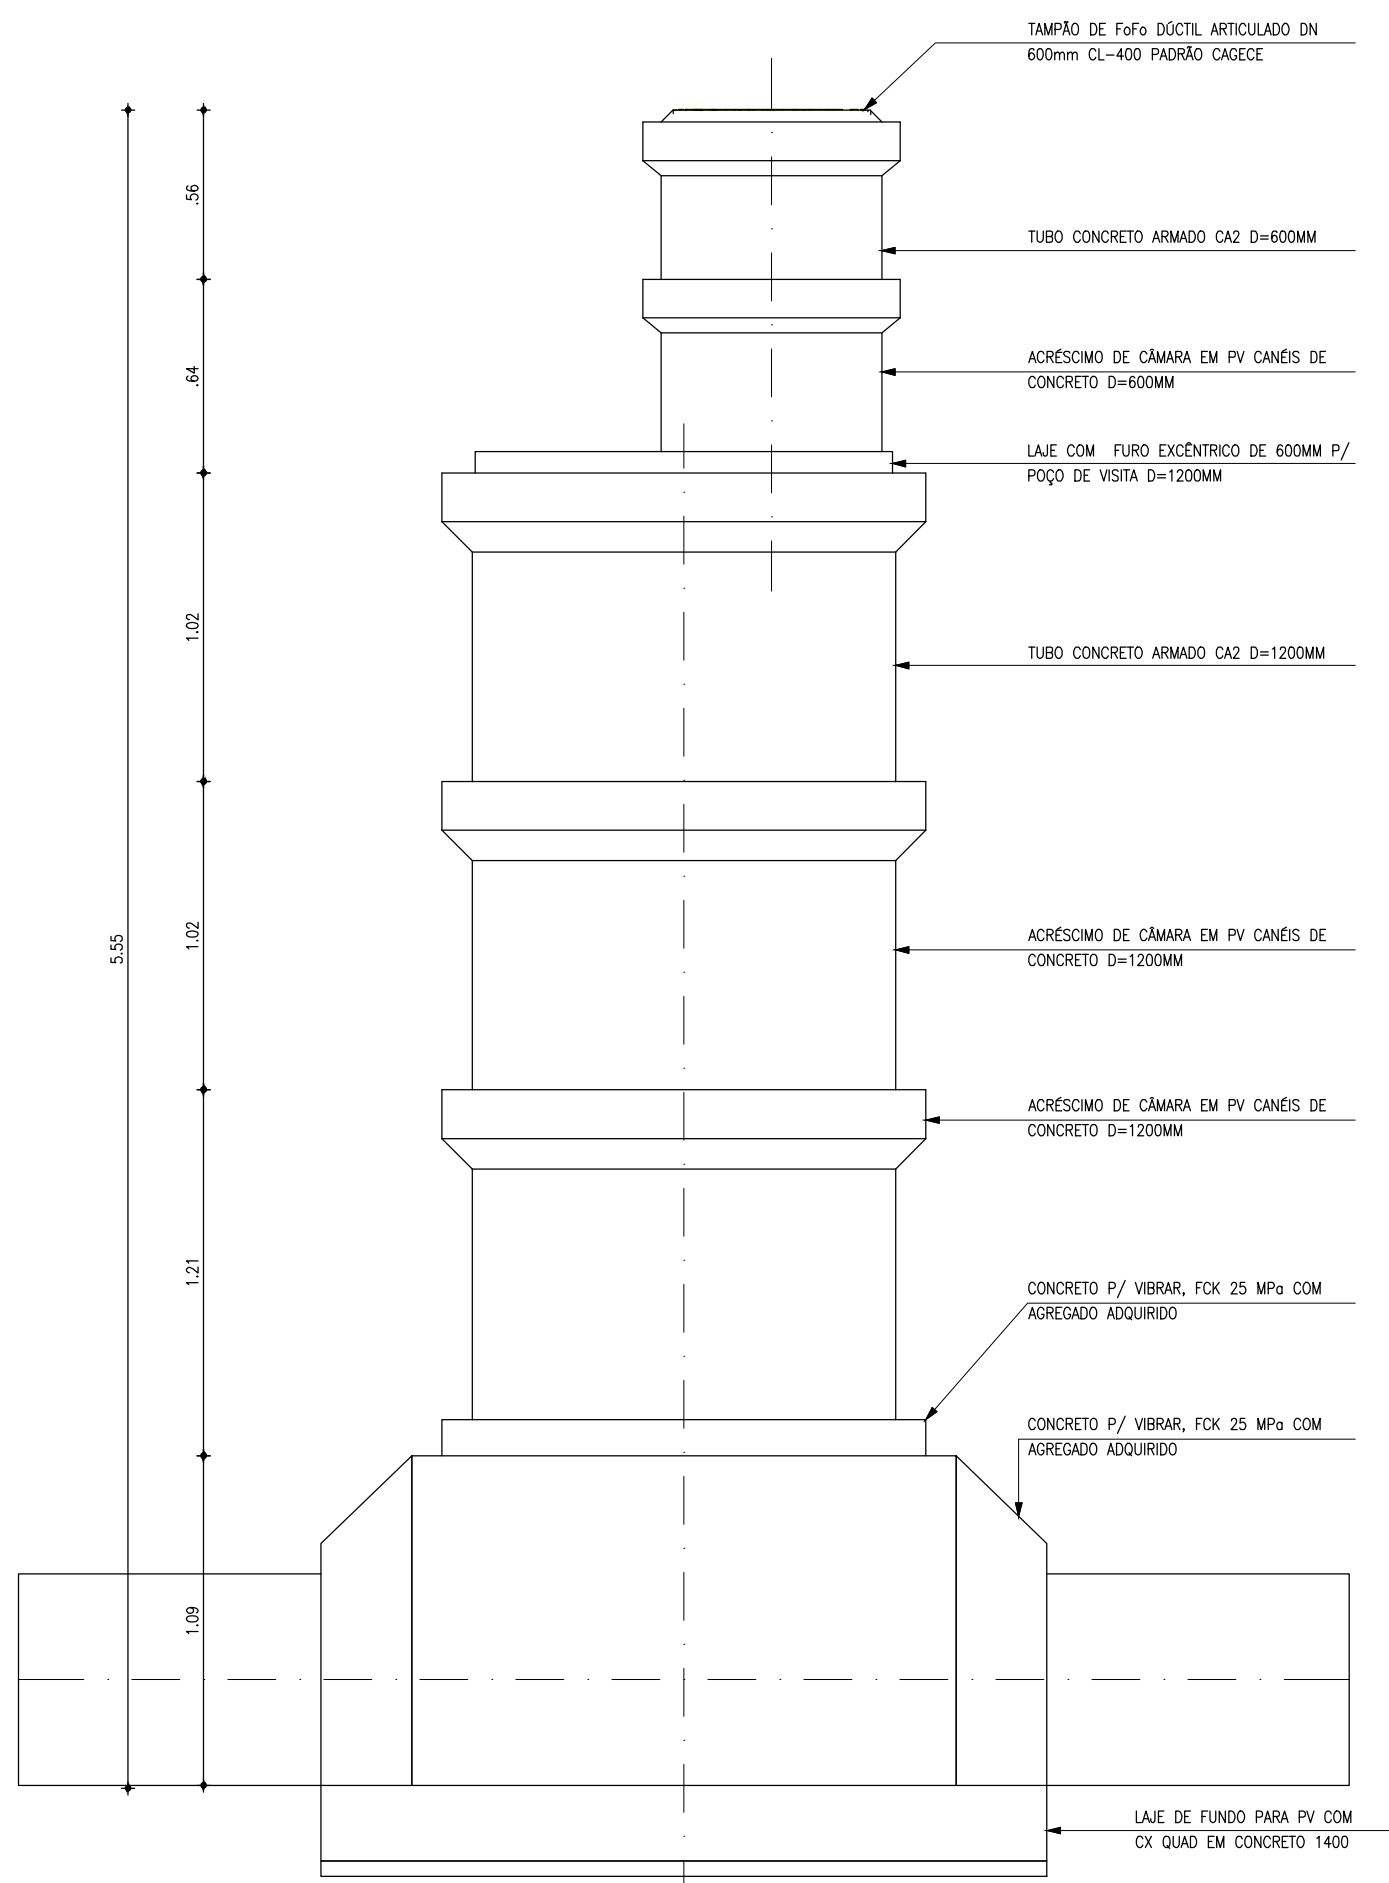

3 TIPO 8 - 5.02m A 5.55m
ESCALA: 1/25

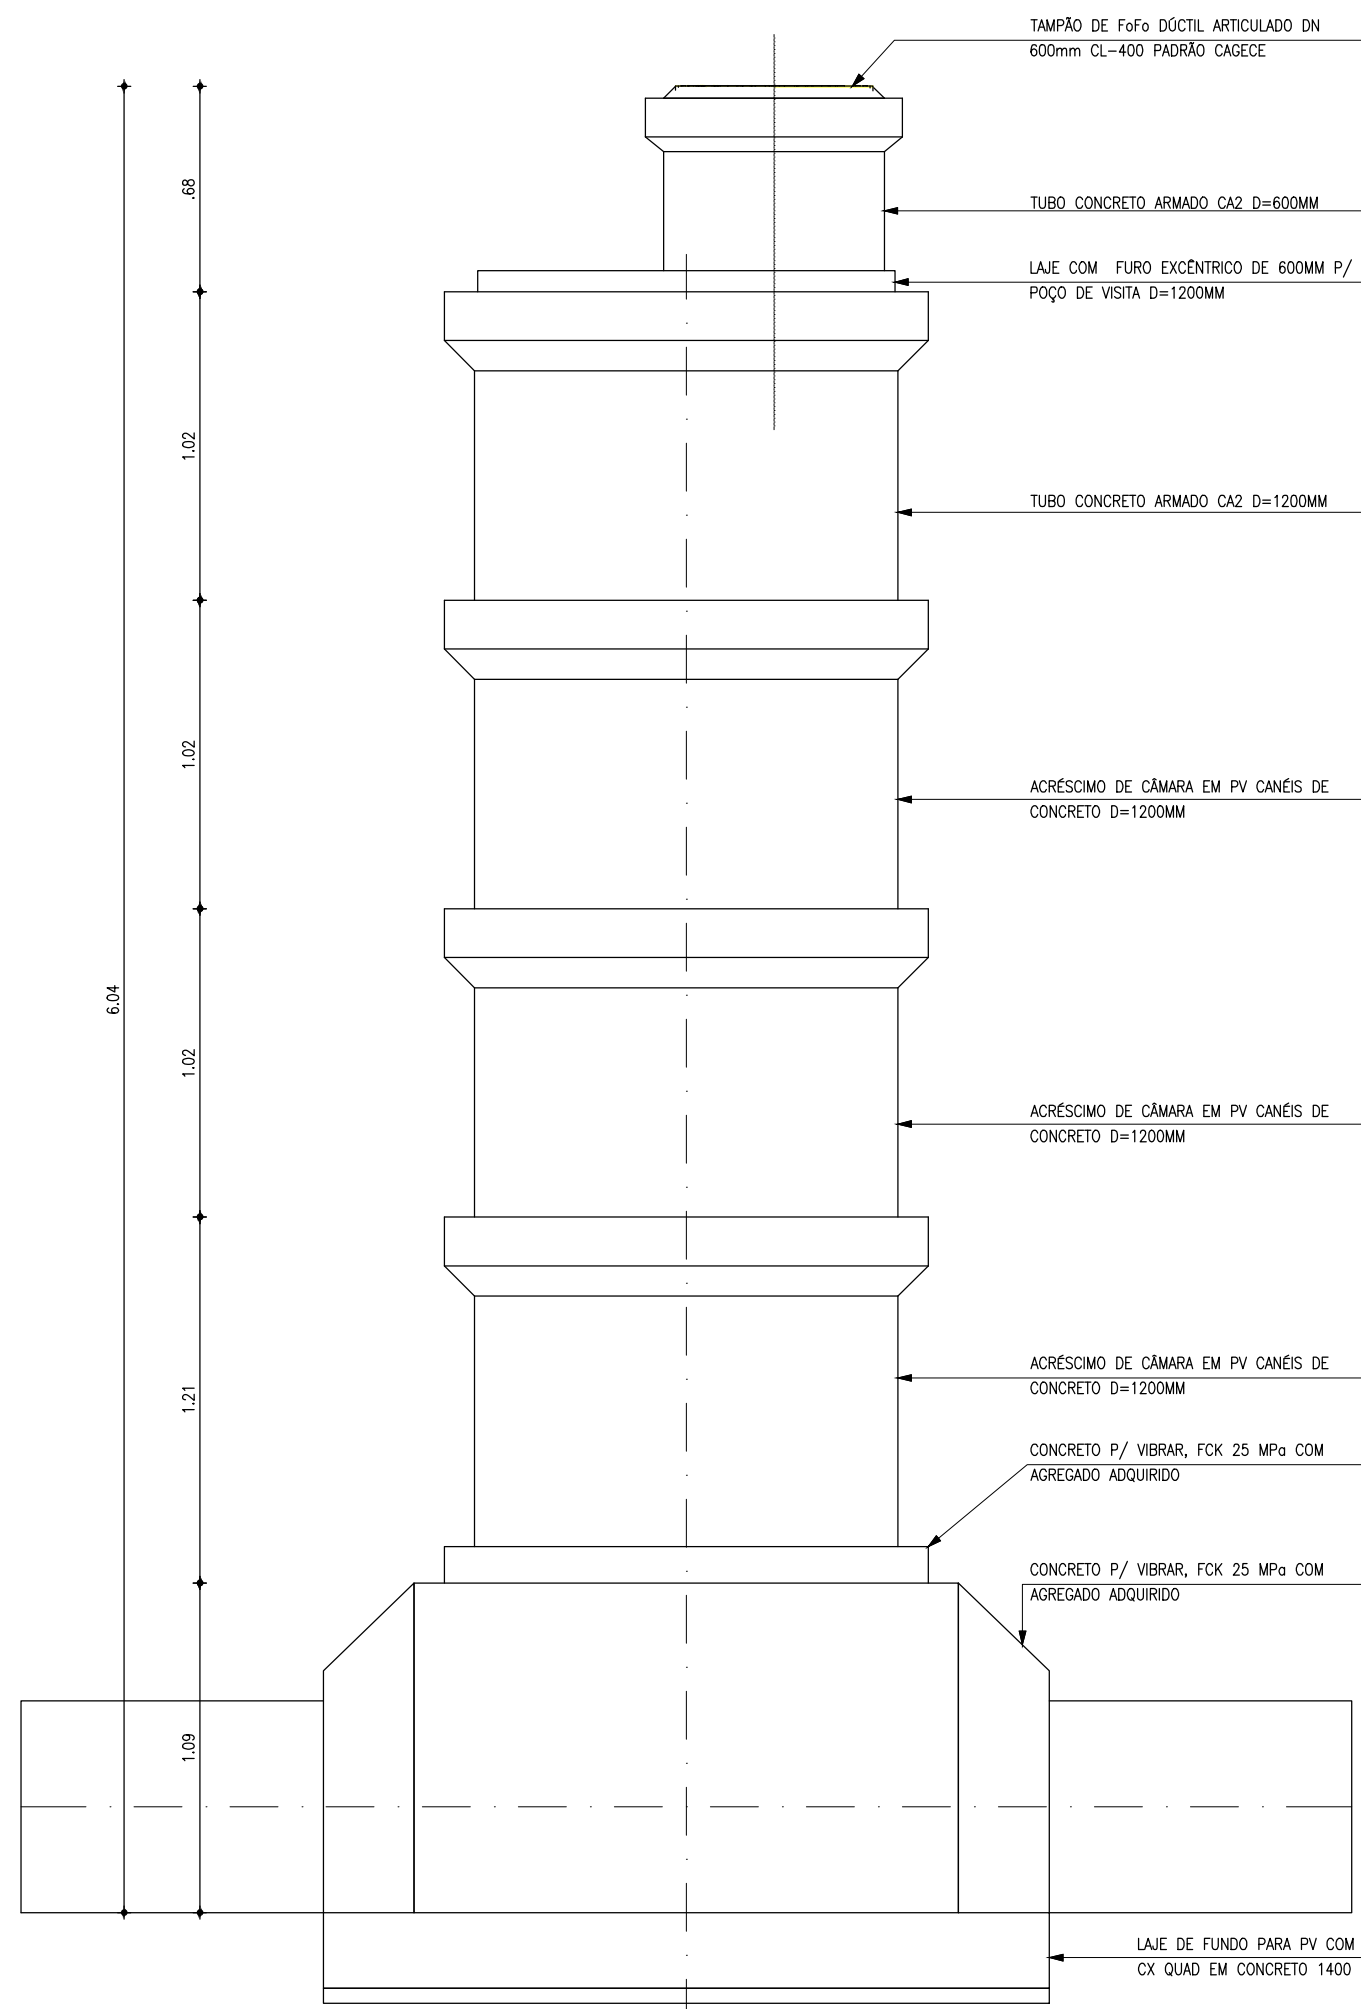


4 TIPO 9 - 5.55m A 6.04m
ESCALA: 1/25

Leonardo Carvalho de Sousa
Téc. Leonardo Carvalho de Sousa
CREA: 061186371-5
GPROJ - CAGECE


06				
05				
04				
03				
02				
01	ATUALIZAÇÃO DE PADRÃO	NOV./2020	LEONARDO SOUSA	FCARLOS F
Nº	DESCRIÇÃO	DATA	PROJETADO	DESENHADO
REVISÃO				

	COMPANHIA DE ÁGUA E ESGOTO DO ESTADO DO CEARÁ DIRETORIA DE ENGENHARIA GERENCIA DE PROJETOS	DESENHO 40	PRANCHA 04/05
	SISTEMA DE ESGOTAMENTO SANITÁRIO DE FORTALEZA - CEARÁ PROJETO BÁSICO		
	SES CONJUNTO PALMEIRAS POÇO DE VISITA COM CÂMARA (PV) PARA TUBULAÇÃO PRFV DN 600 A DN 700mm		


GERÊNCIA	ENGª ALINE MARTINS BRITO		
COORDENAÇÃO:	ENGª ADRIANA SILVA GONÇALVES		
PROJETO:	ENGº LEONARDO CARVALHO DE SOUSA RNP 061.186.371-5		
DESENHO:	FCARLOS F	ESCALA:	INDICADA
ARQUIVO:	PLANTA TIPO DOS PVs	DATA:	ABR/2021

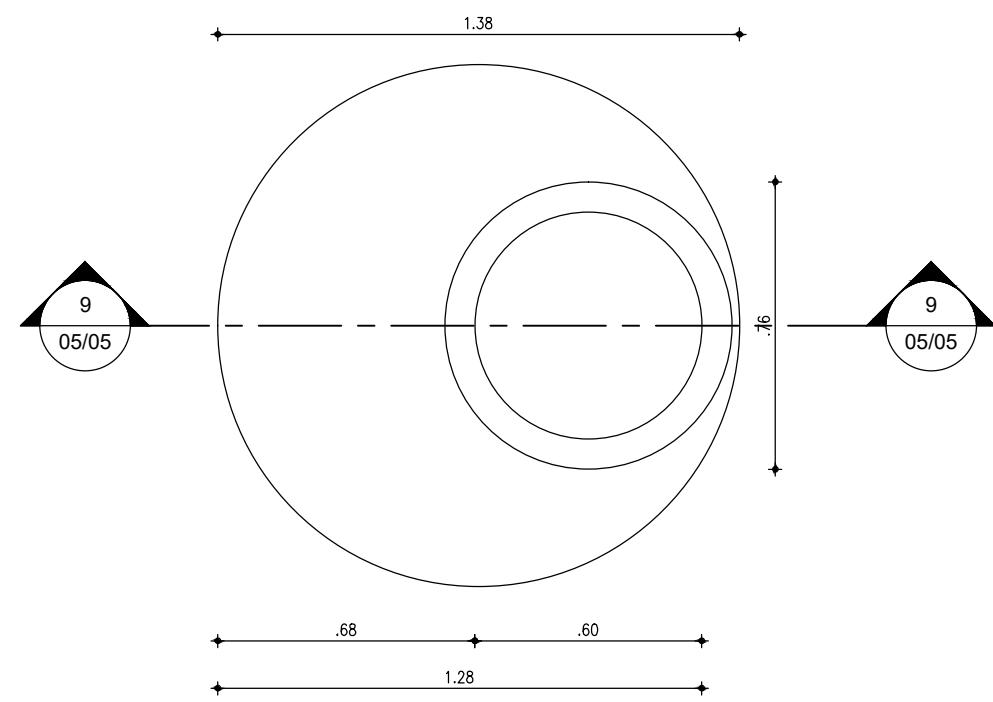


8 PB LAJE FURO EXCÊNTRICO
ESCALA: 1/20

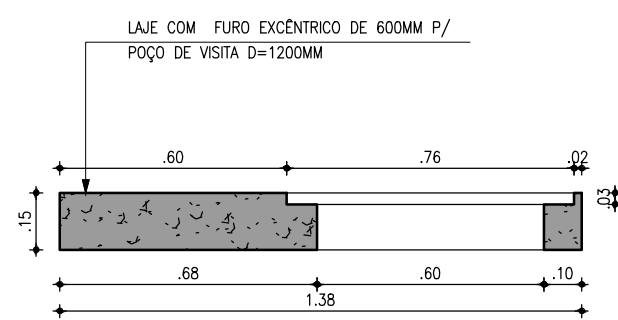


9 LAJE FURO EXCÊNTRICO
ESCALA: 1/20

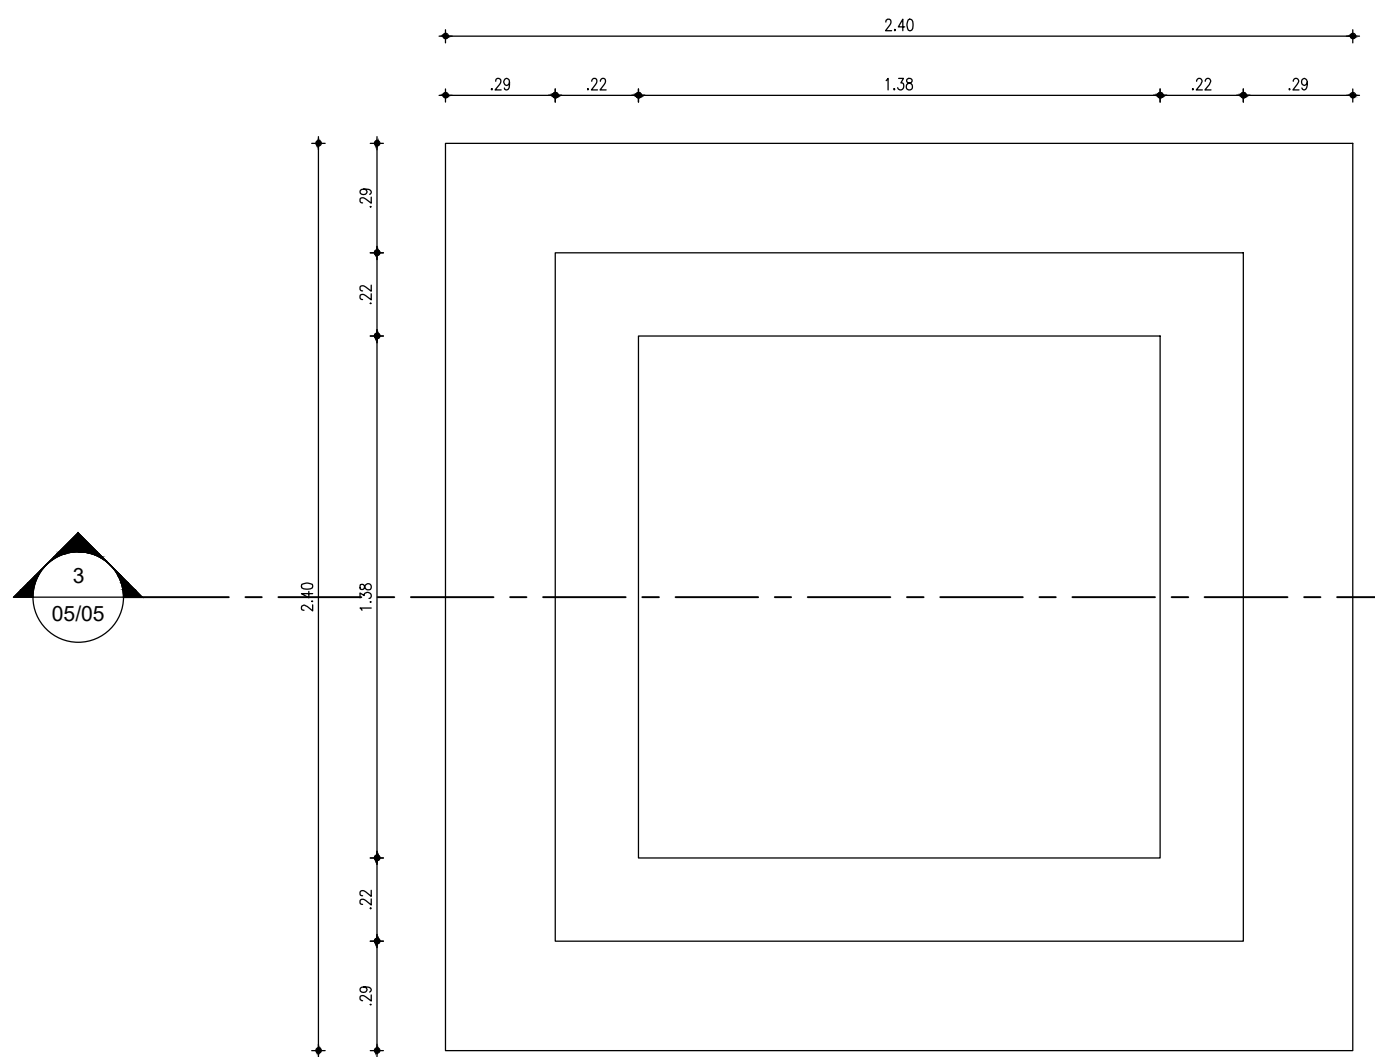


2 PB LAJE DE FUNDO
ESCALA: 1/20

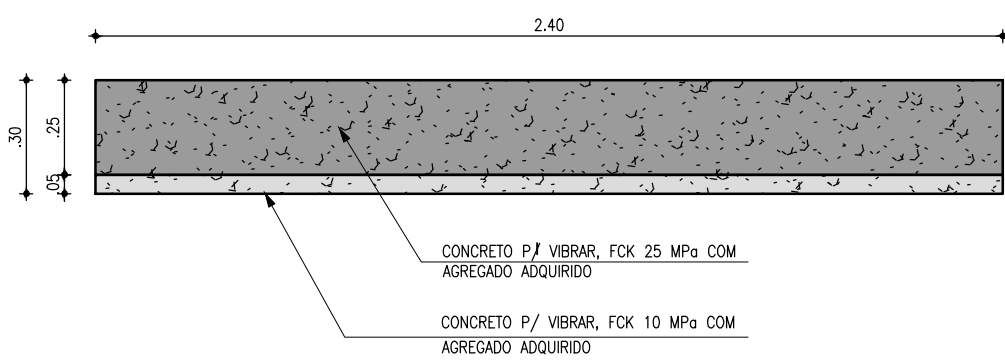


3 LAJE DE FUNDO
ESCALA: 1/20

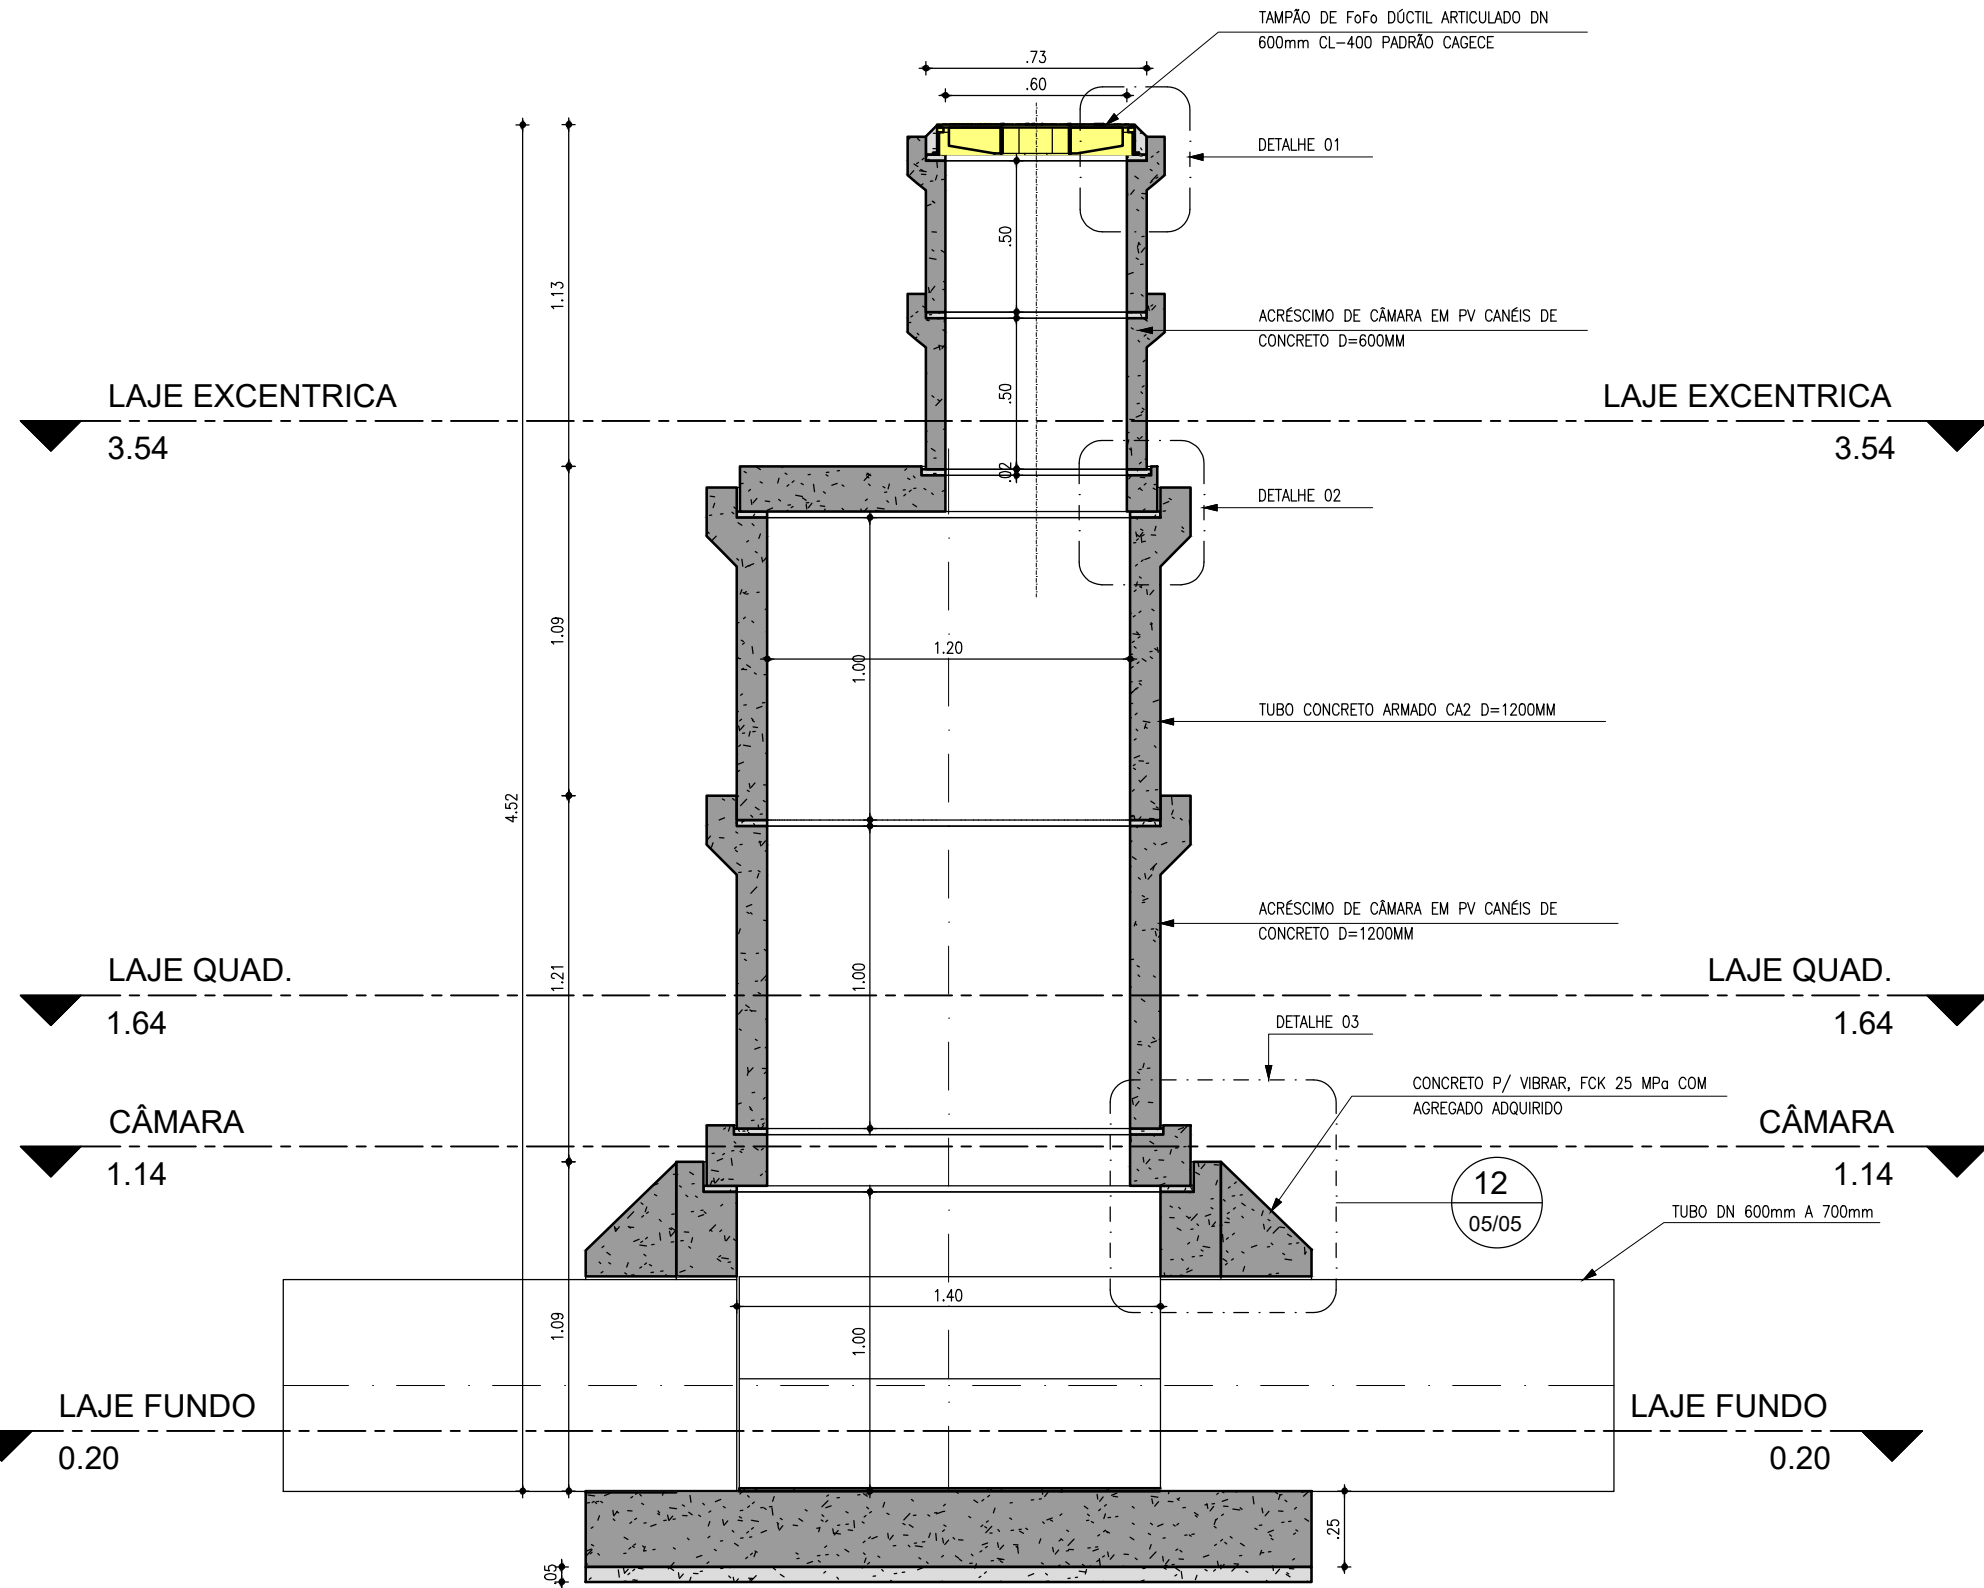


1 CORTE DO PV
ESCALA: 1/25

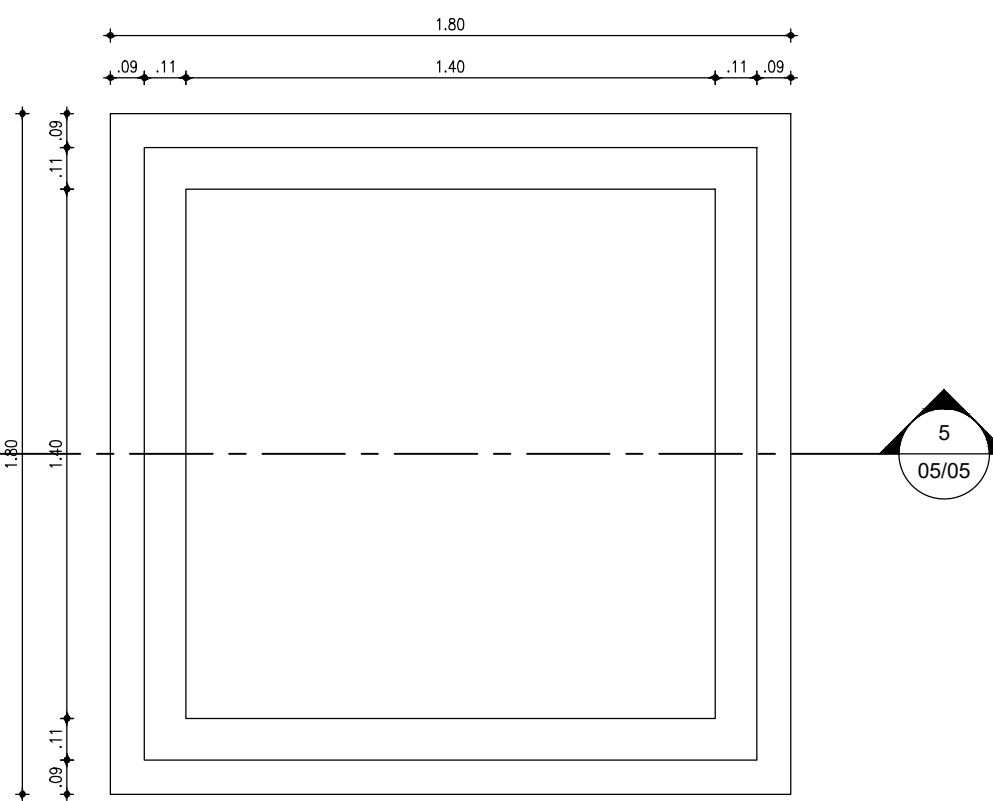


4 PB CÂMARA
ESCALA: 1/20

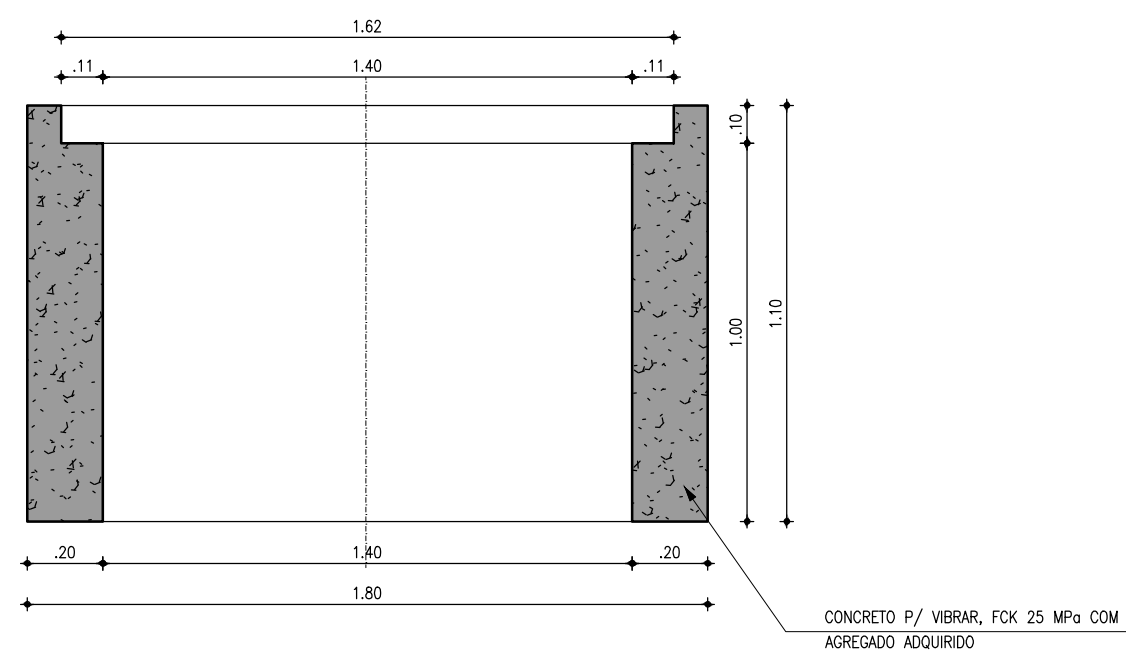


5 CÂMARA EM CONCRETO
ESCALA: 1/20

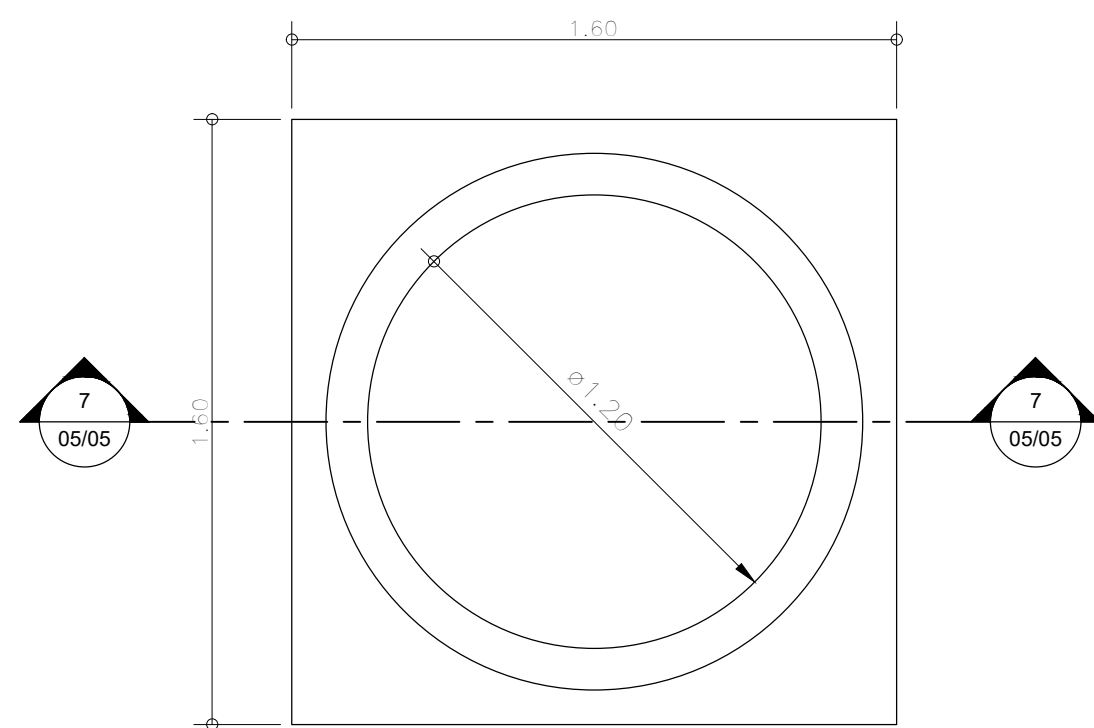


6 PB LAJE QUADRADA
ESCALA: 1/20

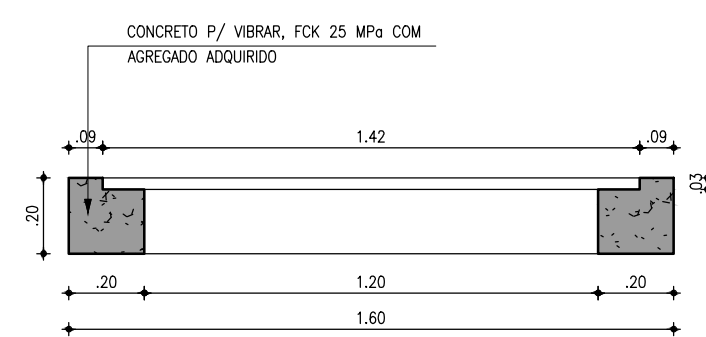


7 LAJE QUADRADA
ESCALA: 1/20

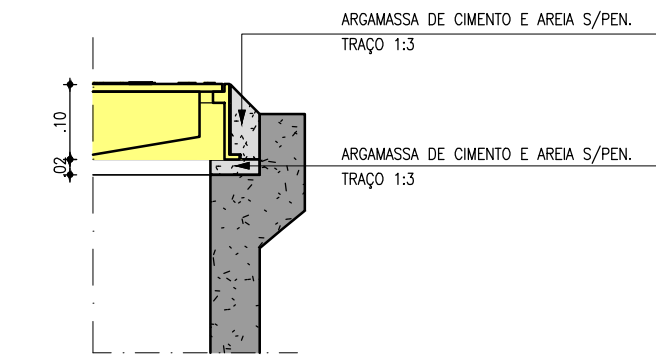


10 DETALHE 1
ESCALA: 1/10

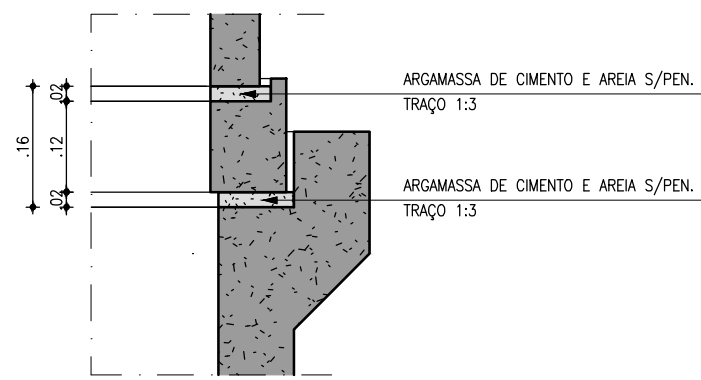


11 DETALHE 2
ESCALA: 1/10

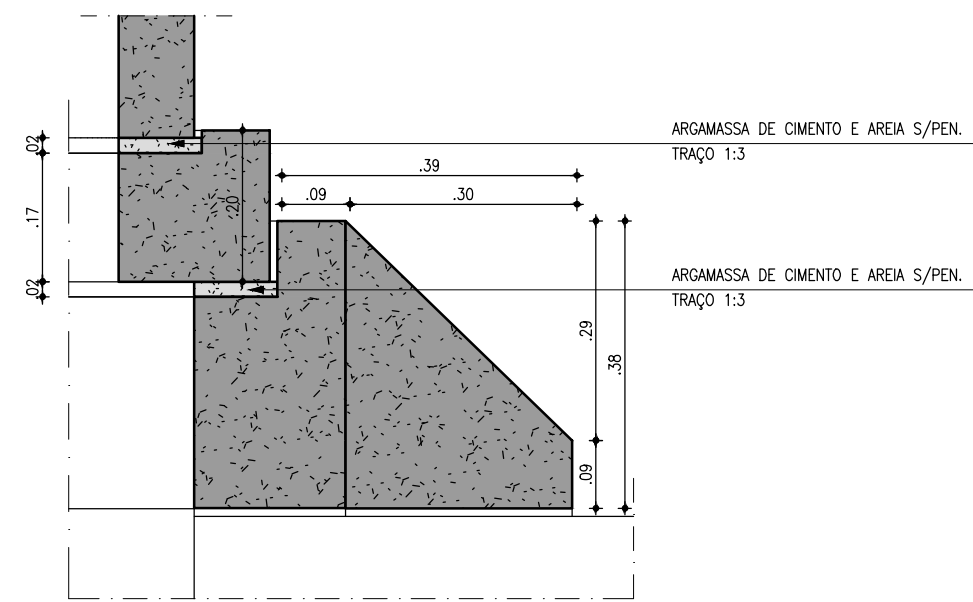


12 DETALHE 3
ESCALA: 1/10

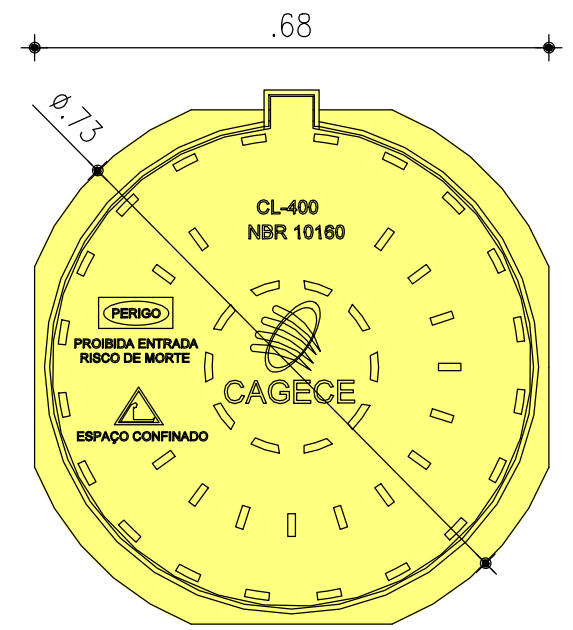

13 VISTA SUPERIOR
SEM ESCALA

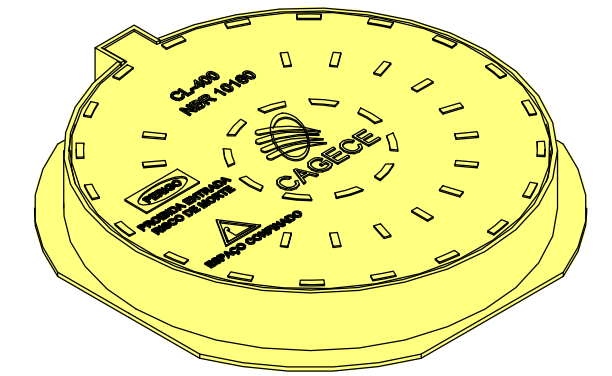

14 PERSPECTIVA
SEM ESCALA

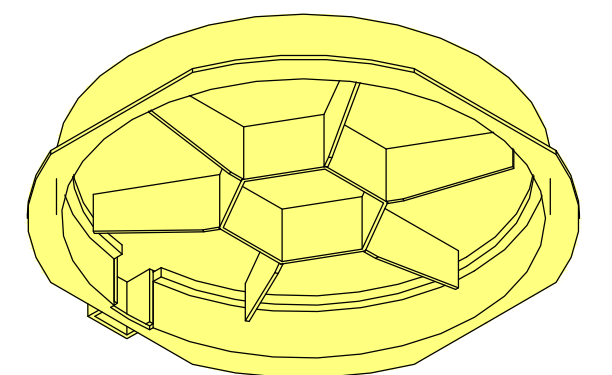


15 VISTA ANTERIOR
SEM ESCALA

Téc. Leonardo Carvalho de Sousa
CREA: 061186371-5
GPROJ - CAGECE

06				
05				
04				
03				
02				
01	ATUALIZAÇÃO DE PADRÃO	NOV./2020	LEONARDO SOUSA	FCARLOS F
Nº	DESCRIÇÃO	DATA	PROJETADO	DESENHADO
REVISÃO				

	COMPANHIA DE ÁGUA E ESGOTO DO ESTADO DO CEARÁ DIRETORIA DE ENGENHARIA GERENCIA DE PROJETOS		DESENHO 40	PRANCHA 05/05
	SISTEMA DE ESGOTAMENTO SANITÁRIO DE FORTALEZA - CEARÁ PROJETO BÁSICO			
	SES CONJUNTO PALMEIRAS POÇO DE VISITA C/ CÂMARA (PV) - PLANTA DE DETALHES P/ TUBULAÇÕES PRFV DE DN 600 A 700mm			

GERÊNCIA	ENGª ALINE MARTINS BRITO			
COORDENAÇÃO	ENGª ADRIANA SILVA GONÇALVES			
PROJETO	ENGº LEONARDO CARVALHO DE SOUSA RNP 061.186.371-5			
DESENHO	FCARLOS F		ESCALA:	INDICADA
ARQUIVO:	PLANTA TIPO DOS PVs		DATA:	ABR/2021

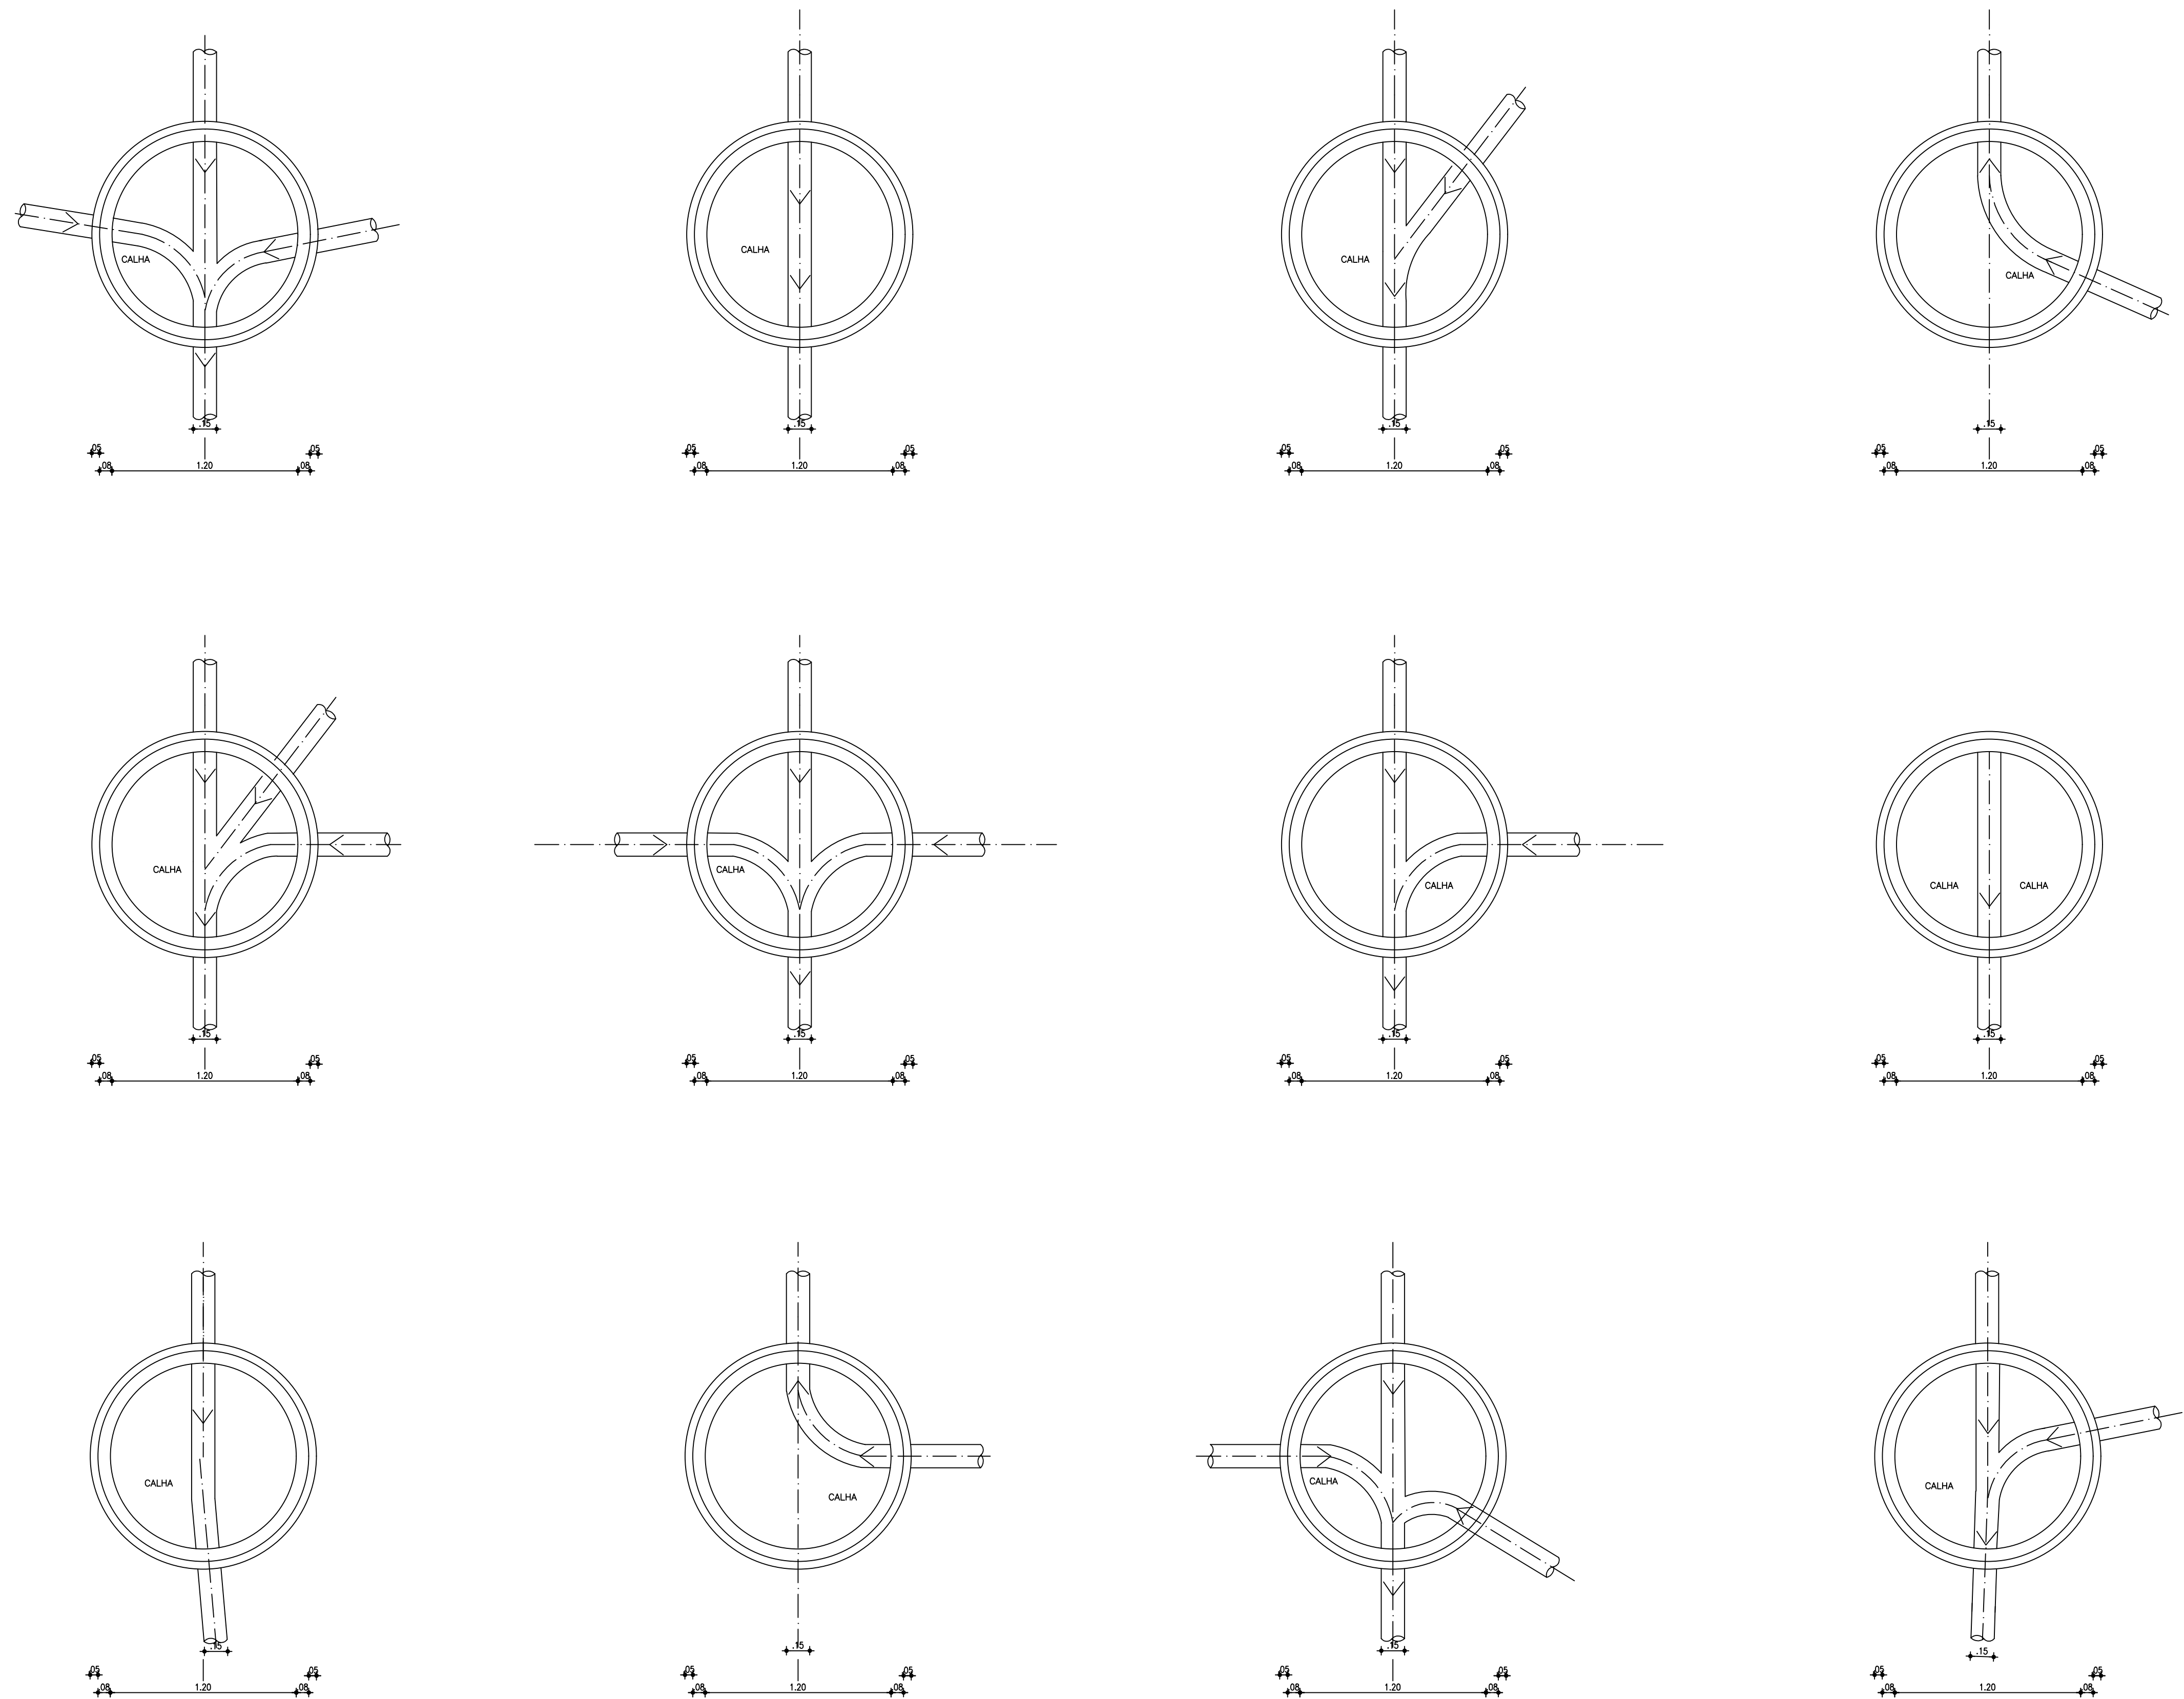



1 CALHA DO FUNDO DO PV
ESCALA 5/E

Leandro Carvalho de Sousa
Téc. Leonardo Carvalho de Sousa
CREA: 061186371-5
GPROJ - CAGECE

Nº	DESCRIÇÃO	DATA	PROJETADO	DESENHADO			
REVISÃO							

	COMPANHIA DE ÁGUA E ESGOTO DO CEARÁ DIRETORIA DE ENGENHARIA GERÊNCIA DE PROJETOS DE ENGENHARIA		DESENHO 41	PRANCHA Nº 01/01
	SISTEMA DE ESGOTAMENTO SANITÁRIO DE FORTALEZA - CE			
	PROJETO BÁSICO			
	SES CONJUNTO PALMEIRAS POÇO DE VISITAS CALHAS DE FUNDO			

GERÊNCIA:	ENGª ALINE MARTINS BRITO		
COORDENAÇÃO:	ENGª ADRIANA SILVA GONÇALVES		
PROJETO:	ENGº LEONARDO CARVALHO DE SOUSA RNP 061.186.371-5		
DESENHO:	JOÃO MAURÍCIO E SILVA NETO	ESCALA:	INDICADA
ARQUIVO:	041_SES_Conj.Palmeiras_PComp - PV Calha De Fundo_01-01.dwg	DATA:	ABR/2021

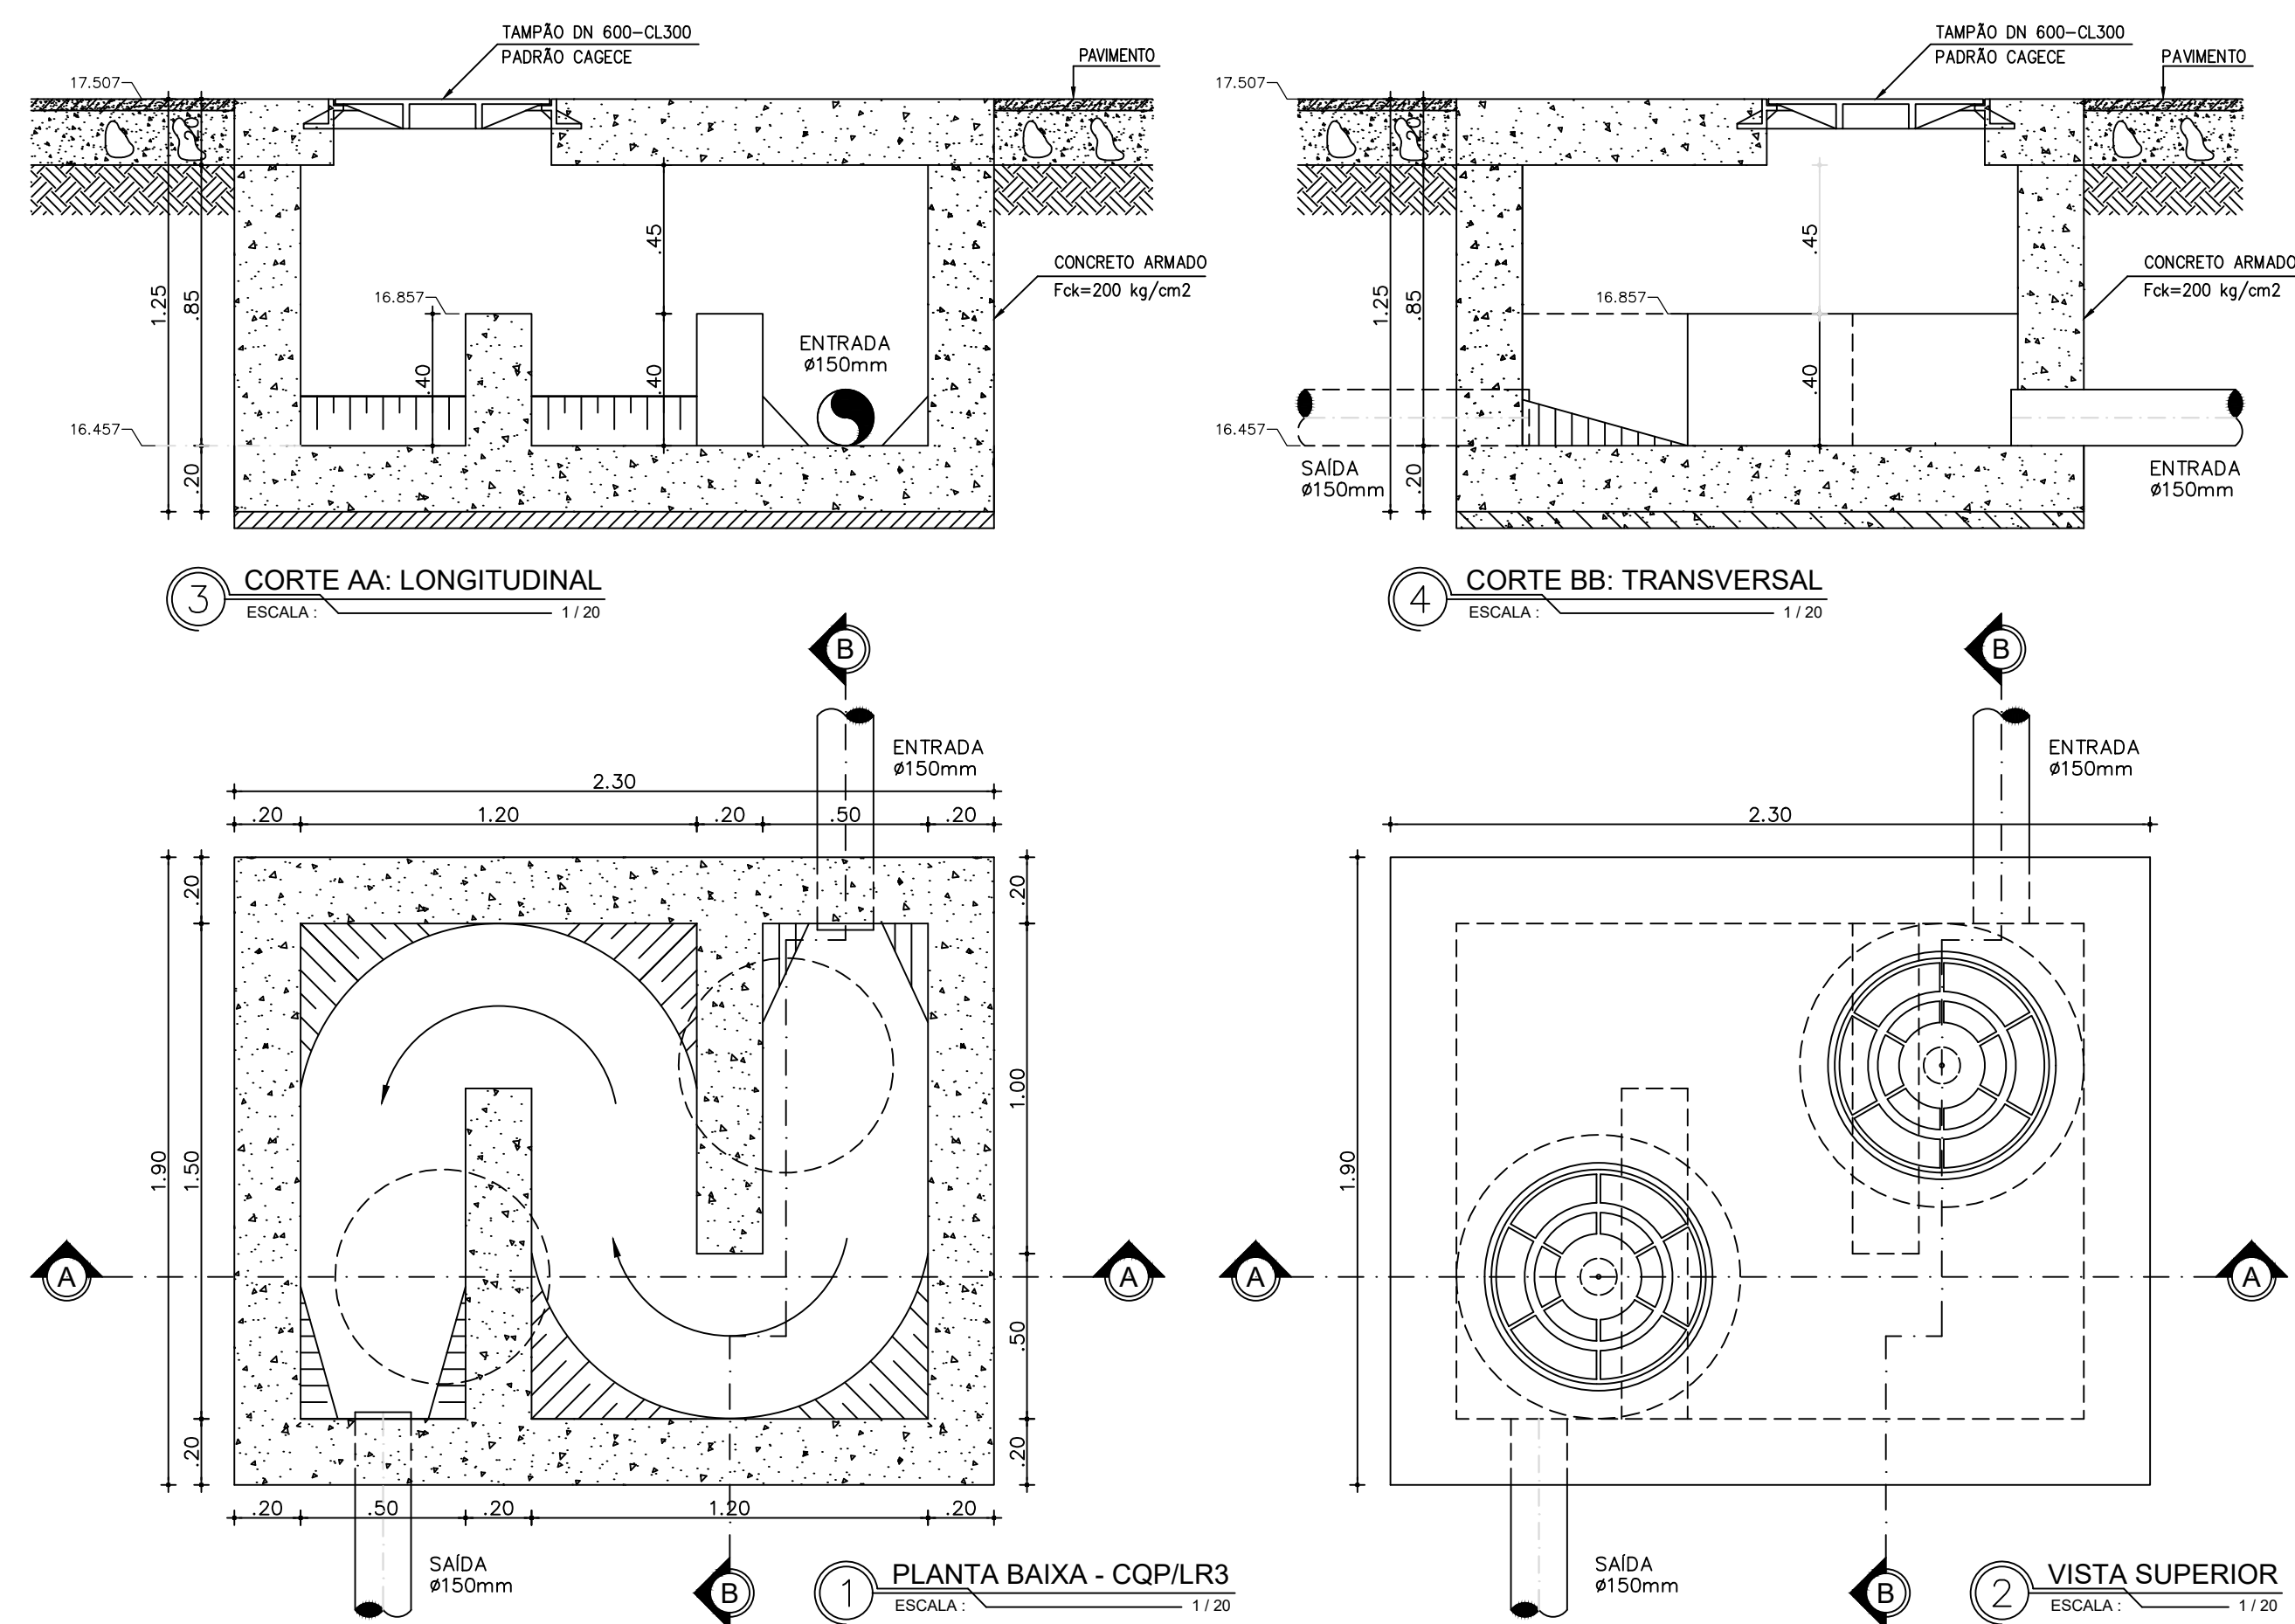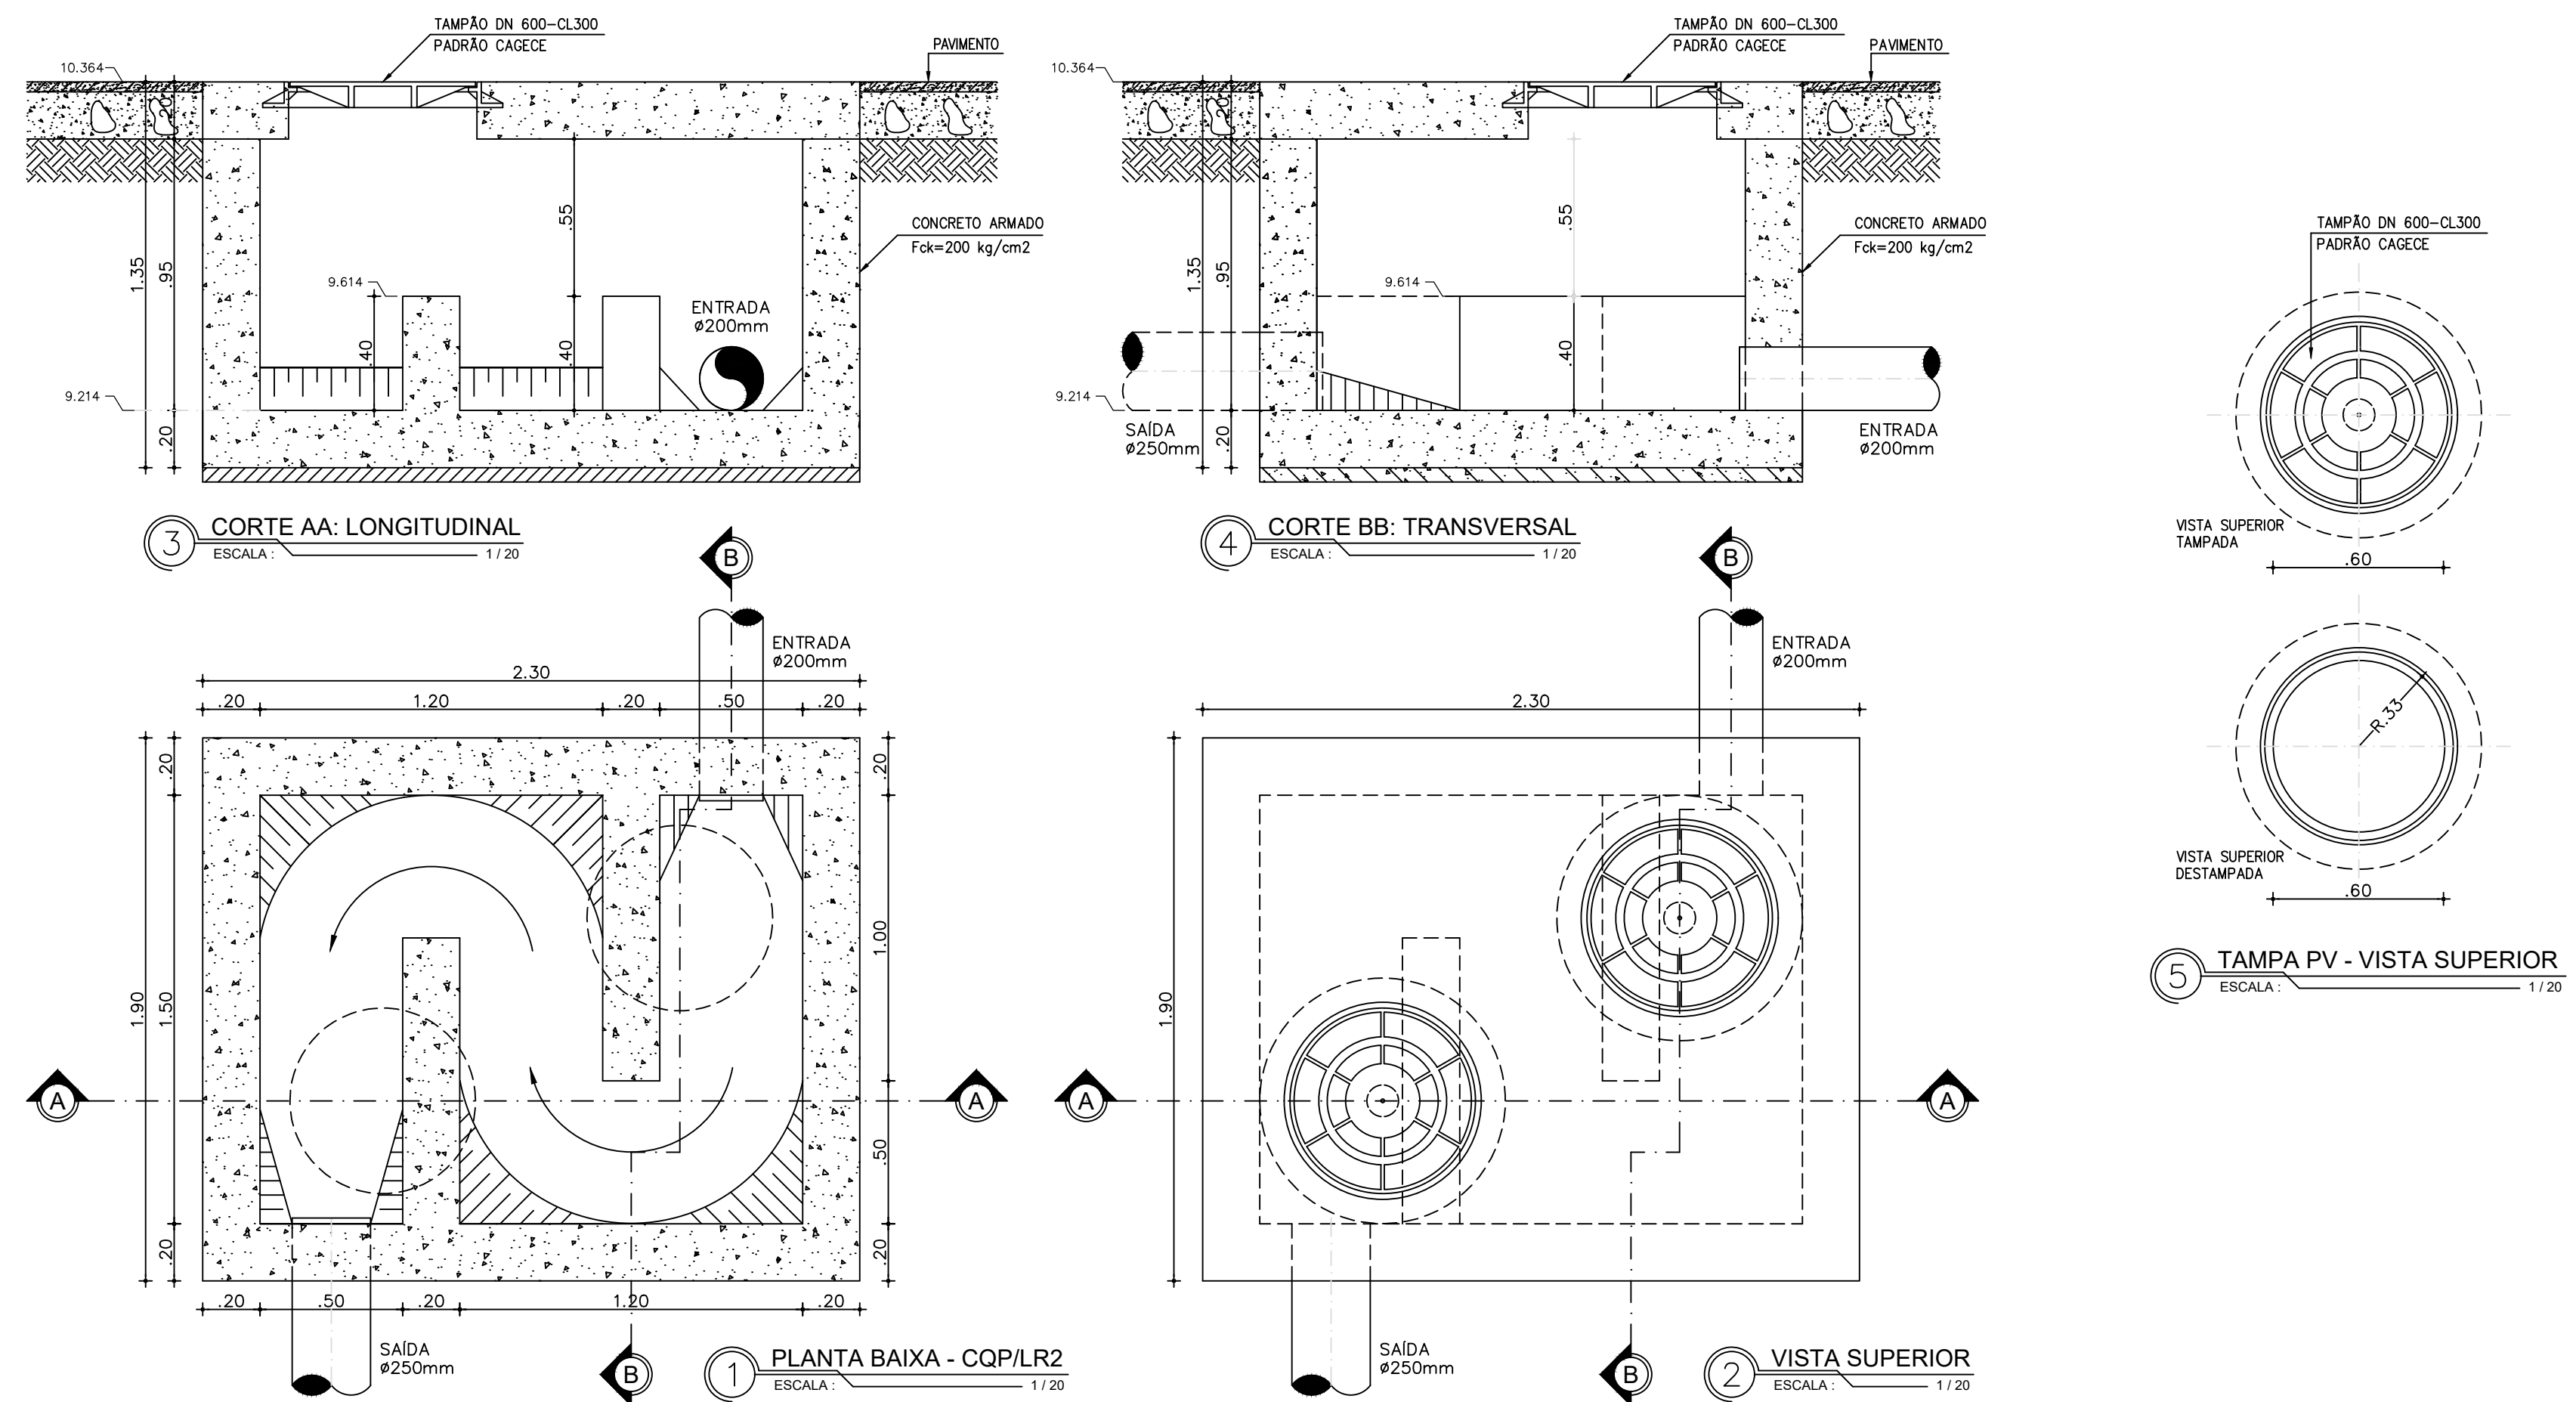

Leonardo Carvalho de Sousa
Téc. Leonardo Carvalho de Sousa
CREA: 061186371-5
GPROJ - CAGECE


N°	DESCRIÇÃO	DATA	PROJETADO	DESENHADO
REVISÃO				

	COMPANHIA DE ÁGUA E ESGOTO DO CEARÁ		DESENHO	PRANCHA Nº
	DIRETORIA DE ENGENHARIA		42	01/01
	GERÊNCIA DE PROJETOS DE ENGENHARIA			
	SISTEMA DE ESGOTAMENTO SANITÁRIO DE FORTALEZA - CE			
	PROJETO BÁSICO			

SES CONJUNTO PALMEIRAS	
CAIXA DE QUEBRA DE PRESSÃO	
LINHA DE RECALQUE 02 E 03	


GERÊNCIA:	ENGª ALINE MARTINS BRITO		
COORDENAÇÃO:	ENGª ADRIANA SILVA GONÇALVES		
PROJETO:	ENGº LEONARDO CARVALHO DE SOUSA RNP 061.186.371-5		
DESENHO:	JOÃO MAURÍCIO E SILVA NETO	ESCALA:	1:20
ARQUIVO:	042_SES_Conj.Palmeiras_PComp - LR_Cx Quebra De Pressão_01-01.dwg	DATA:	ABR/2021

CORTE A-A
Escala: S/E

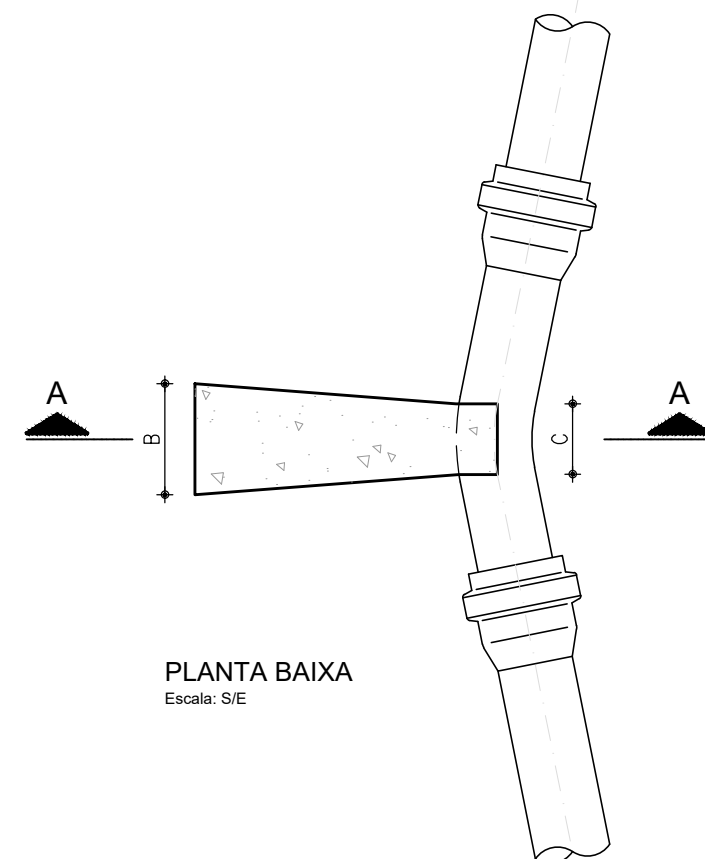


DESENHOS ESQUEMÁTICOS

CORTE A-A
Escala: S/E

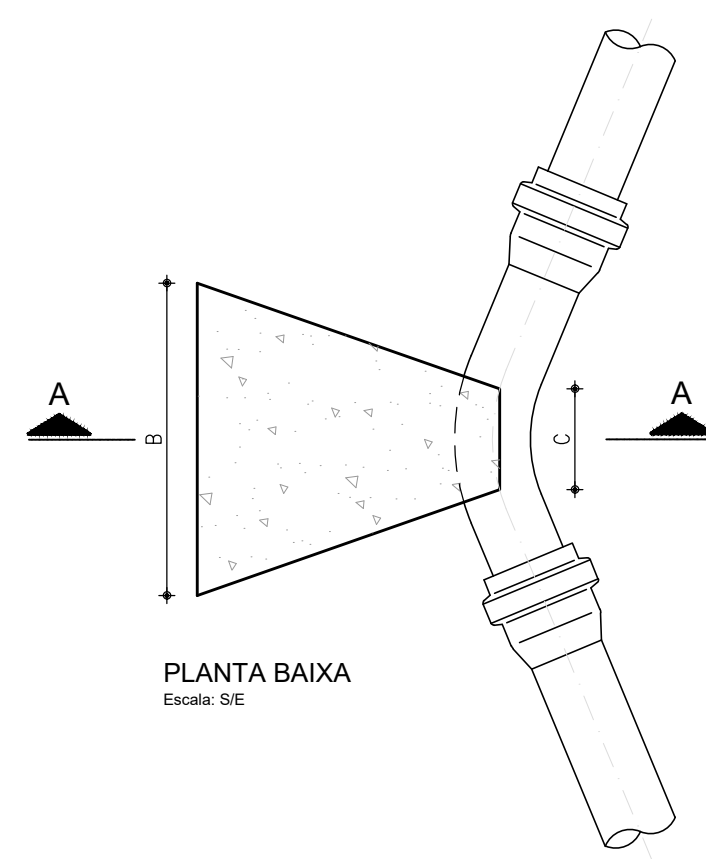


DESENHOS ESQUEMÁTICOS

CORTE A-A
Escala: S/E

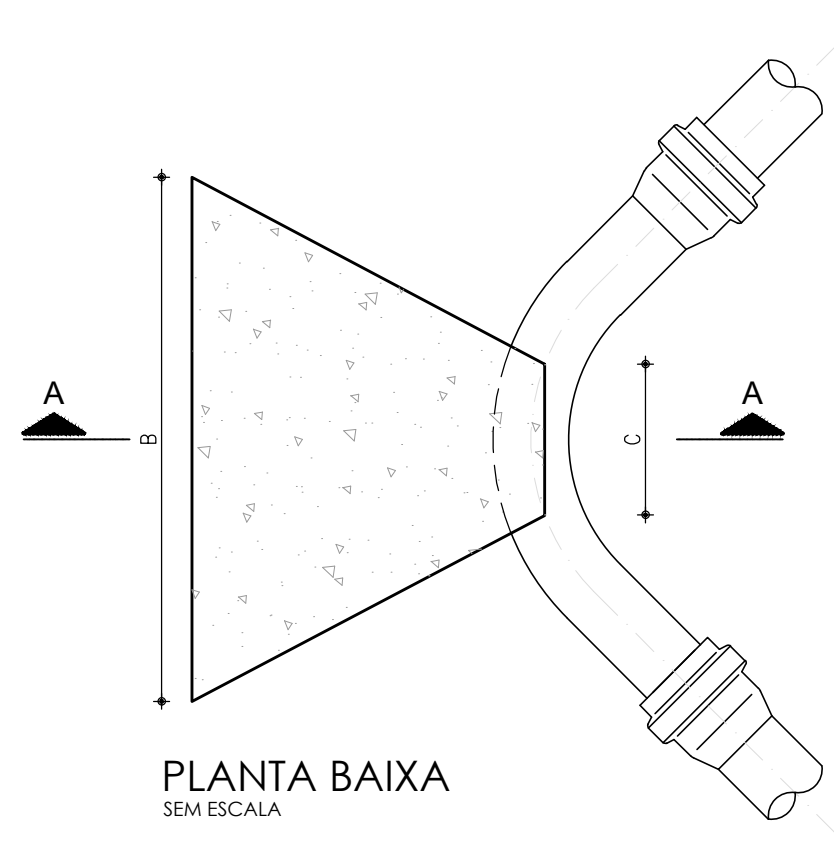

DESENHOS ESQUEMÁTICOS


CORTE A-A
Escala: S/E

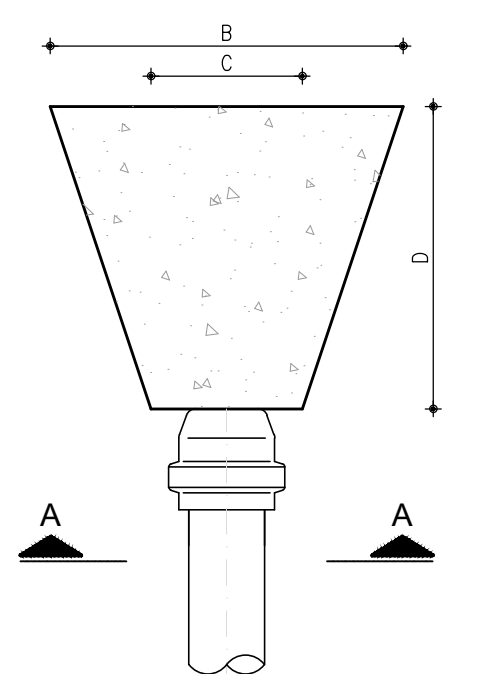

PLANTA BAIXA
Escala: S/E

DESENHOS ESQUEMÁTICOS

CORTE A-A
Escala: S/E

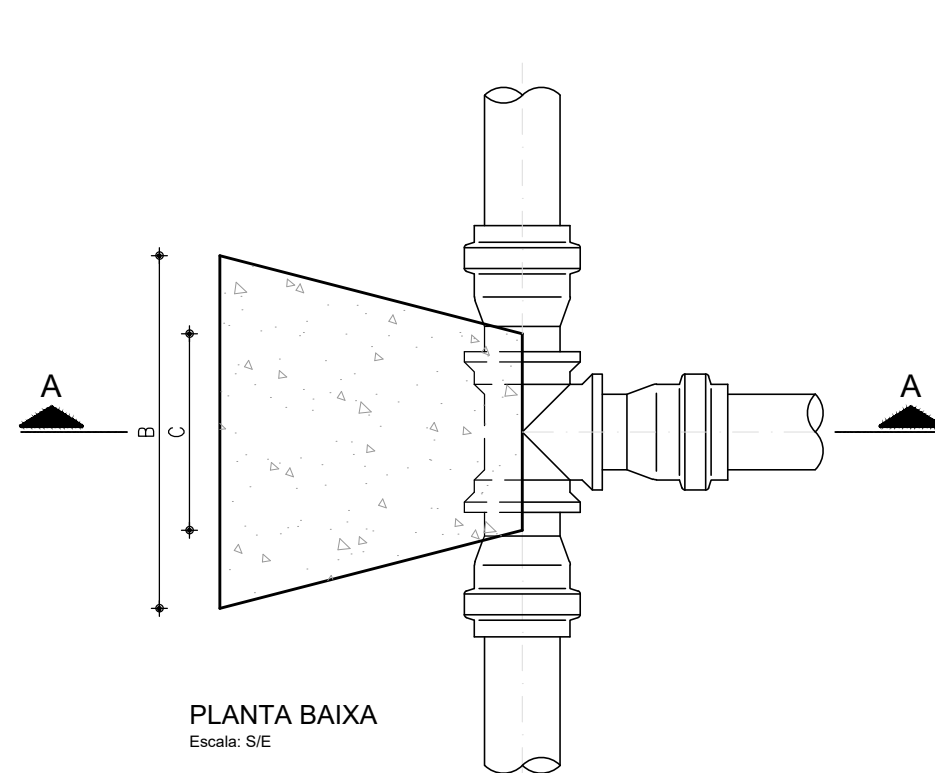

PLANTA BAIXA
Escala: S/E

DESENHOS ESQUEMÁTICOS

DIMENSÕES DOS BLOCOS

		CURVA 22° 30'					CURVA 45°					CURVA 90°					TÊS					CAP					
	Ø mm	A cm	B cm	C cm	D cm	E cm	A cm	B cm	C cm	D cm	E cm	A cm	B cm	C cm	D cm	E cm	A cm	B cm	C cm	D cm	E cm	A cm	B cm	C cm	D cm	E cm	
PRESSÃO 5 kg/cm²	50	10	15	10	5	30	5	15	20	7	30	5	15	34	10	35	5	15	24	10	30	5	10	35	10	30	5
	75	19,5	11	7	30	6	19,5	31	10	30	6	19,5	52	15	35	6	19,5	36	15	30	6	20	35	15	30	5	
	100	30	14	8	30	10	30	34	12	30	10	30	60	18	35	10	30	40	20	30	10	28	43	18	30	10	
	150	45	23	10	30	15	45	45	14	30	15	55	70	24	35	20	45	56	30	30	15	38	66	23	30	15	
	200	50	36	12	30	15	60	76	18	30	20	70	93	28	45	25	60	75	30	30	20	50	90	30	40	20	
	250	-	-	-	-	-	85	100	28	30	20	85	115	33	55	30	85	90	40	35	30	-	-	-	-	-	
PRESSÃO 7,5 kg/cm²	Ø mm	A cm	B cm	C cm	D cm	E cm	A cm	B cm	C cm	D cm	E cm	A cm	B cm	C cm	D cm	E cm	A cm	B cm	C cm	D cm	E cm	A cm	B cm	C cm	D cm	E cm	
	50	15	15	15	5	30	5	15	30	7	30	5	15	50	10	35	5	15	35	10	34	5	10	53	10	30	5
	75	19,5	16	7	30	6	19,5	47	10	30	6	23,5	64	15	35	8	19,5	54	15	30	6	20	53	15	30	5	
	100	30	20	8	30	10	30	50	12	30	10	40	68	18	40	15	30	60	20	30	10	28	65	18	35	10	
	150	45	34	10	30	15	55	55	14	30	20	71	80	24	40	28	55	68	30	30	20	45	84	23	40	22	
	200	50	54	12	30	15	70	77	18	35	25	100	100	28	50	30	70	97	40	35	25	70	97	30	50	40	
	250	-	-	-	-	-	85	110	28	40	30	115	120	28	60	45	85	110	45	45	30	-	-	-	-	-	

		CURVA 11° 15'					CURVA 22° 30'					CURVA 45°					CURVA 90°						
		A cm	B cm	C cm	D cm	E cm	A cm	B cm	C cm	D cm	E cm	A cm	B cm	C cm	D cm	E cm	A cm	B cm	C cm	D cm	E cm		
PRESSÃO 10 kg/cm²	75	40	30	13	10	16	40	35	15	10	16	40	50	15	25	16	40	65	15	30	16	MATERIAL LOCO TERRA UMEDECIDA TERRA VEGETAL ARGILA AVENIDA ARGILA COMPACTA SAIBRO ROCHA BRANDA	0,0 0,25 0,50 0,75 1,00 1,50 5,00
	100	60	45	15	12	25	60	40	15	25	25	60	60	20	30	25	60	80	25	20			
	150	100	45	25	30	25	100	50	25	30	25	100	80	25	40	25	100	130	25	25			
	200	110	50	25	30	45	110	80	25	40	45	110	100	30	50	45	110	140	30	40			
	250	130	60	30	40	52	130	70	30	60	52	130	130	30	70	52	130	170	30	100			
PRESSÃO 16 kg/cm²	8	A	B	C	D	E	A	B	C	D	E	A	B	C	D	E	A	B	C	D	E		
	100	60	40	15	25	25	60	40	20	25	25	60	80	25	30	25	60	120	25	40	25		
	150	110	50	25	30	45	110	90	30	60	45	110	130	30	70	45	110	190	30	90	45		
	200	130	80	30	50	52	130	130	30	60	52	130	140	40	90	52	130	220	40	130	52		
	250	150	120	70	60	55	150	150	70	100	55	150	200	90	160	55	150	280	80	220	55		

NOTAS:

- 1 - BLOCOS DIMENSIONADOS PARA TERRENOS COM TAXA ADMISSÍVEL DE 0.5 Kg/cm² NA PAREDE DA VALA (TERRA VEGETAL);
2 - PARA OUTROS TERRENOS PODE-SE AJUSTAR AS DIMENSÕES A e B MUDANDO-AS PARA A1 E B1 DE FORMA QUE $A \times B \times 0.5 = A1 \times B1 \times 0.5$; **OT**
3 - TAXAS ADMISSÍVEIS P/ VÁRIOS TIPOS DE SOLO NA PAREDE DA VALA EM Kg/cm²:

MATERIAL	GT
LODO	0.00
ARGILA UMEDECIDA	0.25
TERRA VEGETAL	0.50
ARGILA AVENOSA	0.75
ARGILA COMPACTA	1.00
SAIBRO	1.50
ROCHA BRANDA	5.00

x	x	x	x	x
Nº	DESCRIÇÃO	DATA	PROJETADO	DESENHADO

REVISÃO




COMPANHIA DE ÁGUA E ESGOTO DO CEARÁ
DIRETORIA DE ENGENHARIA
GERÊNCIA DE PROJETOS DE ENGENHARIA

DESENHO	PRANCHA Nº
43	01/02

SISTEMA DE ESGOTAMENTO SANITÁRIO DE FORTALEZA
PROJETO BÁSICO

SES CONJUNTO PALMEIRAS - BLOCOS DE ANCORAGENS
DN50 A DN400 - PRESSÕES DE SERVIÇO 5.0 a 16 Kg/cm²
(CURVAS, TÊS e CAP's)

GERÊNCIA:	ENGª ALINE MARTINS BRITO		
COORDENAÇÃO:	ENGª ADRIANA SILVA GONÇALVES		
PROJETO:	ENGª LEONARDO CARVALHO DE SOUSA RNP 061.186.371-5		
DESENHO:	KATYA ALMEIDA	ESCALA:	INDICADA
ARQUIVO:	043_SES_Conj.Palmeiras_PComp - Bancoragem_01-01.dwg	DATA:	ABR/2021

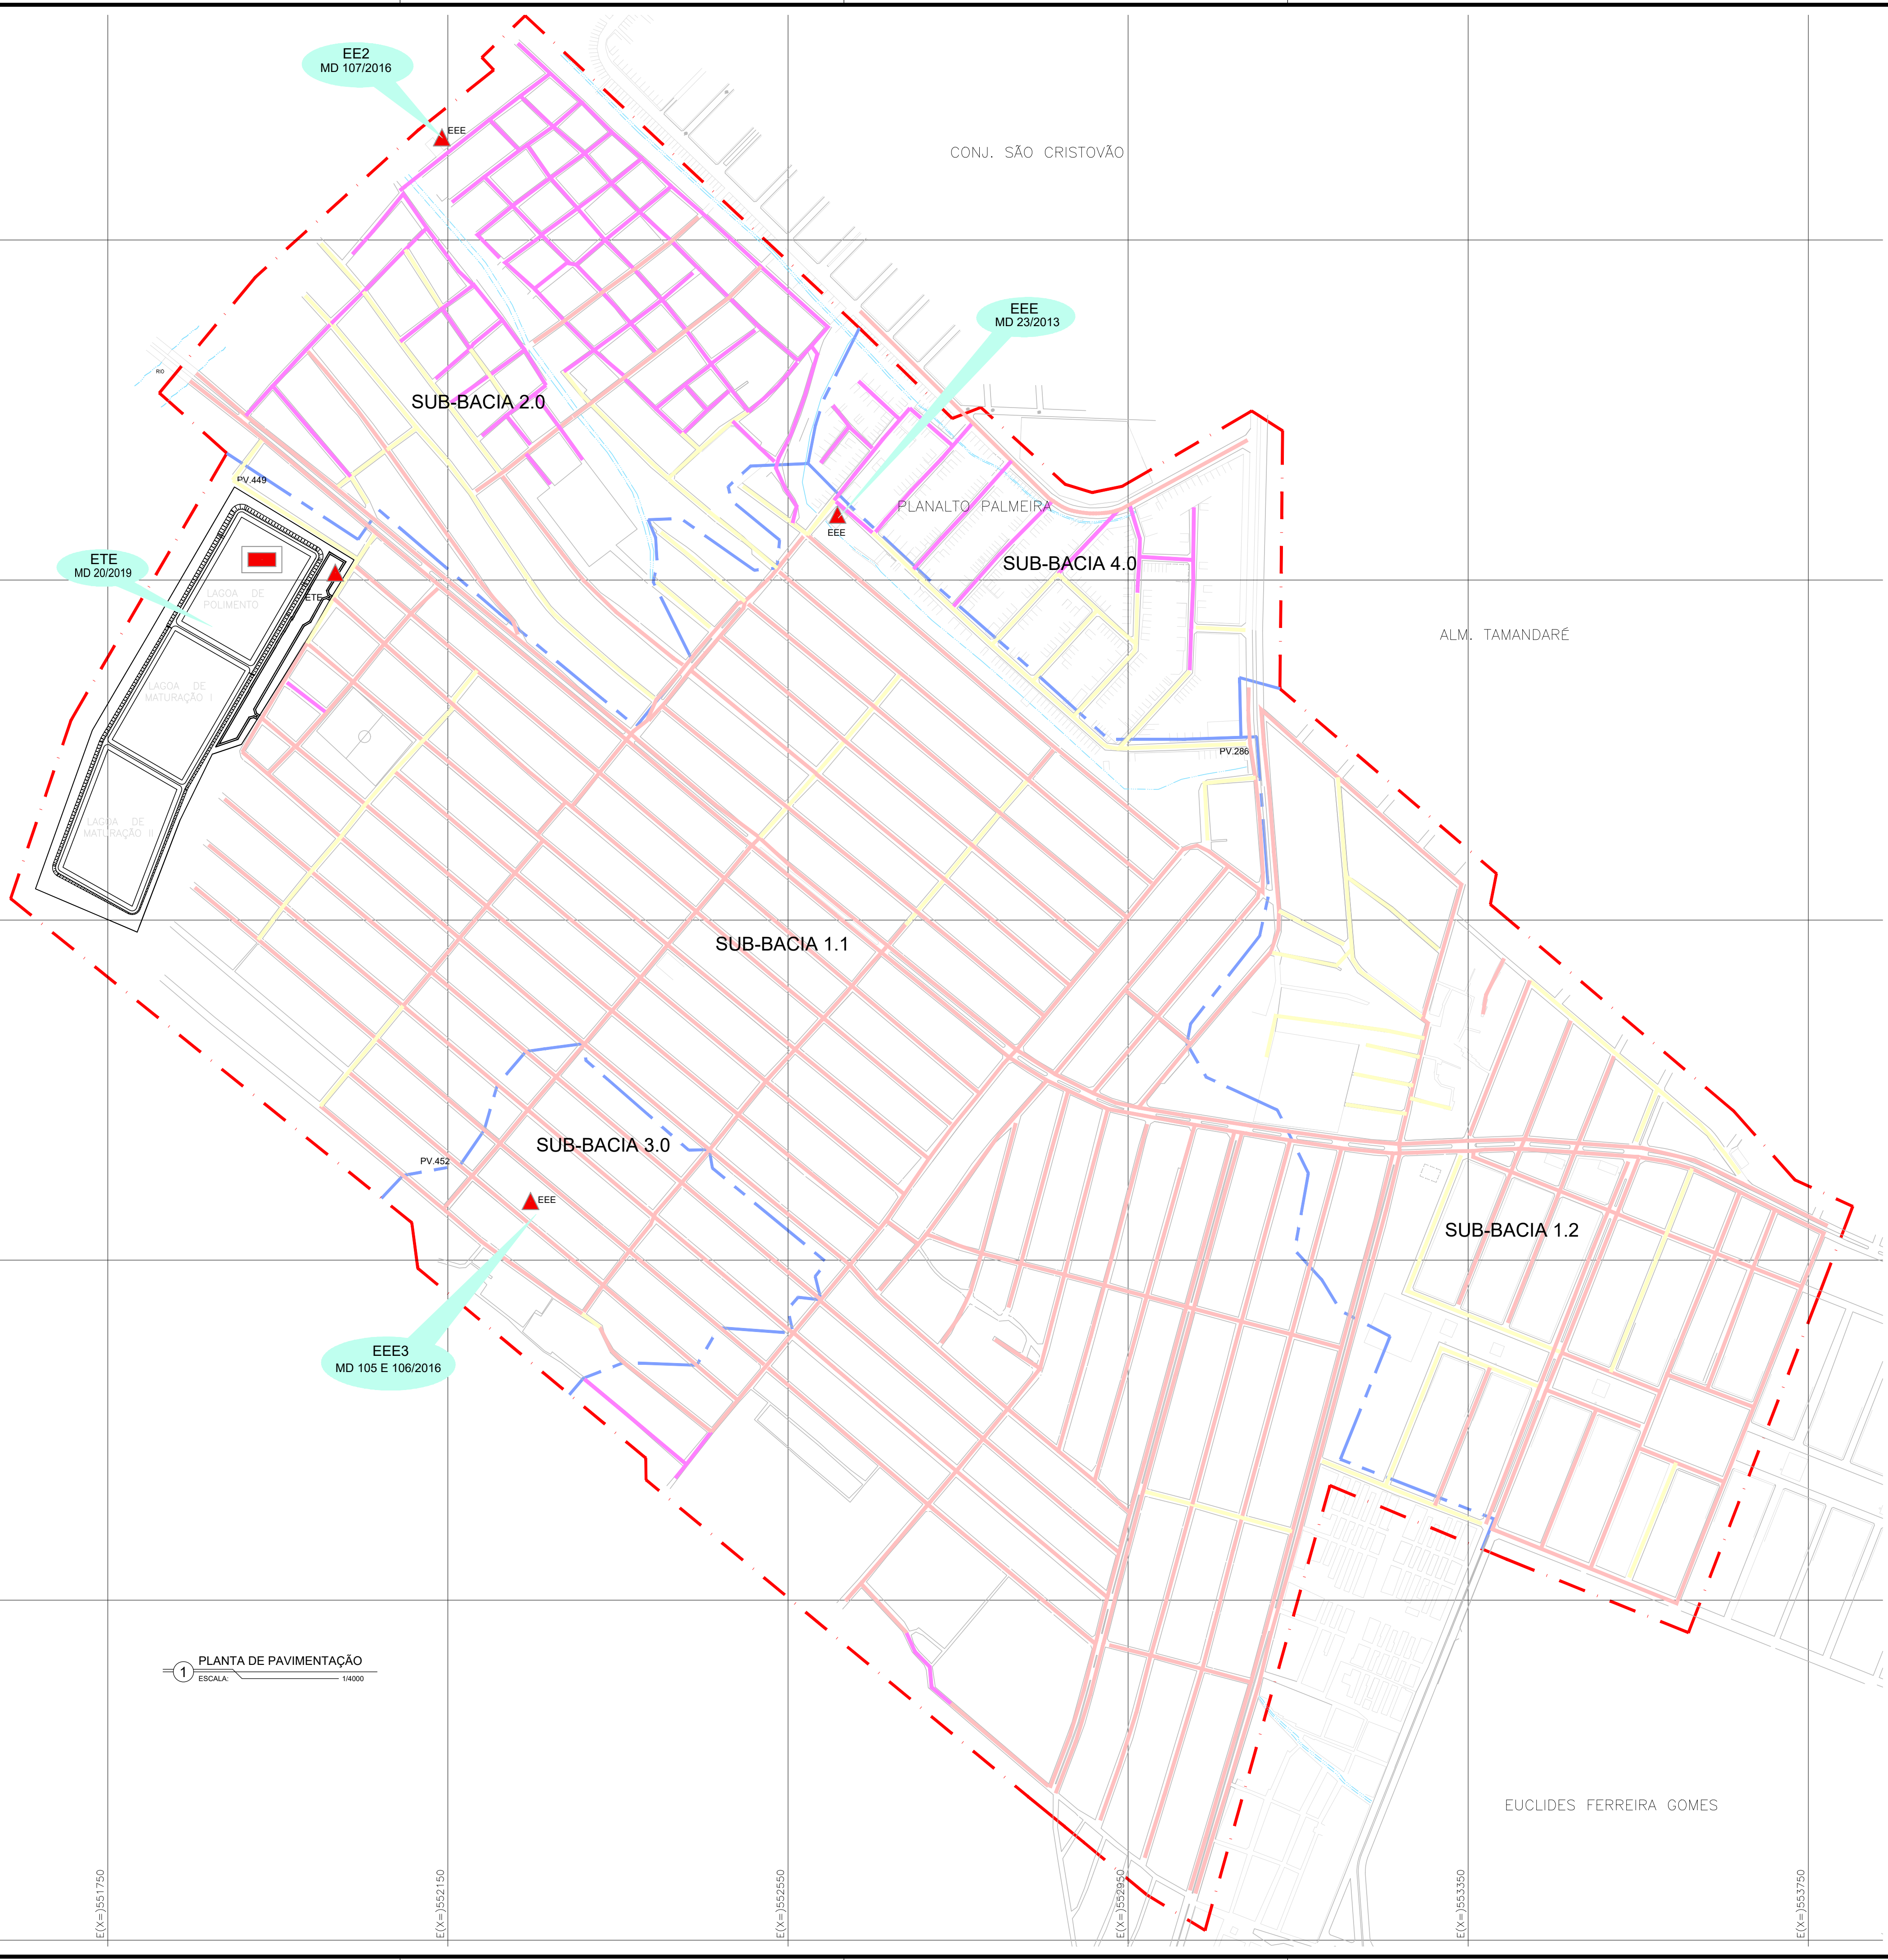

N.M.

LEGENDA

LIMITE DE PROJETO

DIVISÃO DE SUB-BACIA

ESTÇÃO ELEVATÓRIA DE ESGOTO – EEE

ESTÇÃO DE TRATAMENTO DE ESGOTO – ETE

LEGENDA: PLANTA DE PAVIMENTAÇÃO

PAVIMENTAÇÃO EM ASFALTO




PAVIMENTAÇÃO EM PEDRA TOSCA

SEM PAVIMENTAÇÃO

QUANTITATIVOS DE PAVIMENTAÇÃO			
Nº	DESCRIÇÃO	L(m)	(%)
	PAVIMENTAÇÃO EM ASFALTO	39.323,60	72,09
	PAVIMENTAÇÃO EM PEDRA TOSCA	8.010,53	14,69
	SEM PAVIMENTAÇÃO	7.212,45	13,22
TOTAL:		54.546,58	100,00

Leonardo Carvalho de Sousa
Téc. Leonardo Carvalho de Sousa
CREA: 061186371-5
GPROJ - CAGECE

01	ATUALIZAÇÃO DA PAVIMENTAÇÃO	SET/2020	-	-
Nº	DESCRIÇÃO	DATA	PROJETADO	DESENHADO
REVISÃO				
	COMPANHIA DE ÁGUA E ESGOTO DO CEARÁ DIRETORIA DE ENGENHARIA GERÊNCIA DE PROJETOS DE ENGENHARIA		DESENHO 44	FRANCHA Nº 01/01
	SISTEMA DE ESGOTAMENTO SANITÁRIO DE FORTALEZA PROJETO BÁSICO			
	SES CONJUNTO PALMEIRAS PLANTA DE PAVIMENTAÇÃO			
GERÊNCIA:	ENGª ALINE MARTINS BRITO			
COORDENAÇÃO:	ENGª ADRIANA SILVA GONÇALVES			
PROJETO:	ENGª LEONARDO CARVALHO DE SOUSA RNP 061.186.371-5			
DESENHO:	JOÃO MAURÍCIO E SILVA NETO		ESCALA:	INDICADA
ARQUIVO:	044_SES_Conj.Palmeiras_Pavimentação_01-01.dwg		DATA:	ABR/2021

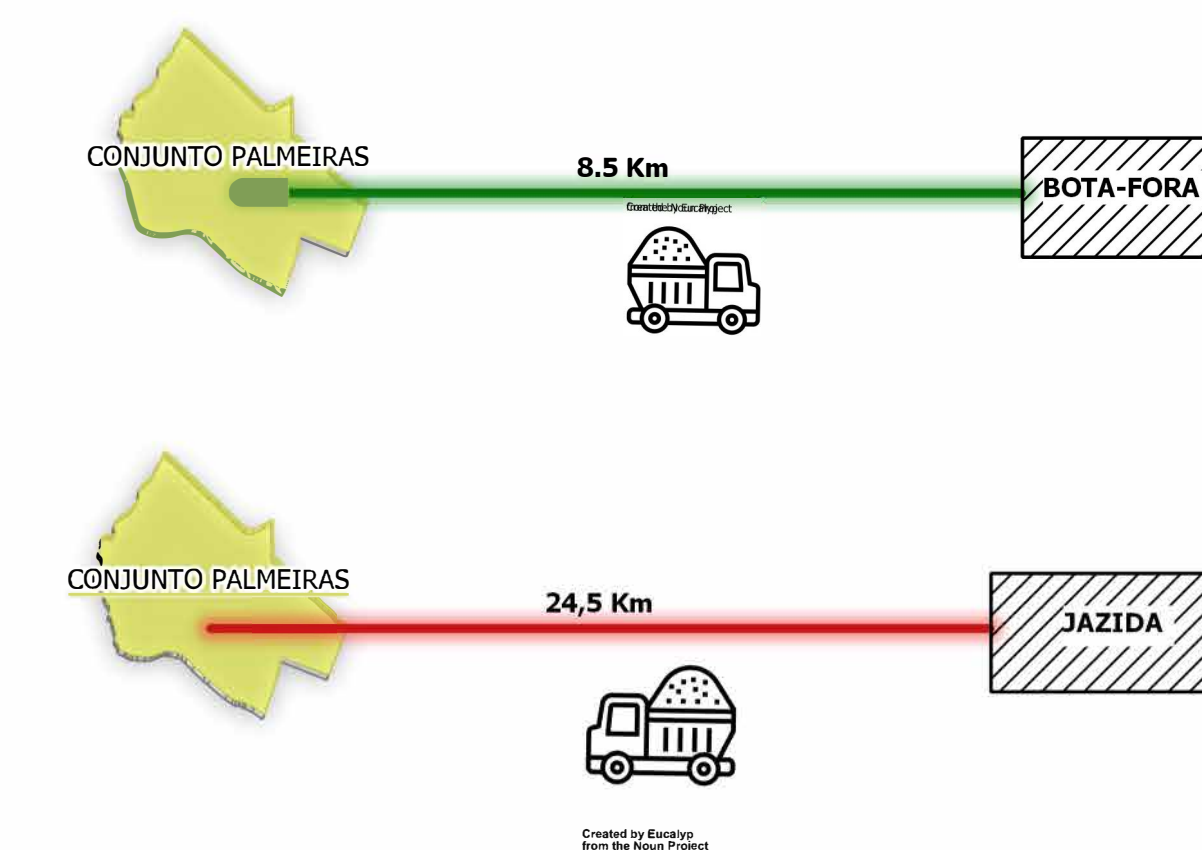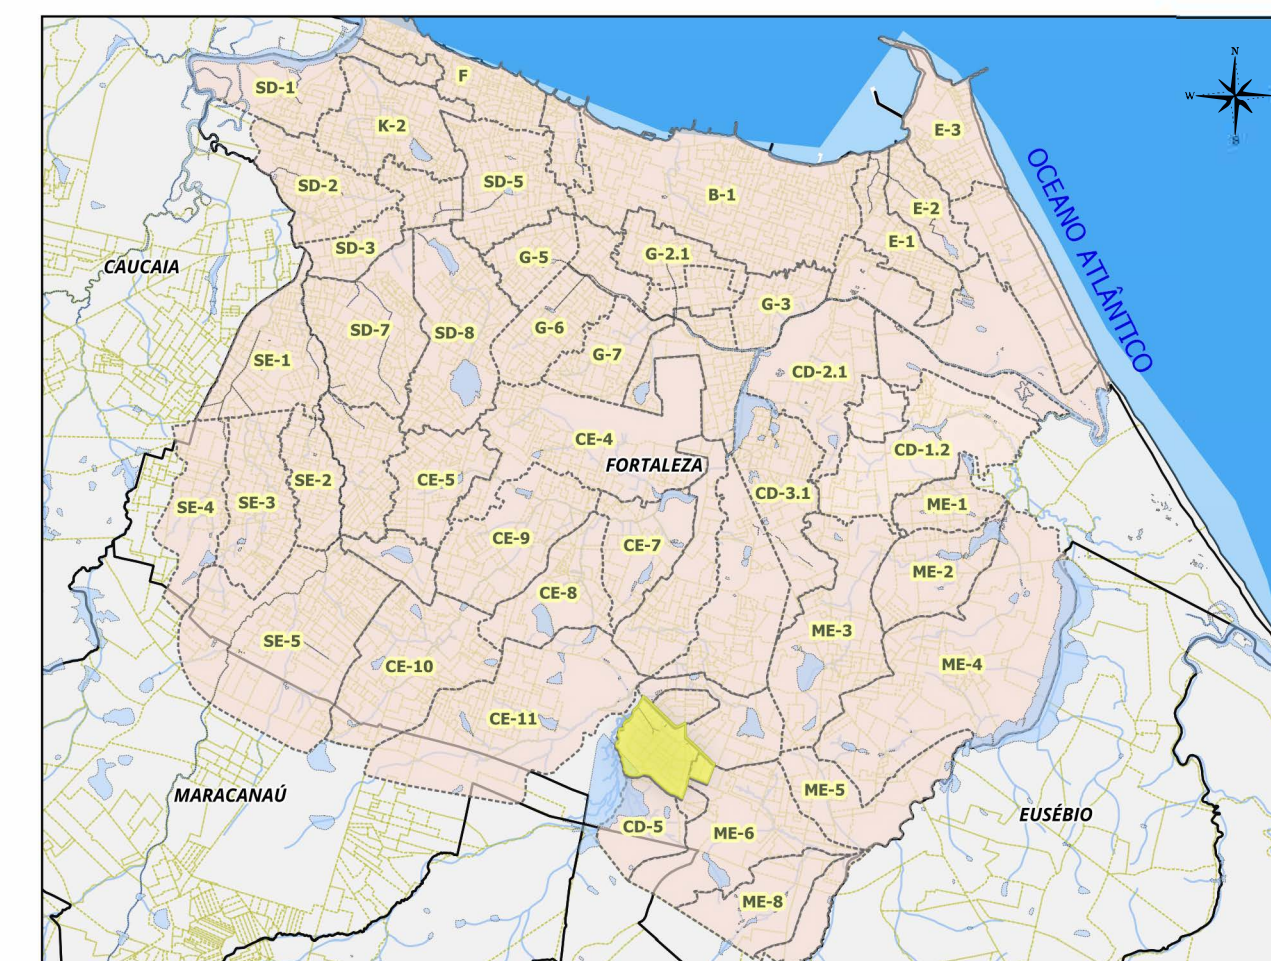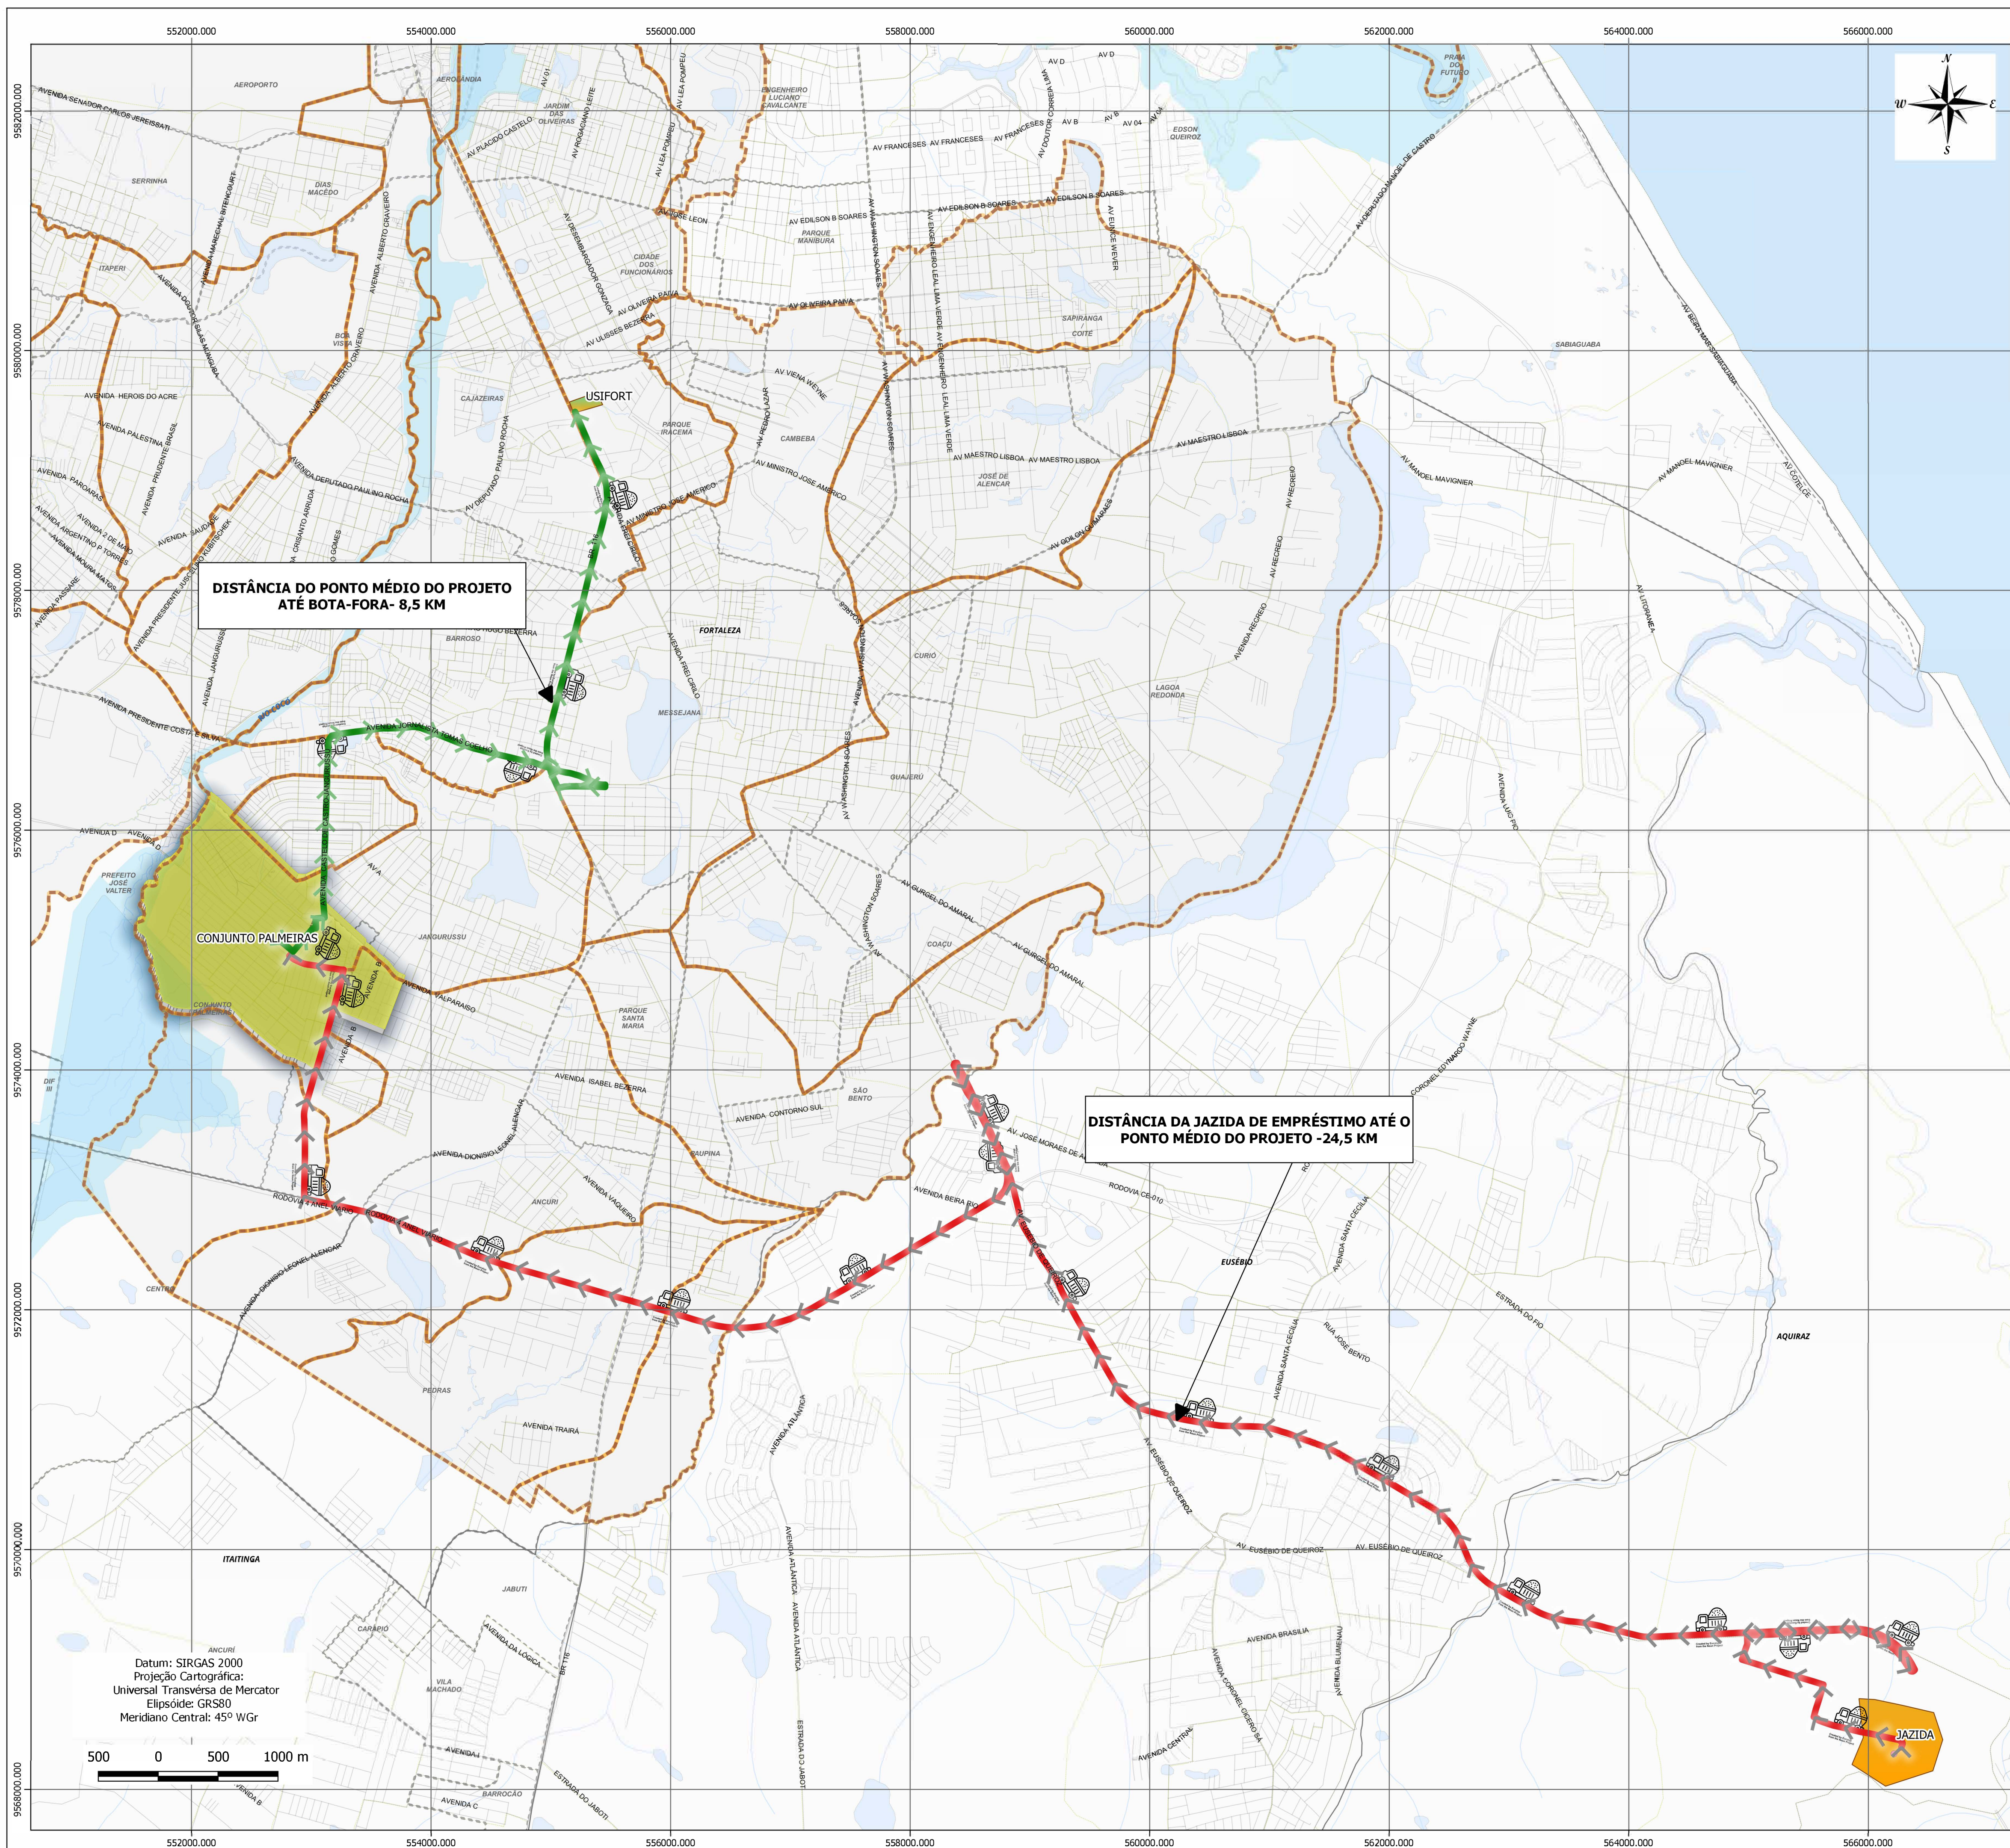

LEGENDA


BACIAS DE ESGOTAMENTO SANITÁRIO

CONJUNTO PALMEIRAS -ÁREA DO PROJETO

JAZIDA DE EMPRÉSTIMO

TRAJETO DO PONTO MÉDIO DO PROJETO ATÉ O BOTA-FORA

TRAJETO DA JAZIDA DE EMPRÉSTIMO ATÉ O PONTO MÉDIO DO PROJETO

Base Cartográfica

☐ Bairro

☐ Quad

 **Corpos D'água**

— Drenagem

Téc. Leonardo Carvalho de Sousa
CREA: 061186371-5
GPROJ - CAGECE

N	DESCRIÇÃO	DATA	PROJETADO	DESCRIÇÃO
 Cagece	COMPANHIA DE ÁGUA E ESGOTO DO CEARÁ DIRETORIA DE ENGENHARIA GERÊNCIA DE PROJETOS DE ENGENHARIA			DESENHO: 45
				PRANCHA: 01/01
	SISTEMA DE ESGOTAMENTO SANITÁRIO DE FORTALEZA - CE			
	PROJETO BÁSICO CONJUNTO PALMEIRAS LAY OUT MOVIMENTAÇÃO DE TERRA			
Gerência:	ENGº ALINE MARTN BRITO			
Coordenação:	ENGº ADRIANA SILVA GONÇALVES			
Projeto:	ENGº LEONARDO CARVALHO DE SOUSA RNP 061.186.371-5			
Desenho:	BARBARA KELLY S. LIMA RODRIGUES			DATA FEV/2020